


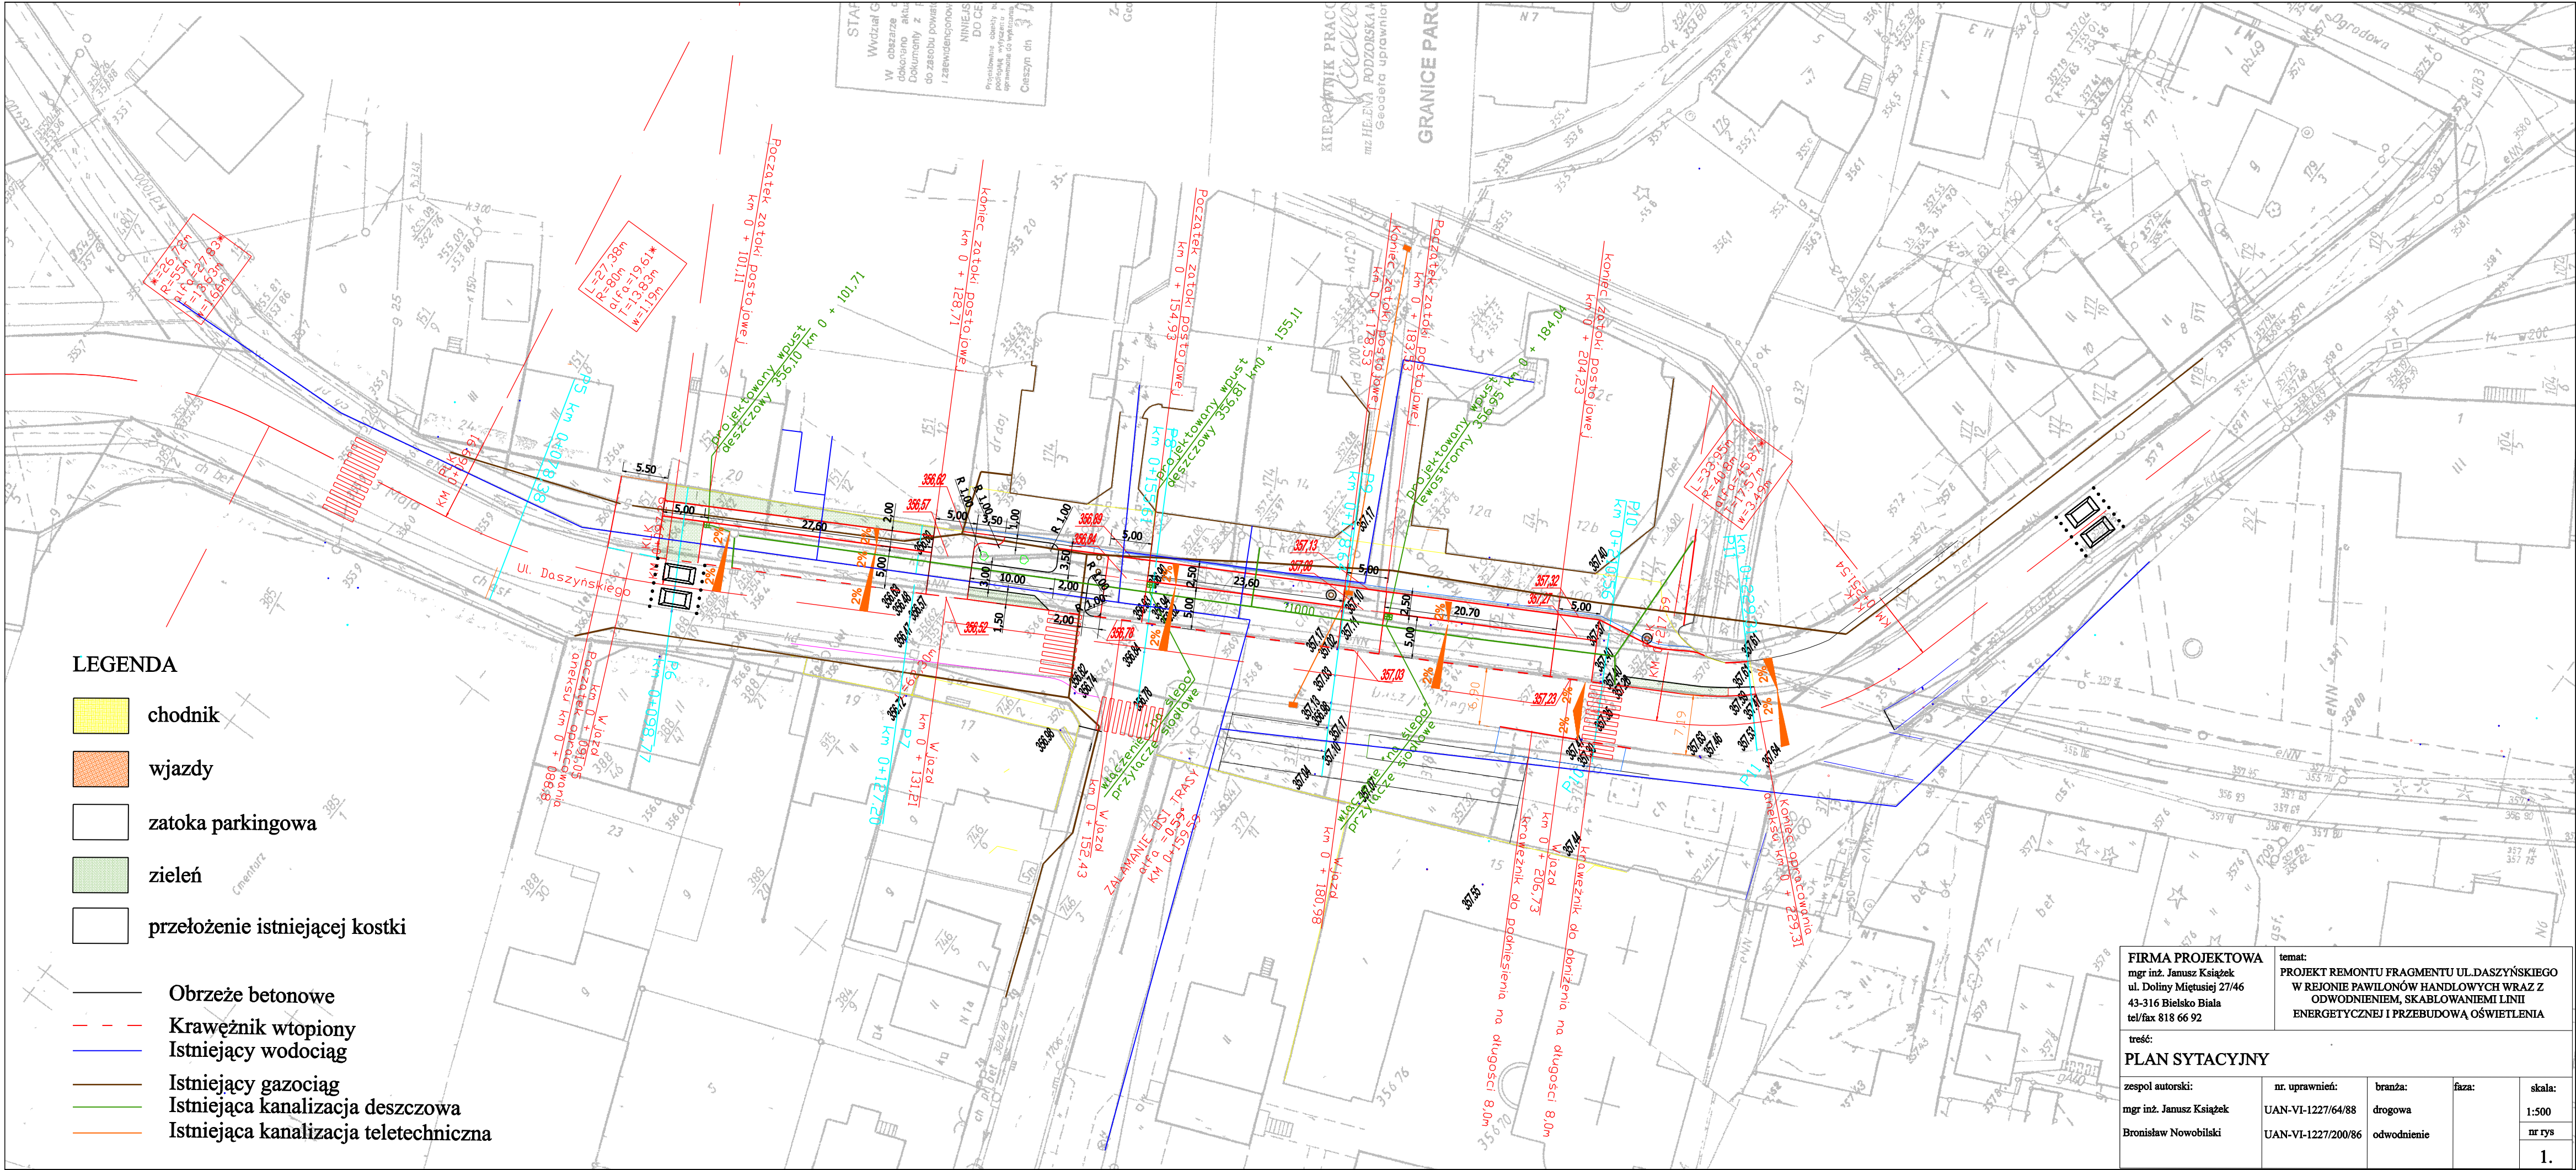

LEGENDA

- chodnik
- wjazdy
- zatoka parkingowa
- zielen
- przełożenie istniejącej kostki

- Obrzeże betonowe
- Krawężnik wtopiony
- Istniejący wodociąg
- Istniejący gazociąg
- Istniejąca kanalizacja deszczowa
- Istniejąca kanalizacja teletechniczna

FIRMA PROJEKTOWA mgr inż. Janusz Książek ul. Doliny Miętosiej 27/46 43-316 Bielsko Biała tel/fax 818 66 92		temat: PROJEKT REMONTU FRAGMENTU UL.DASZYŃSKIEGO W REJONIE PAWILONÓW HANDLOWYCH WRAZ Z ODWODNIENIEM, SKĄBLOWANIAMI LINII ENERGETYCZNEJ I PRZEBUDOWĄ OŚWIETLENIA		
treść: PLAN SYTACYJNY				
zespół autorski: mgr inż. Janusz Książek Bronisław Nowobilski	nr. uprawnień: UAN-VI-1227/64/88 UAN-VI-1227/200/86	branża: drogowa odwodnienie	faza:	skala: 1:500 nr rys 1.