


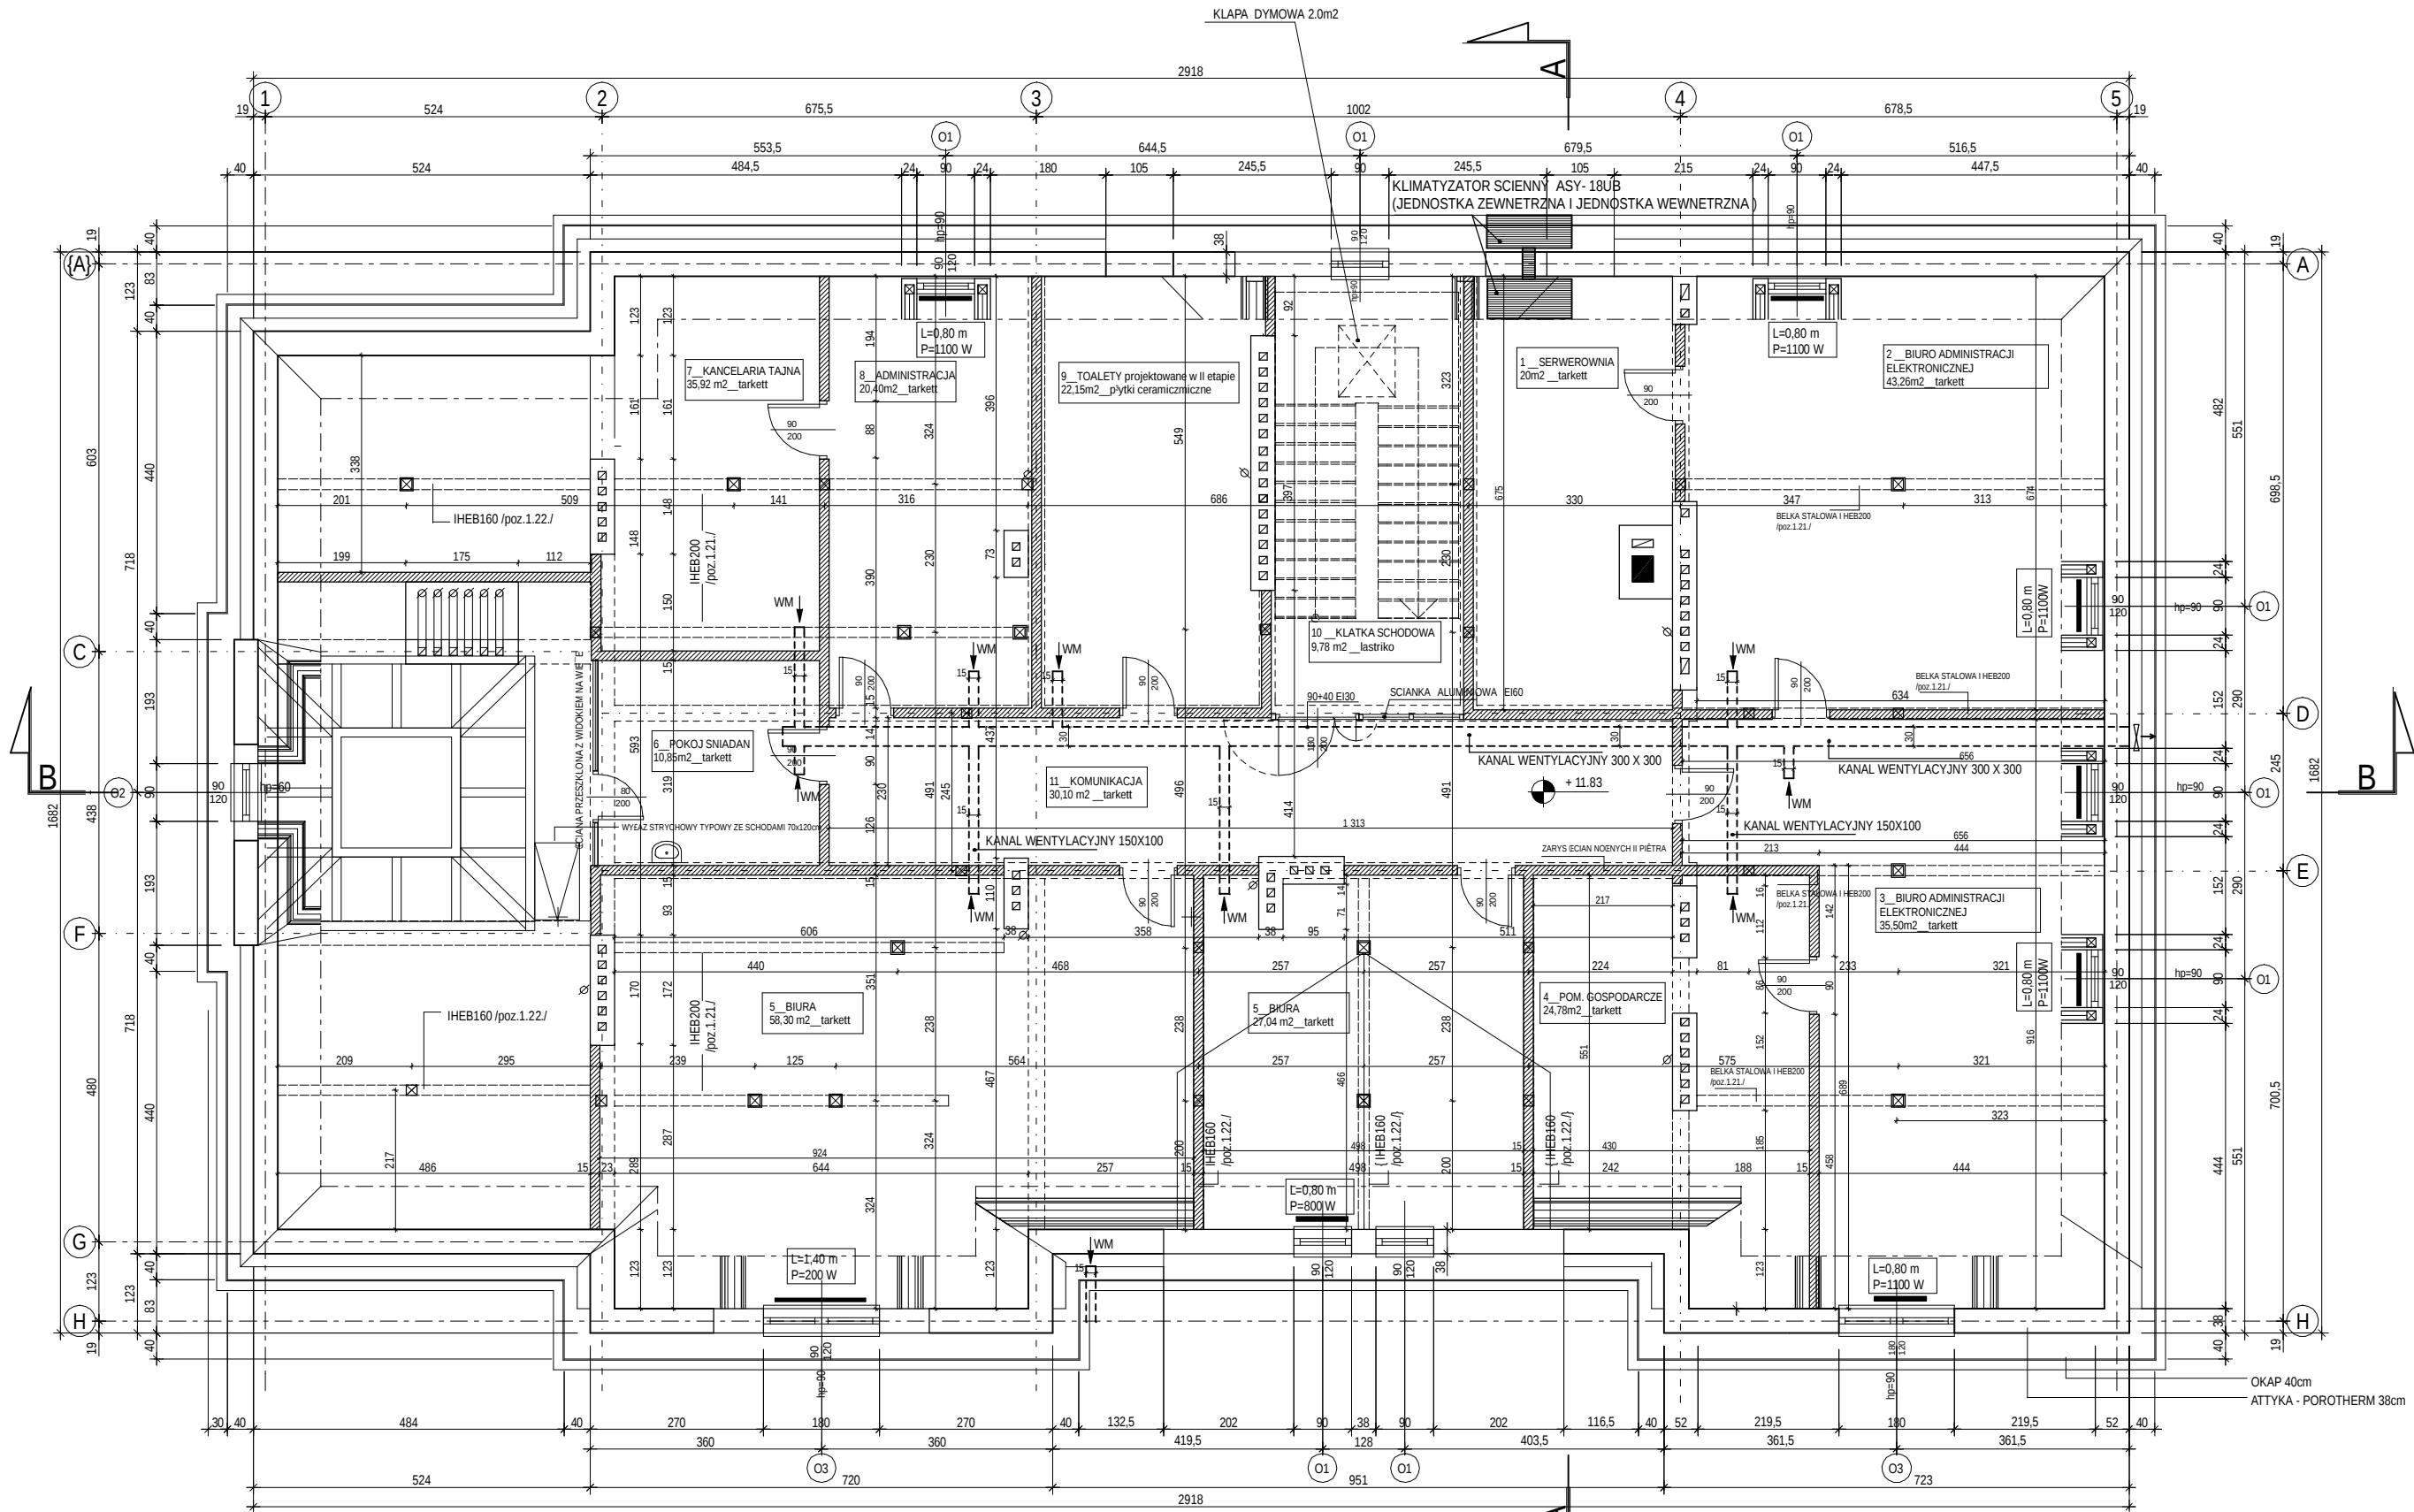

LEGENDA

L=0,80 m
P=800 W

GRZEJNIKI PLYTOWE P 22-60

WENTYLACJA MECHANICZNA

↑ WMM

Zmiana sposobu uzytkowania pomieszczen poddasza nieuzytkowego na pomieszczenia biurowe w budynku Ratusza Miejskiego w Ustroniu.

PRZEDMIOT RYS.
RZUT PODDASZA - prace instalacyjne

INWESTOR: URZAD MIEJSKI W USTRONIU, RYNEK 1.

SKALA: 1:100

AUTOR PROJEKTU:
mgr inż. arch. Zofia PERLEGA upr.bud.nr 222/89/B-B

OPRACOWANIE:
mgr inż. arch. J. RASZKA

DATA: SIERPIEŃ 2006r.

NR RYSUNKU: 3