


STAROSTWO POWIATOWE
w Cieszynie
ul. Bobrecka 29
43-400 CIESZYŃ

WG RYS.
NR 3

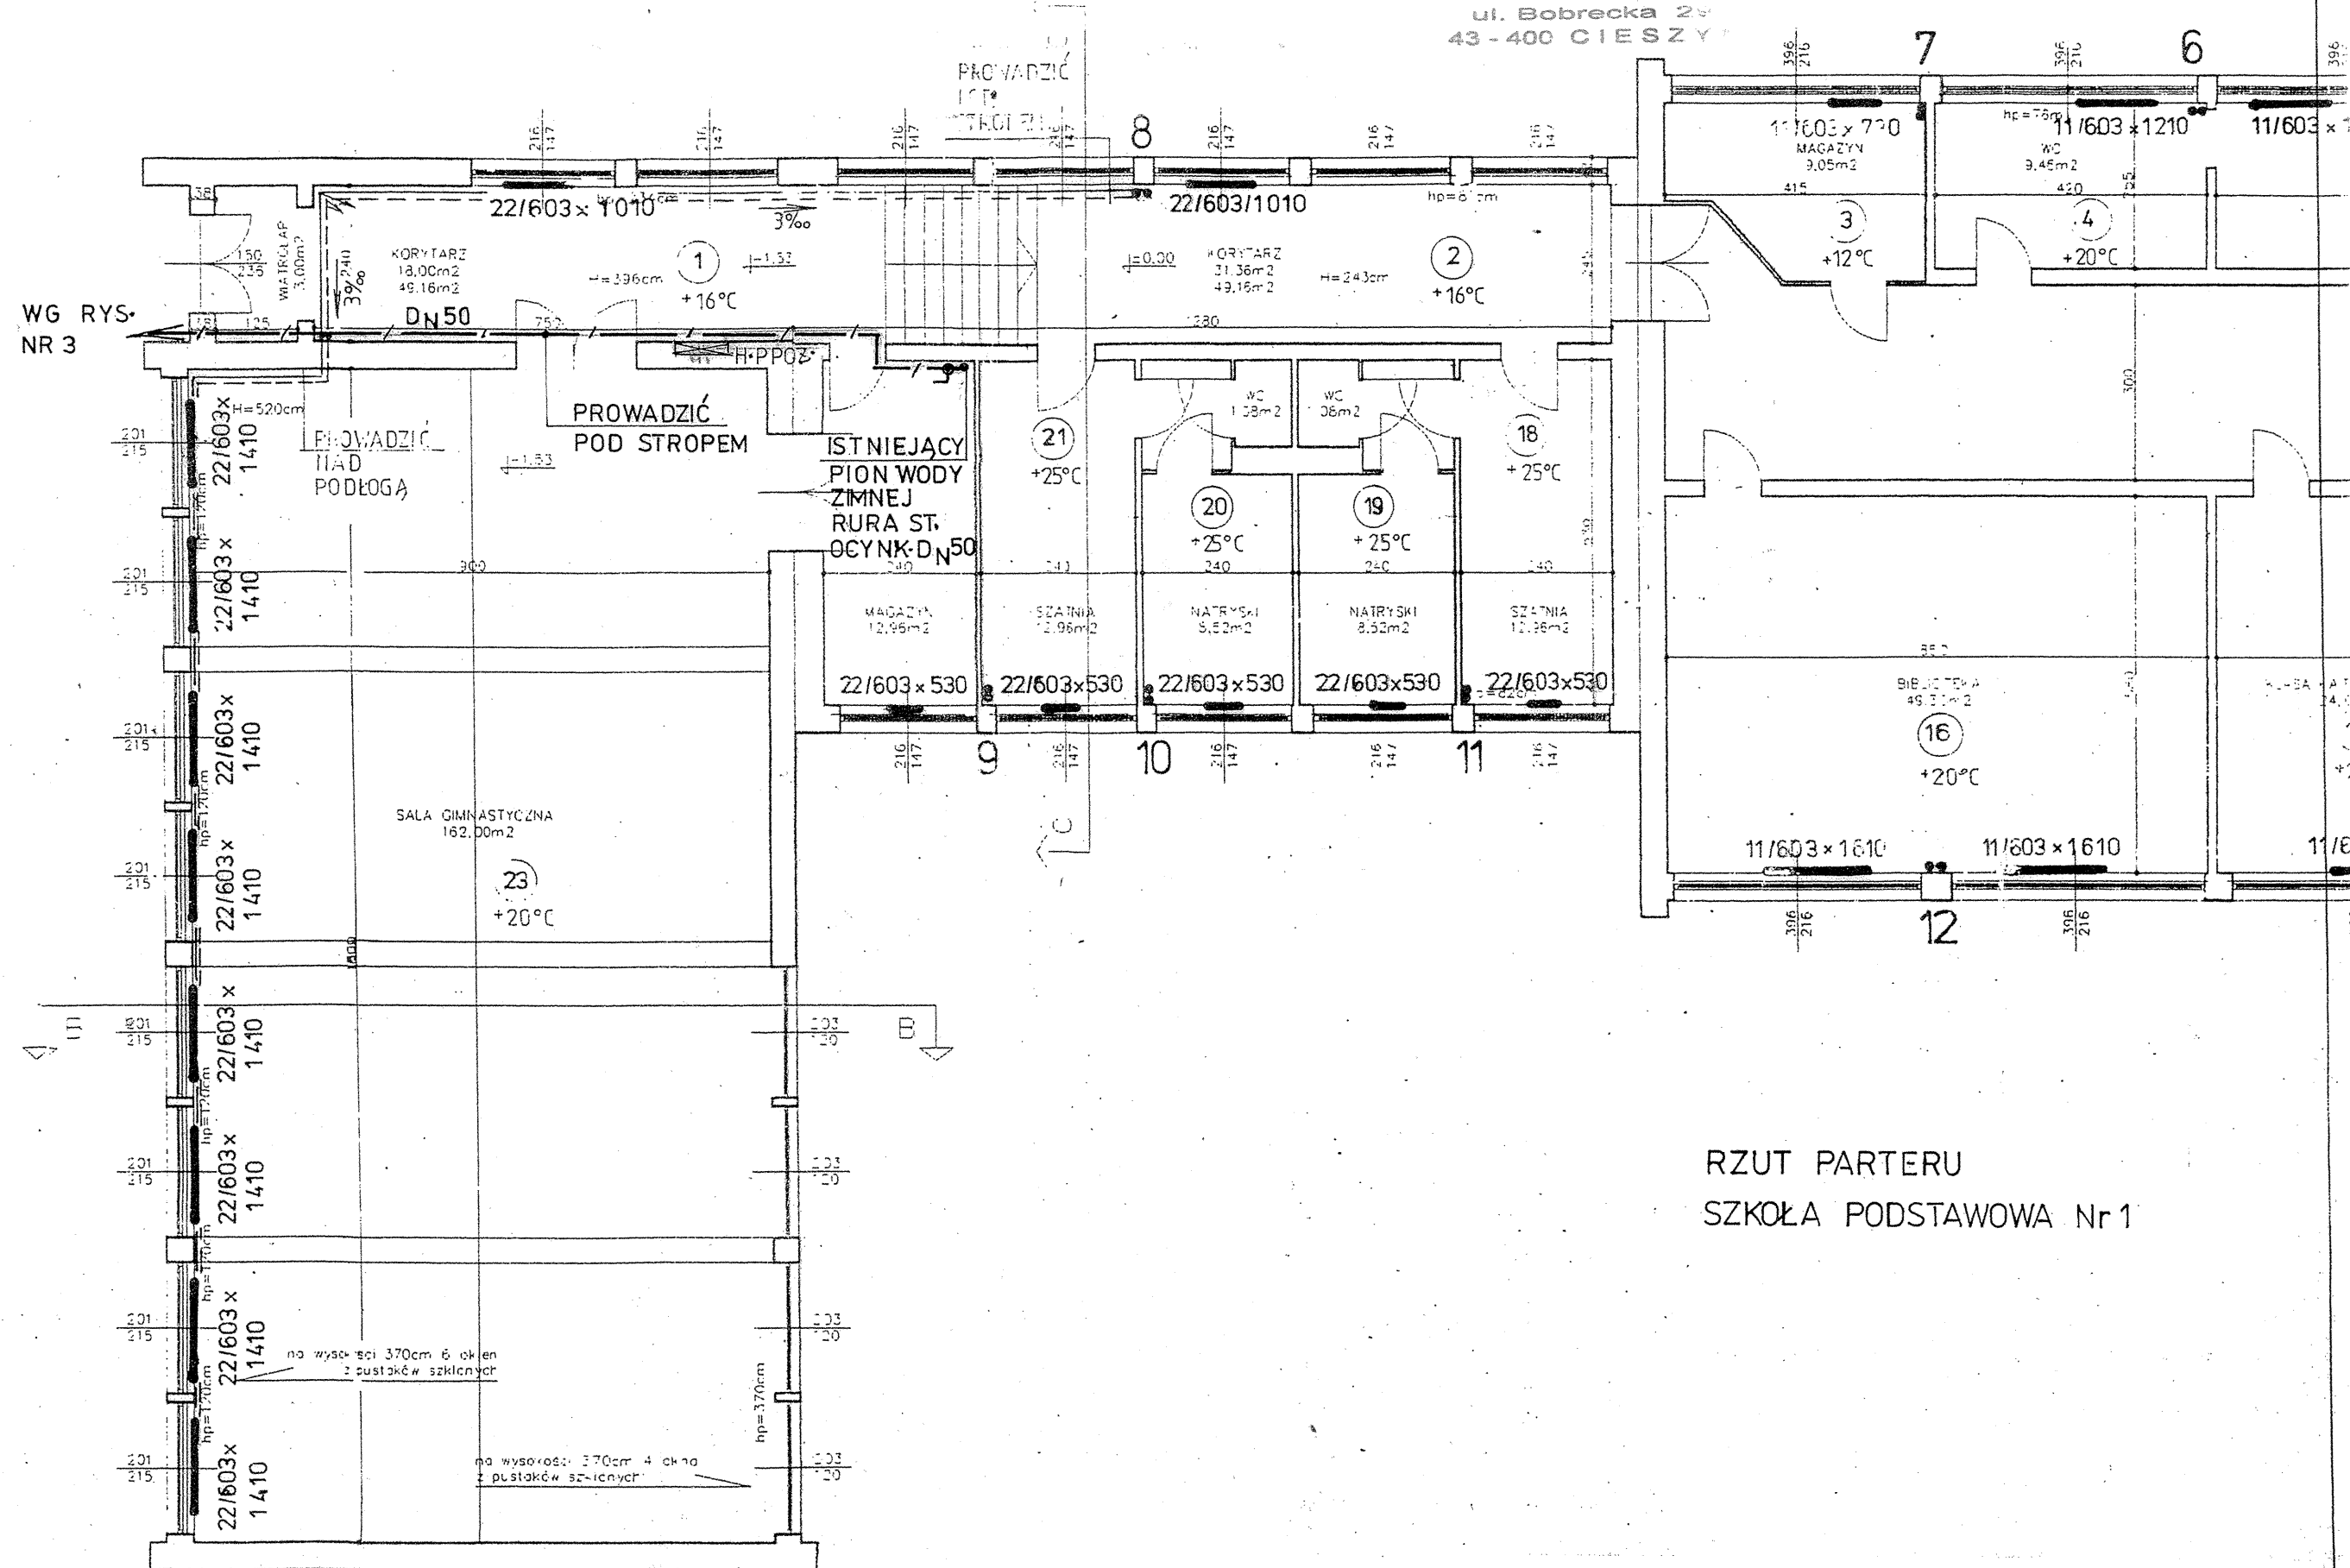

RZUT PARTERU
SZKOŁA PODSTAWOWA Nr 1

Obiekt: Projekt budowlany rozbudowy SP nr 1 o kompleks sportowy z p. USTRON ul. Partyzantów 1
Temat: Instalacja kanalizacji san., wody ciepłej, zimnej i p.poż.
Treść: RZUT PARTERU – Budynek Szkoły, instalacja wody skala 1 :100
Opracował: mgr inż. Ewa Omirska nr upr. 53/80/BB data 10.2005
Projektował: mgr inż. Krystyna Konopka nr upr. 461/71/Kt nr rys. 5