


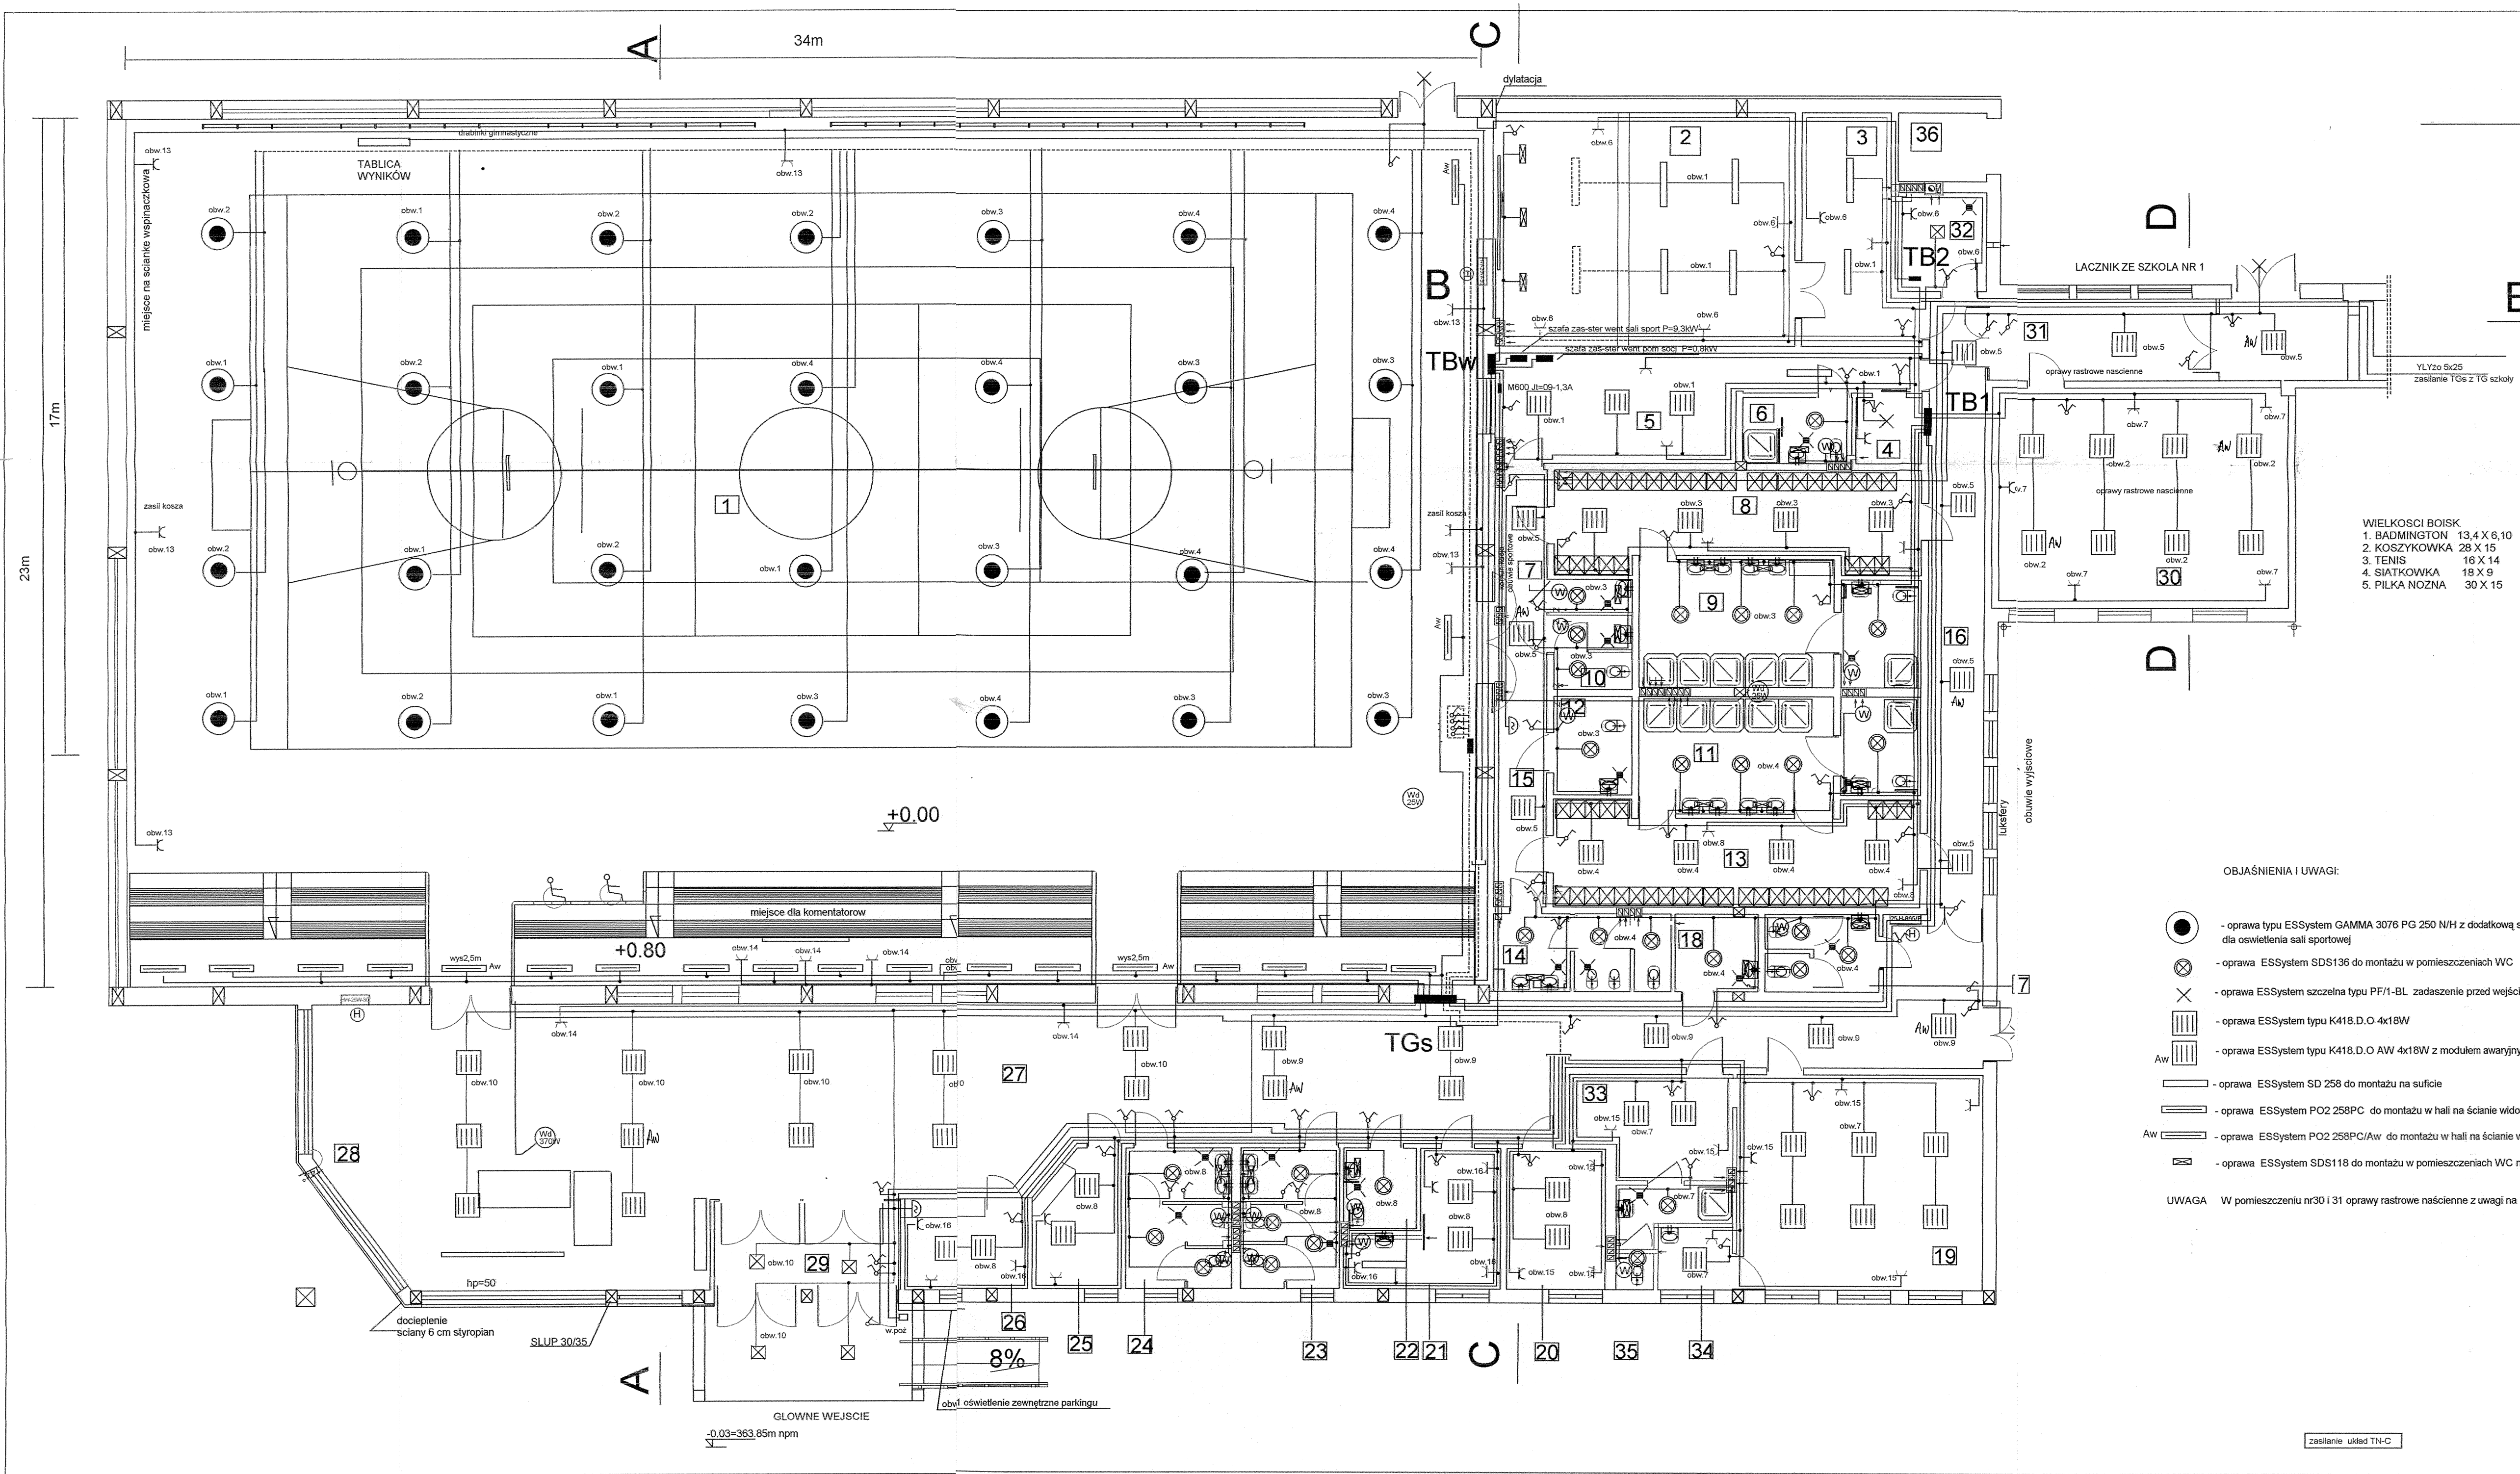

RZUT PRZYZIEMIA SKALA 1:100

WIELKOŚCI BOISK
1. BADMINTON 13,4 X 6,10
2. KOSZYKOWKA 28 X 15
3. TENIS 16 X 14
4. SIATKOWKA 18 X 9
5. PIŁKA NOŻNA 30 X 15

WIDOWNIA	112,36
1. SALA WIDOWISKOWO-SPORTOWA	777,46
2. MAGAZYN SPRZĘTU	52,36
3. MAGAZYN KRZESŁ I STOŁÓW	15,22
4. MAGAZYN PODRĘCZNY	3,26
5. POKÓJ INSTRUKTORA	19,50
6. ŁAZIENKA	6,30
7. POM. GOSPODARCZE	1,89
8. SZATNIA NA 30 OSÓB	23,80
9. UMYYWALNIA	25,31
10. WC DAMSKIE	4,05
11. UMYYWALNIA	18,10
12. WC NIEPELNOSPRAWNYCH	7,25
13. SZATNIA 30 OSÓB	23,80
14. WC MĘSKIE	9,20
15. KORYTARZ	18,00
16. KORYTARZ	26,24
17. WC OGÓLNE	6,00
18. POM. GOSPODARCZE	5,20
19. SALA AREOBIKU	38,88
20. BIURO DYREKTORA	10,10
21. BIURO	8,20
22. WC NIEPELNOSPRAWNYCH	4,14
23. WC DAMSKIE	10,22
24. WC MĘSKIE	10,26
25. KIOSK	8,00
26. OCHRONA OBIEKTU	8,81
27. HOL	167,00
28. SZATNIA	18,90
29. WIATROLAP	11,50
30. SALA KOREKCYJNA	48,00
31. KORYTARZ	18,20
32. WENTYLATORNIA	6,38
33. SZATNIA AREOBIKU	9,13
34. POM. INSTRUKTORA	4,18
35. ŁAZIENKA	5,59
36. ŚMIETNIK	4,94
RAZEM	1549,46 m ²

OBJAŚNIENIA I UWAGI:

- oprawa typu ESSystem GAMMA 3076 PG 250 N/H z dodatkową siatką zabezpieczającą dla oświetlenia sali sportowej
- oprawa ESSystem SDS136 do montażu w pomieszczeniach WC
- oprawa ESSystem szczelna typu PF/1-BL zadaszenie przed wejściem
- oprawa ESSystem typu K418.D.O 4x18W
- oprawa ESSystem typu K418.D.O AW 4x18W z modulem awaryjnym
- oprawa ESSystem SD 258 do montażu na suficie
- oprawa ESSystem PO2 258PC do montażu w hali na ścianie widowni
- oprawa ESSystem PO2 258PC/AW do montażu w hali na ścianie widowni z modulem awaryjnym
- oprawa ESSystem SDS118 do montażu w pomieszczeniach WC na ścianach

UWAGA W pomieszczeniu nr30 i 31 oprawy rastrowe naścienne z uwagi na brak stropu podwieszonego

RZUT PRZYZIEMIA - PLAN INSTALACJI ELEKTRYCZNEJ

"ELEKTRYKA-TELETECHNIKA" 43-300 Bielsko-Biała ul. Derkaczy 8	Temat : Projekt budowlany rozbudowy o kompleks sportowy z zap - instalacje elektryczne i tele
nr proj. B-417	Investor : Urząd Miejski w Ustroniu. 34-100 Ustronie ul. Rynek 1 projektant : inż. Jerzy Popek... upr. nr 14540/09U PITIP W-wa. upr. nr 19079/K-ca
rys nr 6	