


RZUT DACHU SKALA 1:200

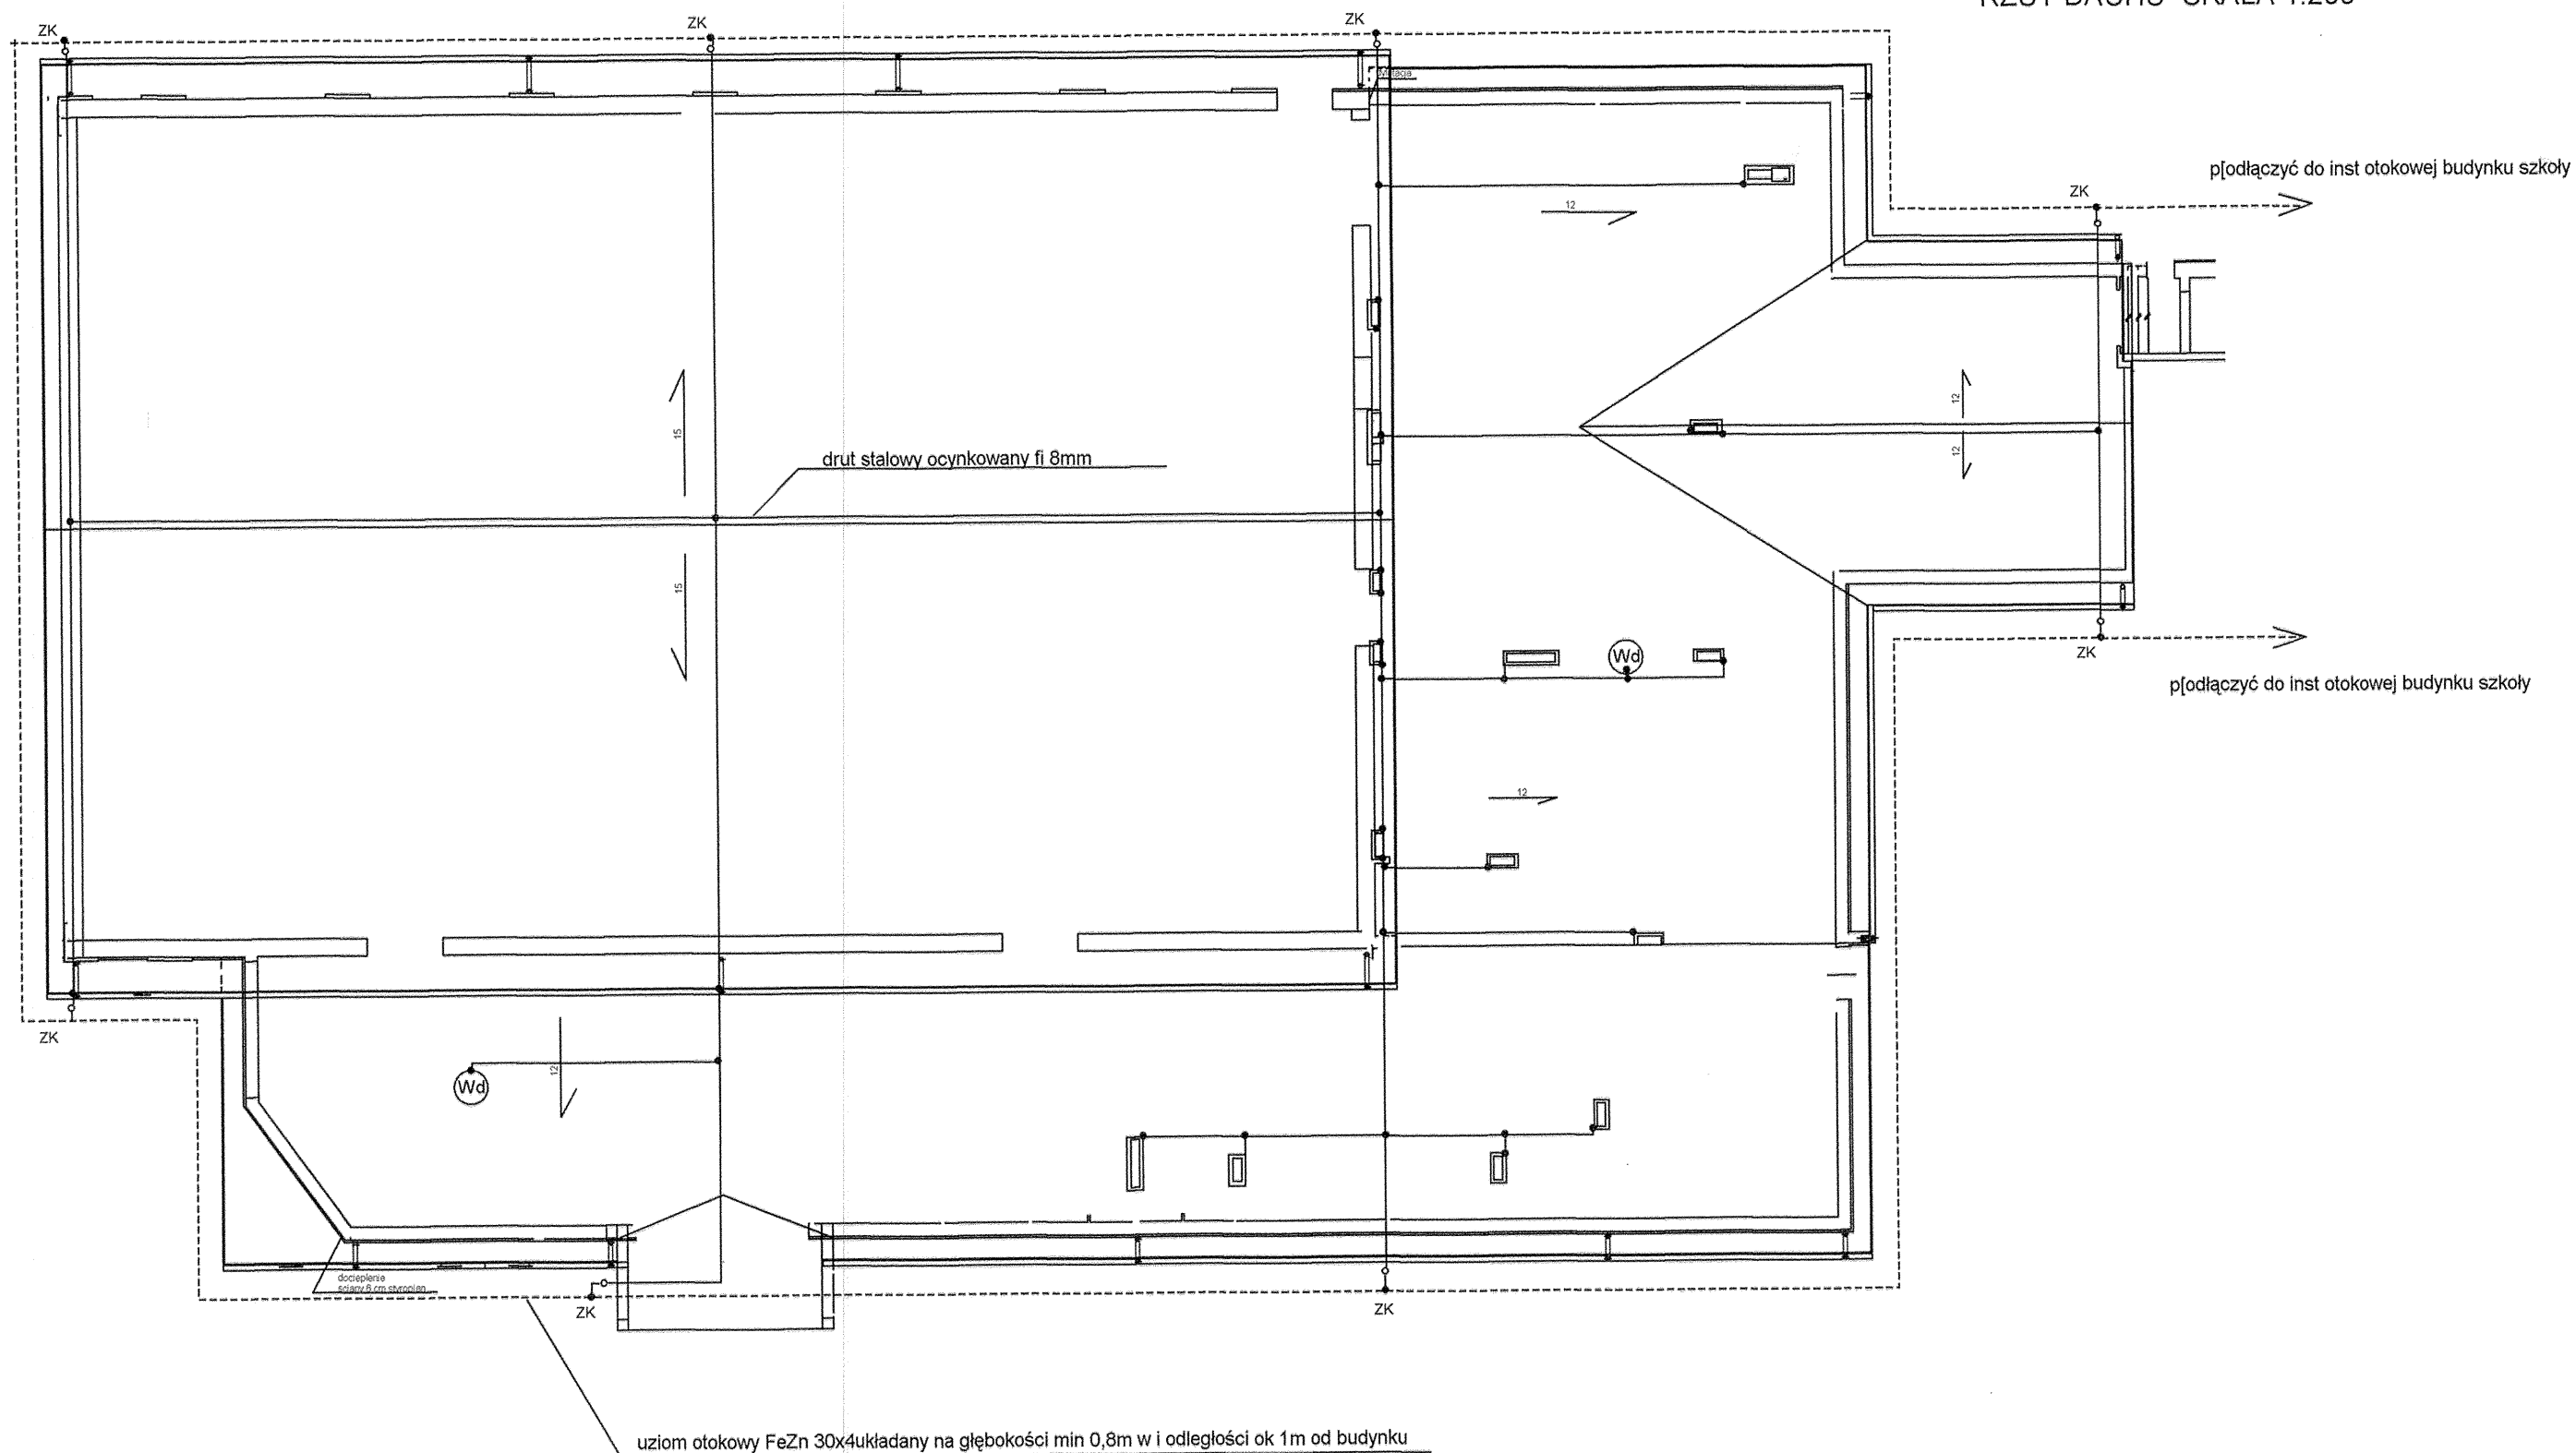

RZUT DACHU - PLAN INSTALACJI PIORUNOCHRONNEJ.

"ELEKTRYKA-TELETECHNIKA" 43-300 Bielsko-Biała ul Derkaczy 8	Temat : Projekt budowlany rozbudowy SP nr 1 w Ustroniu o kompleks sportowy z zapleczem - instalacje elektryczne i teletechniczne
nr proj. B-417 rys nr 8	Inwestor :Urząd Miejski w Ustroniu. 34-100 Ustroń ul Rynek 1. projektant : inż.Jerzy Popek... upr nr 1454/99U PITIP W-wa. upr nr 190/79 K-ce