


RZUT PRZYZIEMIA SKALA 1:200

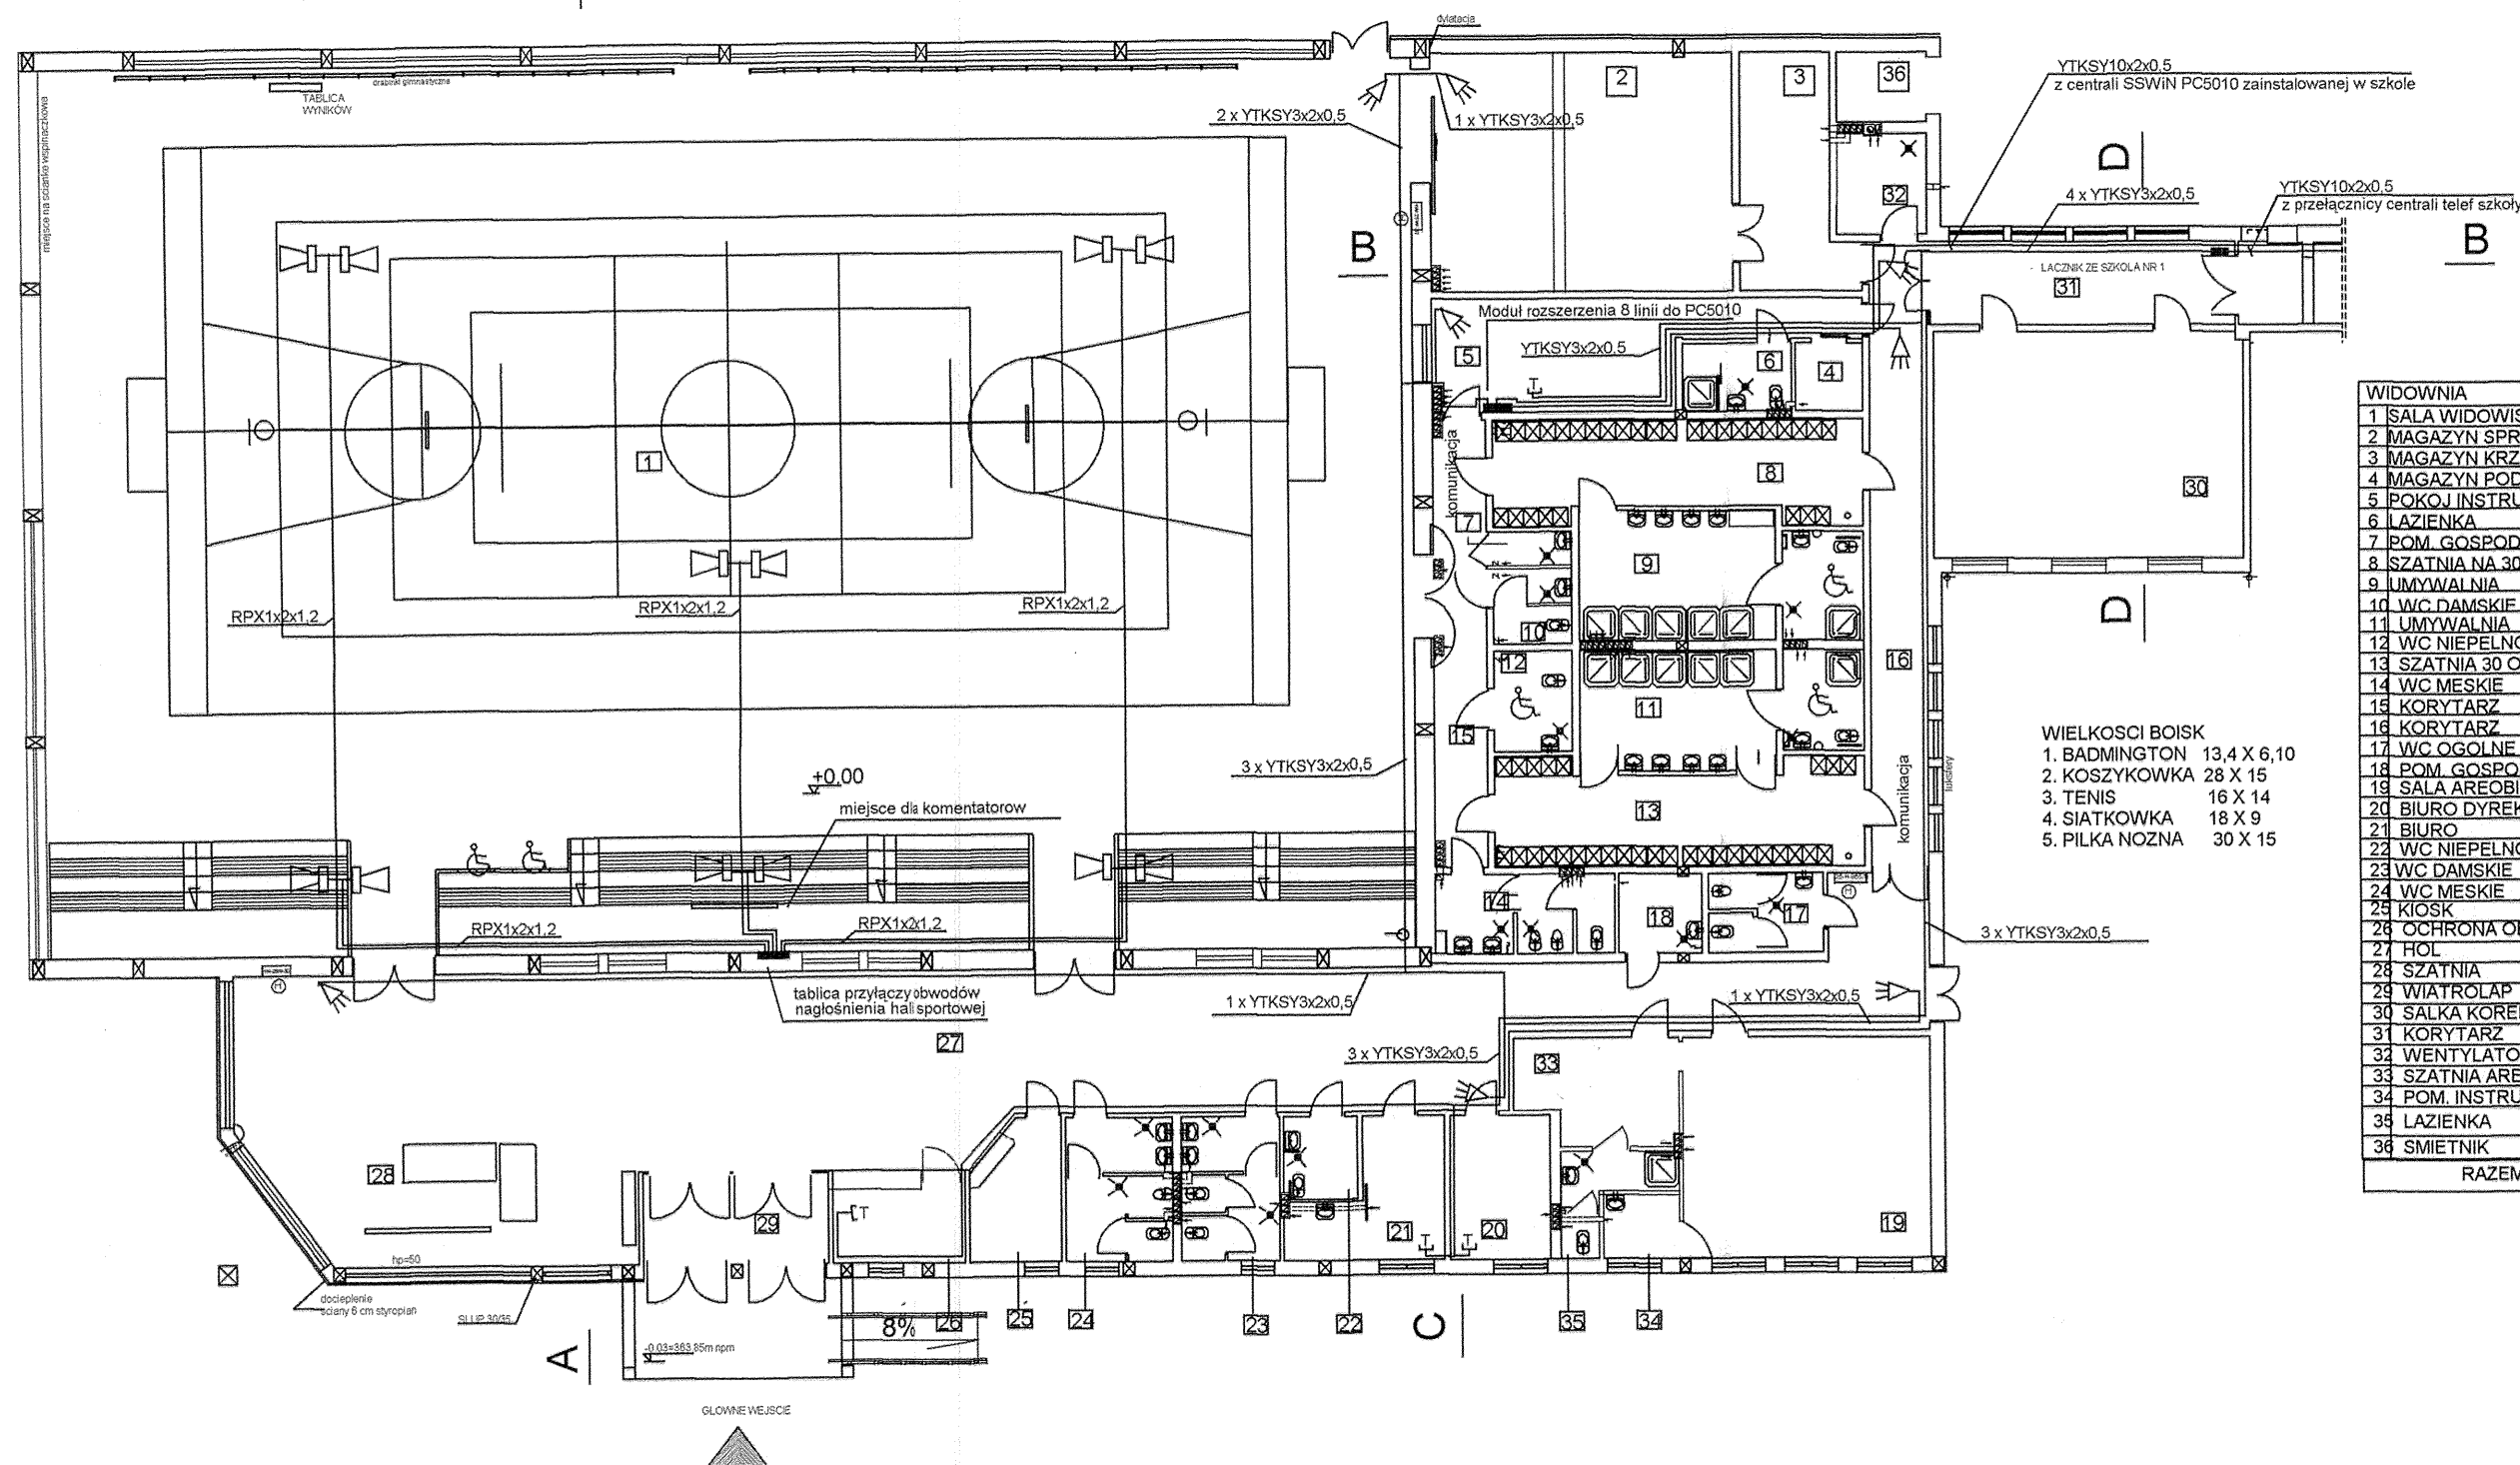

WIDOWNIA	112.35
1 SALA WIDOWISKOWO-SPORTOWA	777.46
2 MAGAZYN SPRZETU	52.36
3 MAGAZYN KRZESŁ I STOŁÓW	15.22
4 MAGAZYN PODRECZNY	3.26
5 POKÓJ INSTRUKTORA	19.50
6 ŁAZIENKA	6.30
7 POM. GOSPODARCZE	1.89
8 SZATNIA NA 30 OSÓB	23.80
9 UMYWALNIA	25.31
10 WC DAMSKIE	4.05
11 UMYWALNIA	18.10
12 WC NIEPEŁNOSPRAWNYCH	7.25
13 SZATNIA 30 OSÓB	23.80
14 WC MĘSKIE	9.20
15 KORYTARZ	18.00
16 KORYTARZ	26.24
17 WC OGÓLNE	6.00
18 POM. GOSPODARCZE	5.20
19 SALA AREOBIKU	38.88
20 BIURO DYREKTORA	10.10
21 BIURO	8.20
22 WC NIEPEŁNOSPRAWNYCH	4.14
23 WC DAMSKIE	10.22
24 WC MĘSKIE	10.26
25 KIOSK	8.00
26 OCHRONA OBIEKTU	8.81
27 HOL	167.00
28 SZATNIA	18.80
29 WIATROLAP	11.50
30 SALKO KOREKCYJNA	48.00
31 KORYTARZ	18.20
32 WENTYLATORNIA	6.38
33 SZATNIA AREOBIKU	9.13
34 POM. INSTRUKTORA	4.18
35 ŁAZIENKA	5.59
36 SMETNIK	4.94
RAZEM	1549.46 m²

WIELKOSCI BOISK
1. BADMINGTON 13,4 X 6,10
2. KOSZYKOWKA 28 X 15
3. TENIS 16 X 14
4. SIATKOWKA 18 X 9
5. PIŁKA NOŻNA 30 X 15

OBJAŚNIENIA I UWAGI:

- Moduł rozszerzenia 8 linii do PC5010
- czujka ruchu typu Encore EC-301

- Czujki ruchu EC-301 montować na wysokości 2;6 do 2,6m
- Instalację telefoniczną, SSWiN oraz nagłośnienia sali prowadzić w rurkach instalacyjnych.
- W zakresie instalacji nagłośnienia sali w ramach niniejszego projektu przewidziano jedynie instalację przewodowania linii głośnikowych. Obwody głośnikowe zakończone zostaną w skrzynce przyłączeniowej nagłośnienia zamykanej na kluczyk. Aparatura nagłaśniająca salę nie wchodzi w zakres niniejszego opracowania.

RZUT PRZYZIEMIA - PLAN INSTALACJI TELETECZNYCH.

"ELEKTRYKA-TELETECHNIKA" 43-300 Bielsko-Biała ul. Derkaczy 8	Temat : Projekt budowlany rozbudowy SP nr 1 w Ustroniu o kompleks sportowy z zapleczem - teleteczne
nr proj. B-420 rys nr 5	Inwestor : Urząd Miejski w Ustroniu. 34-100 Ustroń ul Rynek 1. projektant : inż. Jerzy Popek... upr nr 1454/99U PITIP W-wa. upr nr 190/79 K-ce