


HALA WIDOWISKOWO - SPORTOWA USTRON  
RZUT PRZYZIEMIA SKALA 1:200

- WIELKOSCI BOISK
- 1. BADMINGTON 13,4 X 6,10
  - 2. KOSZYKOWKA 28 X 15
  - 3. TENIS 16 X 14
  - 4. SIATKOWKA 18 X 9
  - 5. PIŁKA NOŻNA 30 X 15

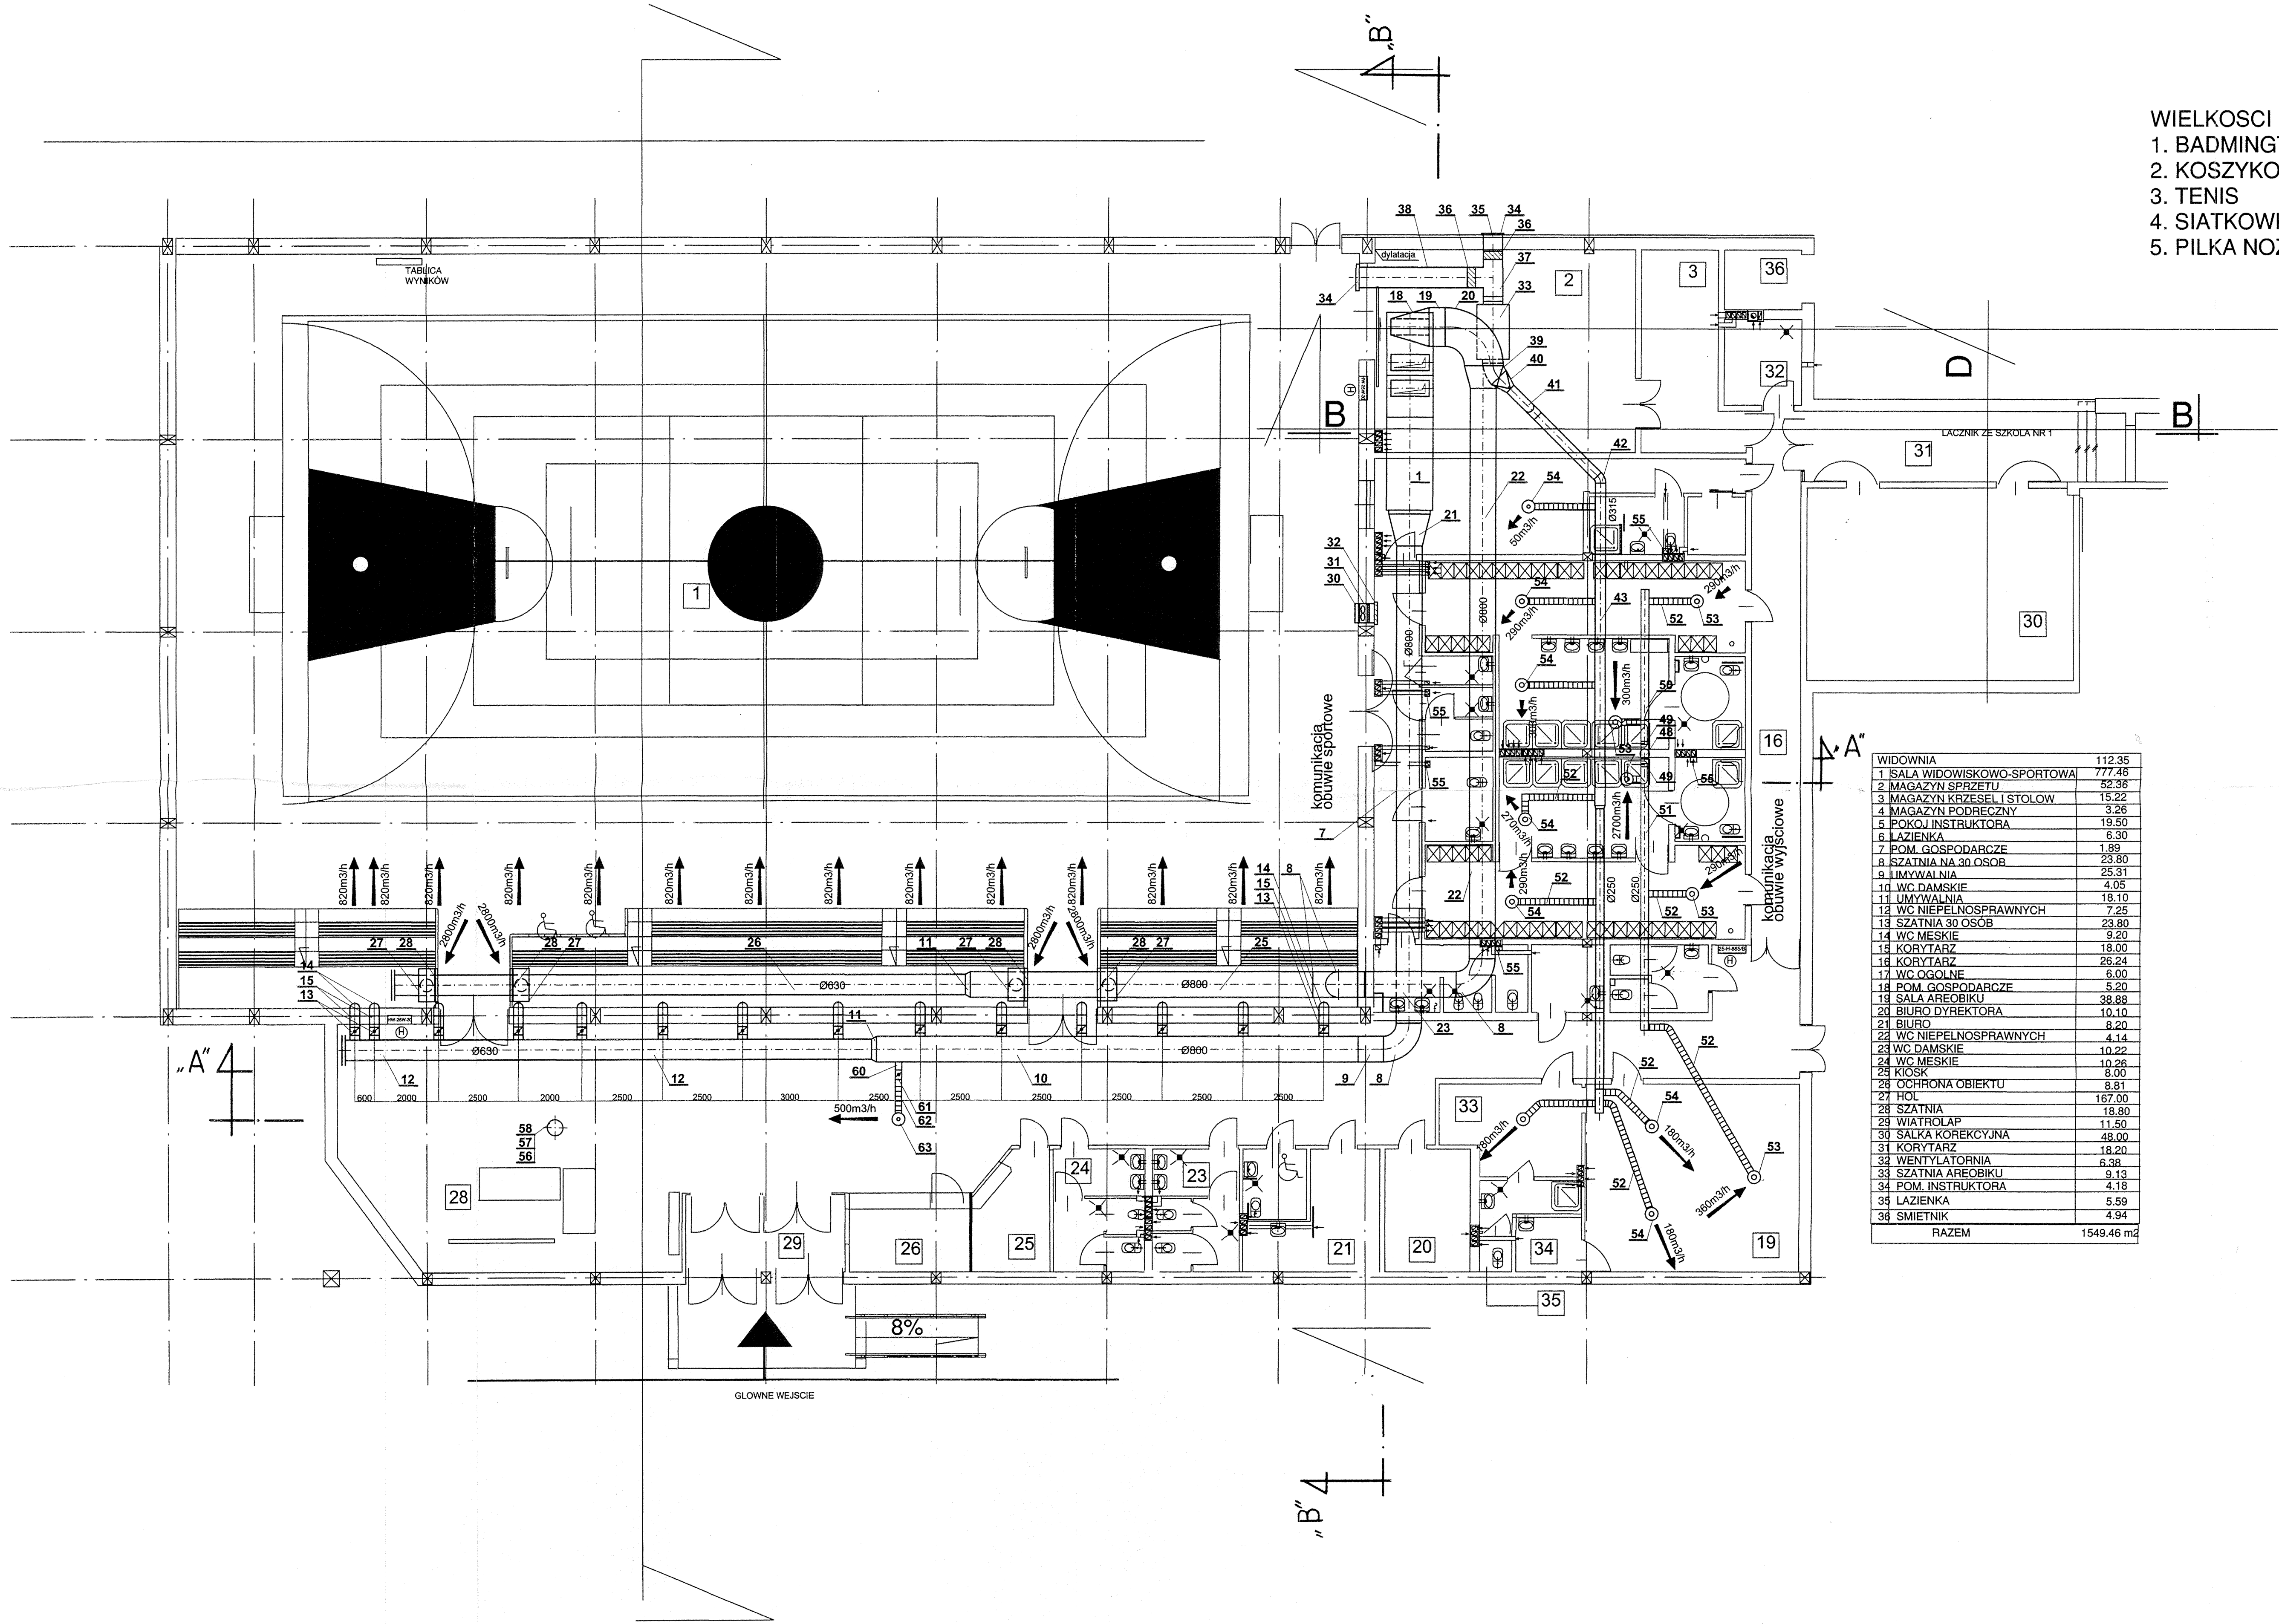

|                              |                        |
|------------------------------|------------------------|
| WIDOWNIA                     | 112.35                 |
| 1. SALA WIDOWISKOWO-SPORTOWA | 777.48                 |
| 2. MAGAZYN SPRZĘTU           | 32.38                  |
| 3. MAGAZYN KRZESŁ I STOŁÓW   | 15.22                  |
| 4. MAGAZYN PODRĘCZNY         | 3.26                   |
| 5. POKÓJ INSTRUKTORA         | 19.50                  |
| 6. LAZIENKA                  | 6.30                   |
| 7. POM. GOSPODARCZE          | 1.89                   |
| 8. SZATNIA NA 30 OSÓB        | 23.80                  |
| 9. LUMINYWALNIA              | 25.31                  |
| 10. WC DAMSKIE               | 4.05                   |
| 11. UMYWALNIA                | 18.10                  |
| 12. WC NIEPEŁNOSPRAWNYCH     | 7.25                   |
| 13. SZATNIA 30 OSÓB          | 23.80                  |
| 14. WC MĘSKIE                | 9.20                   |
| 15. KORYTARZ                 | 18.00                  |
| 16. KORYTARZ                 | 26.24                  |
| 17. WC OGÓLNE                | 6.00                   |
| 18. POM. GOSPODARCZE         | 5.20                   |
| 19. SALA AREOBIKU            | 38.88                  |
| 20. BIURO DYREKTORA          | 10.10                  |
| 21. BIURO                    | 8.20                   |
| 22. WC NIEPEŁNOSPRAWNYCH     | 4.14                   |
| 23. WC DAMSKIE               | 10.22                  |
| 24. WC MĘSKIE                | 10.26                  |
| 25. KIOSK                    | 8.00                   |
| 26. OCHRONA OBIEKTU          | 8.81                   |
| 27. HOL                      | 167.00                 |
| 28. SZATNIA                  | 18.80                  |
| 29. WIATROŁAP                | 11.50                  |
| 30. SALA KOREKCYJNA          | 48.00                  |
| 31. KORYTARZ                 | 18.20                  |
| 32. WENTYLATORNIA            | 6.38                   |
| 33. SZATNIA AREOBIKU         | 9.13                   |
| 34. POM. INSTRUKTORA         | 4.18                   |
| 35. LAZIENKA                 | 5.59                   |
| 36. SMETNIK                  | 4.94                   |
| RAZEM                        | 1549.46 m <sup>2</sup> |

STAROSTWO POWIATOWE  
w Cieszyńcu  
ul. Bobrowa 25  
43-400 CIESZYŃ

Edward Nowak  
upr. w zakresie inst. sanitarnych  
Nr ewid. upr. 38/M/84

PRACOWNIA PROJEKTOWA  
INSTALACJI SANITARNYCH  
mgr inż. PAWEŁ ZAWAŁSKI  
Nr ewid. upr. 05074/Kt  
upr. bud. B.6 ust. 1 pkt. 11.2  
Bielsko-Biała, ul. Olszówka 14/4  
Tel. 144779 NIP 647-05-94-86

Pracownia Projektowa Instalacji Sanitarnych Paweł Zawalski  
Bielsko-Biała ul. Olszówka 14/4; tel./fax. 8191460  
Projekt wentylacji mechanicznej do budowy Szkoły  
Podstawowej nr 1  
Adres budowy: Ustron ul. Partyzantów 2  
Rzut do budowy Skala 1 : 100  
Projektował: mgr inż. Paweł Zawalski rys. nr 1.