


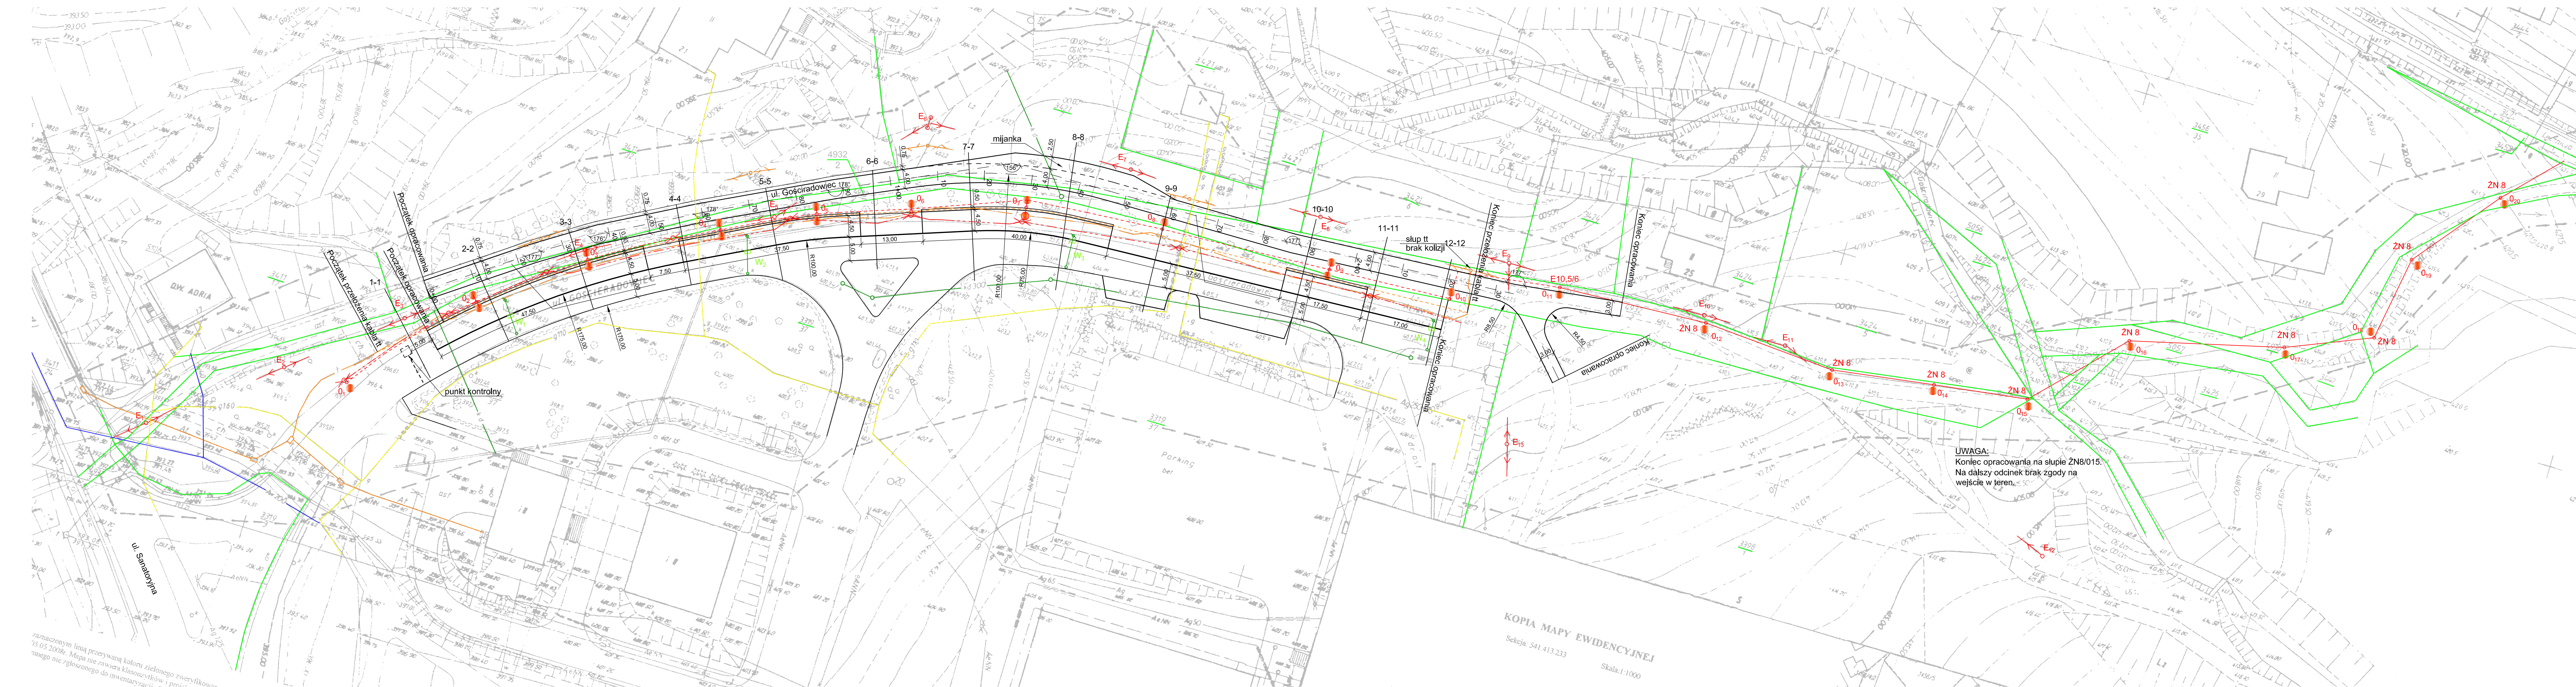

- LEGENDA:**
- granicie działek
 - linia energetyczna napowietrzna nN
 - oznaczenie słupów linii energetycznej nN
 - linia energetyczna nN po przebudowie
 - istn. linia energetyczna nN
 - słupy linii energetycznej po wymianie z podwójnych na pojedyncze
 - istn. linia energetyczna kablowa do demontażu
 - proj. linia energetyczna kablowa
 - istn. latarnia do demontażu
 - proj. punkt oświetleniowy
 - oznaczenie proj. punktu oświetleniowego
 - istn. sieć teletechniczna kablowa
 - istn. sieć teletechniczna
 - istn. sieć teletechniczna kablowa do przełożenia
 - proj. sieć teletechniczna kablowa po przełożeniu
 - kd - istn. kanalizacja deszczowa
 - istn. wpusty kanalizacji deszczowej do usunięcia
 - oznaczenie proj. wpustów kanalizacji deszczowej
 - gA - istn. gazociąg
 - Aw - istn. wodociąg

UWAGA:
Koniec opracowania na słupie ZN8/015.
Na dalszy odcinek brak zgody na
wejście w teren.

"HADA SC" Antoni Dydra, Anna Hanus Dydra		43-450 Ustron ul.Daszyńskiego 19	tel./fax. 033/854 2575
INWESTOR:	Gmina Ustron	Przedsiębiorstwo Uzdrawiskowe	
	43-450 Ustron ul. Rynek 1	"Ustron" Spółka Akcyjna 43-450 Ustron ul. Sanatoryjna 1	
ZADANIE:	REMONT UL. GOŚCIRADOWIEC, OŚWIETLЕНИЕ, PRZEBUDOWA MIEJSC POSTOJOWYCH NA DRODZE WEWNĘTRZNEJ NA PGR NR 3319/37		SKALA: 1:500 DATA: luty 2009
	PROJEKT ZAGOSPODAROWANIA TERENU - - UZBROJENIE		NR RYS: 2/1
PROJEKTOWAŁ:	GPRACOWAŁ:		FAZA OPACOWANIA:
	Mgr inż. Anna HANUS-DYRDA upr.bud. WZDP-20-212/328/66 Mgr inż. Antoni DYRDA upr.bud. WZDP-20-212/328/66 Henryk DUBIEL upr.bud. 129/90 BB		inż. Renata TOMASZKO PROJEKT BUDOWLANY