


Na parterze rozprowadzenie pod stropem
w technologii Kan-therm Steel.

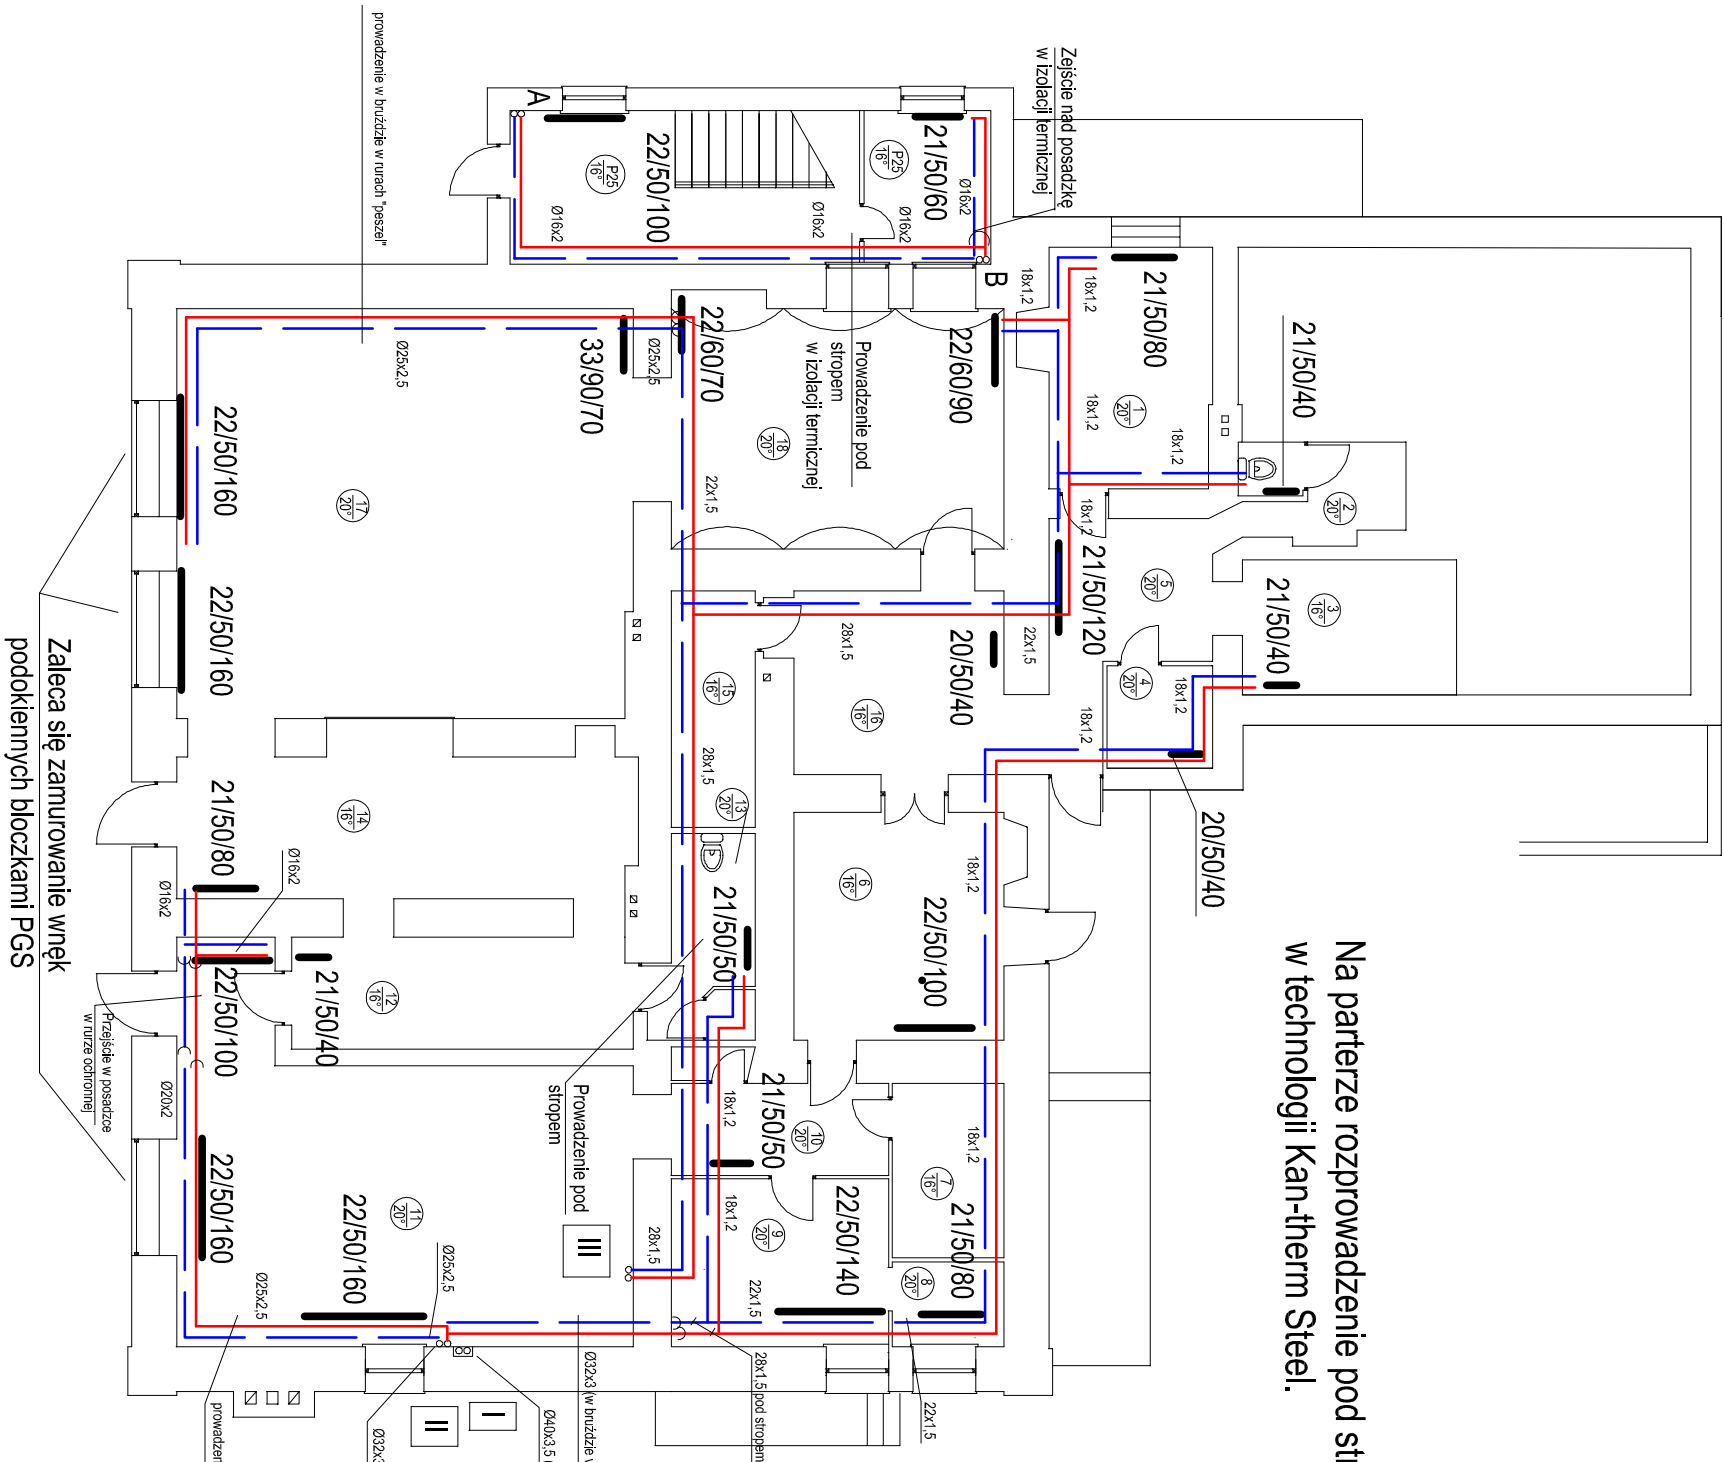

22/50/160 grzejnik stalowy płytowy KORADO
długość [cm]
wysokość [cm]
grzejnik dwupłytowy

Ø25x2,5 rury Kan-therm PE-RT
22x1,5 rury Kan-therm Steel

Spółdzielnia Pracy "Inwestprojekt-Katowice"		Nr. zlecenia	Nr. rys.
Objekt i adres	Budynek Muzeum im. M. Skłodkiej Ustroń ul. 3-Maja 68	WD.DF2222-4/10	46 / 2010 / S-2
Faza i temat	PB Instalacja wewnętrzna centralnego ogrzewania - aneks		
Nazwa rysunku	RZUT PARTERU		
	Imię i nazwisko	Nr. uprawnień	Podpis
Projektował	mgr inż. J. Węgrzyn	SLK0959/PWOS/05	Nr. rys. 6
Opracował	tech. Ilona Kudziak		Skala 1:100
Sprawdził	mgr inż. Z. Wesołowski	467/86	Data