



"ELEKTRYKA-TELETECHNIKA" 43-300 Bielsko-Biala ul. Derkaczy 8	Temat: Ulica zbiorcza łącząca ul. Brody i ul. Partyzantów. oraz jednego słupa linii oświetlenia
nr projektu B-323	przebudowa linii kabli 15kV, dwóch odc. linii nap. nn Investor: Urząd Miasta w Ustroniu projektant: inż. Jerzy Popek... upr. bud. nr 190/79 K-ce

MAPA ZASADNICZA skala 1 : 500

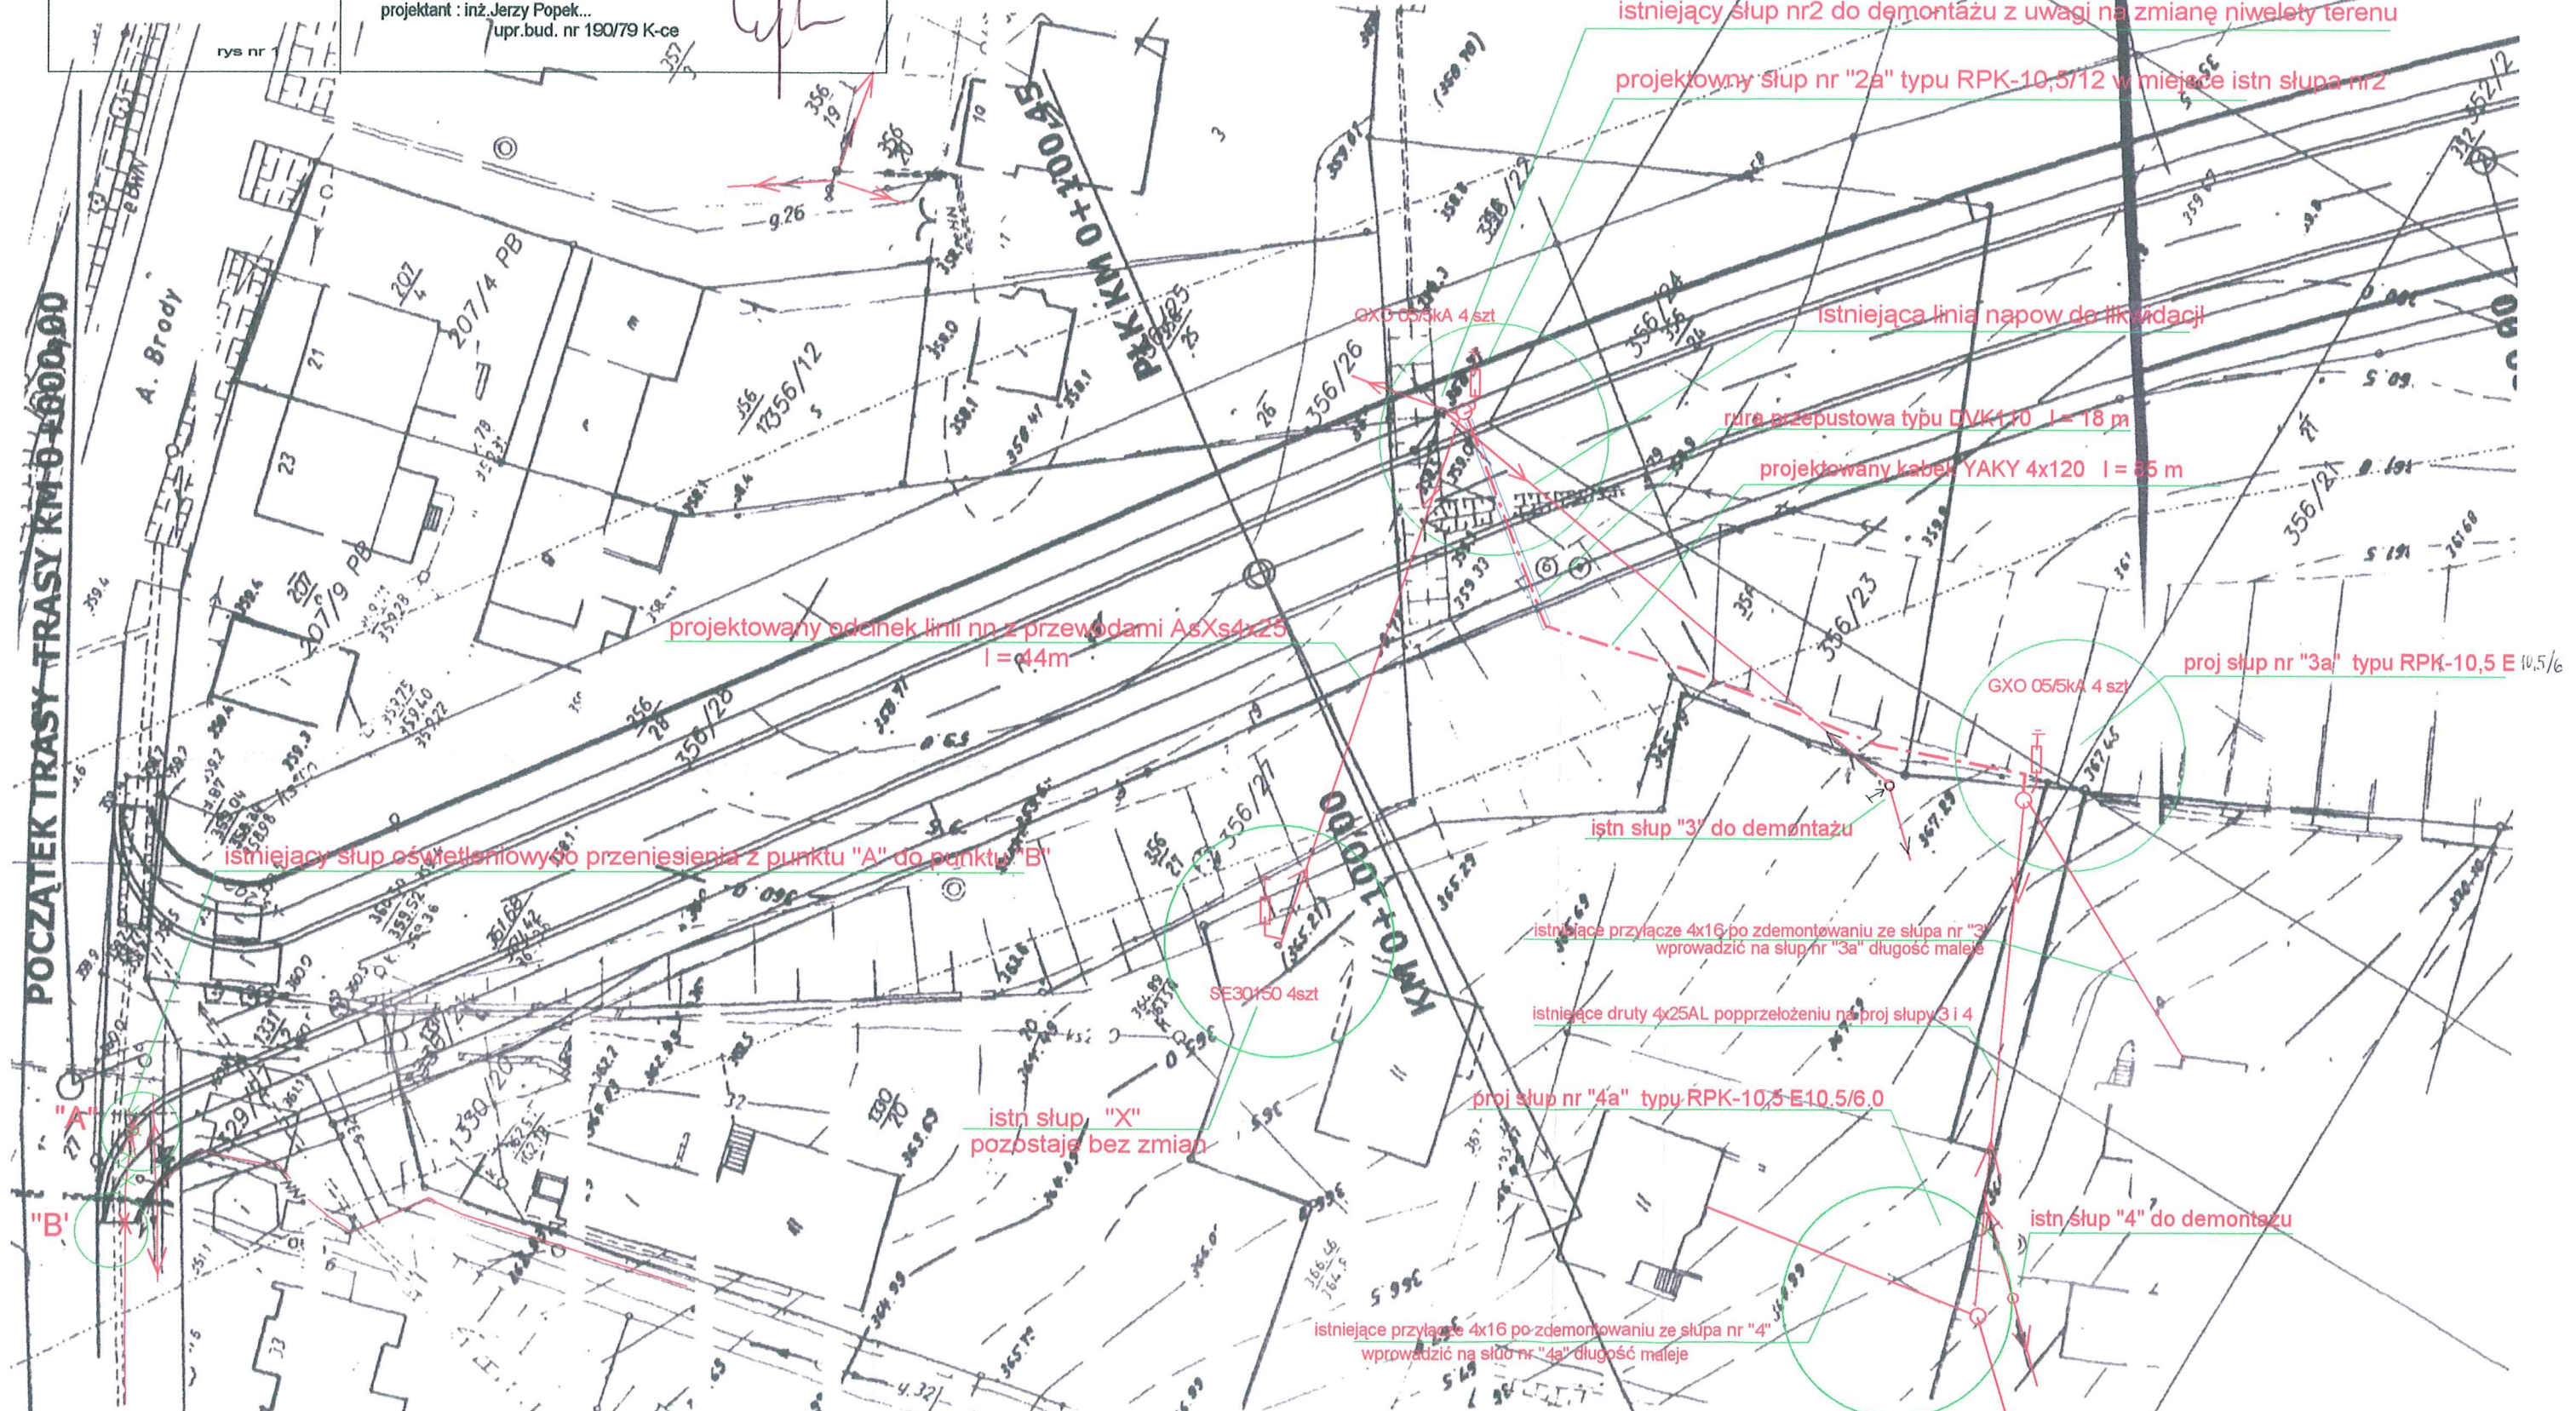

PLAN PRZEBUDOWY LINII 15kV LINII NN ORAZ OŚWIEPLENIA
KOLIDUJĄCYCH Z BUDOWĄ DROGI arkusz 1.

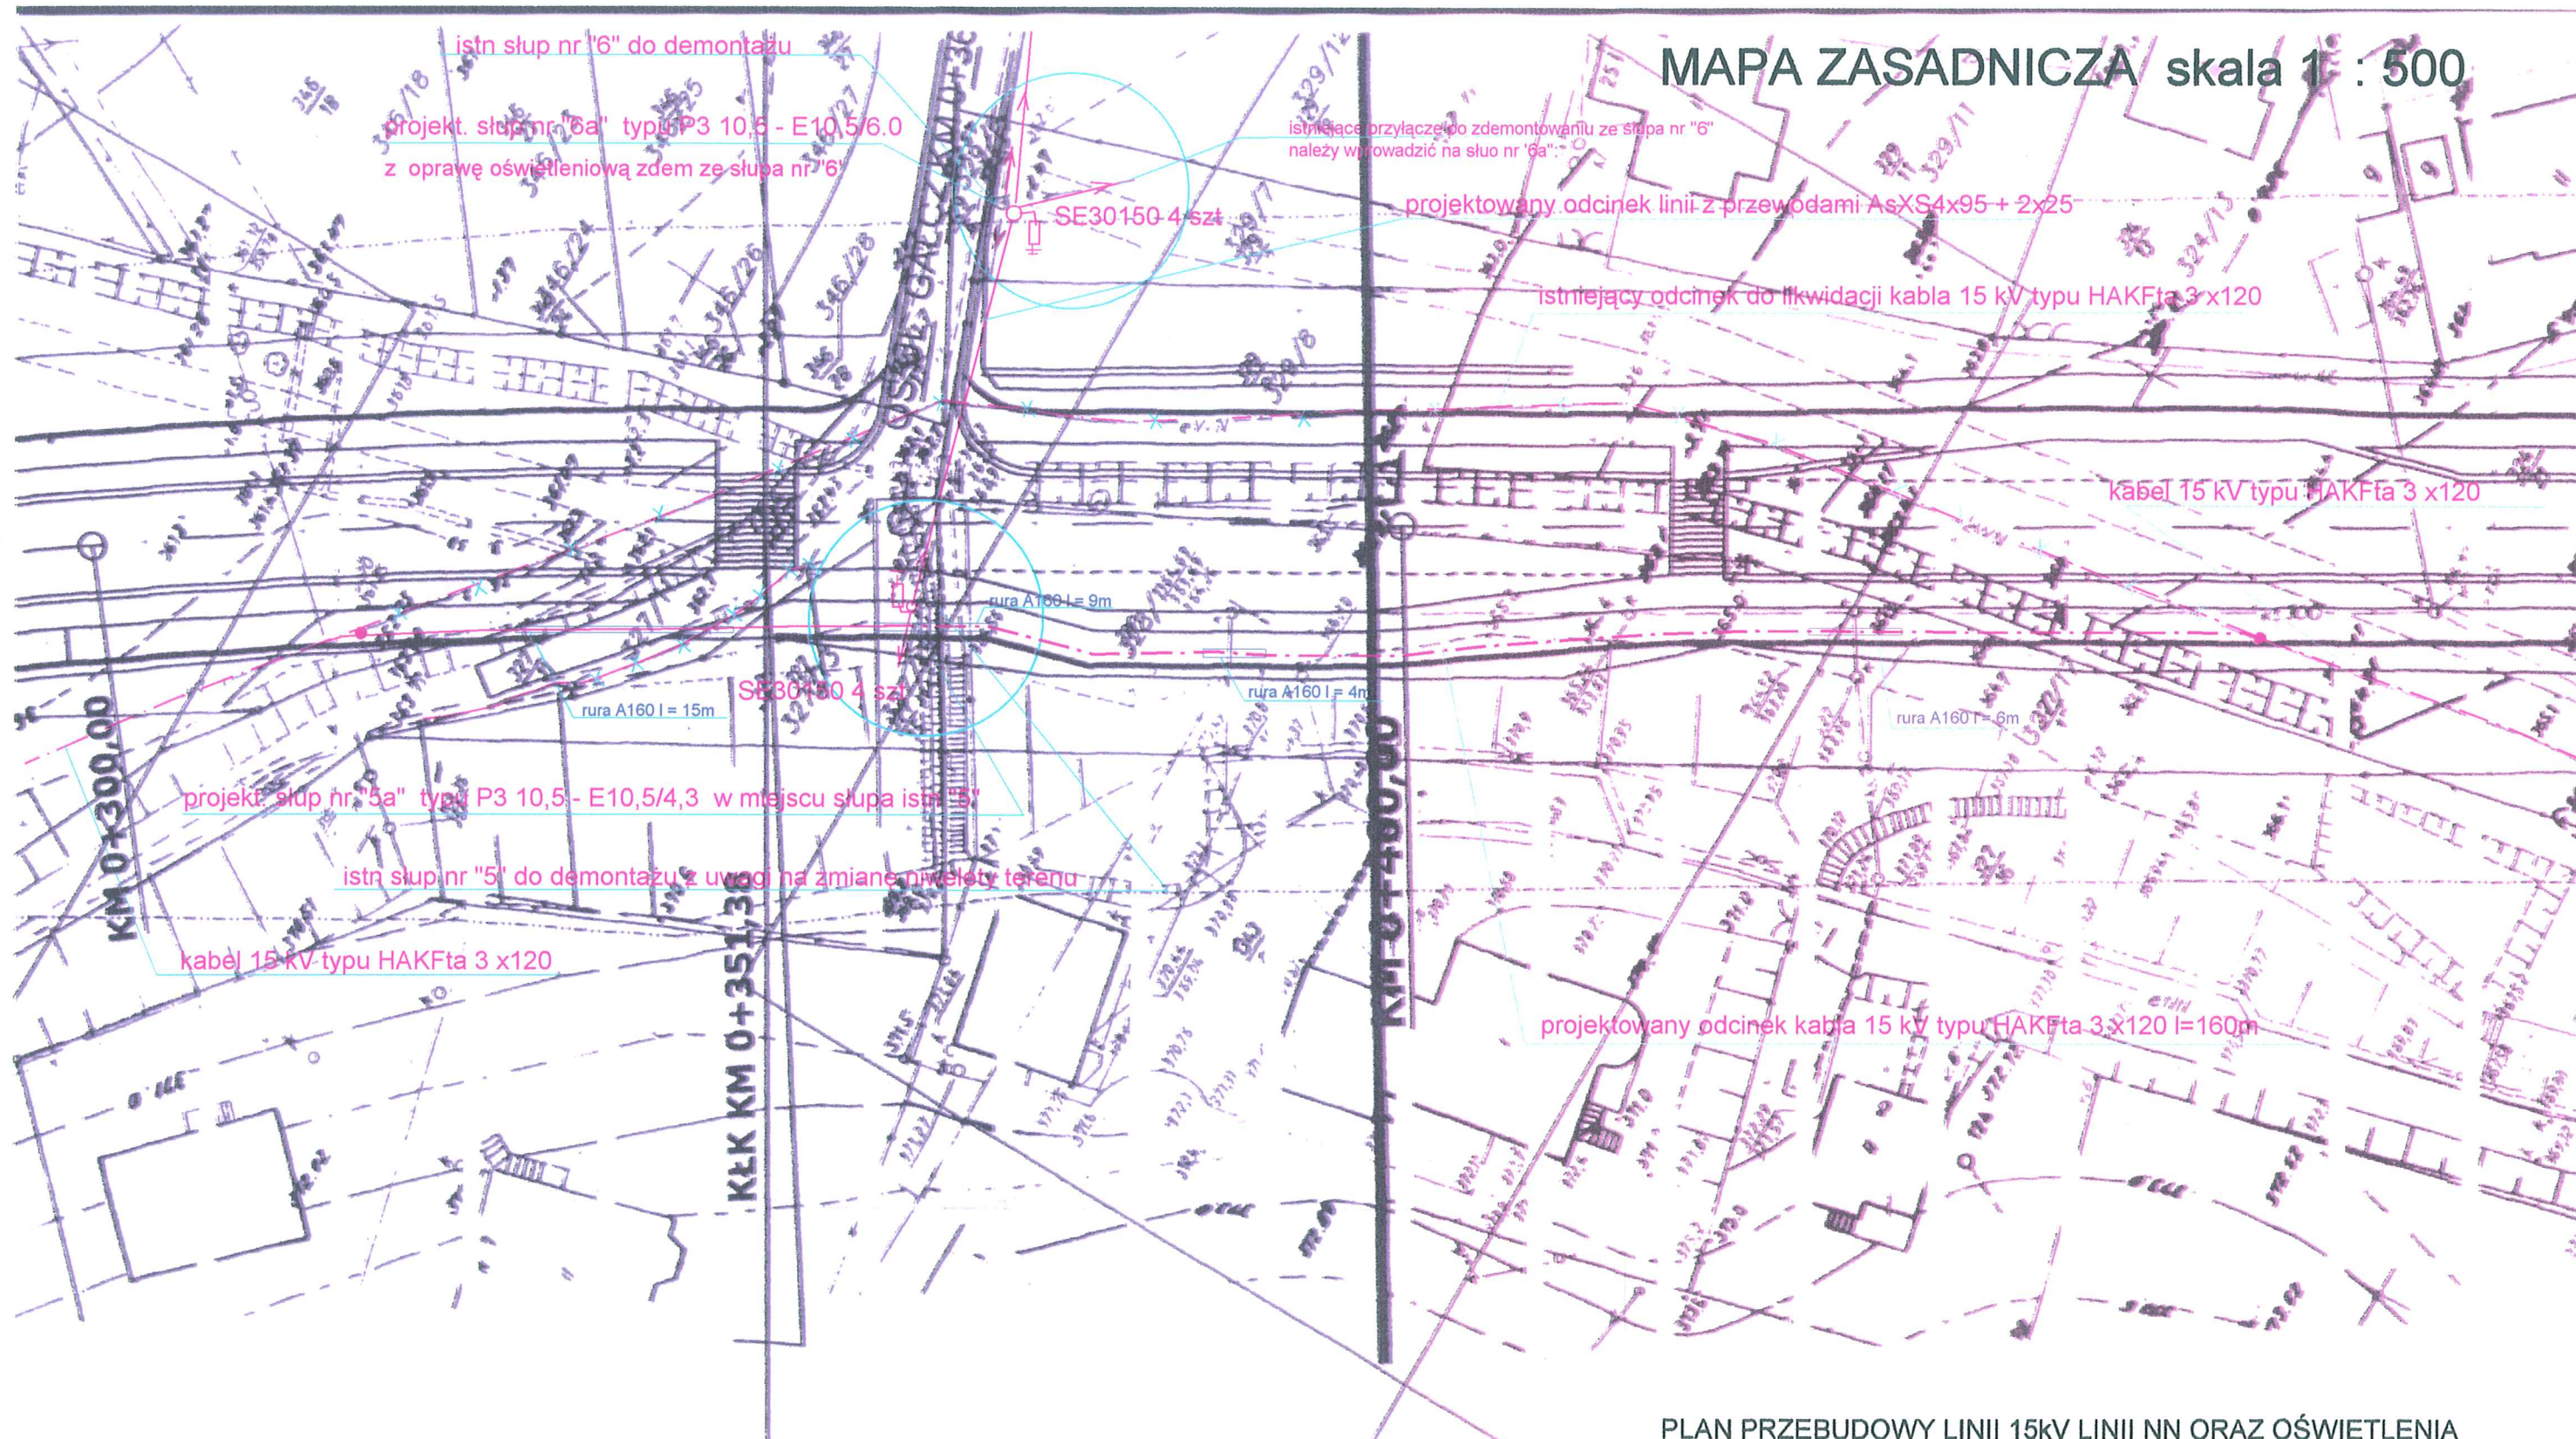

MAPA ZASADNICZA skala 1 : 500


OBJAŚNIENIA

- kabel 15 kV typu HAKFta 3 x120
- x-x-x-x- istniejący odcinek do likwidacji kabla 15 kV typu HAKFta 3 x120
- projektowany odcinek kabla 15 kV typu HAKFta 3 x120 l=160m
- istniejący kabel nn
- x-x-x-x- istniejący kabel nn oświetleniowy dl likwidacji
- mufa przelotowa na kablu SN

PLAN PRZEBUDOWY LINII 15KV LINII NN ORAZ OŚWIETLENIA KOLIDUJĄCYCH Z BUDOWĄ DROGI arkusz 2.

"ELEKTRYKA-TELETECHNIKA" 43-300 Bielsko-Biała ul.Derkaczy 8	Temat :Ulica zbiorcza łącząca ul Brody i ul Partyzantów. przebudowa linii kabli 15kV, dwóch odc. linii nap nn oraz jednego słupa linii oświetlenia
nr projektu B-323 rys nr 2	Inwestor: Urząd Miasta w Ustroniu projektant : inż.Jerzy Popek... upr.bud. nr 190/79 K-ce

MAPA ZASADNICZA skala 1 : 500

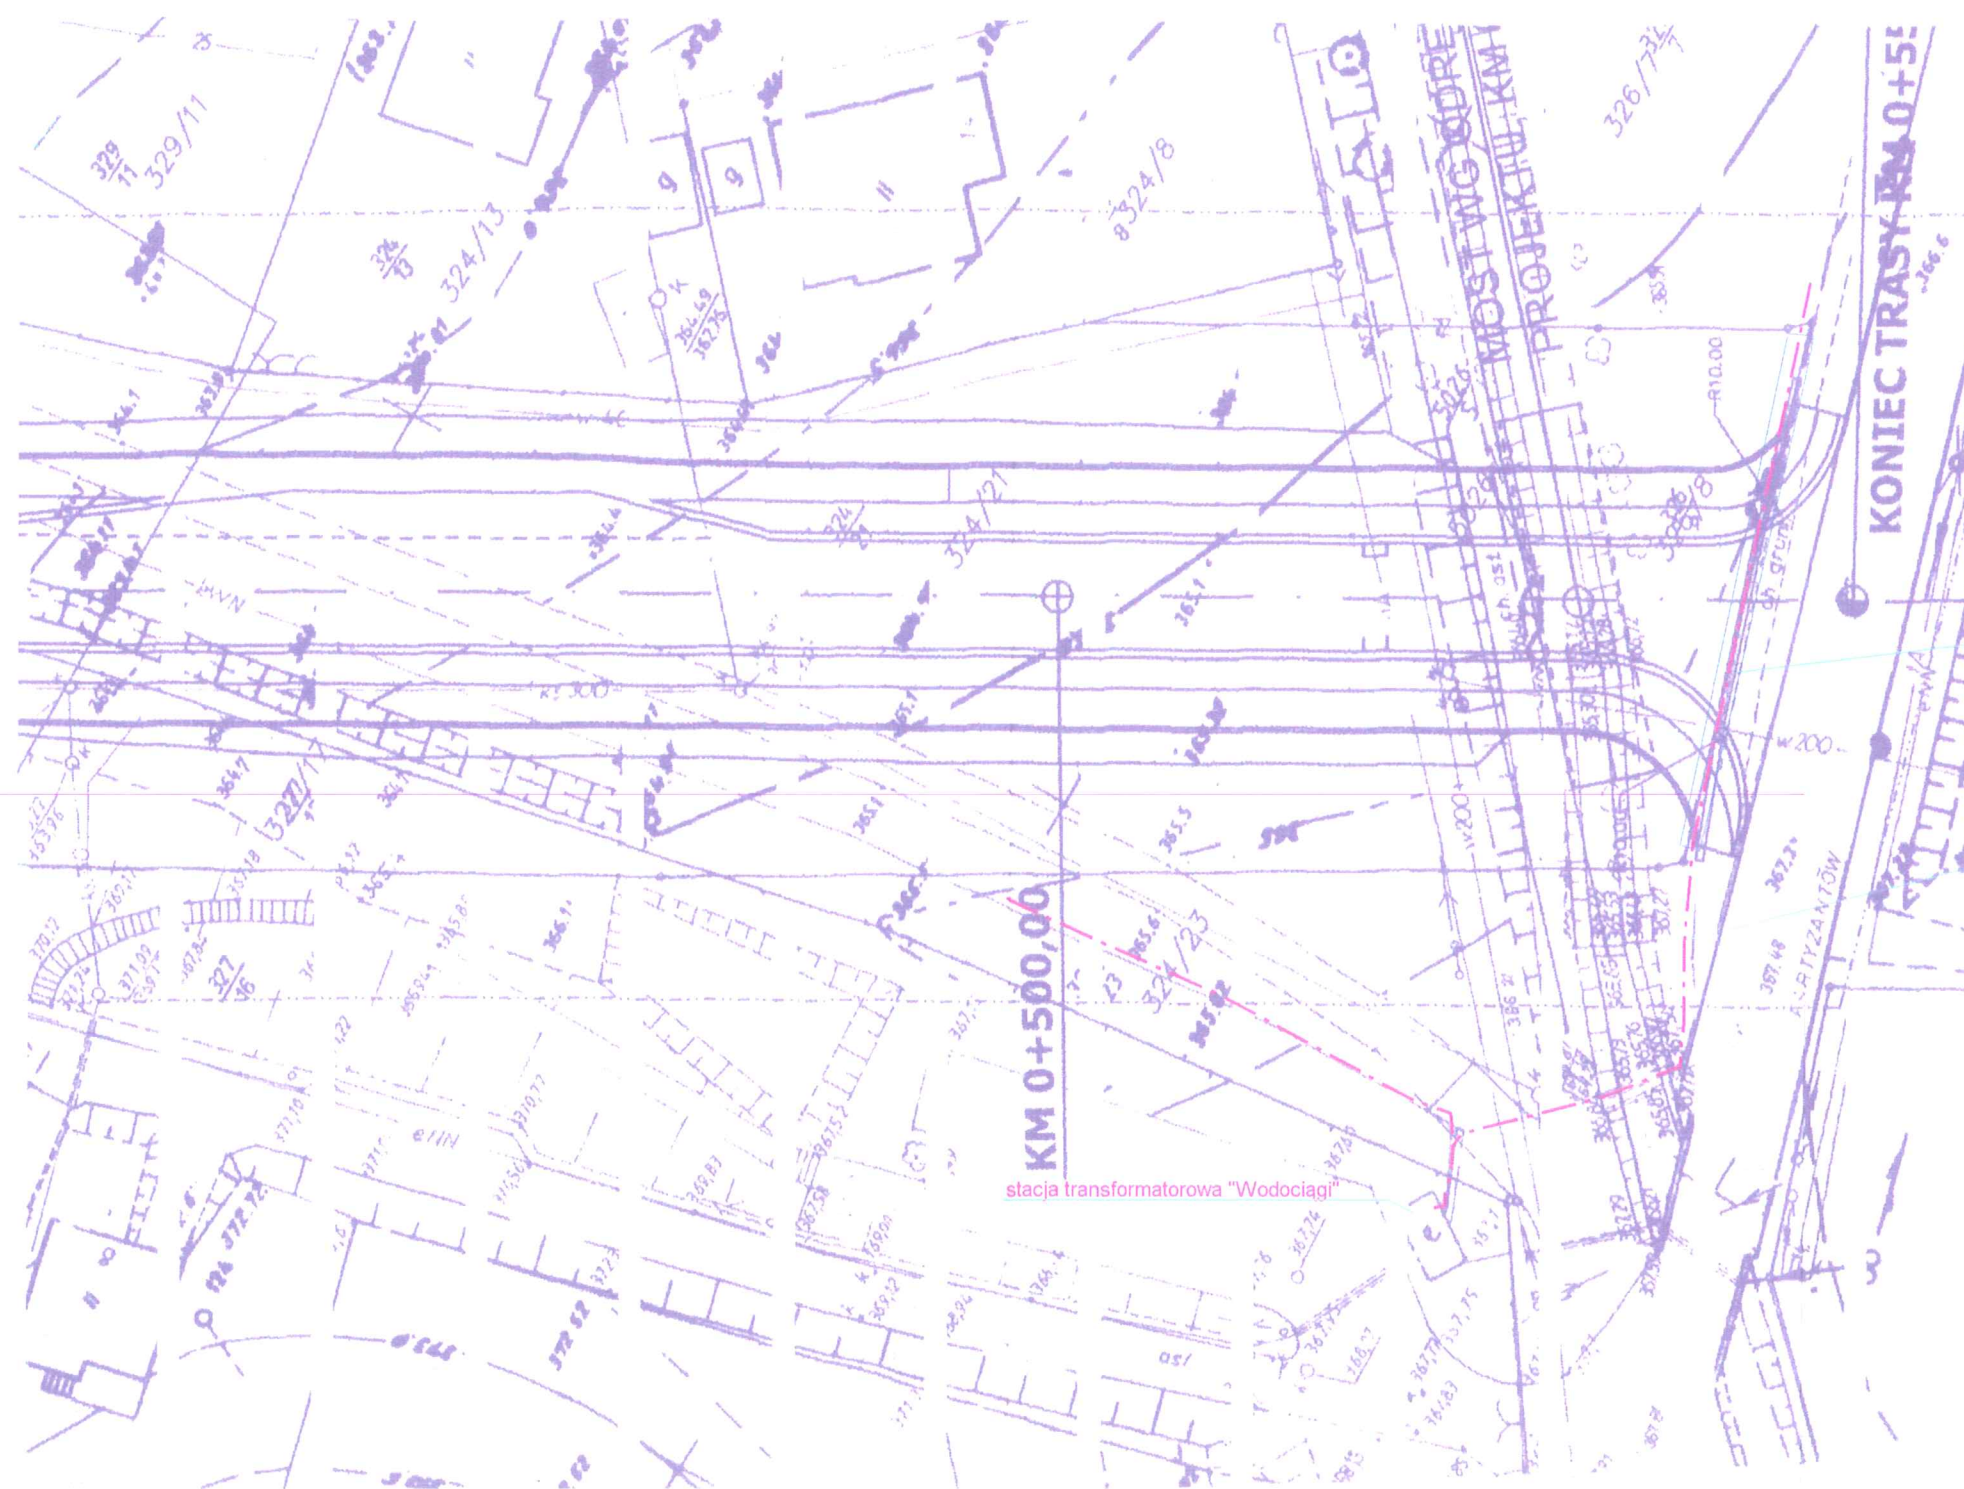

proj dwudzielna rura ochronna na kabel 15 kV
rura typu A160 PS l = 33m

istniejący kabel 15 kV typu HAKFta 3 x120

OBJAŚNIENIA

- kabel 15 kV typu HAKFta 3 x120
- x-x-x-x- istniejący odcinek do likwidacji kabla 15 kV typu HAKFta 3 x120
- projektowany odcinek kabla 15 kV typu HAKFta 3 x120 l=160m
- istniejący kabel nn
- x-x-x-x- istniejący kabel nn oświetleniowy dl likwidacji
- mufa przelotowa na kablu SN

PLAN PRZEBUDOWY LINII 15kV LINII NN ORAZ OŚWIETLENIA
KOLIDUJĄCYCH Z BUDOWĄ DROGI arkusz 3.

"ELEKTRYKA-TELETECHNIKA"
43-300 Bielsko-Biała
ul.Derkaczy 8

Temat :Ulica zbiorcza łącząca ul Brody i ul Partyzantów.
przebudowa linii kabli 15kV, dwóch odc. linii nap nn
oraz jednego słupa linii oświetlenia

nr projektu **B-323**

Inwestor: Urząd Miasta w Ustroniu
projektant : inż. Jerzy Popek...
upr.bud. nr 190/79 K-ce

rys nr 3

