


Projekt kanalizacji deszczowej. [skala 1:250]

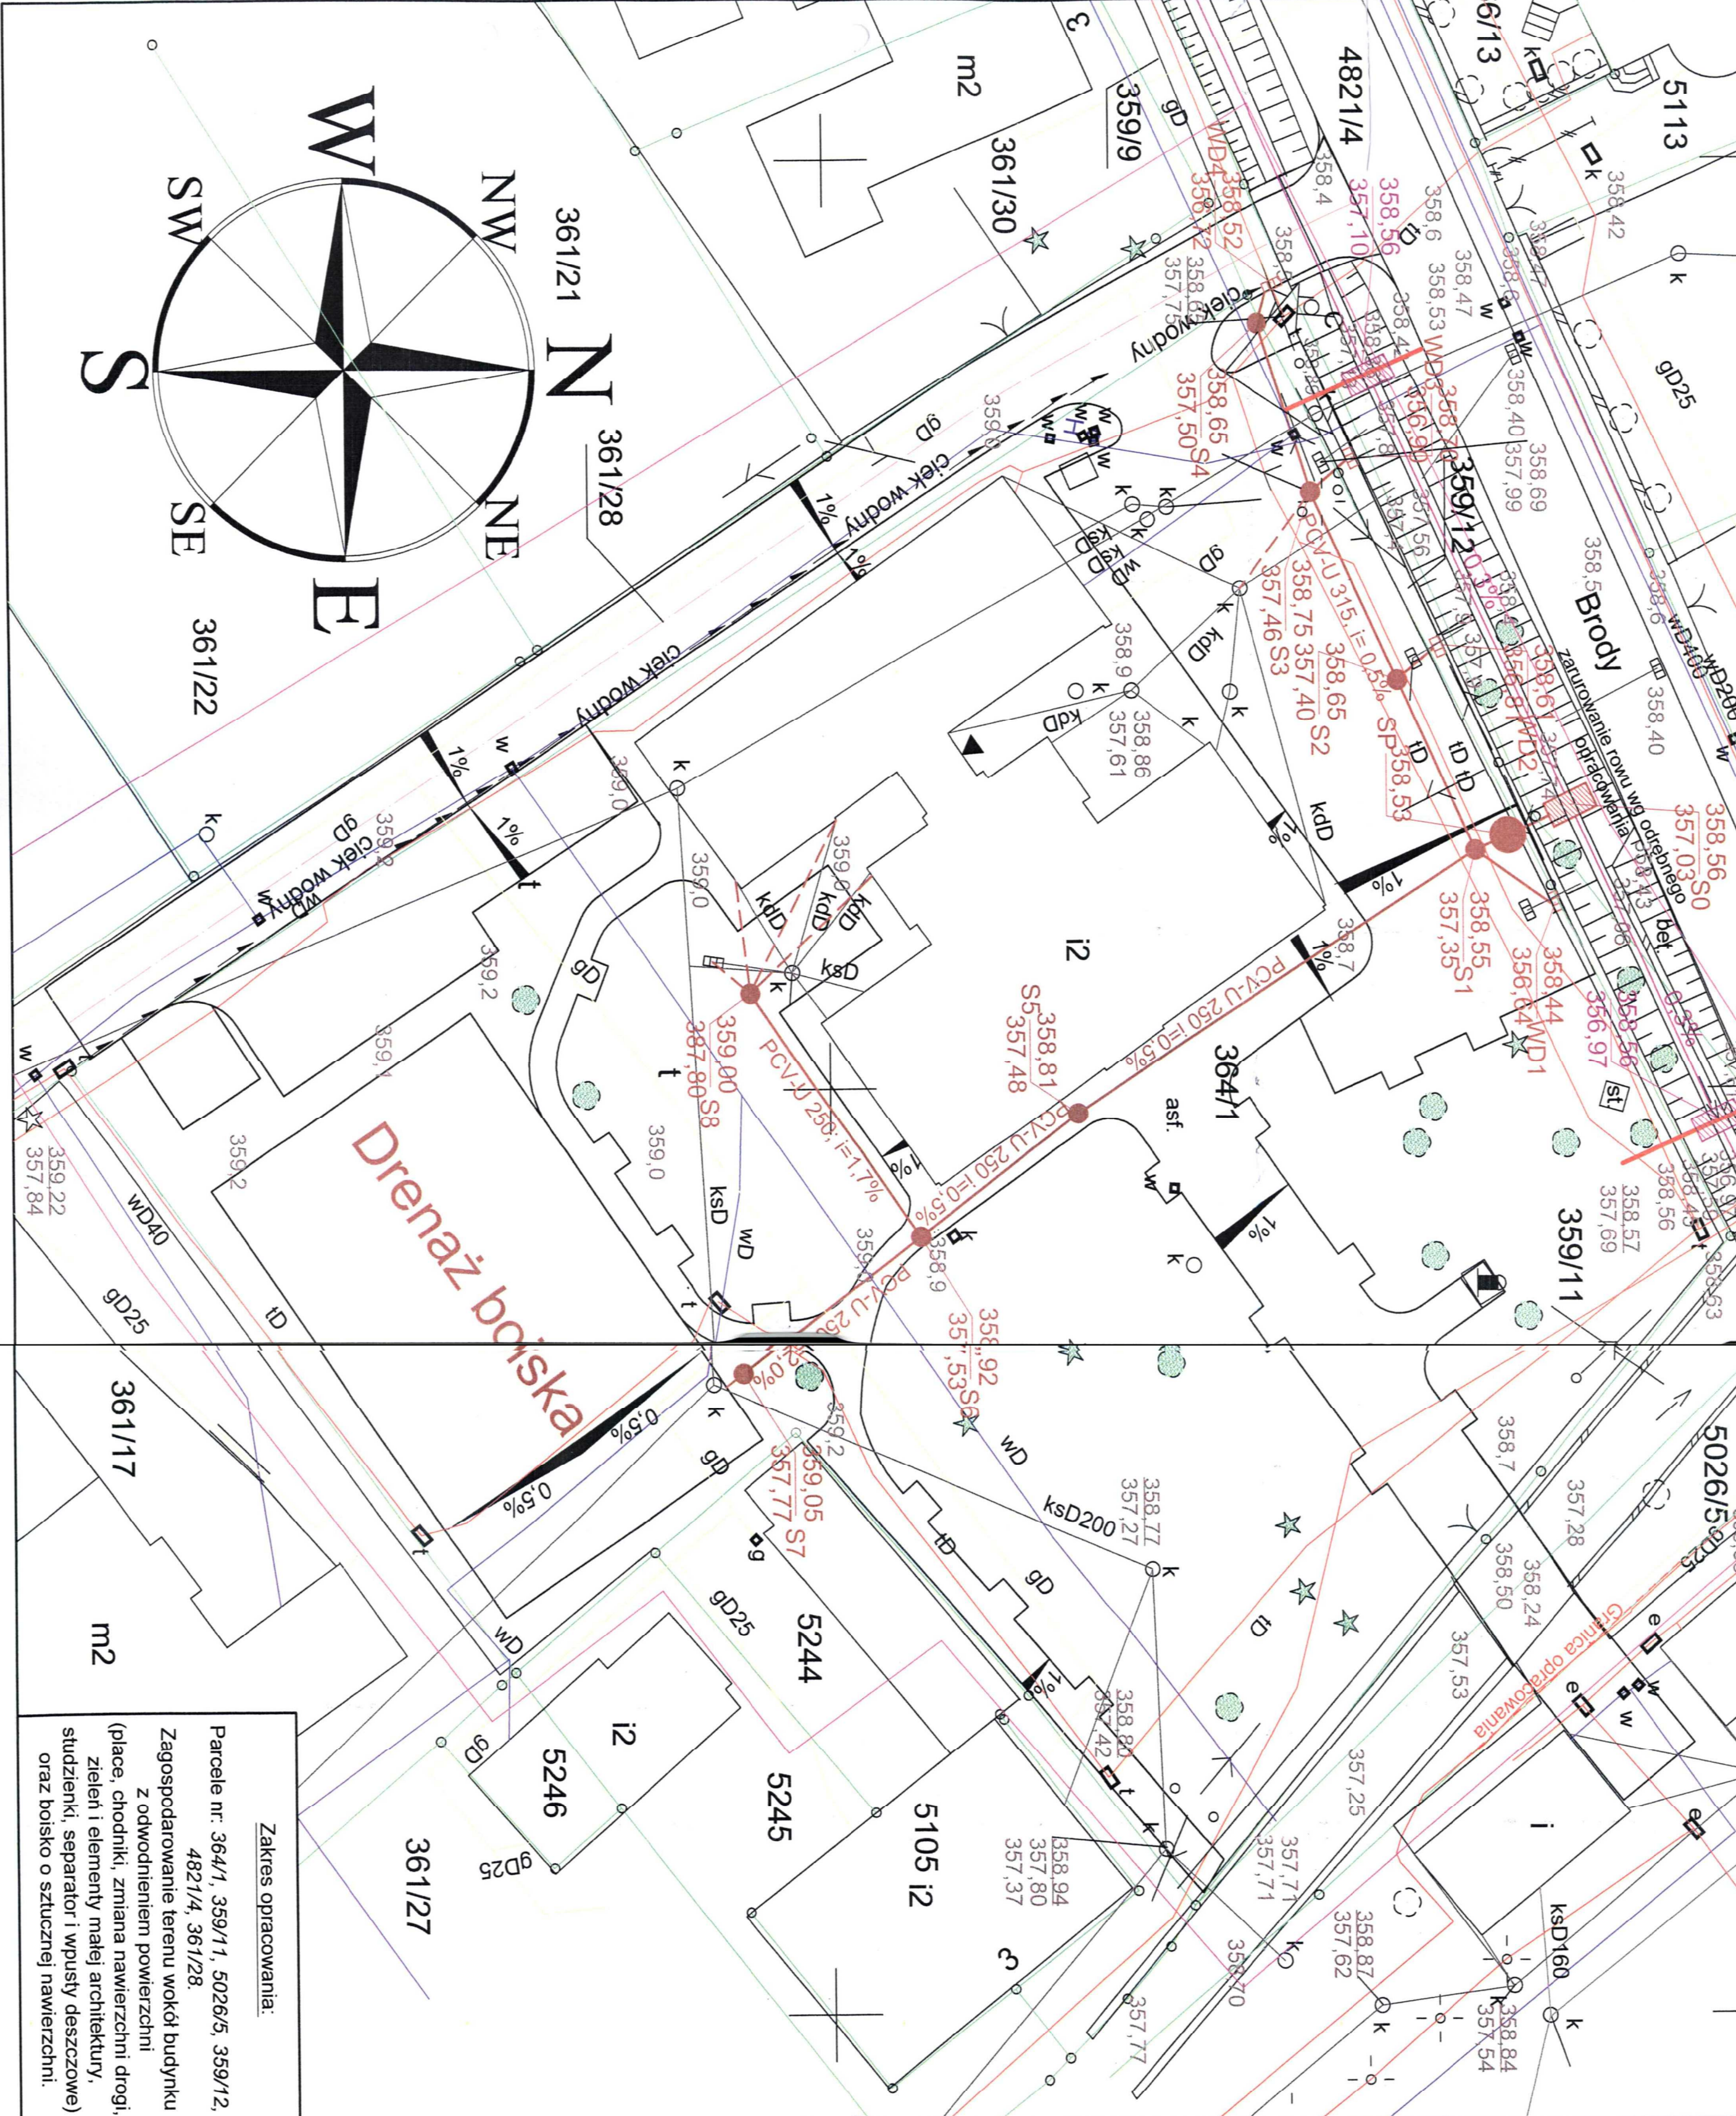

LOKALIZACJA:

Województwo:	śląskie
Powiat:	cieszyński
Gmina:	Ustron
Obręb:	364/1, 359/11, 5026/5, 359/12, 4821/4, 361/28
Parcelle:	364/1, 359/11, 5026/5, 359/12, 4821/4, 361/28
Ulica:	Rynek
Sekcja:	541.431.0223

LEGENDA:

	Isln. wodociąg
	Isln. gazociąg
	Isln. sieć teletechniczna
	Isln. sieć energetyczna
	Proj. kanalizacja deszczowa.
	Zakres aktualizacji mapy
	Granicie działek
	Proj. przepięcie odprowadzenia wód z dachu budynku do nowej kanalizacji
	Projektowane wpusły deszczowe (4 szl.)
	Projektowane studnie kanał (6 szl.)
	Projektowana studnia na zaturowanym wgr odrębnego opracowania rowie (1 szl.)
	Projektowany separator sybstancji ropopochodnych (1 szl.)
	Projektowane wgr innego opracowania studnie na zaturowanym rowie

Projektuje się włączenie nowej kanalizacji deszczowej poprzez zabudowanie studni S0 na zaprojektowanym w ramach oddzielnego opracowania (pn. "Remont odcinka ul. A. Brody") zaturowanego rowu. Projektantem ww. zadania jest firma HADA S. C. Antoni Dyda, Anna Hanna Dyda 43-450 Ustron, ul. Daszyńskiego 19 (data opracowania: listopad 2009 r.)

UMAGI. Ciek wodny wzdłuż drogi wykonac poprzez obniżenie dwóch rzędów kostki granitowej czarnej o 2 cm. Krawężniki wzdłuż drogi wykonac jako najczystej, wtopiony. Szczegół wykonania ciek w wodnego przedstawia rys. nr 4 "Przekroje".

Ilość odprowadzanych wód opadowych projektowaną kanalizacją deszczową: 23,51 [l/s]

Przebudowę wodociągu i kanalizacji należy wykonac wg odrębnego opracowania.

Pro-Admini S. A. ul. Rynek 1, 43-450 Ustron

Projektant (odwodnienie)	Tomasz Smetana-Gruska	mgr inż.	10/08/4
Asystent projektanta	inż. Lukasz Trzypacz		
Nazwa opracowania	Projekt zagospodarowania terenu wokół budynku z odwodnieniem w Ustroniu, Rynek 4		
Investor	Gmina Ustron		
Nazwa rysunku	Projekt kanalizacji deszczowej		