


rów melioracyjny R-9

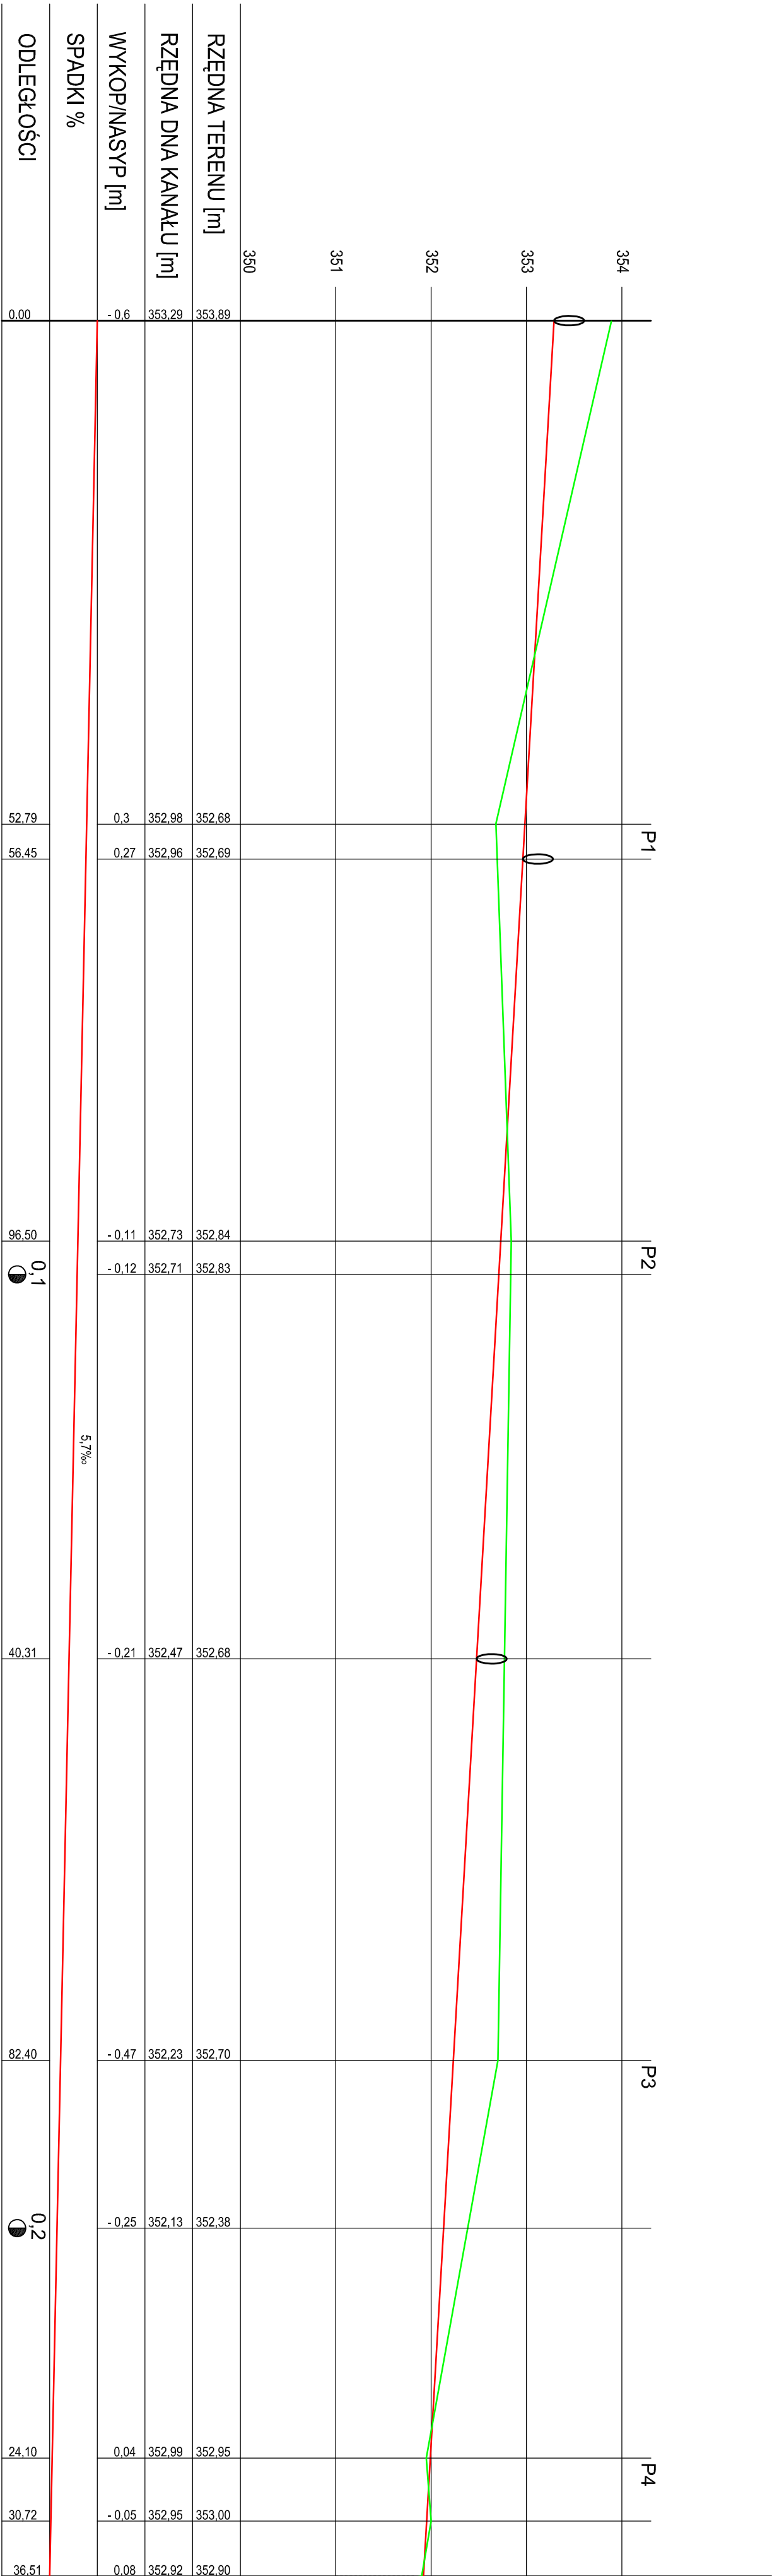

Pro-Admini S. C.

43-410 Zebrydowice, ul. Kopanowskiego 46

Imię i Nazwisko

Nr upr.

Podpis

mgr inż.

Alina Kopiec-Zajęc

101/84

Asystent projektanta

inż. Bożena Merkel

---

Nazwa opracowania

Konsepja projektu odwodnienia ul. Cieszyńskiej w Ustroniu

Data: 05.2011r

Inwestor

Miasto Ustroń, ul. Rynek 1, 43-450 Ustroń

Skala: 1:50/500

Nazwa rysunku

Projekt zagospodarowania terenu

Numer rys. 2