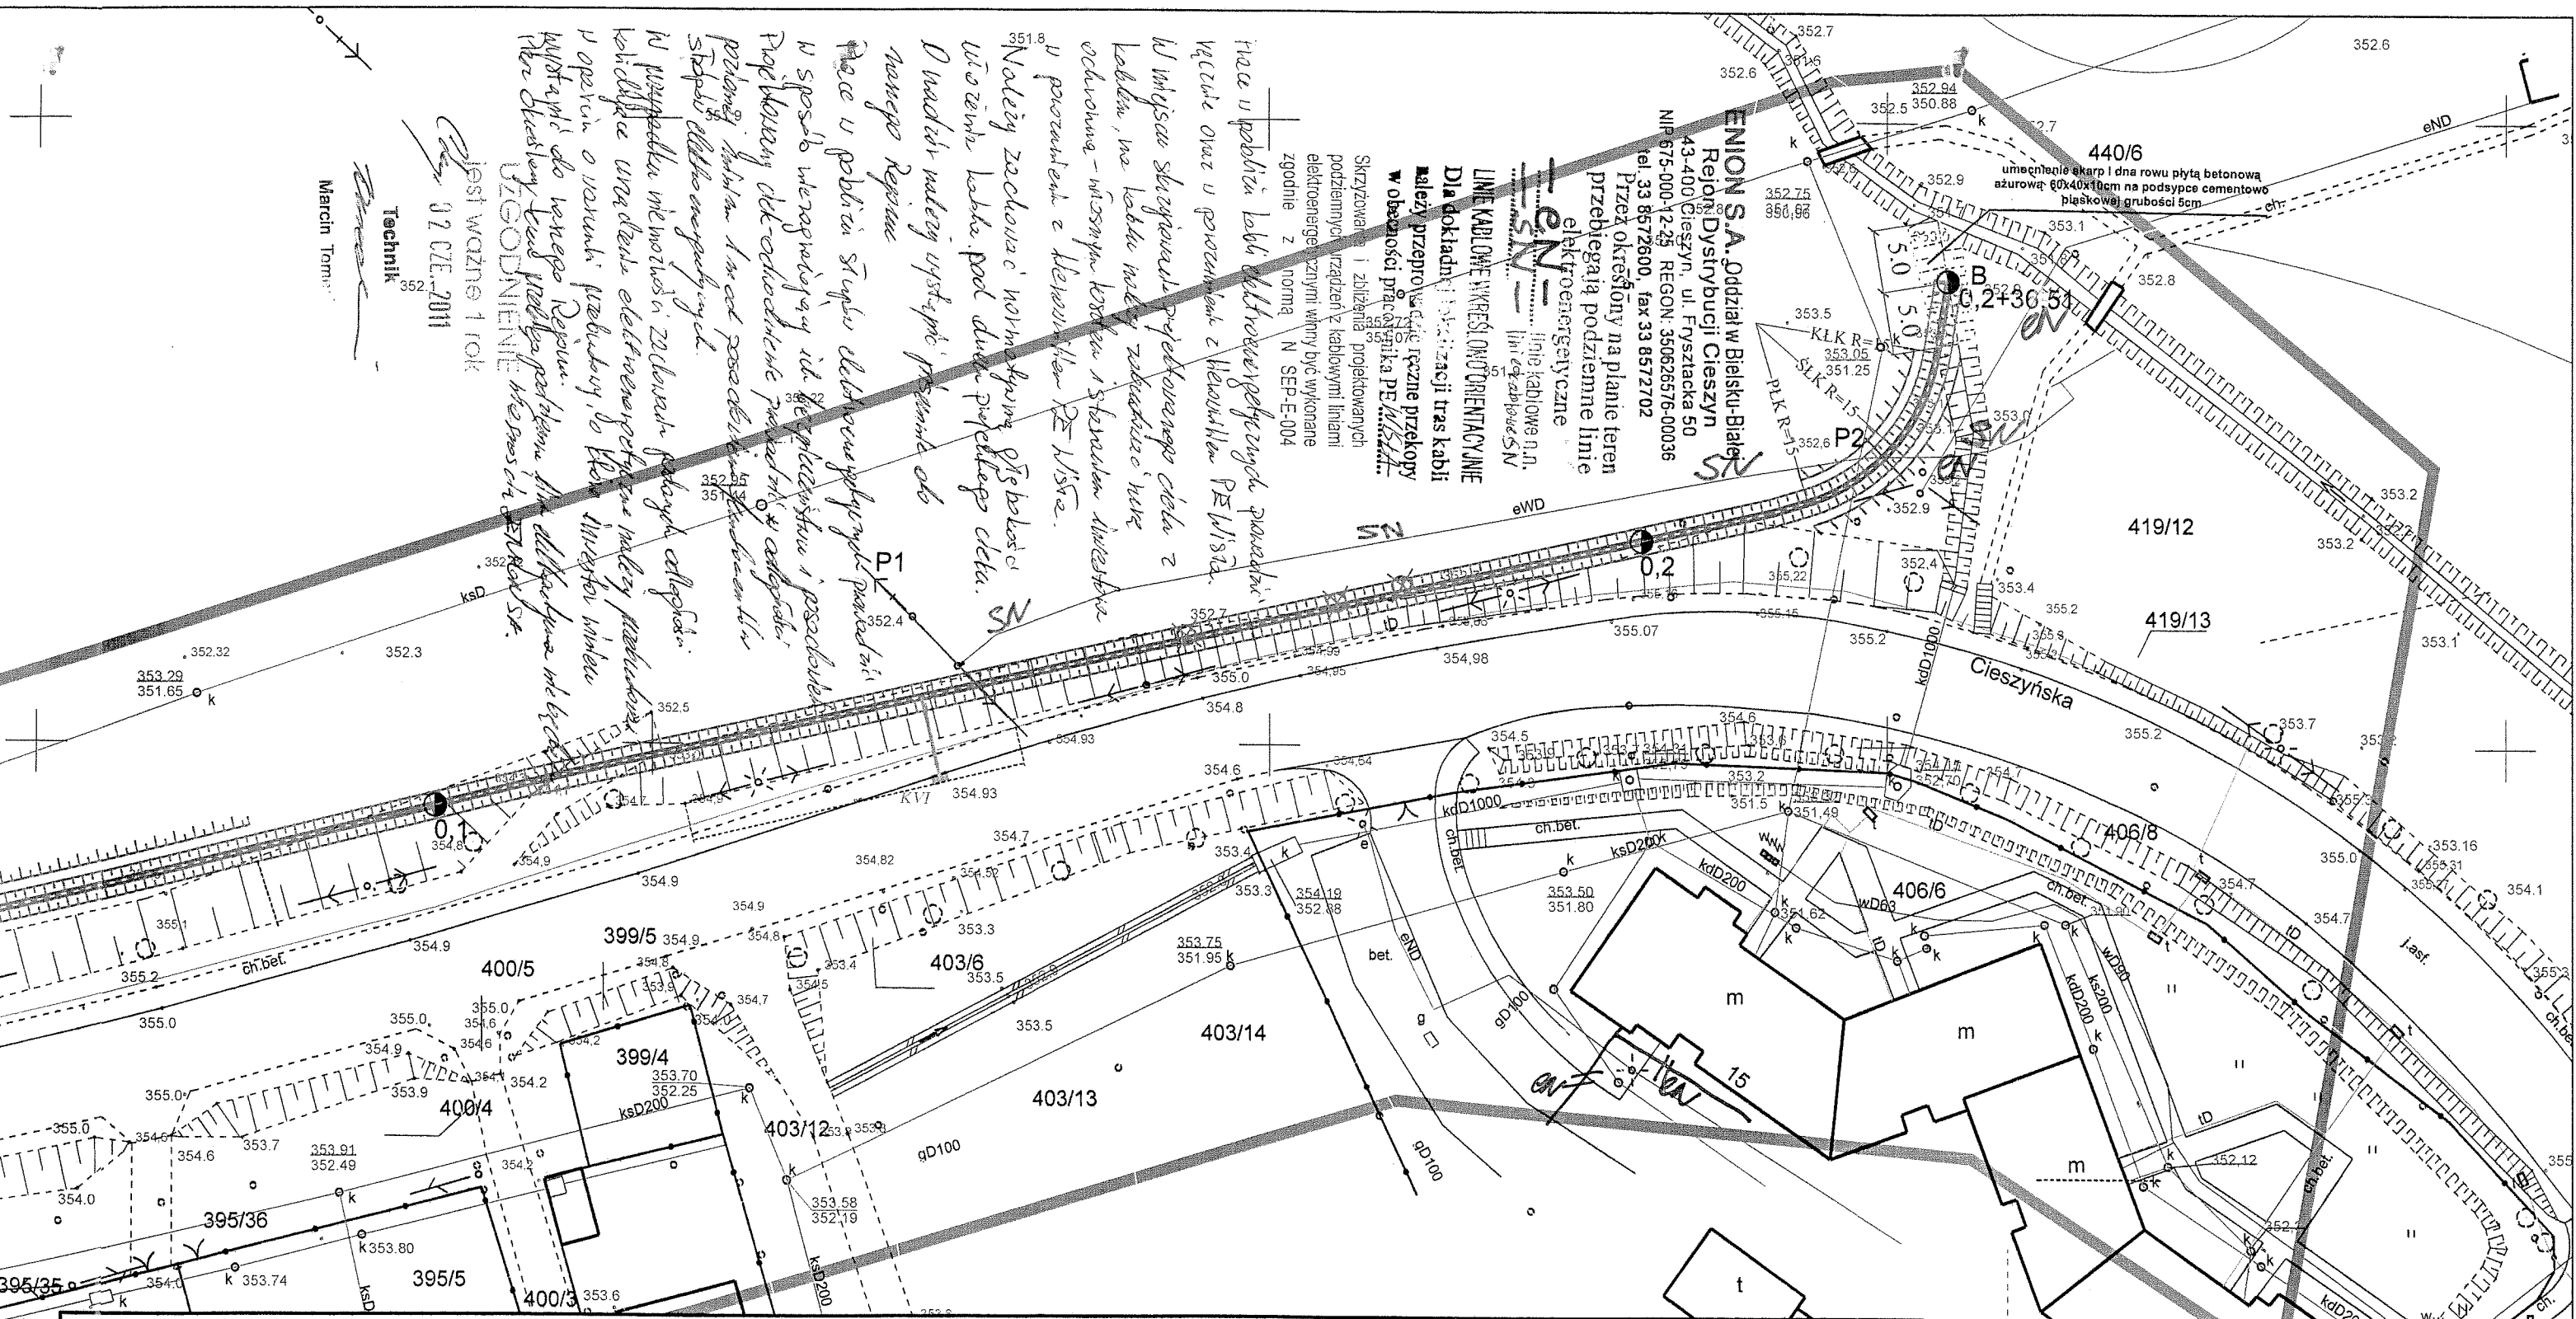


LOKALIZACJA:

WOJEWÓDZTWO: śląskie
POWIAT: cieszyński
MIASTO: Ustroń
OBRĘB: Ustroń
ULICA: Cieszyńska
KERG: 2-96/11
SEKCJA UKŁ. 1965 541.413.2233, 2234, 541.431.0211

LEGENDA:

- ciek betonowy
- Projektowana kanalizacja deszczowa
- K I - KVII wpusty ściekowe
- D1-D2 projektowane studnie kanalizacyjne
- projektowane skarpy
- Zakres opracowania
- Zakres opracowania
- ⊗ wycięte drzewa

**pro
admini**

Pro-Admini S. C.
 43-410 Zebrzydowice, ul. Kołhanowskiego 46

Projektant	Imię i Nazwisko	Nr upr.	Podpis
mgr inż. Alina Kopiec-Zajac	mgr inż. Alina Kopiec-Zajac	101/84	
Asystent projektanta	inż. Bożena Merkel	—/—	
Nazwa opracowania	Projekt odwodnienia ul. Cieszyńskiej w Ustroniu		Data: 03.2011r
Inwestor	Miasto Ustroń, ul. Rynek 1, 43-450 Ustroń		Skala: 1:500
Nazwa rysunku	Projekt zagospodarowania terenu		Numer rys. 1