


30	Zmywalnia naczyń stołowych	m ² 10,20	22	Węzeł sanitarny personelu
31	Kredens	3,40	24	Mag. gospodarczy ze schowkiem
razem		13,60	25	Pom. do przepierek

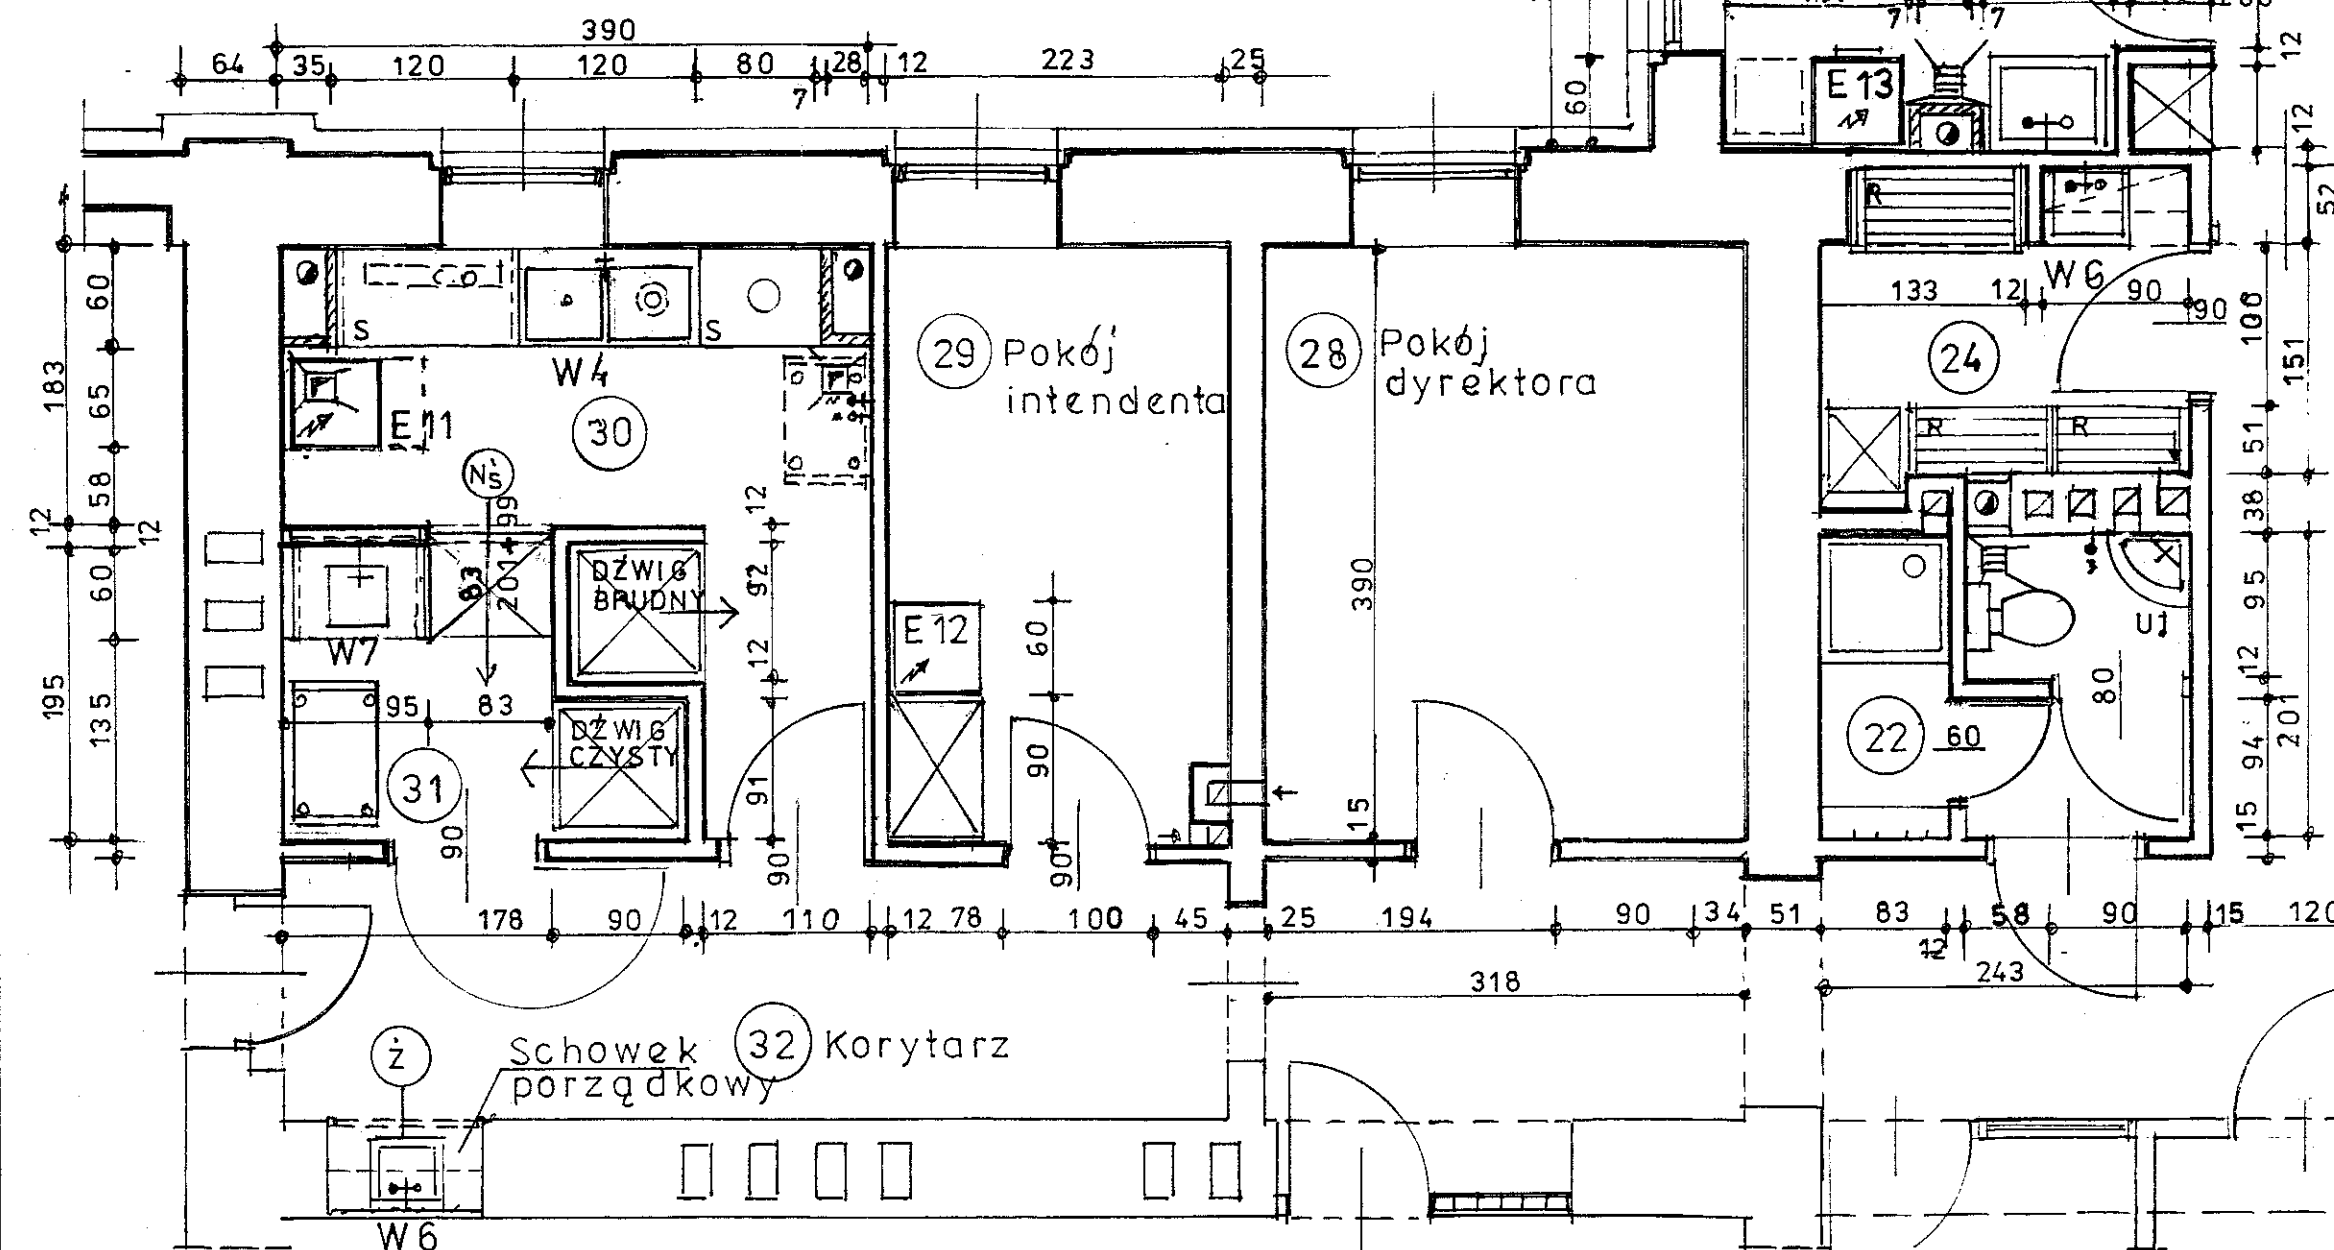

Uwagi:
W4 -Zamontować rozdrabniacz odpadków i napełniacz ze spryskiwaczem - LO 339
W6 -Dno komory zawiesić na poz.+ 0,45m od posadzki
Specyfikacja mebli patrz opis-karty pomieszczeń.

technologia - rzut piętra 1:50

nr. na rys.	typ katalogowy	nazwa	wymiary w mm szer. głęb. wys.			moc w kW	napięcie
E 11	QUATRO QT/82 istniejąca	Zmywarka do naczyń na podstawie	600	600	850	6,75	400V 3N 50Hz, 16A
E 12	U91KTSa16KPL	Lodówka na próbki żywn.	500	620	850	0,6	kWh/24h
E 13	ARETUZA	Pralka istn.	600	600	850		230 V
E 14	METRIX	Prasowalnia istniej.	700	250	270		230 V
E 15	gniazdko	na żelazko					230 V
E 16	"	na maszynę do szycia					230 V
Uwaga: temperatura wody zasilającej zmywarkę 5-50°C, ciśnienie wody 200-450 KPa							
ZLEWOZMYWAKI							
W 4	LO 402	Basen dwukomorowy	1200	600	850	głęb. komory 400	
W 6	LO 407	Zlewozmywak 1-kom.	500	500	350	ścienny	
W 7	DM-P-3270/C	Stół ze zlewem	900	600	375	podwieszany	

TERMOMODERNIZACJA, NADBUDOWA, ORAZ REMONT DACHU BUDYNKU PRZEDSZKOLA NR 4
W USTRONIU - HERMANICACH, UL. WIŚNIOWA 13

Projekt budowlany:	TECHNOLOGIA POM. ZESPOŁU ŻYWIENIA		Skala:	1:50
	RZUT PIĘTRA		Data:	08.2007
Branża technologiczna:	Projektował:	mgr inż. arch. Maria Bańska	298/80	<i>dr. Bańska</i>
	Sprawdził:	mgr inż. arch. Maria Tomaszewska	603/81	<i>dr. Tomaszewska</i>
PRO INVEST			Nr projektu:	032
OBSŁUGA INWESTYCJI BUDOWLANYCH			Nr rysunku:	2T
ul. Powstańców Śląskich 4c/5 43-246 Strumień tel./fax 033 857 00 51				

y w mm	moc	napięcie
700	24,5	NPE230V50Hz
580	5,5	R 3/4 "
700	16,0	R 1/2 "
700	9,0	3NPE 230/400 V 50 Hz
700	17,3	"
600	0,14	230 V
260	0,45	"
195	0,45	"
420	0,55	3N-PE 400V 50 Hz
600	0,10	230 V
600	0,14	230 V
600	0,07	"
460	0,05	"


dzienienia instalacji.
inansowych.
zostalego wyposazenia
kartach pomieszczen.

Nr na rys.	typ katalogowy	nazwa	wymiary w mm szer. głeb. wys.	producent
W 1	DM-P-3202/P	Stół ze zlewem, szafka i półką	1000 600 850	DORA-METAL
W 2	DM-F-3212	Stół z dwoma zlewami i półką	1000 600 850	"
W 3	istniejący	Basen dwukomorowy	1500 600 850	
W 4	LO 402	Basen dwukomorowy	1200 600 850	LOZAMET
W 5	DM-P-3270/L	Stół ze zlewem powieszany	1200 600 375	DORA-METAL
W 6	LO 407	Zlewozmywak 1-komorowy ścienny	500 500 350	LOZAMET
U 1	nr62732	Umywalka narożna z otworem	350 450	KOŁO
U 2	nr61751	Umywalka j.w.	500 630	"
U 3	nr62145	Umywalka z otworem	450 330	"
SK1	nr63202	Urządzenie kompaktowe narożne		"
-	wg proj. instalacji	brodzik i kabina półokrągła	800 800	

Uwagi :-Przy basenach W3 i W4 zamontować rozdzielniacze odpadków

- Przy basenie W3 -zamontować napełniacz ze spryskiwaczem (LO 339)
- Dno komory zlewozmywaków ściennych (W 6) zawiesić na poziomie +0,45m powyżej posadzki.
- Płytę stołu powieszanego ze zlewem (W 5) zawiesić na poziomie +0,90m powyżej posadzki.
- Pozostałe urządzenia sanitarne w obiekcie wg projektu instalacji wod.-kan.

Przed zamówieniem wyposażenia sprawdzić wymiary w świetle wyprawy ścian na budowie.W wypadku uzyskania mniejszego światła skontaktować się z projektantem technologii.

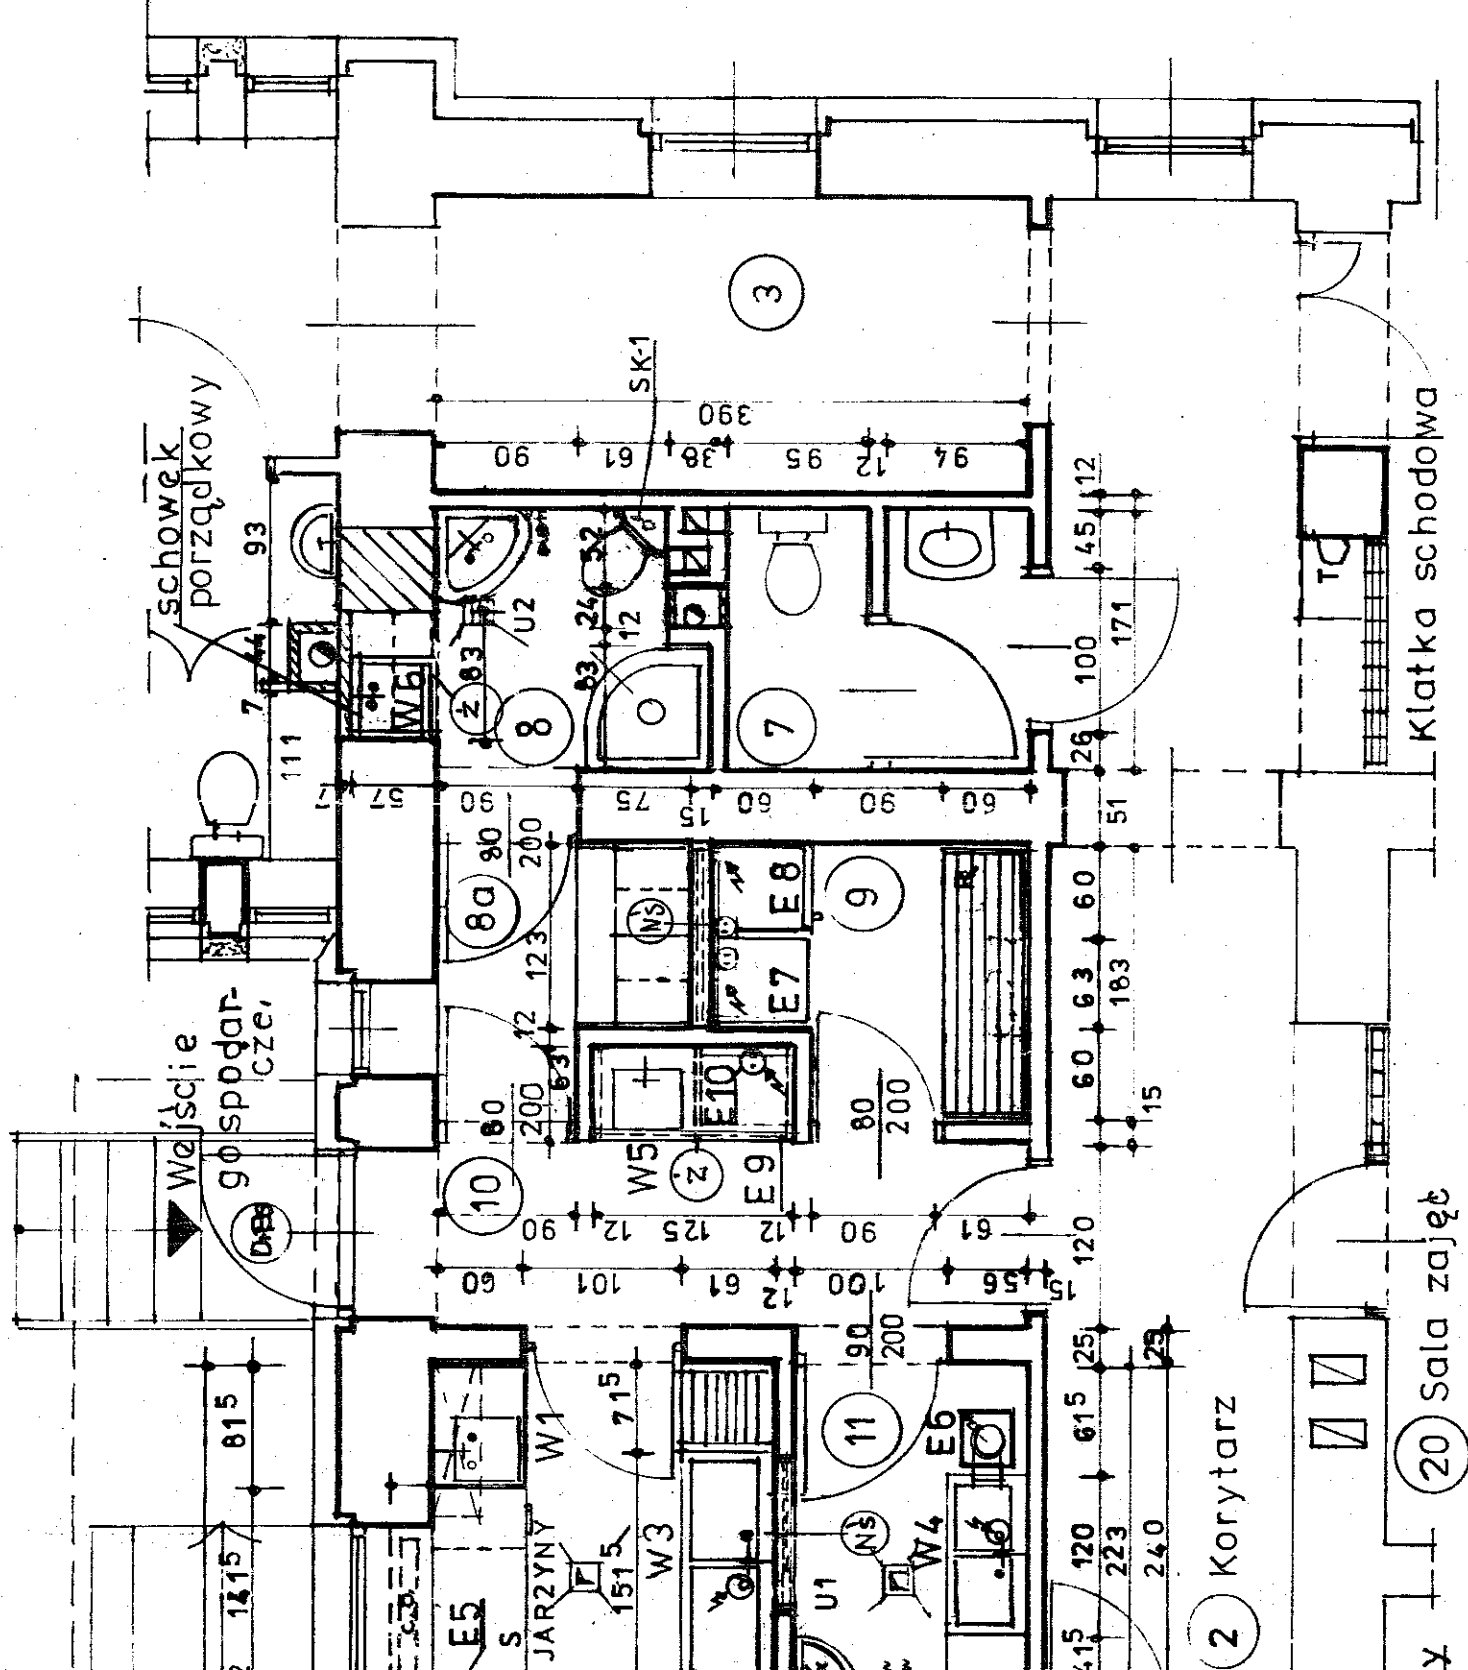

ermanice - rzut parteru 1:50

Projekt budowlany:		Branża technologiczna:	
Technologia POM. ZESPOŁU ŻYWIENIA		Projektował: mgr inż. arch. Maria Bańska	
W USTRONIU - HERMANICACH, UL. WIŚNIOWA 13		Sprawdził: mgr inż. arch. Maria Tomaszewska	
TERMOMODERNIZACJA, NADBUDOWA, ORAZ REMONT DACHU BUDYNKU PRZEDSZKOLA NR 4		ul. Powstańców Śląskich 4c/5	
Skala: 1 : 50		43-246 Strumień	
Data: 08.2007		tel./fax 033 857 00 51	
Nr projektu: 298/80		OBSTĘGA INWESTYCJI BUDOWLANEJ	
Nr rysunku: 603/81			
11			

zestawienie pomieszczeń:

nr	nazwa	m ²
8a	Szatnia personelu	2,55
8	Kazienka + schowek porządkowy	2,70 0,50
9	Magazyn podręczny	3,50
10	Korytarz gospodarczy + stanowisko sterylizacji i magazynowania jajek	4,70 0,90
11	Obieralnia ziemniaków i warzyw	3,50
12	Kuchnia - przygotowalnia i stanowisko zmywania naczyń kuchennych	11,00
13	Kuchnia - obróbka termicz.	10,10
14	Kuchnia zimna + kredens	3,90
15	Zwrot brudnych naczyń stołowych	2,40
	razem	45,65

oznaczenia:


E 1-E 10	Urządzenia elektryczne
W 1-W 5	Stoły zlewowymwakowe
W 6	Zław w schowkach
G 1-G 2	Urządzenia gazowe

	Szafy wiszące
	Regały U 1-3 Umywalki
	Stoły robocze
	Szachty instalacyjne Zawoły ze złączką do węża
	Wpusty podłogowe
	Kratki ściekowe

zestawienie urządzeń:

nr rys.	typ katalogowy	nazwa urządzenia	wymiary w mm			moc w kw	nap. prz. gaz
			szer.	głęb.	wys.		
G 1	700.KGZ-4MA/PG1	Kuchnia gazowa z piekarnikiem gazowym	800	700	850	24,5 5,5	NPE R 3
G 2	000.TGZ-5	Taboriet gazowy dwu-palnikowy	1160	580	440	16,0	R 1
E 1	700.PE-03	Patelnia elektryczna	800	700	850	9,0	3NPE 400
E 2	700.KE-4C/PE-1	Kuchnia elektryczna ceramiczna z piekarnikiem elektrycznym	800	700	850	17,3 5,4	
E 3	n.p. Amica	Chłodziarko zamrażarka	598	600	1772	0,14	230
E 4	KU2-1	Napęd wieloczynnościowego robota kuchennego	360	260	450	0,45	"
E 5	AL2-1	"	310	195	250	0,45	"
E 6	OZO-1.1.	Obieraczka do ziemniaków z osadnikiem	420	420	1040	0,55	3N-
E 7	ARDO	obierzyn - przyłącze wody - G 3/4", spust ø 50					
E 8	"	Zamrażarka szufladowa 281 kWh/rok /istn./	500	600	850	0,10	230
E 9	U91 KTs 1414	Chłodziarko-zamrażarka 281 kWh/rok /istn.	510	600	1560	0,14	230
E 10	NB - 2	Chłodziarka podblatowa 184	500	600	820	0,07	"
E		Naświetlacz bakterio-bójczy do jajek	184	460	380	0,05	"
P		telefon					

- Uwagi: 1. Dla urządzeń nr E 4, E 5 i E 3 wykonać podłączenia instalacji.
2. Zakup urządzeń - zależy od możliwości finansowych.
3. Specyfikacja mebli gastronomicznych i pozostałego wyposażenia technologicznego - podana w opisie - na kartach pomieszczeń

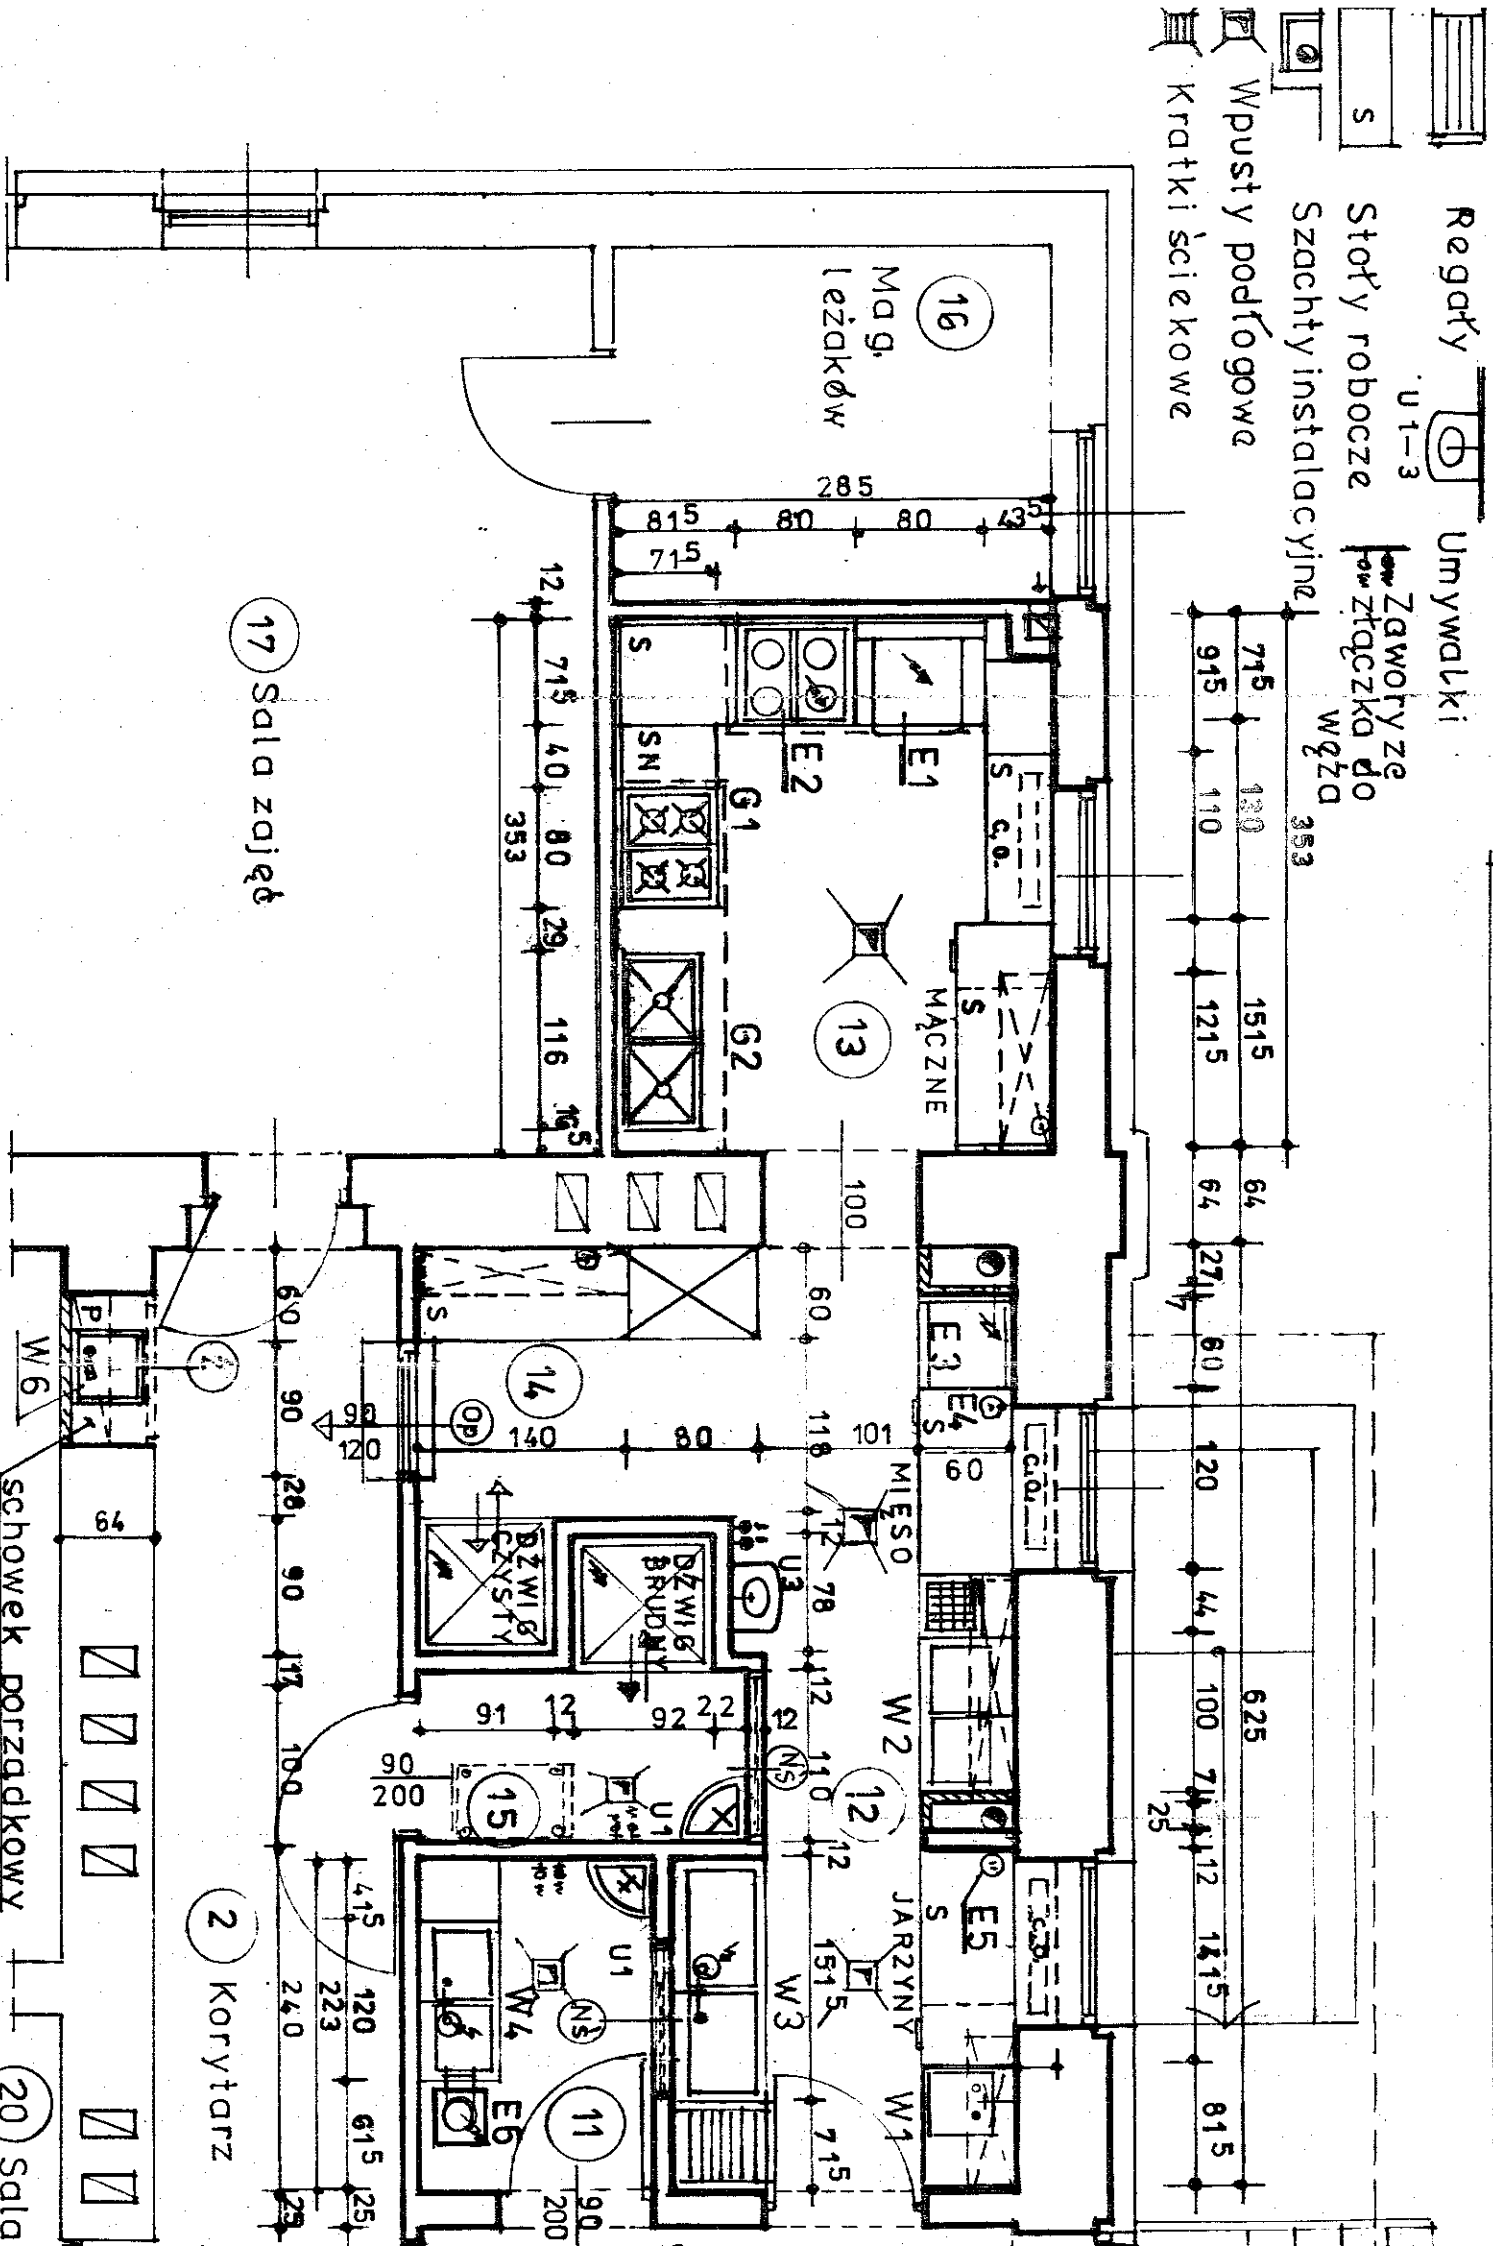

Technologia zespołu żywienia w przedszkolu nr 4 - Ustroń-Hermanice - rz