


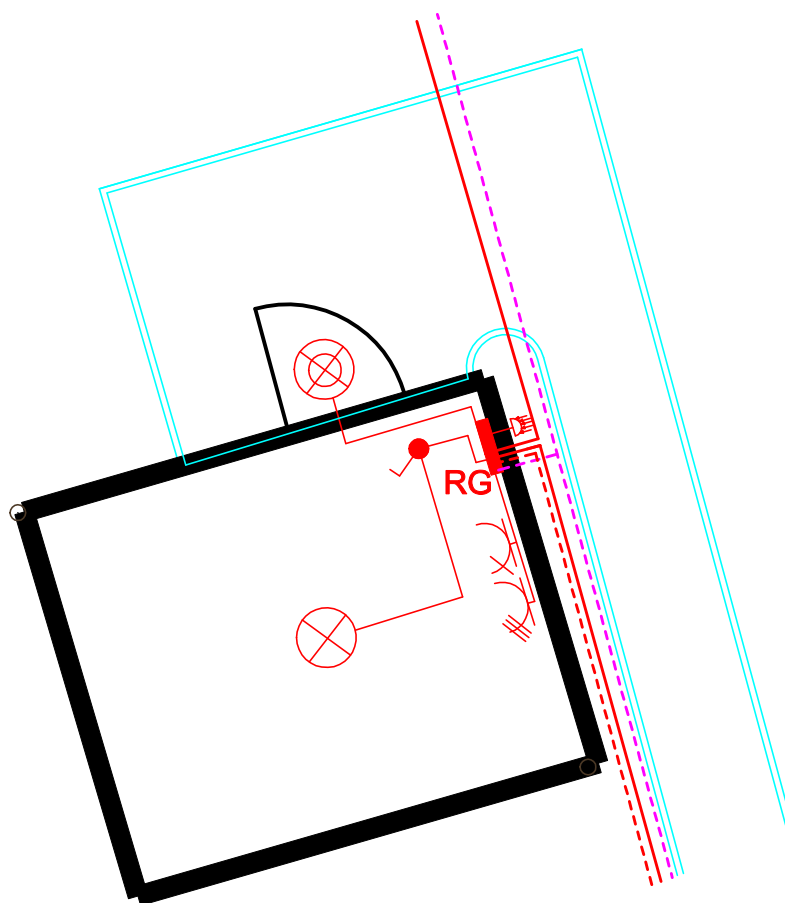

OZNACZENIA

- RG** rozdzielnia obwodowa 2x12mod. pt.
- kabel zasilający z rozdzielni sali gimnastycznej - YKY 4x16mm²
- kabel zasilający lampy oświetlenia boiska - YKY 2x2,5mm²
- taśma uziemiająca FeZn 30x4 - do uziemienia podpiąć
- zacisk PE rozdzielni w budynku gospodarczym
- ⊗ gniazdo 230V 2x2P+Z, IP 43, pt.
- ⊗ gniazdo 400V 3P+N+Z, IP 43, nt.
- ⊗ oprawa sufitowa 1x60W
- ⊗ oprawa zewnętrzna naścienna 1x60W
- ⊗ element światłoczuły włącznika zmierzchowego
- łącznik oświetlenia 10A, pt.
- zasilanie gniazd 230V - przewody YDY 3x2,5mm²
- zasilanie gniazd 400V - przewody YDY 5x2,5mm²
- zasilanie oświetlenia - przewody YDY 3x1,5mm²
- przewody układać na tynku w korytkach instalacyjnych PCV

M.T. SOŁOWSCY - NADZÓR, KOSZTORYSOWANIE, PROJEKTOWANIE

PROJEKT BOISKA WIELOFUNKCYJNEGO PRZY S.P. NR 2 W USTRONIU;
DZIAŁKI NR 437/2, 437/3, 434/4

TEMAT:	INSTALACJA ELEKTRYCZNA W BUDYNKU GOSPODARCZYM	SKALA: 1 : 50	NR RYS. E-02
INWESTOR:	MIASTO USTRÓŃ	DATA: 04. 2012.	
PROJEKTOWAŁ:	mgr inż. PIOTR ZONTEK	UPR. NR : 87/98 B-B	PODPIS
SPRAWDZIŁ:	mgr inż. PAWEŁ PŁONKA	UPR. NR : 86/98 B-B	PODPIS