

ORYGINAŁ

"Zgodnie z art. 18 ustawy z dnia 17 maja 1989 r. Prawo geodezyjne i kartograficzne (t.j. z 2010 roku, Dz. U. Nr 193, poz. 1287 z późn. zm.) rozpowszechnianie, rozprowadzanie oraz reprodukcje w celu rozpowszechniania i rozprowadzania niniejszej mapy wymaga zezwolenia Starosty Cieszyńskiego"

STAROSTA CIESZYŃSKI

Wydział Geodezji, Kartografii i Katastru

Kopia z mapy zasadniczej

Postawiona się zgodność niniejszej mapy z oryginałem przyjętym do państwowego zasobu geodezyjnego i kartograficznego

w dniu pod nr

NINIEJSZA MAPA NIE MOŻE SŁUżyć DO CEŁÓW PROJEKTOWYCH

miejsce 352.61

skala 1:500

zam. 10.06.2013

dn. 15.07.2013

z up. STAROSTY

(podpis) 352.7


M.T. SOŁOWSCY - NADZÓR, KOSZTORYSOWANIE, PROJEKTOWANIE

SZKOŁA PODSTAWOWA NR 2 W USTRONIU - PRZEBUDOWA ISTNIEJĄCEGO POMIESZCZENIA GOSPODARCZEGO NA SZATNIE.

USTRON, dz. nr ew. budynku 4435; dz. nr 440/16


P.B. PRZEBUDOWY INSTALACJI CENTRALNEGO OGRZEWANIA I WENTYLACJI

TEMAT:	PLAN SYTUACYJNY	SKALA:	1:500	1
INWESTOR:	GINA USTRON, 43-450 USTRON RYNEK 1	DATA:	03.2013r.	
PROJEKTOWAŁ:	mgr inż. Józef Lichoń	upr.nr	146/90/B-B	
OPRACOWAŁ:	tech. Janusz Chmiel			

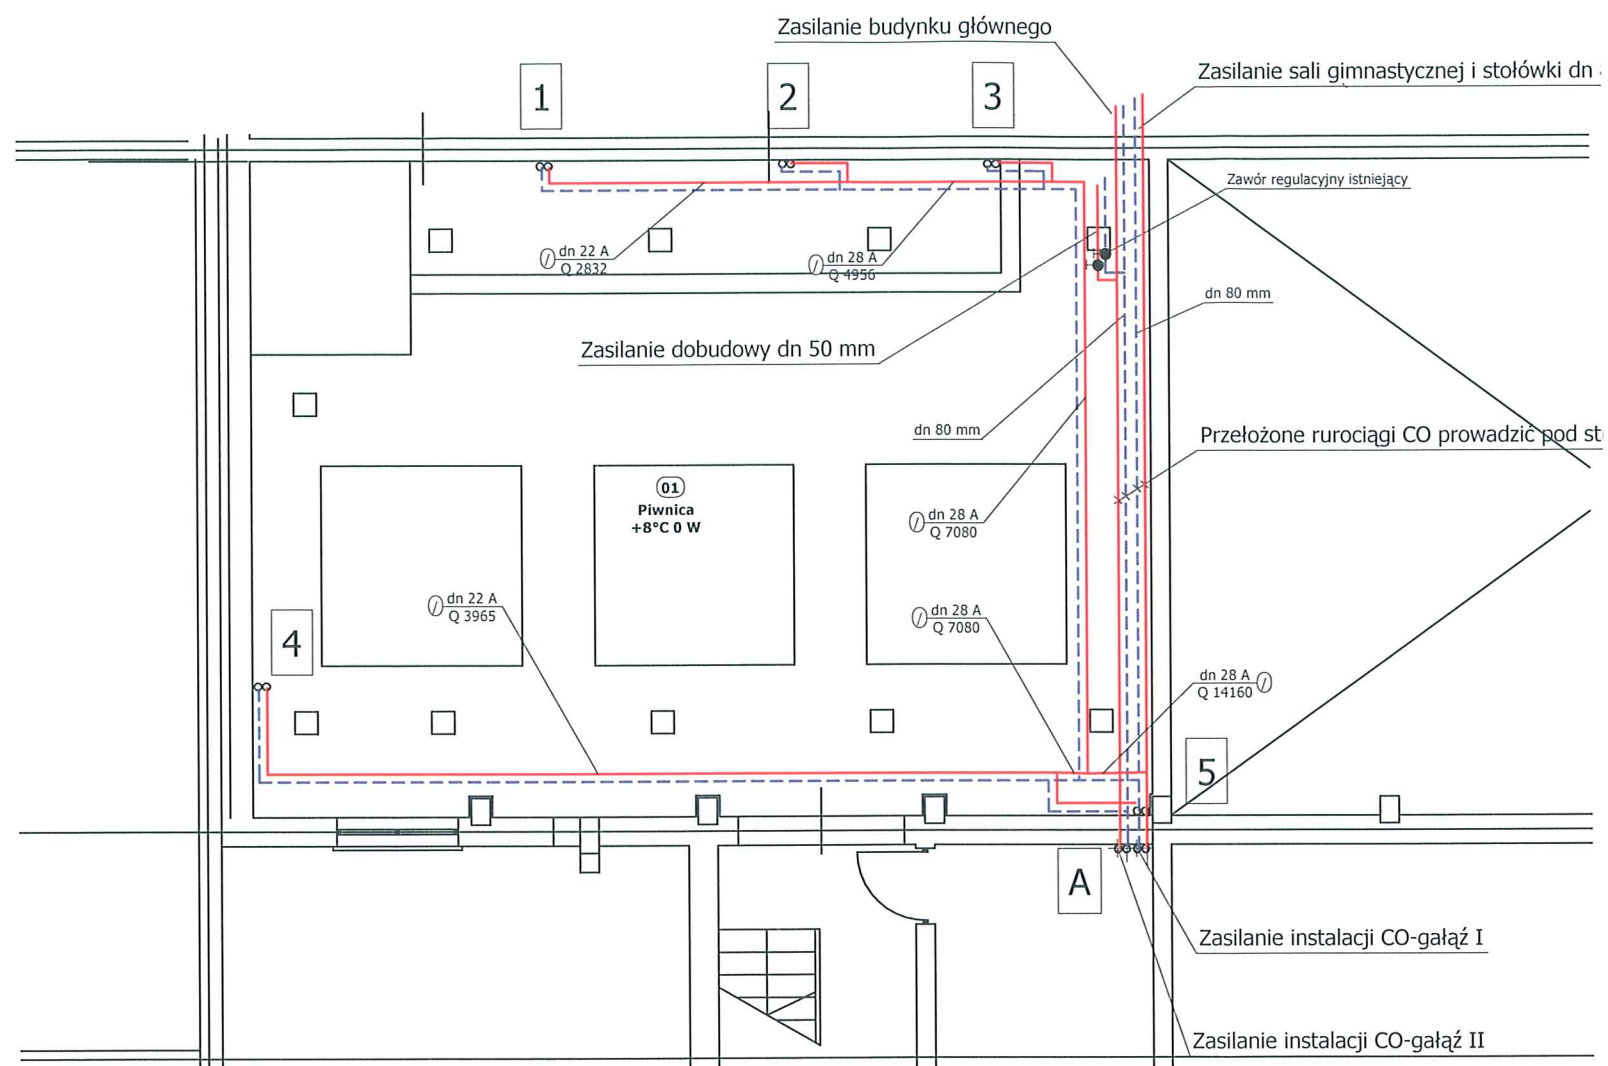


M.T. SOŁOWSCY - NADZÓR, KOSZTORYSOWANIE, PROJEKTOWANIE

SZKOŁA PODSTAWOWA NR 2 W USTRONIU - PRZEBUDOWA ISTNIEJĄCEGO POMIESZCZENIA GOSPODARCZEGO NA SZATNIE. USTRÓŃ, dz. nr ew. budynku 4435; dz. nr 440/16 P.B. PRZEBUDOWY INSTALACJI CENTRALNEGO OGRZEWANIA I WENTYLACJI			
TEMAT:	RZUT PIWNIC - instalacja c.o.	SKALA: 1:100	2
INWESTOR:	GINA USTRÓŃ, 43-450 USTRÓŃ RYNEK 1	DATA: 03.2013r.	
PROJEKTOWAŁ:	mgr inż. Józef Lichoń	upr.nr 146/90/B-B	
OPRACOWAŁ:	tech. Janusz Chmiel		

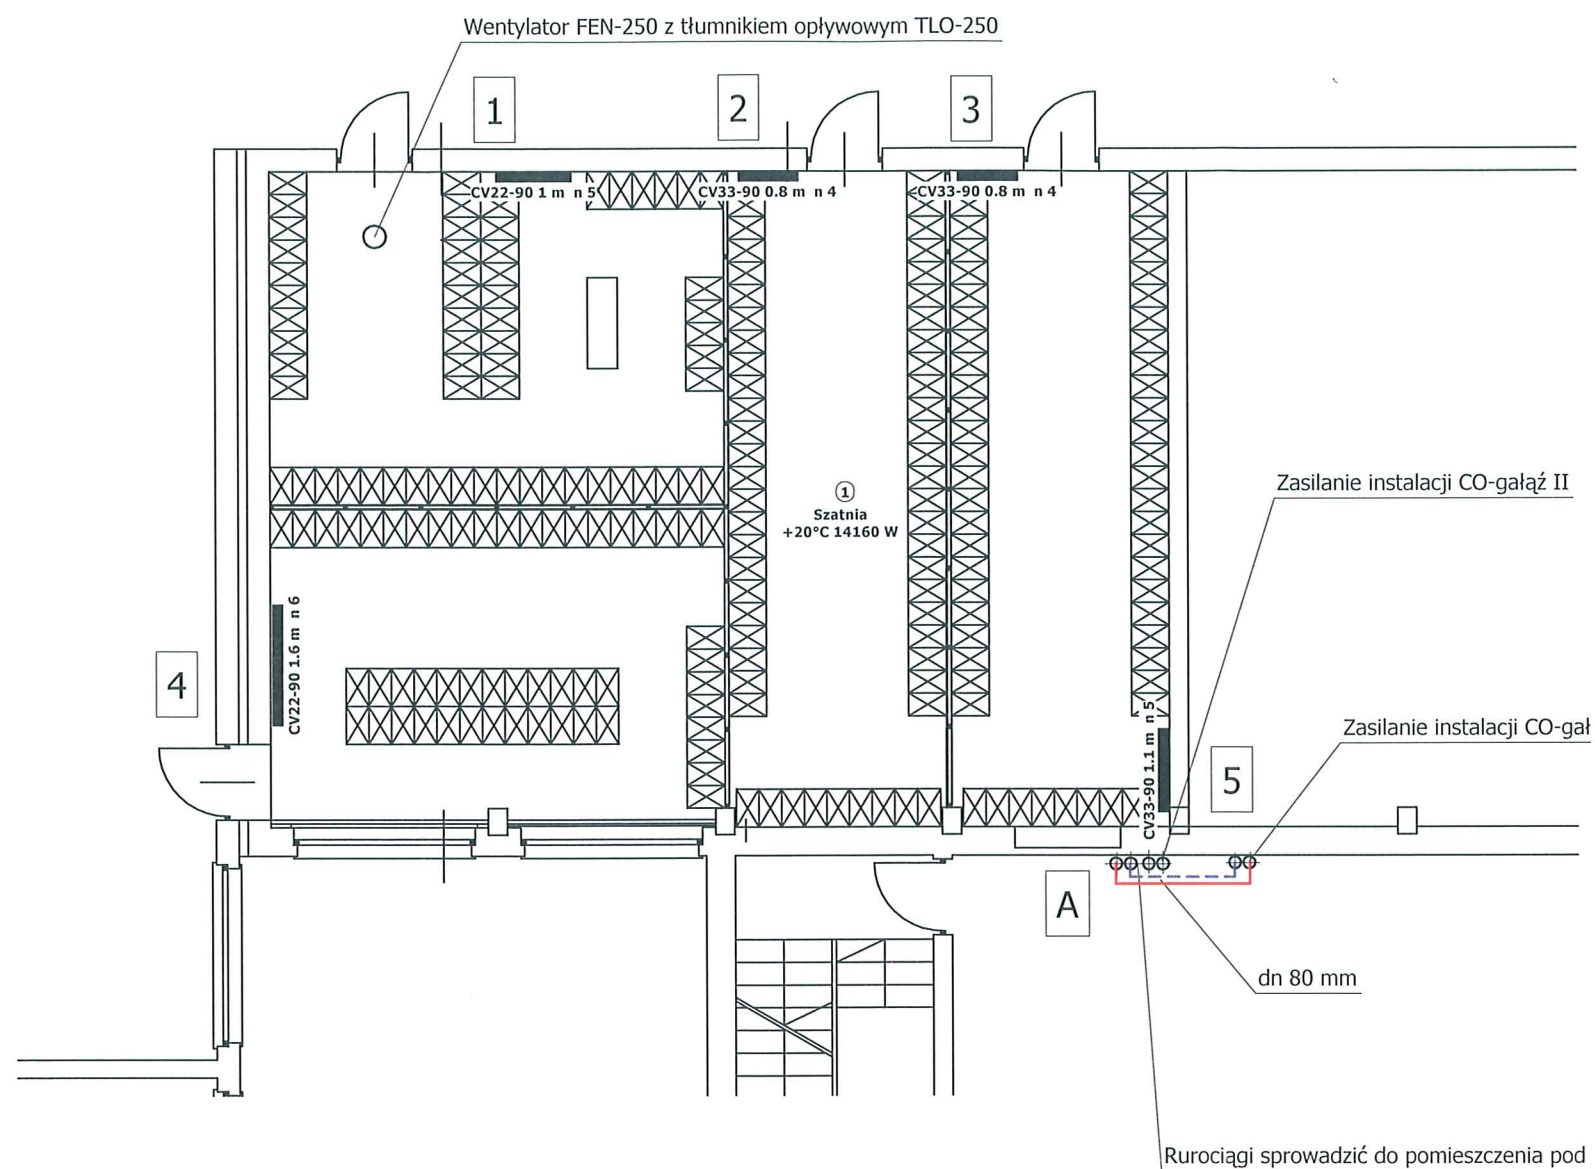

M.T. SOŁOWSCY - NADZÓR, KOSZTORYSOWANIE, PROJEKTOWANIE

SZKOŁA PODSTAWOWA NR 2 W USTRONIU - PRZEBUDOWA ISTNIEJĄCEGO POMIESZCZENIA GOSPODARCZEGO NA SZATNIE. USTROŃ, dz. nr ew. budynku 4435: dz. nr 440/16 P.B. PRZEBUDOWY INSTALACJI CENTRALNEGO OGRZEWANIA I WENTYLACJI			
TEMAT:	RZUT PARTERU - instalacja c.o.	SKALA: 1:100	NR RYS. 3
INWESTOR:	GMINA USTROŃ, 43-450 USTROŃ RYNEK 1	DATA: 03.2013r.	
PROJEKTOWAŁ:	mgr inż. Józef Lichoń	upr.nr 146/90/B-B	
OPRACOWAŁ:	tech. Janusz Chmiel		

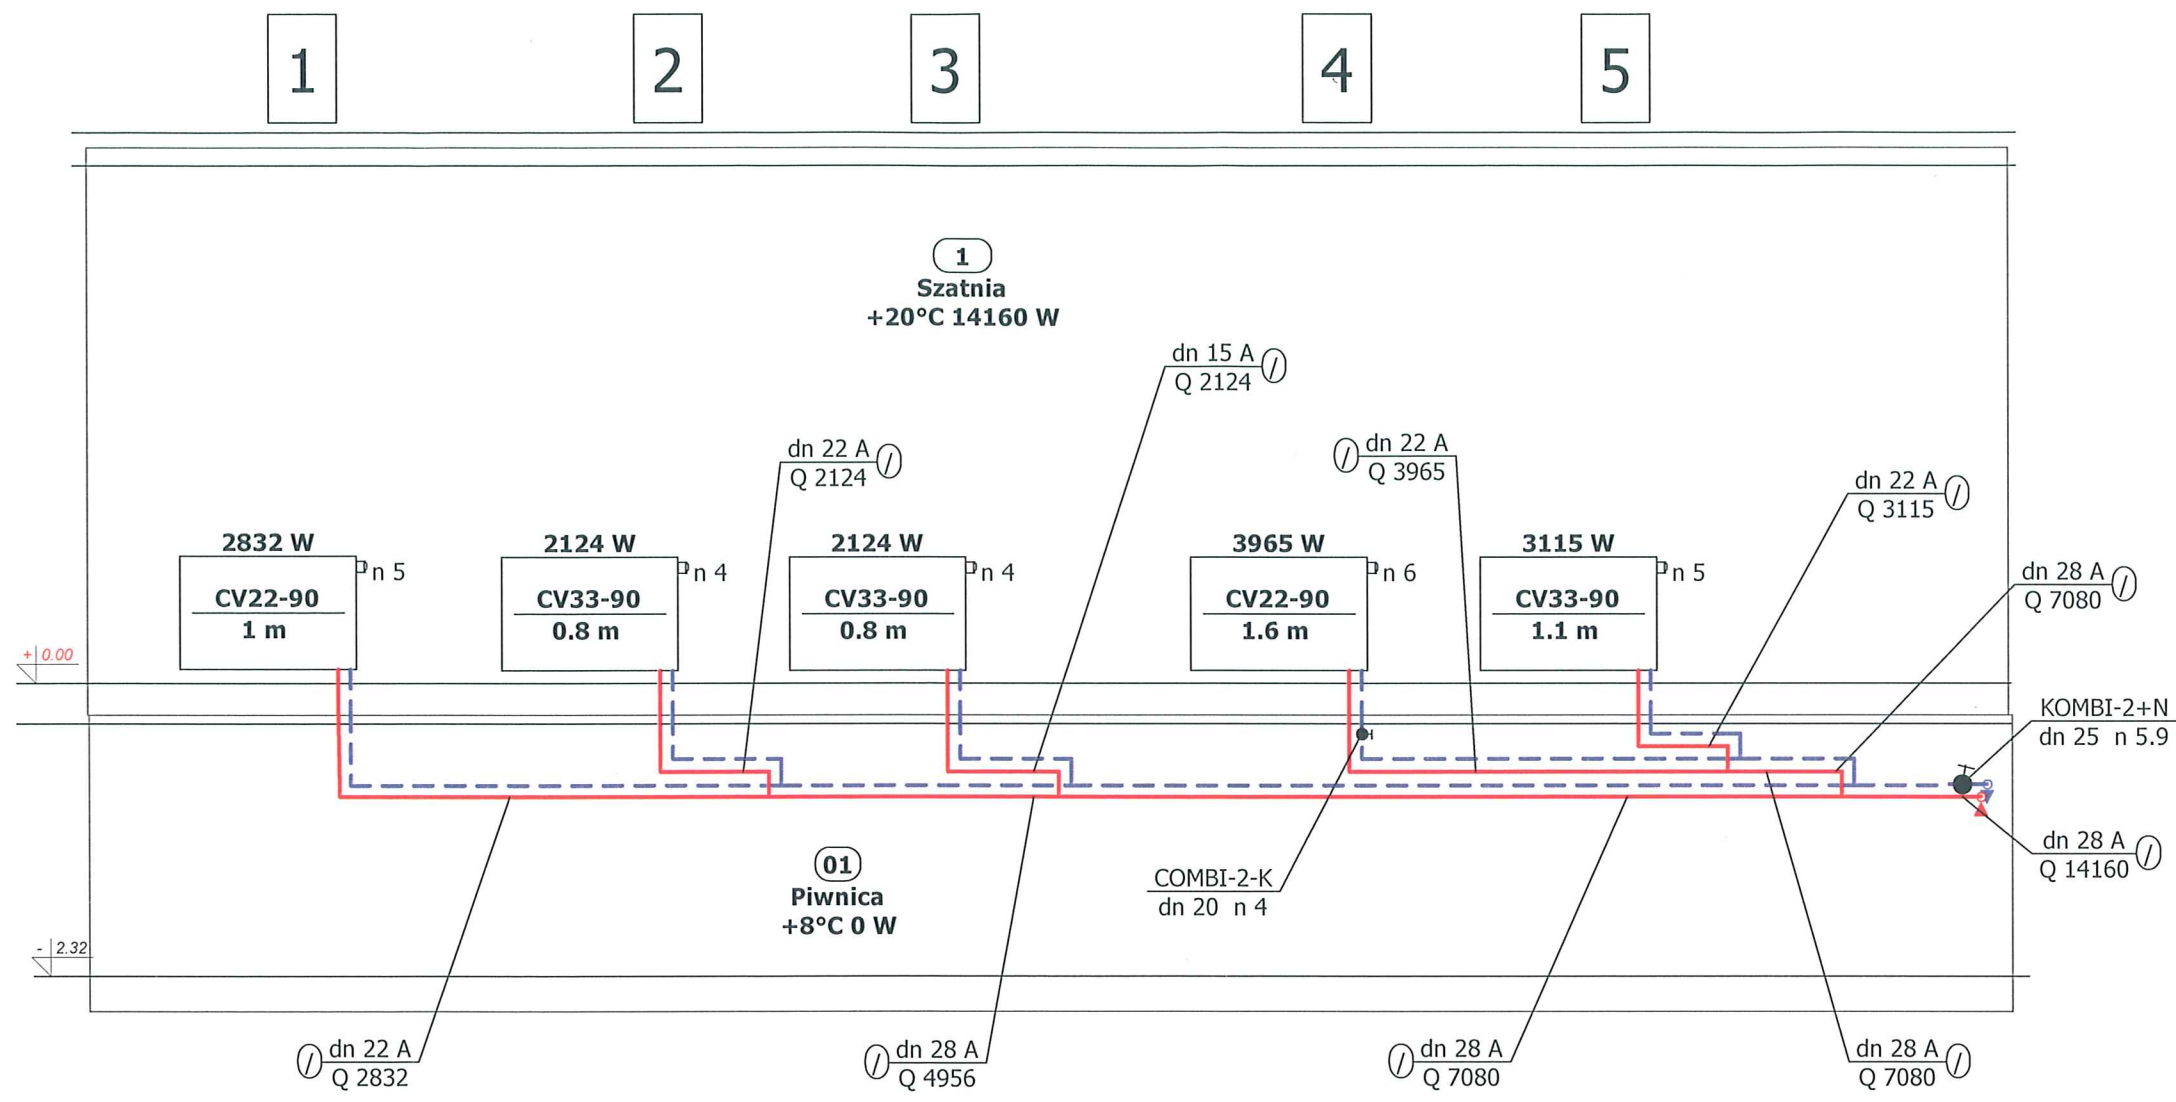

M.T. SOŁOWSCY - NADZÓR, KOSZTORYSOWANIE, PROJEKTOWANIE

SZKOŁA PODSTAWOWA NR 2 W USTRONIU - PRZEBUDOWA ISTNIEJĄCEGO
POMIESZCZENIA GOSPODARCZEGO NA SZATNIE.
USTROŃ, dz. nr ew. budynku 4435: dz. nr 440/16
P.B. PRZEBUDOWY INSTALACJI CENTRALNEGO OGRZEWANIA I WENTYLACJI

TEMAT:	ROZWINIĘCIE INSTALACJI C.O.	SKALA:	—	NR RYS. 4
INWESTOR:	GINA USTROŃ, 43-450 USTROŃ RYNEK 1	DATA:	03.2013r.	
PROJEKTOWAŁ:	mgr inż. Józef Lichoń	upr.nr	146/90/B-B	
OPRACOWAŁ:	tech. Janusz Chmiel			