


M.T. SOŁOWSCY - NADZÓR, KOSZTORYSOWANIE, PROJEKTOWANIE

SZKOŁA PODSTAWOWA NR 2 W USTRONIU - PRZEBUDOWA ISTNIEJĄCEGO POMIESZCZENIA GOSPODARCZEGO NA SZATNIE. USTROŃ, dz. nr ew. budynku 4435; dz. nr 440/16 P.B. PRZEBUDOWY INSTALACJI CENTRALNEGO OGRZEWANIA I WENTYLACJI			
TEMAT:	RZUT PARTERU	Przebudowa i demontaż rozprov. przewodów instal. c.	SKALA: 1:100
INWESTOR:	GMINA USTRONŃ, 43-450 USTRONŃ RYNEK 1		DATA: 03.2013r. NR RYS. 5
PROJEKTOWAŁ:	mgr inż. Józef Lichoń		upr.nr 146/90/B-B
OPRACOWAŁ:	tech. Janusz Chmiel		

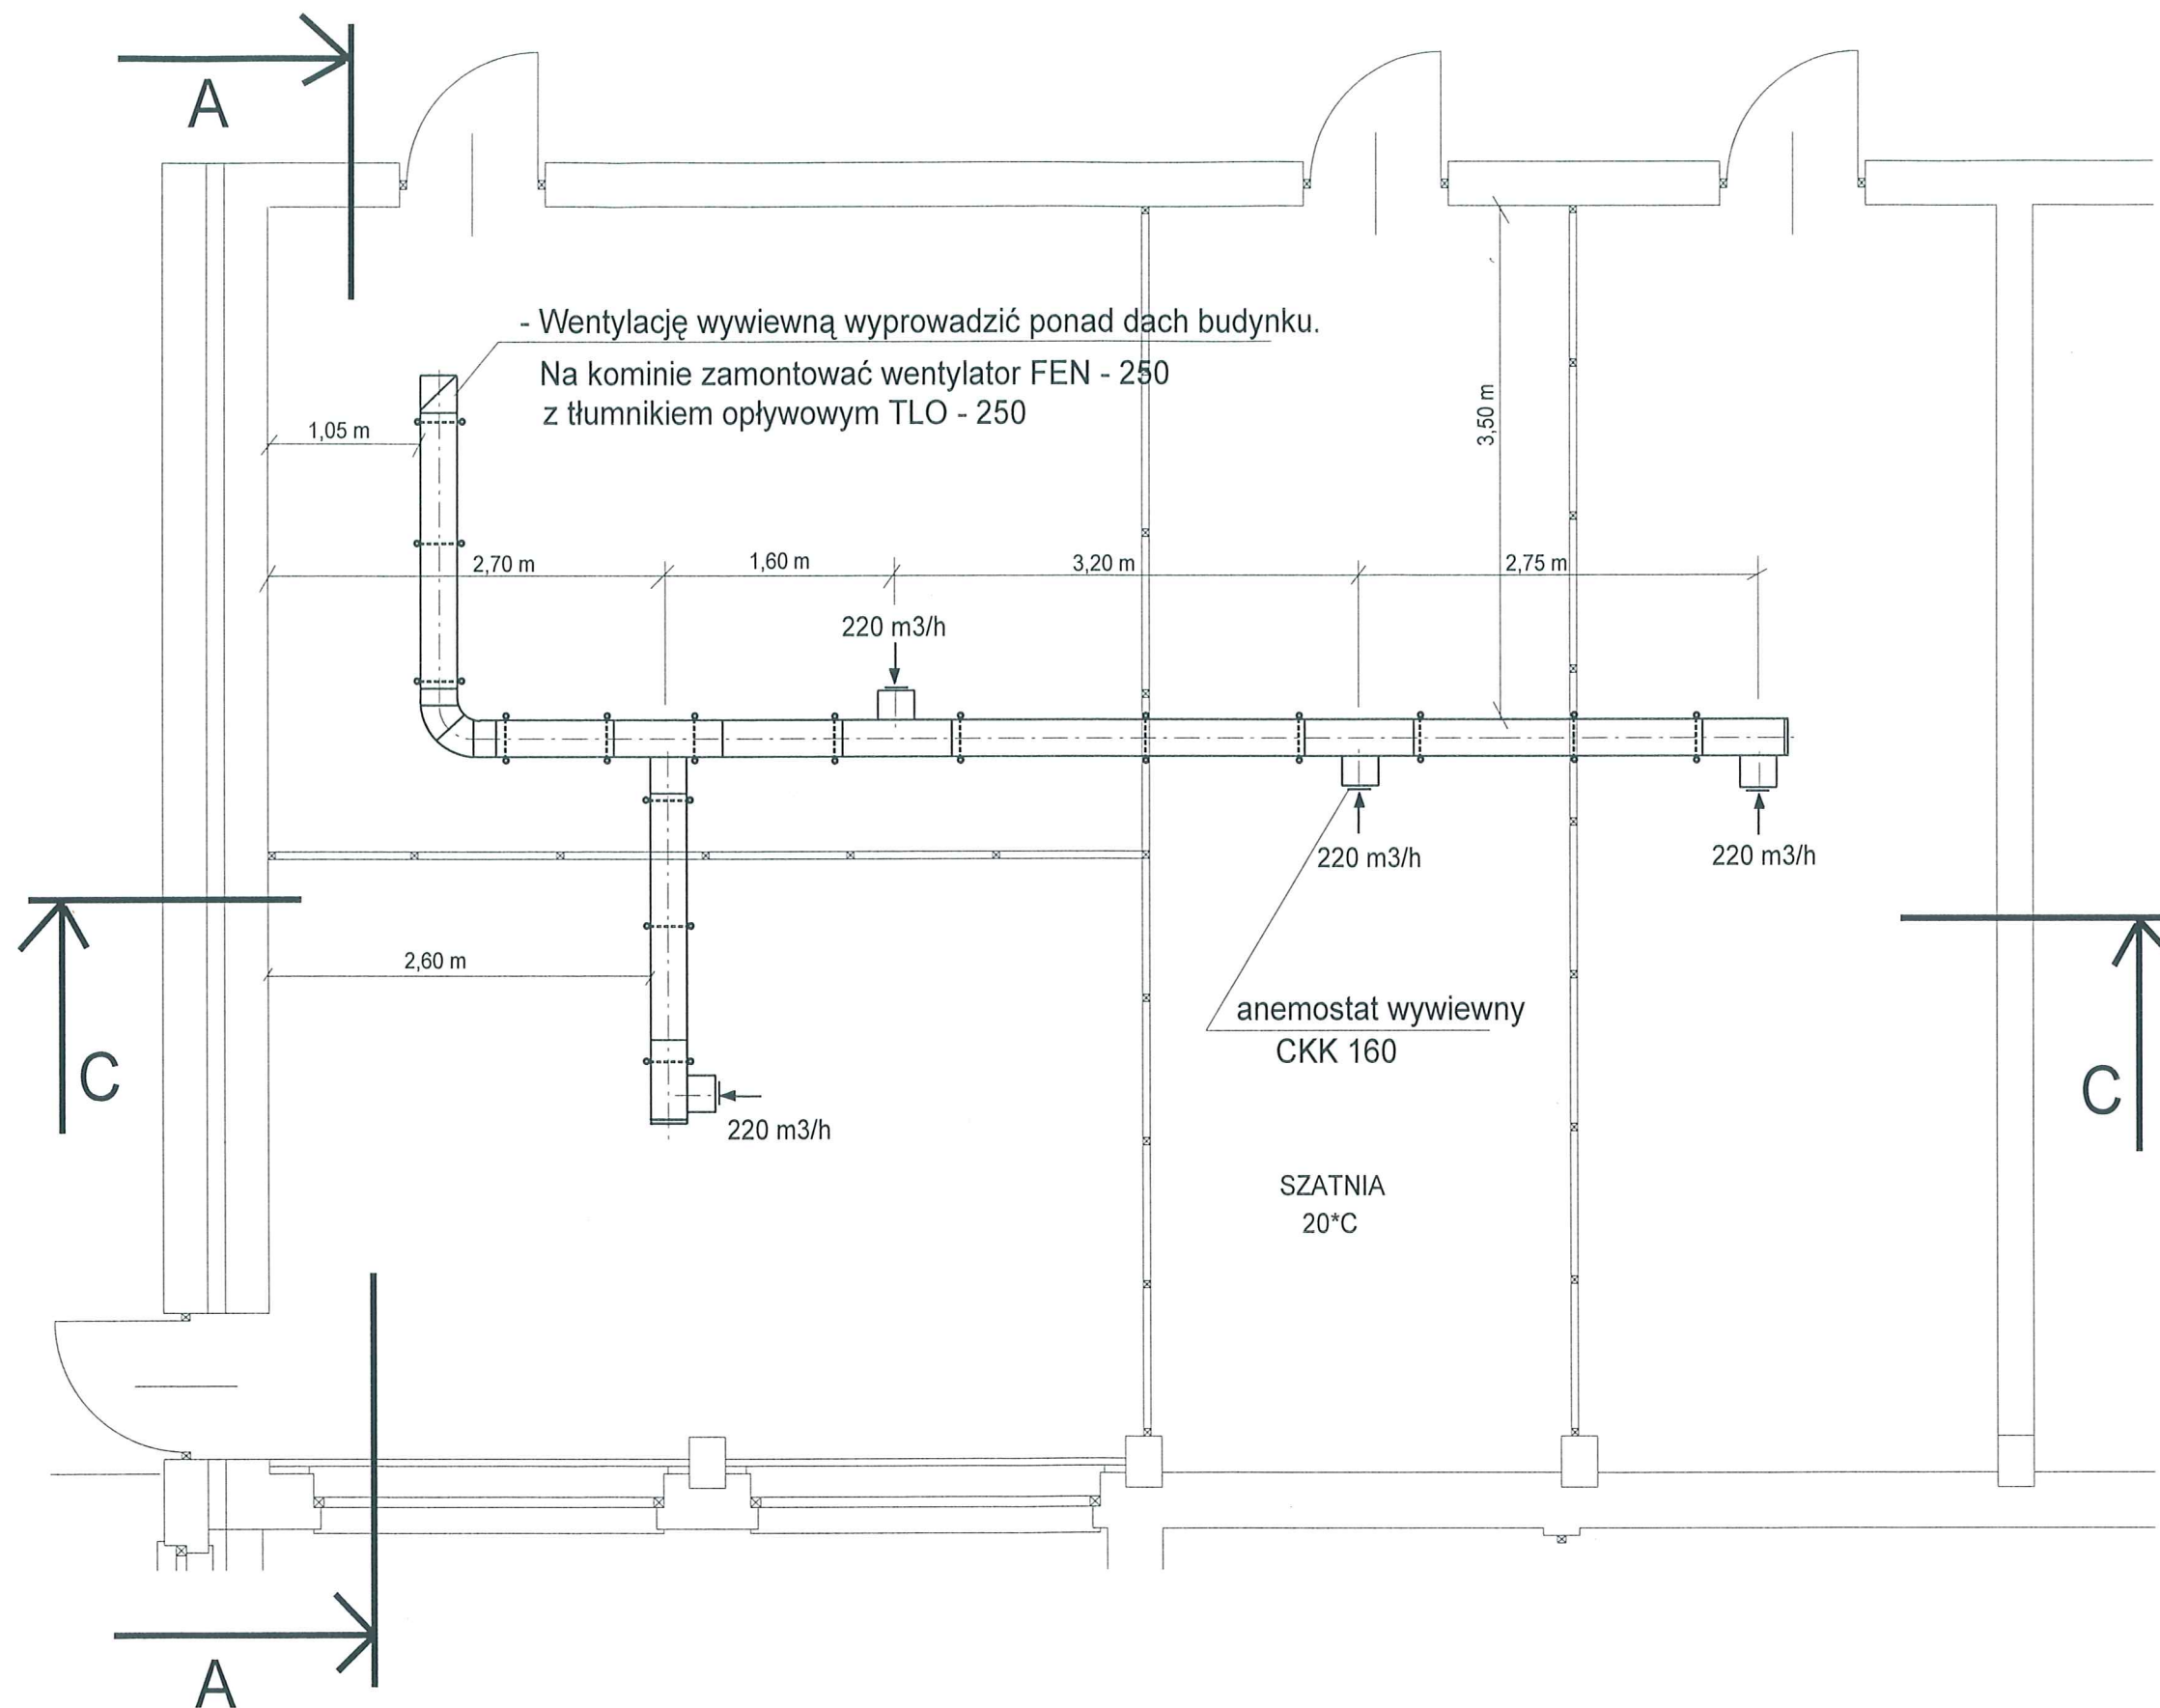


M.T. SOŁOWSCY - NADZÓR, KOSZTORYSOWANIE, PROJEKTOWANIE

SZKOŁA PODSTAWOWA NR 2 W USTRONIU - PRZEBUDOWA ISTNIEJĄCEGO POMIESZCZENIA GOSPODARCZEGO NA SZATNIE. USTROŃ, dz. nr ew. budynku 4435: dz. nr 440/16 P.B. PRZEBUDOWY INSTALACJI CENTRALNEGO OGRZEWANIA I WENTYLACJI			
TEMAT:	RZUT POMIESZCZEŃ SZATNI - wentylacja	SKALA:	1:50
INWESTOR:	GMINA USTRONŃ, 43-450 USTRONŃ RYNEK 1	DATA:	03.2013r. NR RYS. 6
PROJEKTOWAŁ:	mgr inż. Józef Lichoń	opr.nr	146/90/B-B
OPRACOWAŁ:	tech. Janusz Chmiel		

PRZEKRÓJ PRZEZ SZATNIĘ

A - A


skala 1:50

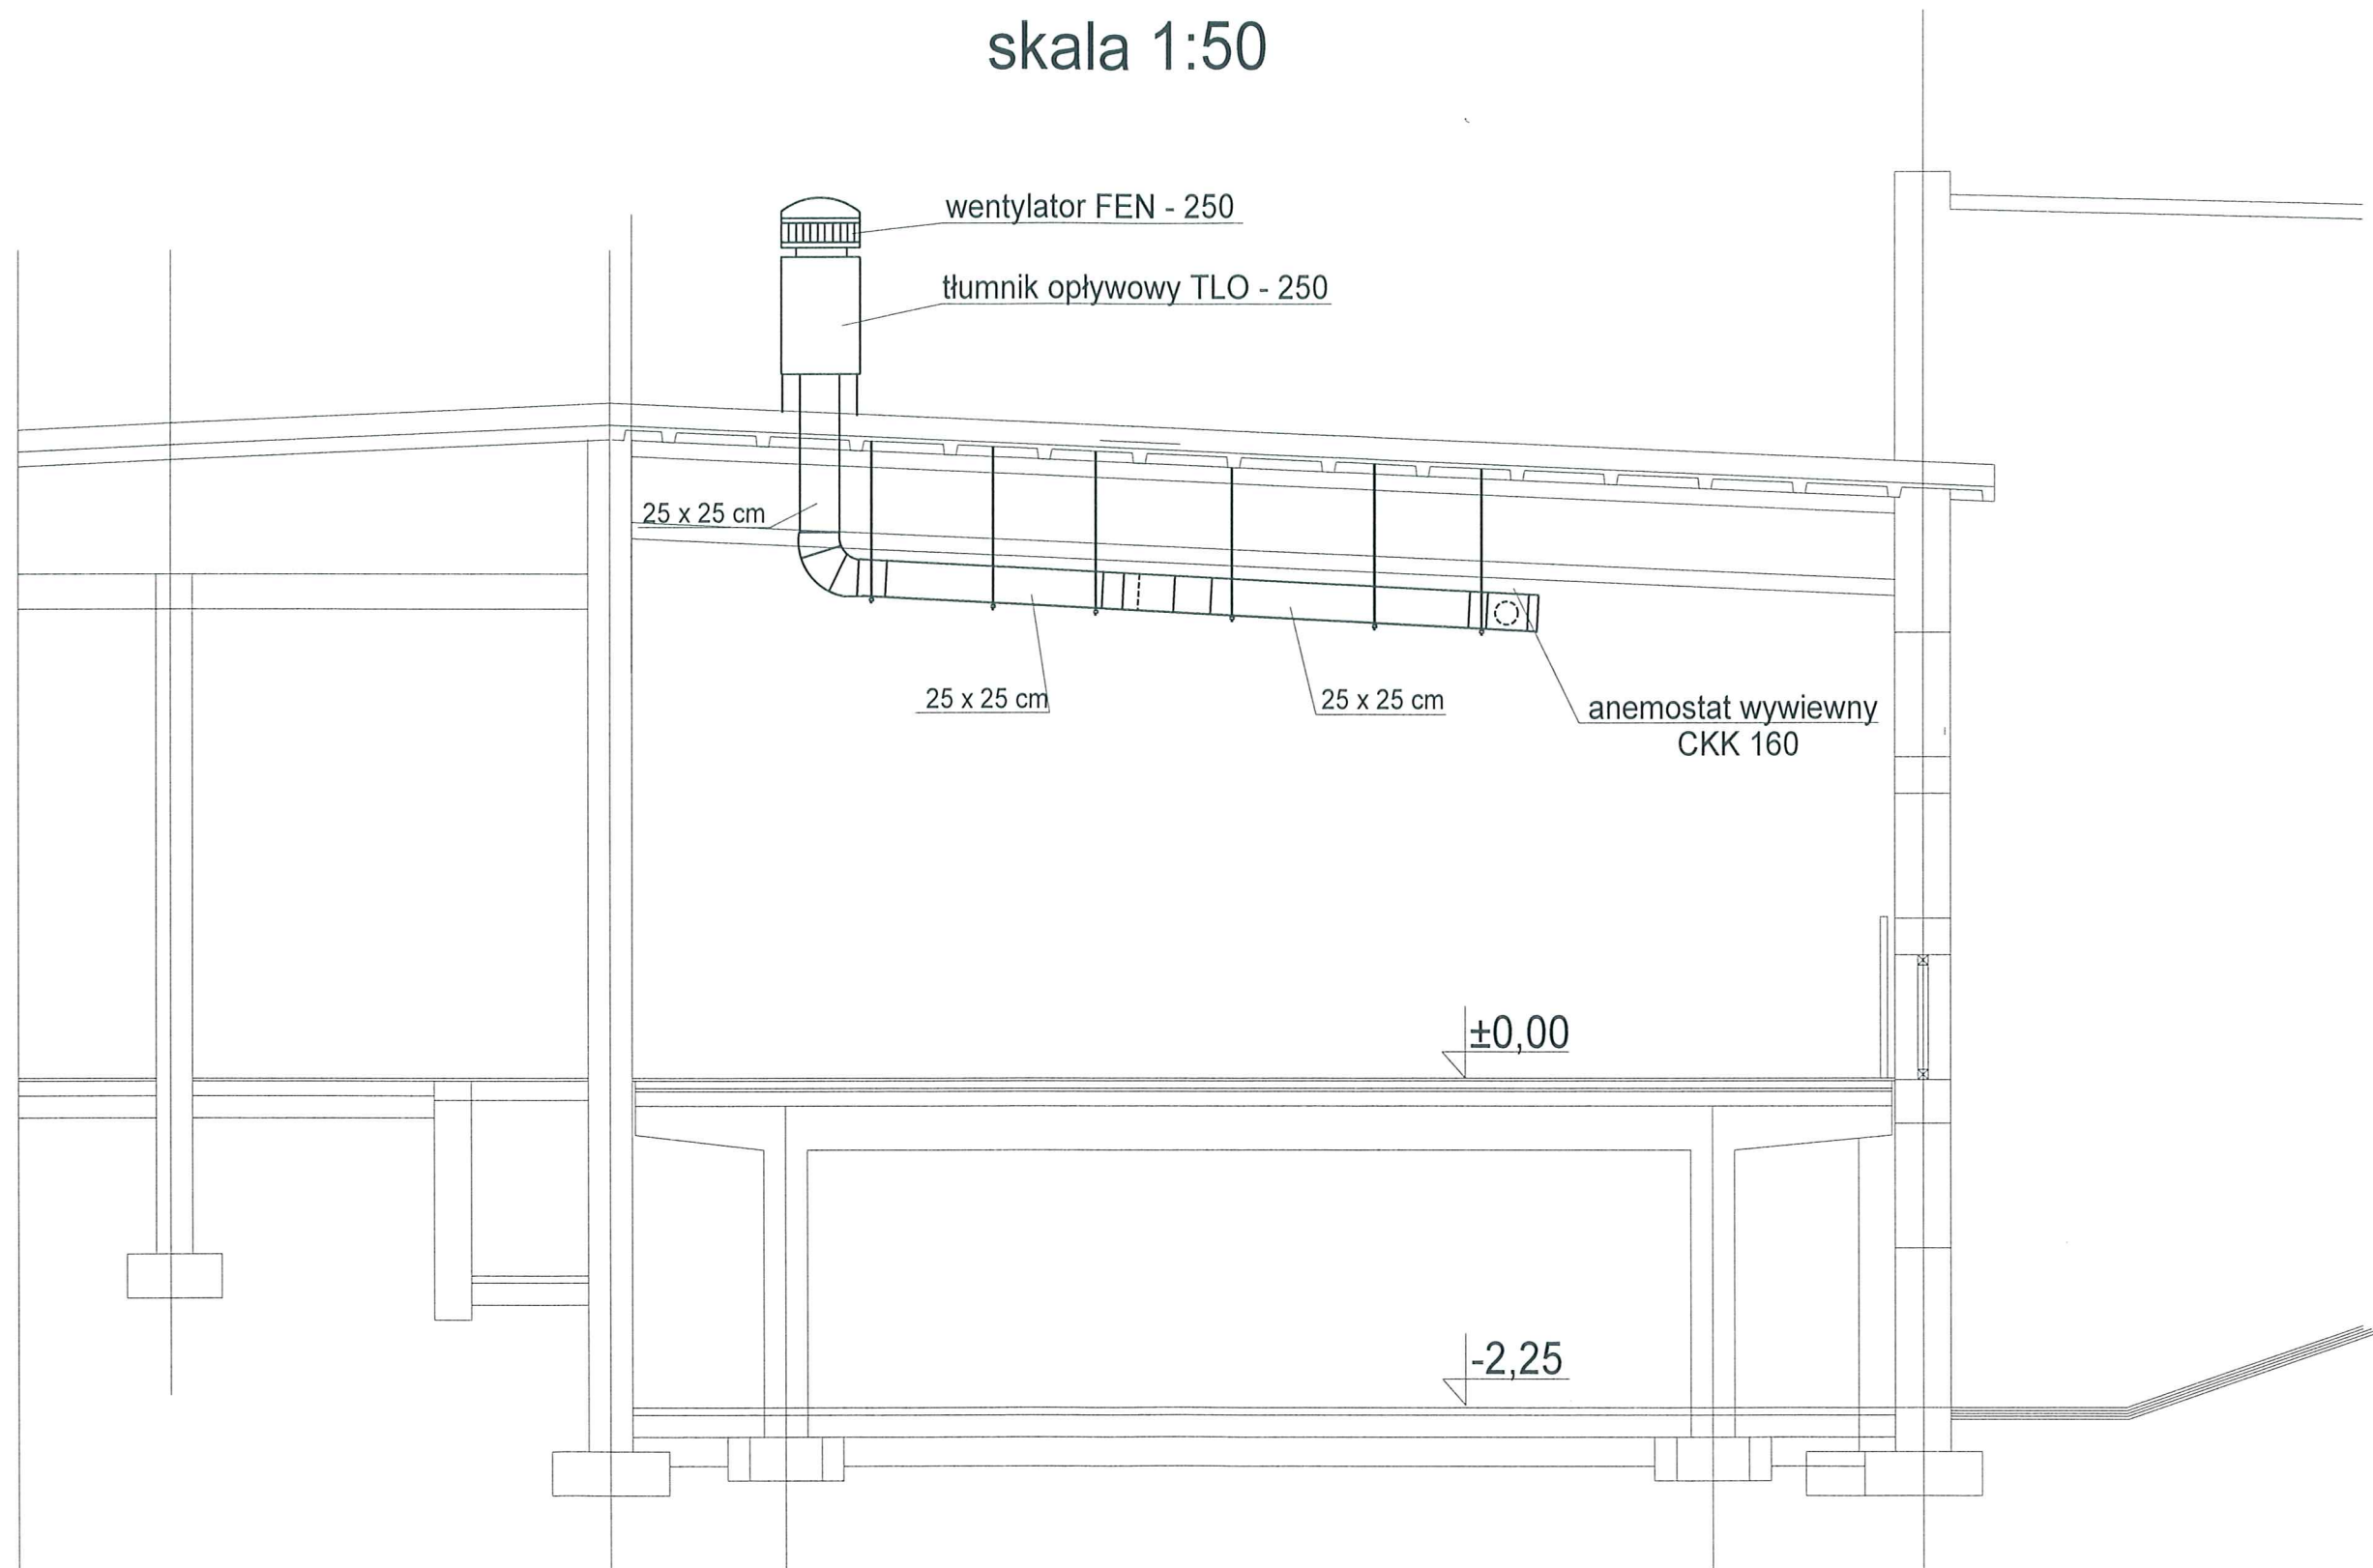

M.T. SOŁOWSCY - NADZÓR, KOSZTORYSOWANIE, PROJEKTOWANIE

SZKOŁA PODSTAWOWA NR 2 W USTRONIU - PRZEBUDOWA ISTNIEJĄCEGO POMIESZCZENIA GOSPODARCZEGO NA SZATNIĘ. USTROŃ, dz. nr ew. budynku 4435; dz. nr 440/16 P.B. PRZEBUDOWY INSTALACJI CENTRALNEGO OGRZEWANIA I WENTYLACJI			
TEMAT:	PRZEKRÓJ PRZEZ SZATNIĘ A-A- wentylacja	SKALA: 1:50	7
INWESTOR:	GMINA USTRONŃ, 43-450 USTRONŃ RYNEK 1	DATA: 03.2013r.	
PROJEKTOWAŁ:	mgr inż. Józef Lichoń	upr.nr 146/90/B-B	NR RYS.
OPRACOWAŁ:	tech. Janusz Chmiel		

PRZEKRÓJ PRZEZ SZATNIĘ C - C skala 1:50

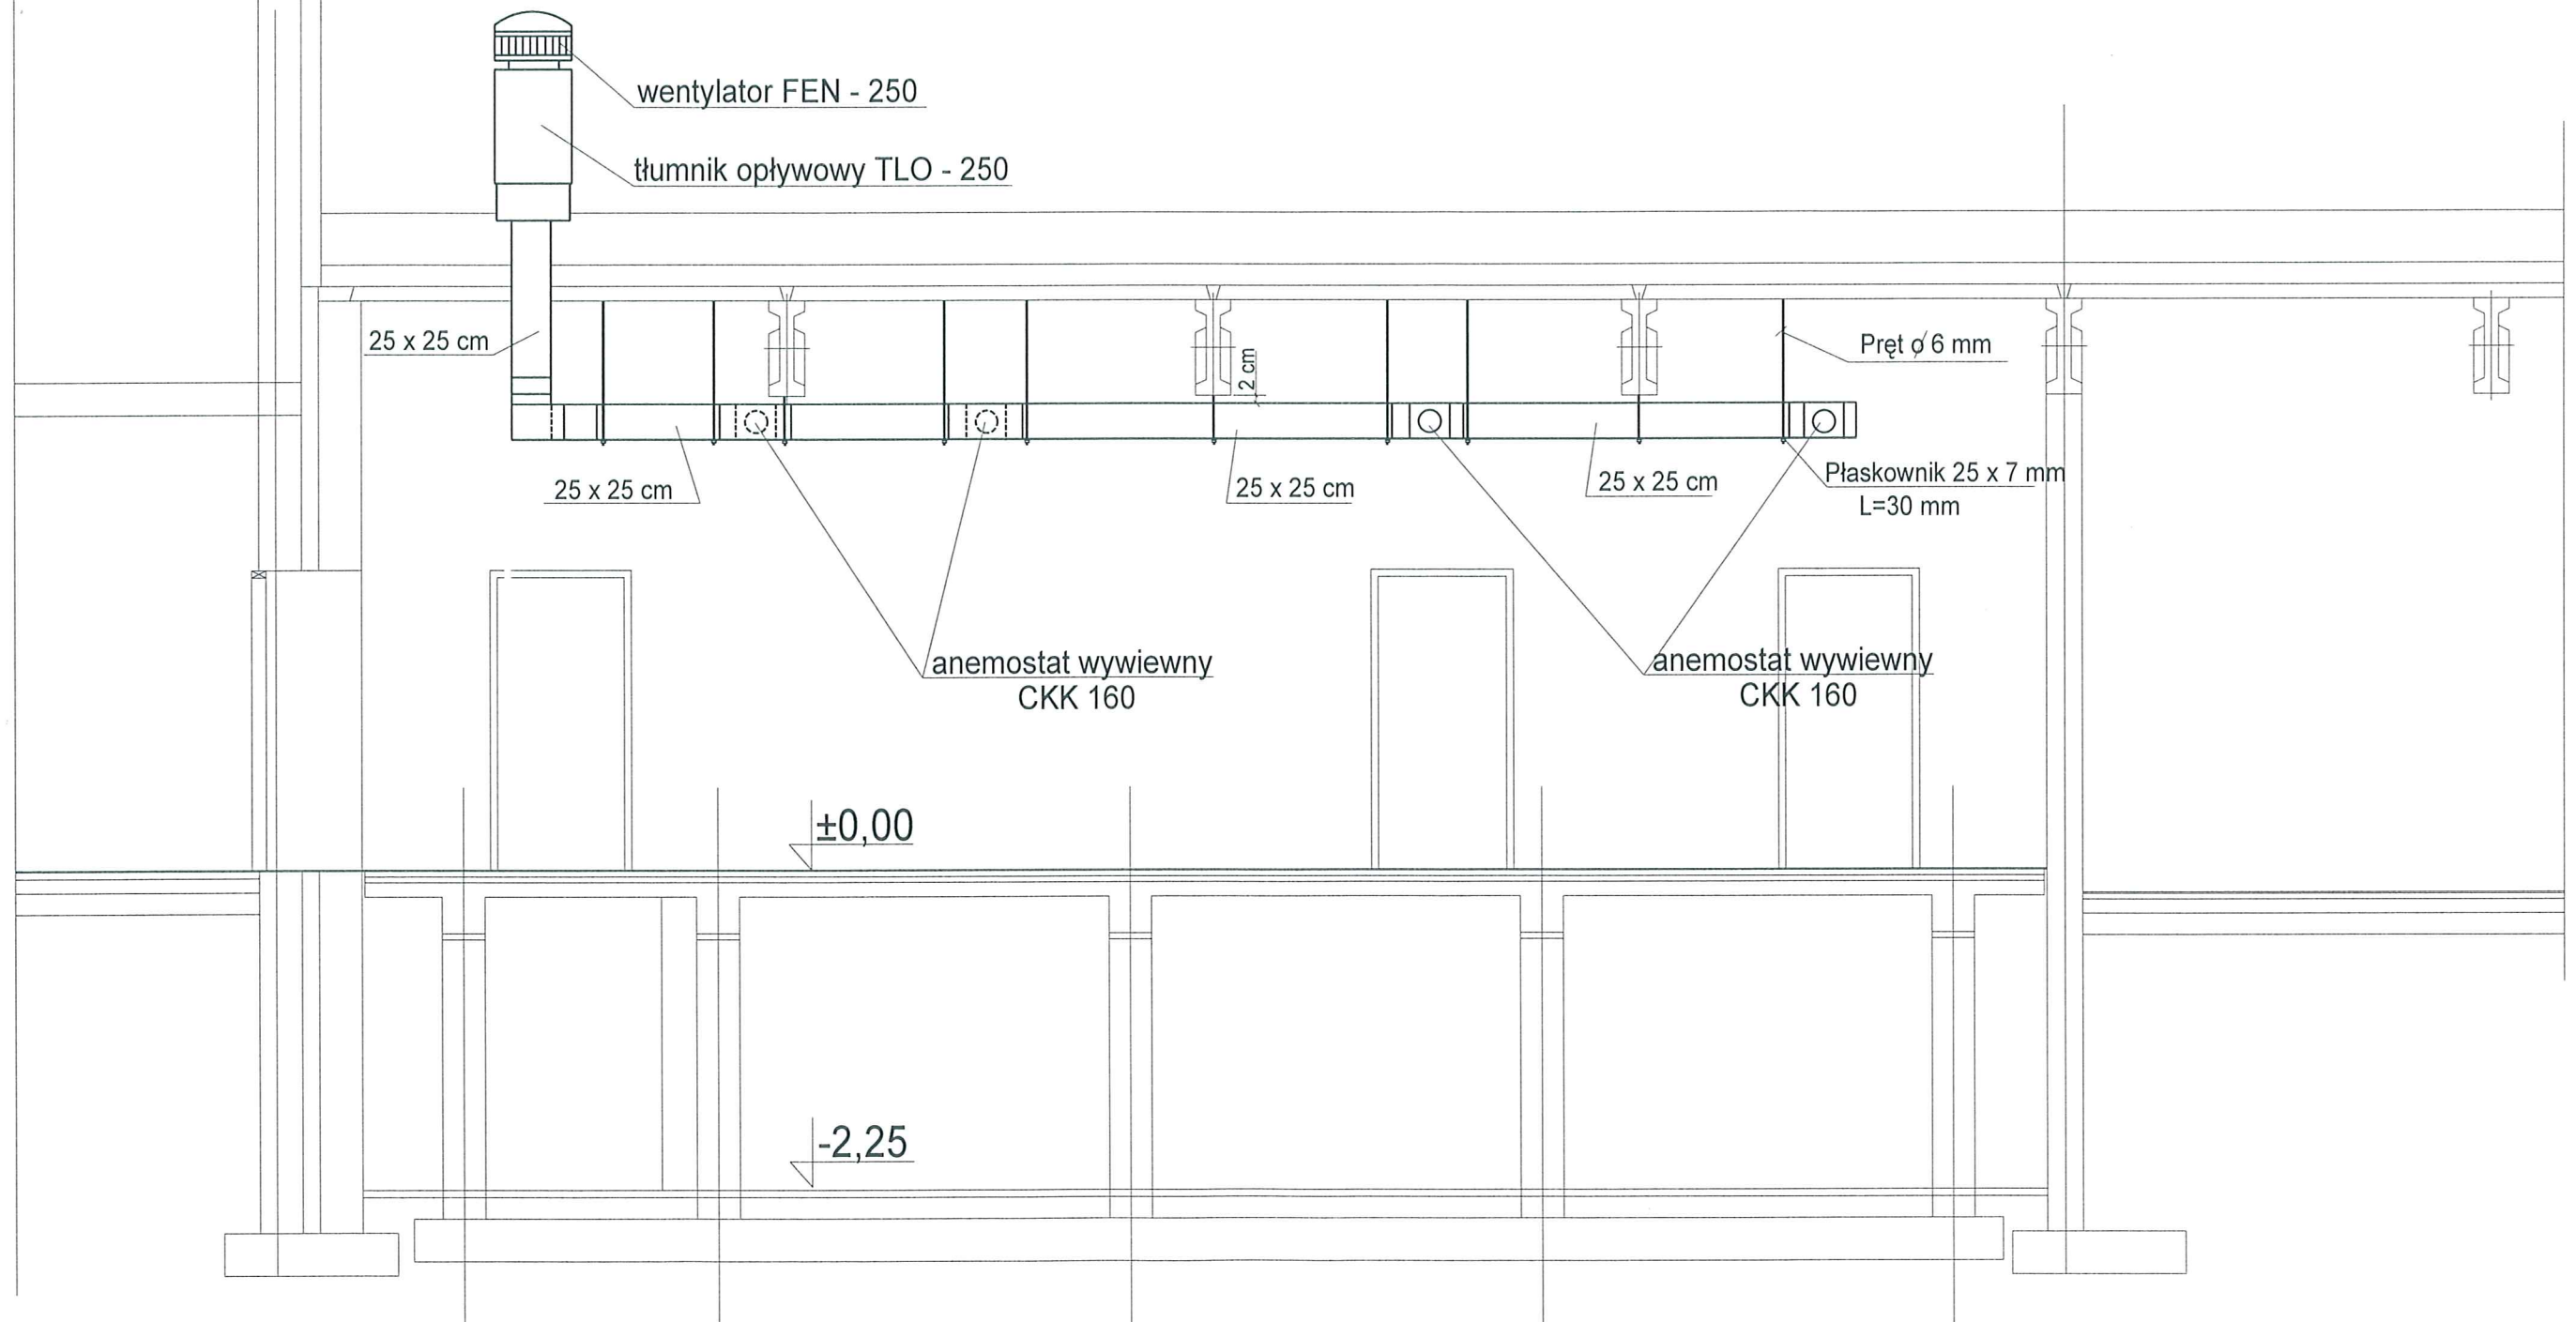

M.T. SOŁOWSCY - NADZÓR, KOSZTORYSOWANIE, PROJEKTOWANIE

SZKOŁA PODSTAWOWA NR 2 W USTRONIU - PRZEBUDOWA ISTNIEJĄCEGO POMIESZCZENIA GOSPODARCZEGO NA SZATNIĘ. USTROŃ, dz. nr ew. budynku 4435; dz. nr 440/16 P.B. PRZEBUDOWY INSTALACJI CENTRALNEGO OGRZEWANIA I WENTYLACJI			
TEMAT:	PRZEKRÓJ PRZEZ SZATNIĘ C-C- wentylacja	SKALA: 1:50	8
INWESTOR:	GMINA USTRONŃ, 43-450 USTRONŃ RYNEK 1	DATA: 03.2013r.	
PROJEKTOWAŁ:	mgr inż. Józef Lichoń	upr.nr 146/90/B-B	
OPRACOWAŁ:	tech. Janusz Chmiel		