


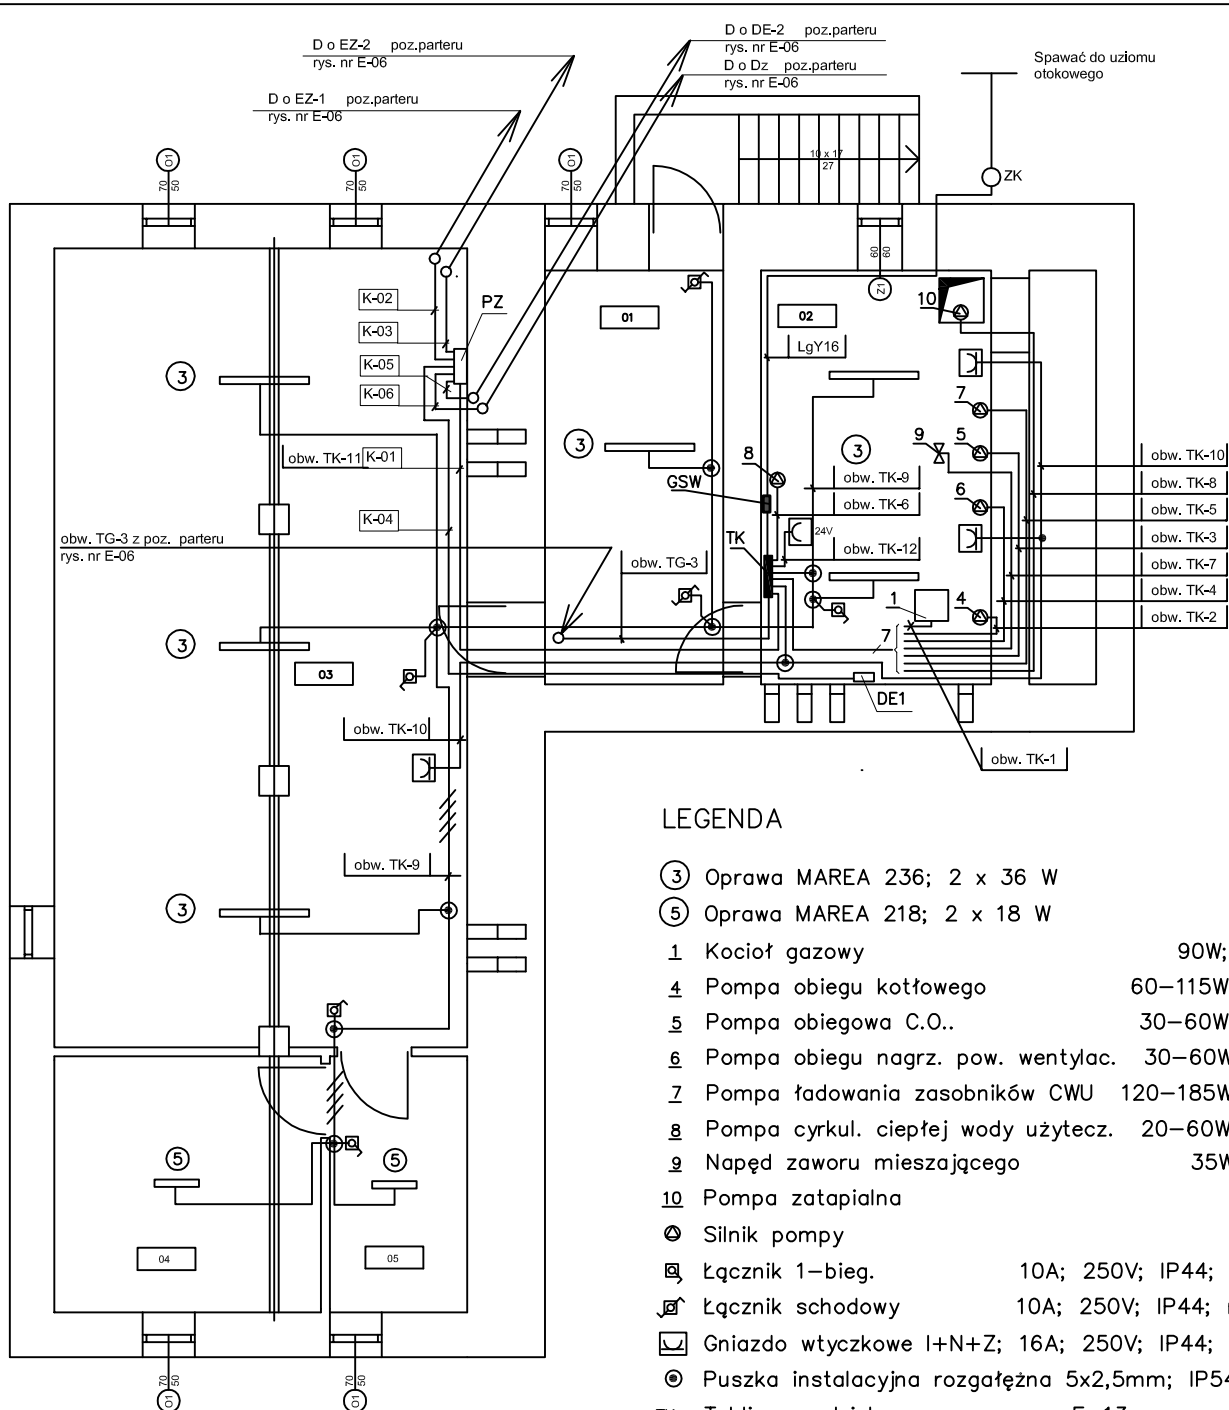

05	Pomieszczenia gosp.
04	Pomieszczenia gosp.
03	Pomieszczenia gosp.
02	Kotłownia
01	Komunikacja

LISTA KABLOWA

K-01	YKSY 7 x 1,5
K-02	YDYżo 3 x 1,5
K-03	YDYżo 3 x 1,5
K-04	YDYżo 3 x 1,5
K-05	YDYżo 3 x 1,5
K-06	YDYżo 3 x 1,5

LEGENDA

- ③ Oprawa MAREA 236; 2 x 36 W
- ⑤ Oprawa MAREA 218; 2 x 18 W
- 1 Kocioł gazowy 90W; 230V
- 4 Pompa obiegu kotłowego 60-115W; 400V
- 5 Pompa obiegu C.O.. 30-60W; 230V
- 6 Pompa obiegu nagrz. pow. wentylac. 30-60W; 230V
- 7 Pompa ładowania zasobników CWU 120-185W; 400V
- 8 Pompa cykul. ciepłej wody użytk. 20-60W; 230V
- 9 Napęd zaworu mieszającego 35W; 230V
- 10 Pompa zatapialna
- ⊙ Silnik pompy
- ⊞ Łącznik 1-bieg. 10A; 250V; IP44; n.t.
- ⊞ Łącznik schodowy 10A; 250V; IP44; n.t.
- ⊞ Gniazdo wtyczkowe I+N+Z; 16A; 250V; IP44; n.t.
- ⊙ Puszka instalacyjna rozgałęźna 5x2,5mm; IP54; n.t.
- TK Tablica rozdzielcza wg. rys. nr E-13
- DE1 Detektor gazu kotłowni
- PZ Puszka zaciskowa RK 1309 ; 15x2,5mm Spelsberg
- GSW Główna szyna wyrównawcza
- ZK Złącze kontrolne

UWAGI:

- Instalację wykonać jako natynkową, ułożoną w korytku kablowym i na uchwytych UP22
- Osprzęt elektroinstal. IP44 n.t.

TERMOMODERNIZACJA, NADBUDOWA, ORAZ REMONT DACHU BUDYNKU PRZEDSZKOLA NR 4 W USTRONIU - HERMANICACH, UL. WIŚNIOWA 13			
Projekt budowlano -wykonawczy:	PLAN INSTALACJI OŚWIETLENIOWEJ I SIŁOWEJ W PIWNICY		Skala: 1 : 100
Branża	Projektował	Inż. Zbigniew Padoł	644/71/Kt
elektryczna	Sprawdzał	Inż. Zygmunt Ścigaj	637/76
PRO INVEST OBSŁUGA INWESTYCJI BUDOWLANYCH			Nr projektu: 032
ul. Powstańców Śląskich 4c/5 43-246 Strumień tel./fax 033 857 00 51			Nr rysunku: E-01