


LEGENDA

- TP 1 Tablica rozdzielcza wg. rys. nr E-11
TW Tablica rozdż, wentylacji wg. rys. nr E-14
EZ Elektrozwór gazu
DE1 Detektor gazu
N32 Wentylator kanrtowy TD800/200; 0,08kW; 230V
N33 Nagrzewnica 3,0kW; 400V
GWPP Główny wyłącznik przeciwpożarowy

LISTA KABLOWA

- [K-01] YKSY 7 x 1,5
[K-02] YDYžo 3 x 1,5
[K-03] YDYžo 3 x 1,5
[K-04] YDYžo 3 x 1,5
[K-05] YDYžo 3 x 1,5
[K-06] YDYžo 3 x 1,5
[K-11] YDYžo 3 x 1,5
[K-12] 15 x DY 1,5
[K-13] YKSY 7 x 1,5

1	Klatka schodowa
1a	Szafnia
2	Korytarz
3	Hall rodziców
4	Hall rodziców
5	Szafnia
6	WC dzieci
7	Szafnia
8	WC personelu
9	Obieraln
10	Korytarz
11	Magazyn
12	Zwrót naczyń
13	Kuchnia
14	Obrobka termiczna
15	Wydawanie potraw
16	Leżaki
17	Sala zajęć
18	WC dzieci
19	WC dzieci
20	Sala zajęć

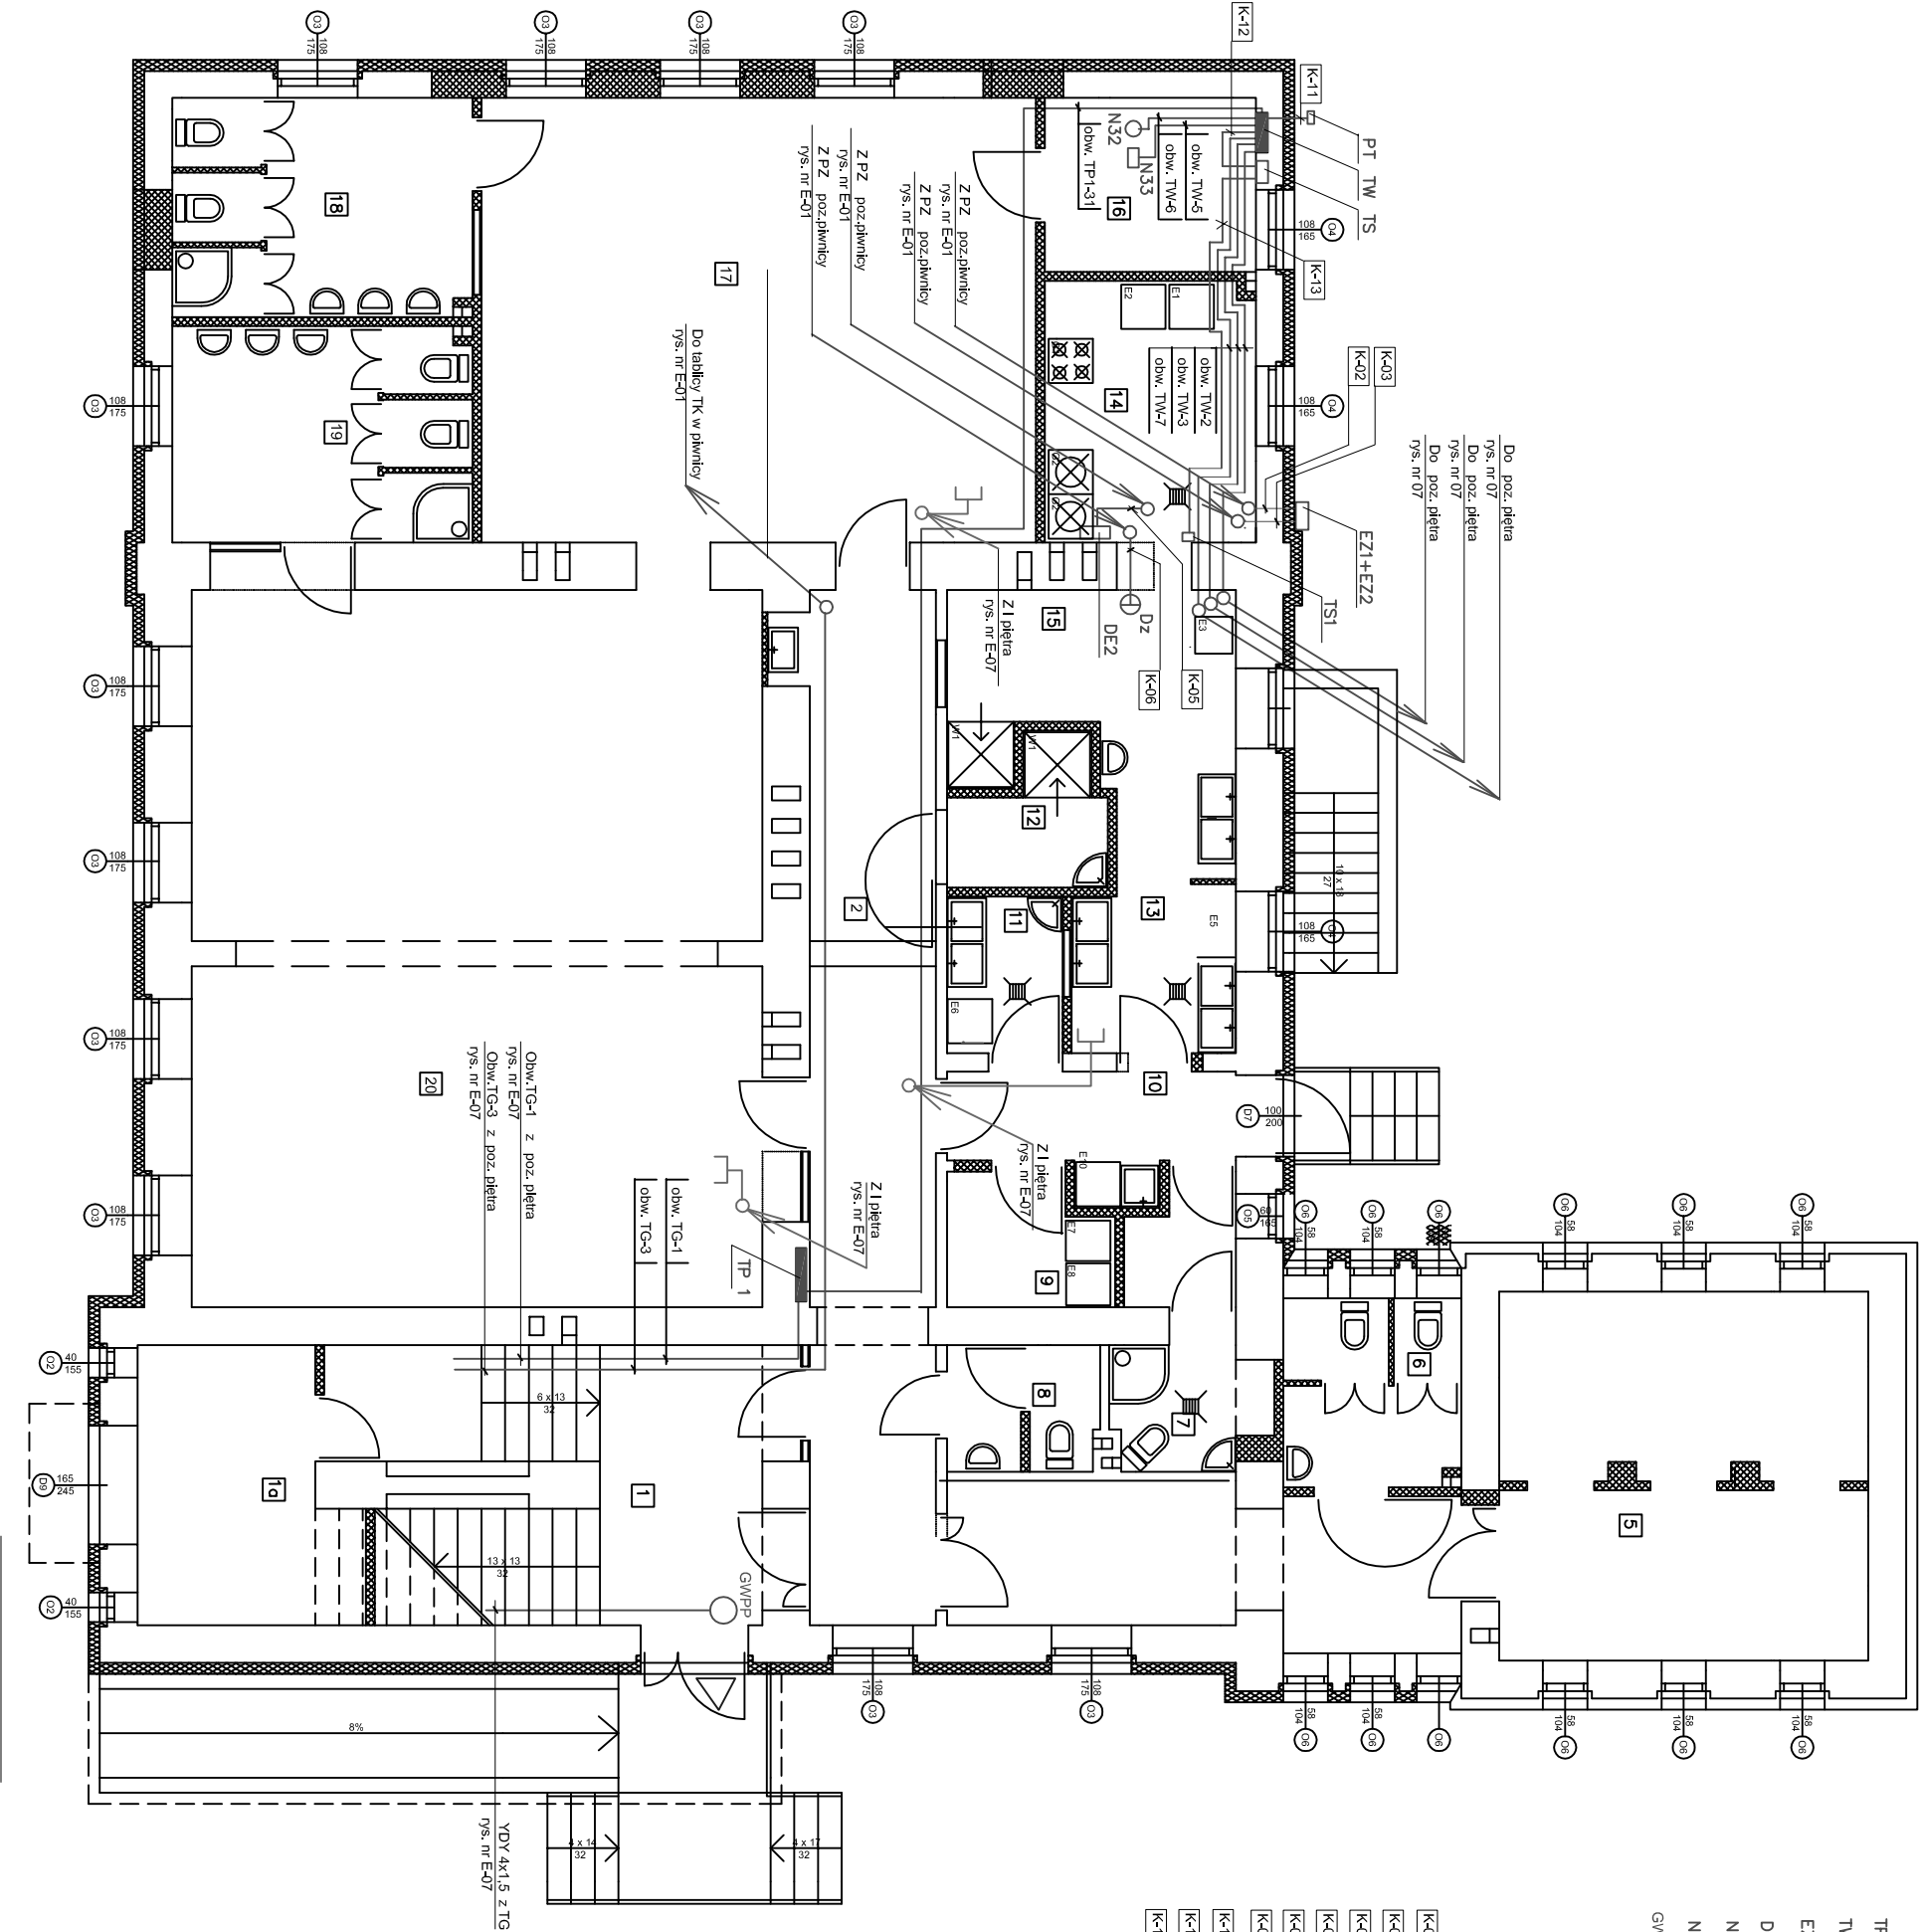

UWAGI:

1. Instalację wykonać jako podtynkową

TERMOMODERNIZACJA, NADBUDOWA, ORAZ REMONT DACHU BUDYNKU PRZEDSZKOLA NR 4 W USTRONIU - HERMANICACH, UL. WIŚNIOWA 13			
Projekt budowlano -wykonawczy:	PLAN INSTALACJI WŁZ, LOGICZNEJ I TELEFONICZNEJ; PARTER		Skala: 1 : 100 Data: 10.2007
Branża	Projektował	Int.: Zbigniew Pacoł	644/71/K1
elektryczna	Sprawdzał	Int.: Zygmunt Ścigaj	637/76
PRO INVEST OŚRĘDZIA INWESTYCJI RODOWANYCH		Nr projektu: 032 43-246 Stumień tel./fax 033 857 00 51	Nr rysunku: E-06