


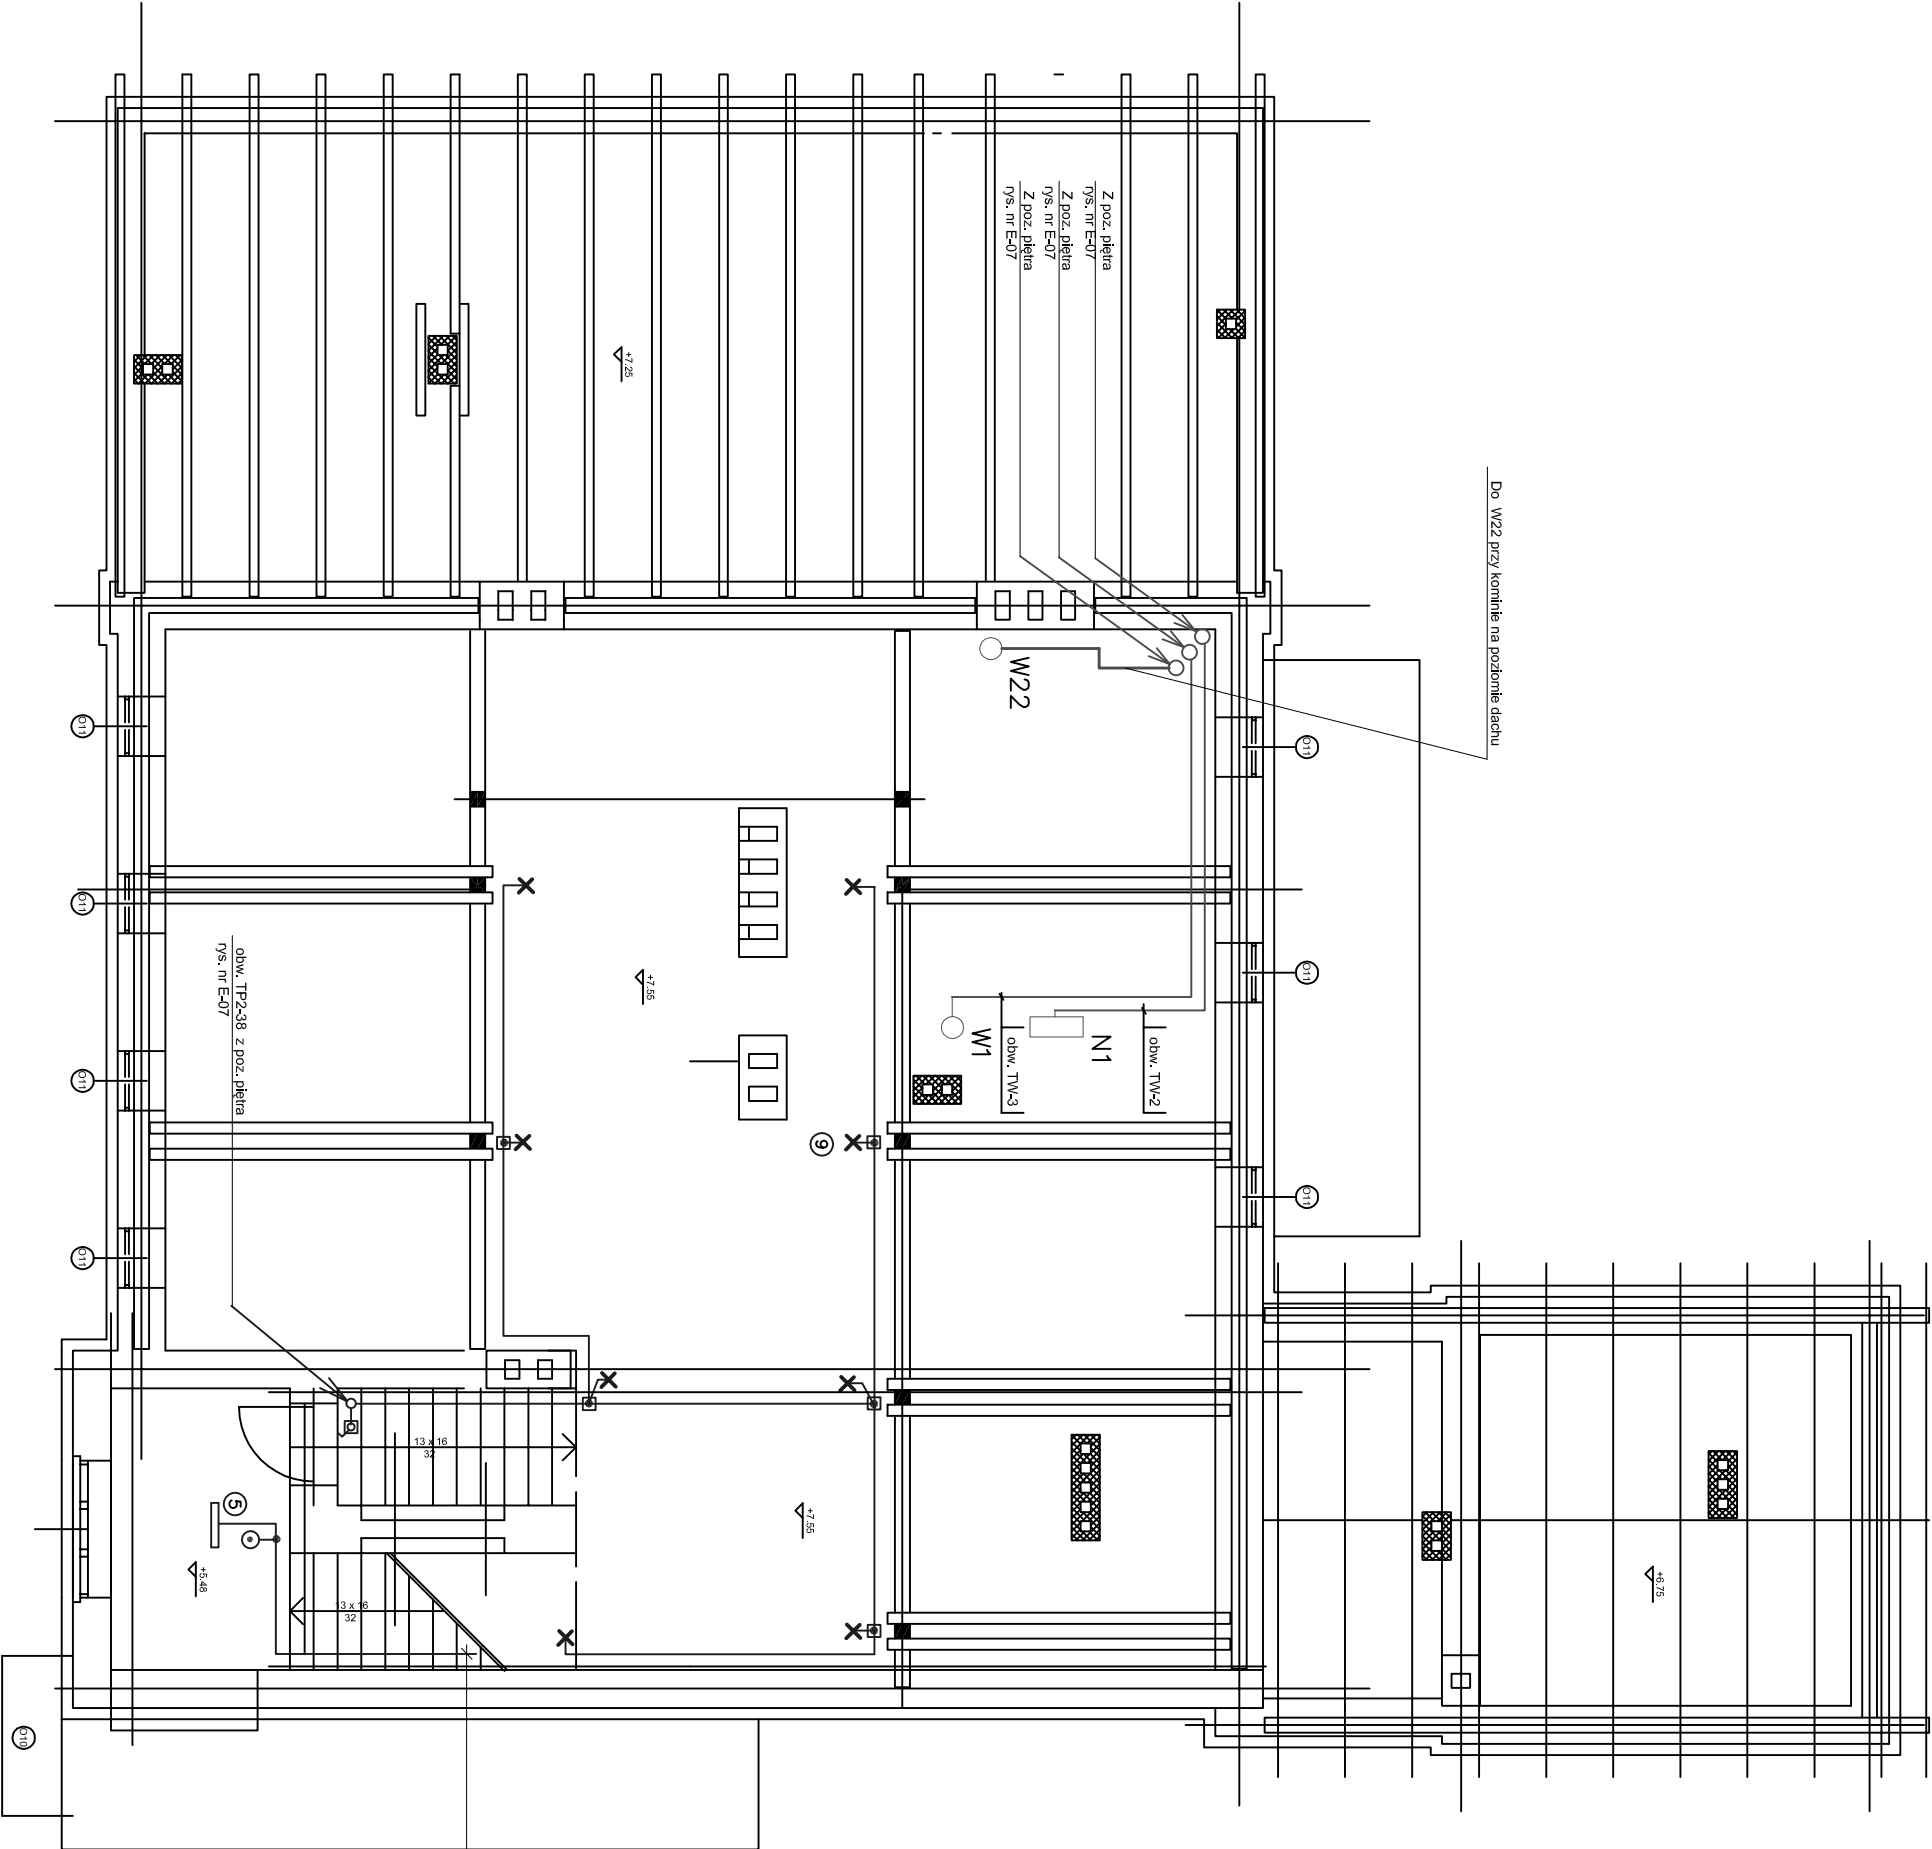

- LEGENDA
- ⑤ Oprawa MAREA 218; 2 x 18 W
 - ⑨ Oprawa
 - Ⓜ Łącznik 1–bieg. 10A; 250V; IP44; n.t.
 - Ⓜ Puszka instalacyjna rozgałęźna 5x2,5mm; IP44; n.t.
 - N1 Centralka 0,9kW; 230V
 - W1 Wentylator 0,55kW; 400V

UWAGI:

- Instalację oświetleniową wykonać w uchwytach kablowych na konstrukcji więźby
- Osprzęt instalacyjny IP44 n.t.

TERNOMODERNIZACJA, NABUDOWA, ORAZ REMONT DACHU BUDYNKU PRZEDSZKOLA NR 4 W USTRONIU - HERMANICACH, UL. WIŚNIOWA 13			
Projekt budowlano-wykonawczy:	PLAN INSTALACJI OŚW. I WENTYLACJI -poddasze		Skala: 1 : 100
branża	Projektował	Inż. Zbigniew Pacoś	Data: 10.2007
elektryczna	Sprawdzał	Inż. Zygmunt Ścigał	644/71kt
			637/76
PRO INVEST USŁUGA INWESTYCJI BUDOWLANICH		ul. Powstańców Śląskich 4c/5 43-246 Siemienin tel./fax 033 857 00 51	Nr projektu: 032 Nr rysunku: E-08