



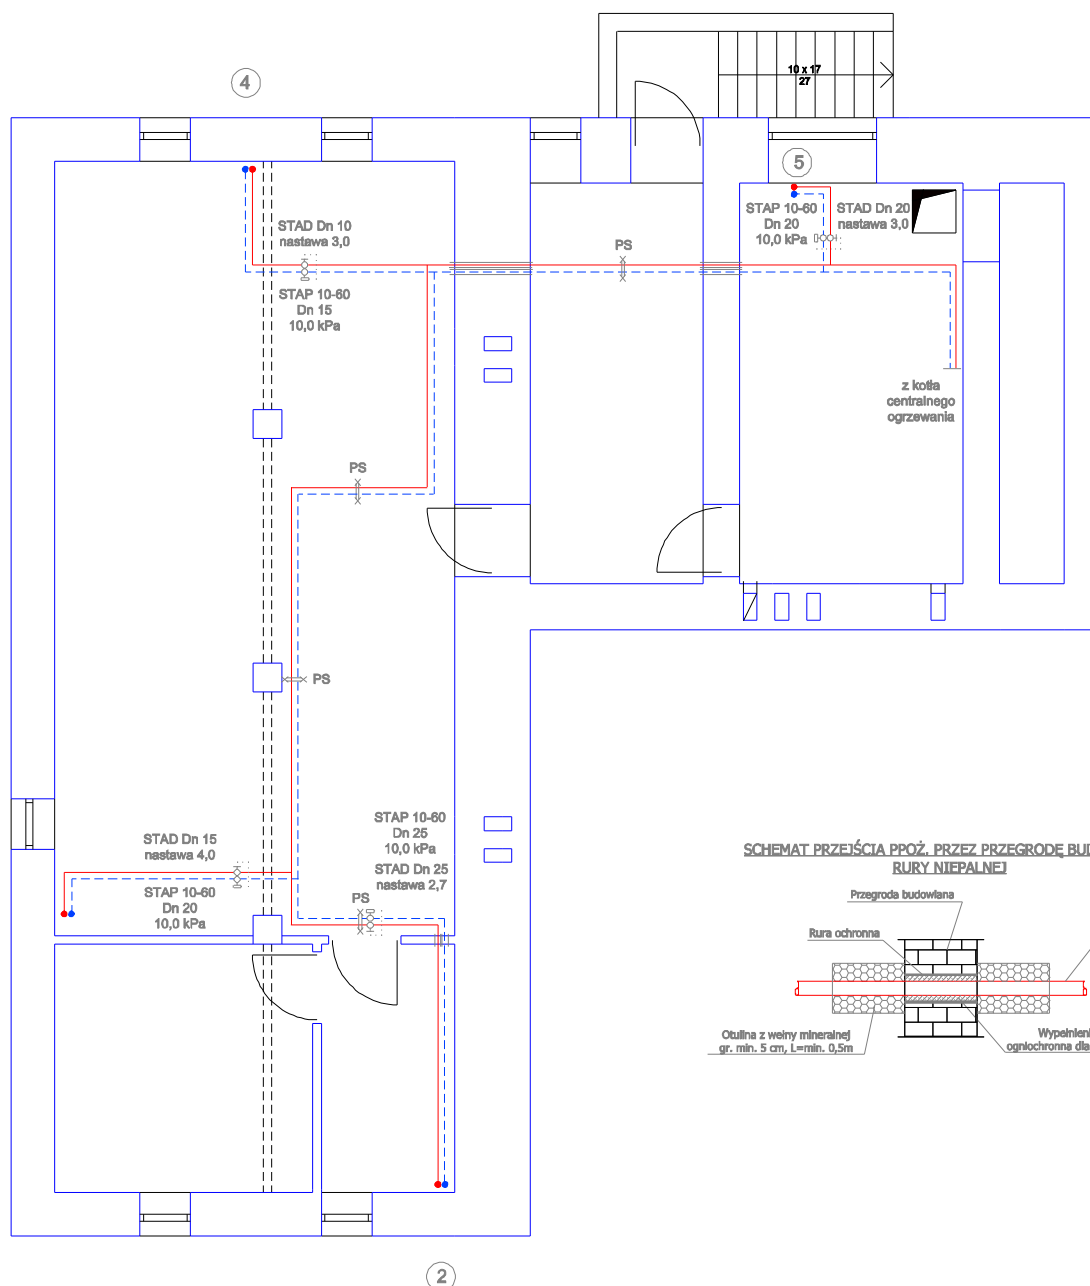

SCHEMAT PRZEJŚCIA POZ. PRZEZ PRZEGRODĘ BUDOWLANĄ
RURY NIEPALNEJ

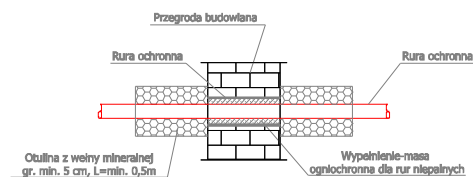

Przewody centralnego ogrzewania prowadzone pod stropem:
— zasilenie
- - - powrót

TERMOMODERNIZACJA, NADBUDOWA, ORAZ REMONT DACHU BUDYNKU PRZEDSZKOLA NR 4 W USTRONIU - HERMANICACH, UL. WIŚNIOWA 13			
Projekt wykonawczy	INSTALACJA CENTRALNEGO OGRZEWANIA RZUT PIWNIC		Skala: 1 : 50
Branda instalacyjna	Projektował: mgr inż. Piotr Goryszka	576/01	Data: 07.2007
	Sprawił: mgr inż. Katarzyna Kaluźna	577/01	
PRO INVEST OBSŁUGA INWESTYCJI BUDOWLANYCH		ul. Powstańców Śląskich 40/5 43-246 Strumień tel./fax 033 857 00 51	Nr projektu: 032 Nr rysunku: 1