


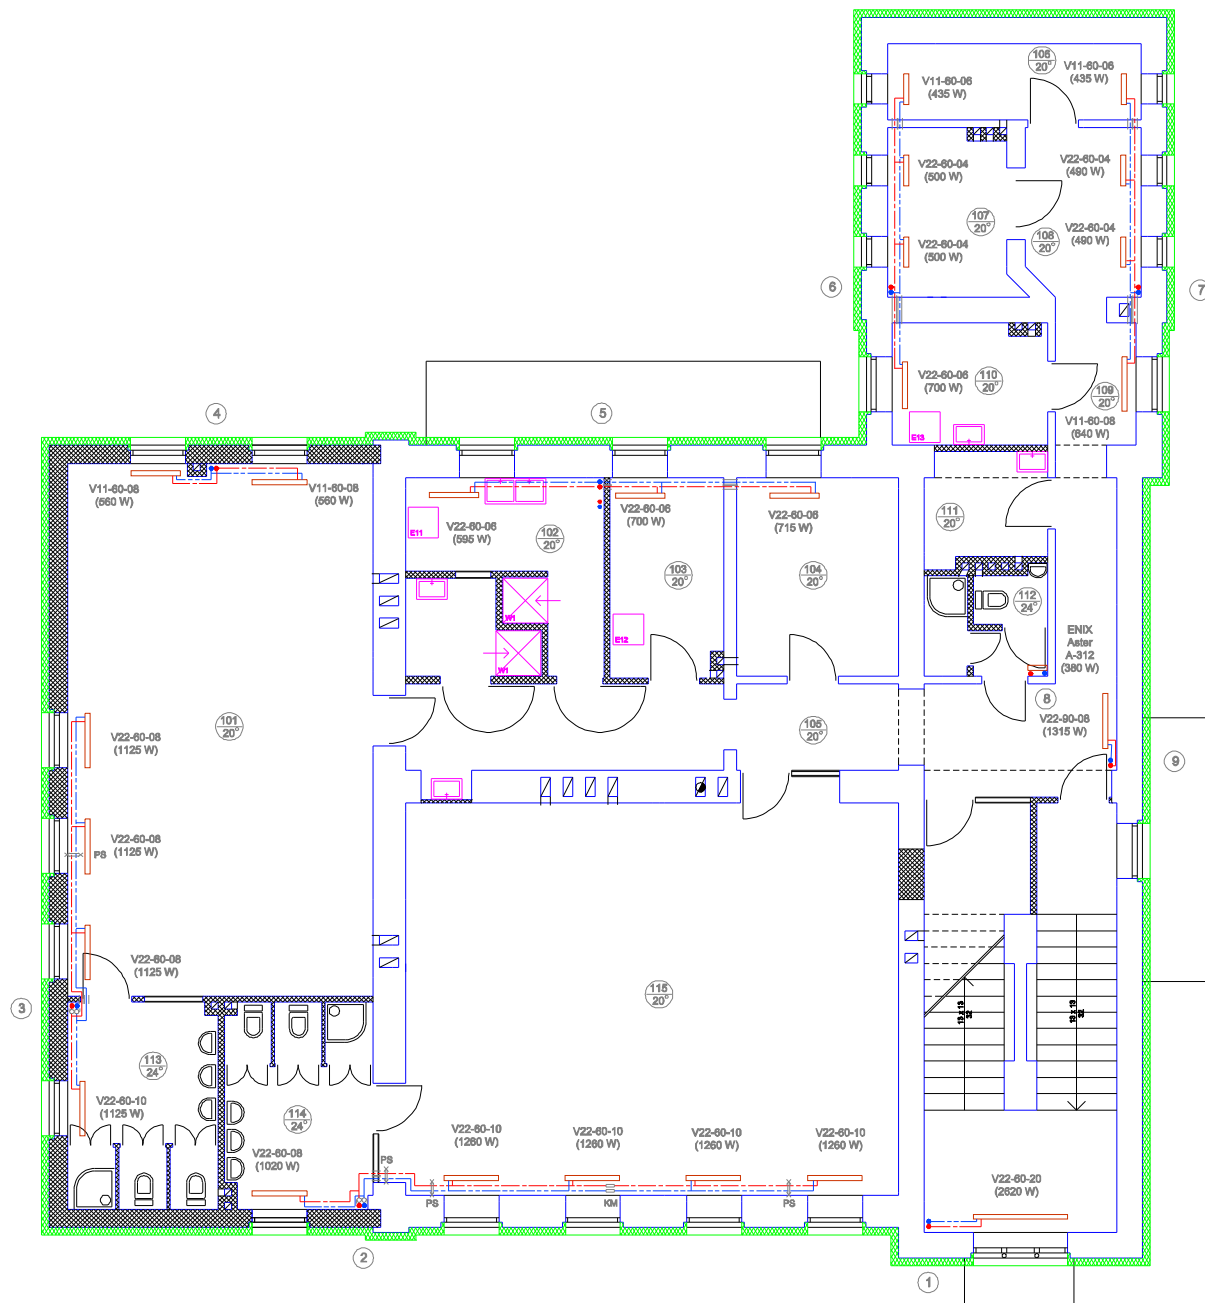

TERMOODERWIZACJA, NADBUDOWA, ORAZ REMONT DACHU BUDYNKU PRZEDSZKOLA NR 4 W LUBSKIM - HERMANICACH UL. WISNIOWA 15			
Projekt wykonawczy	INSTALACJA CENTRALNEGO OGRZEWANIA RZUT PIĘTRA		Skala: 1 : 50
Strona: 1	Projektant: mgr inż. Piotr Gorynia	07/01	Data: 07.2007
Instalacja:	Wykonawca: mgr inż. Maksymilian Kucharski	07/01	
PRO INVEST OŚWIĘCZKA, PRACOWNIA BUDOWLANA		ul. Przemysłowa 8a/8 43-200 Ślesin	Nr projektu: 002
		tel./fax 033 957 00 01	Nr rysunku: 5