


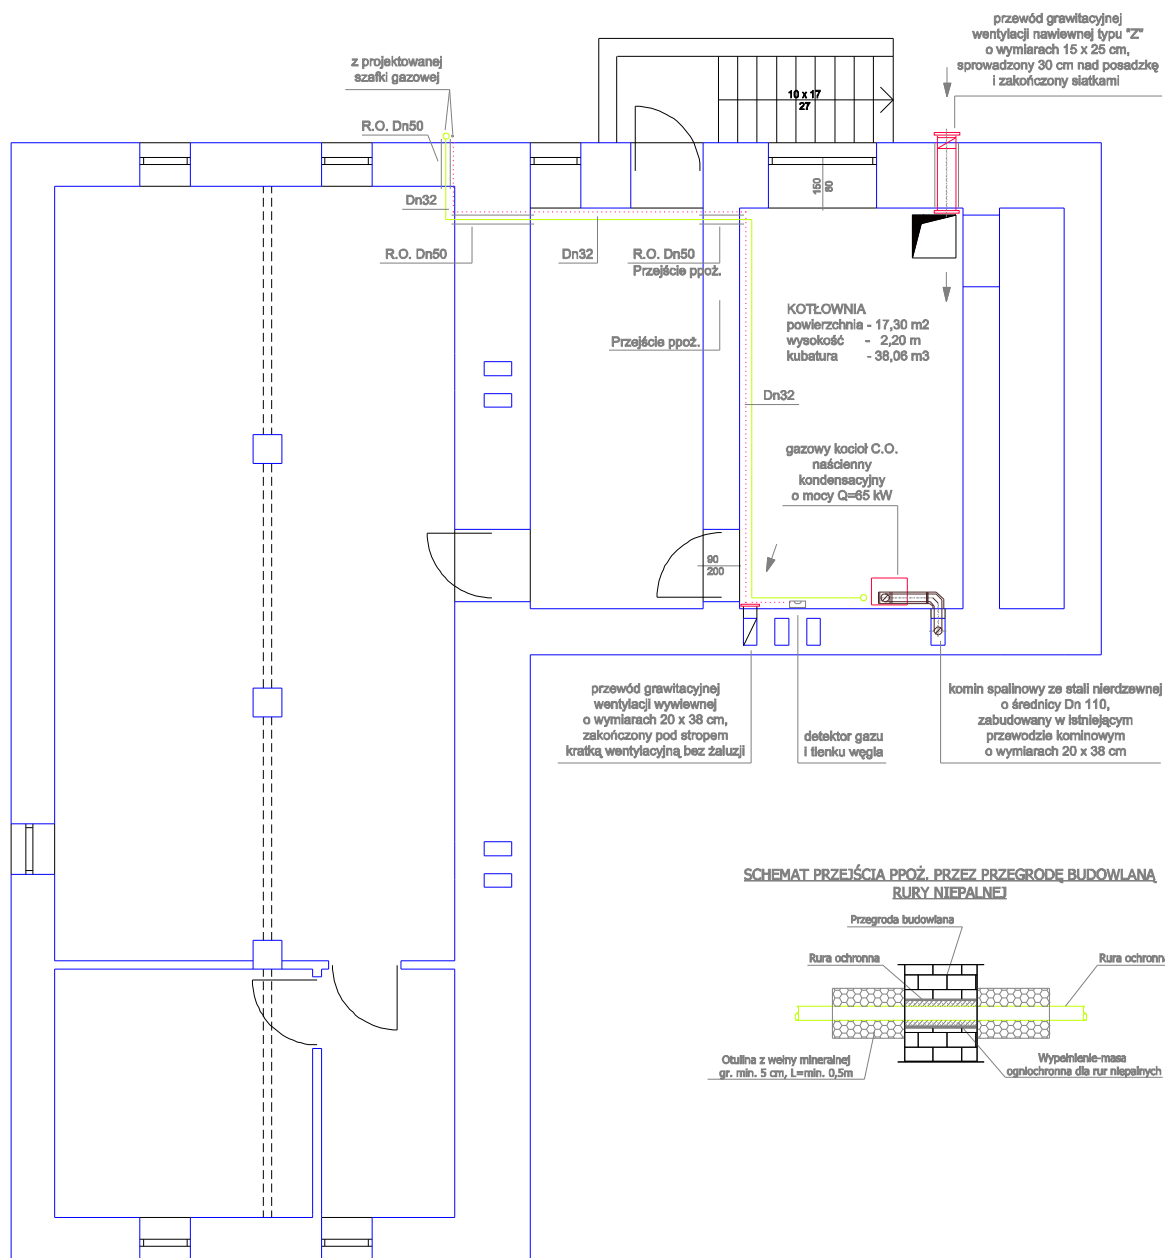

— Przewody gazu - stalowe  
- - - Przewody impulsowe

|                                                                                                                     |                                |                            |                                                                           |                                   |
|---------------------------------------------------------------------------------------------------------------------|--------------------------------|----------------------------|---------------------------------------------------------------------------|-----------------------------------|
| TERMODERNIZACJA, NADBUDOWA, ORAZ REMONT DACHU BUDYNKU PRZEDSZKOLA NR 4<br>W USTRONIU - HERMANICACH, UL. WIŚNIOWA 19 |                                |                            |                                                                           |                                   |
| Projekt wykonawczy                                                                                                  | INSTALACJA GAZU<br>RZUT PIWNIC |                            |                                                                           | Skala: 1 : 50                     |
| Branda instalacyjna:                                                                                                | Projektował:                   | mgr inż. Piotr Goryzka     | 576/01                                                                    | Data: 07.2007                     |
|                                                                                                                     | Sprawdził:                     | mgr inż. Katarzyna Kaluźna | 577/01                                                                    |                                   |
| <b>PRO INVEST</b><br>OBSŁUGA INWESTYCJI BUDOWLANYCH                                                                 |                                |                            | ul. Powstańców Śląskich 4a/5<br>43-246 Strumień<br>tel./fax 033 857 00 51 | Nr projektu: 032<br>Nr rysunku: 1 |