


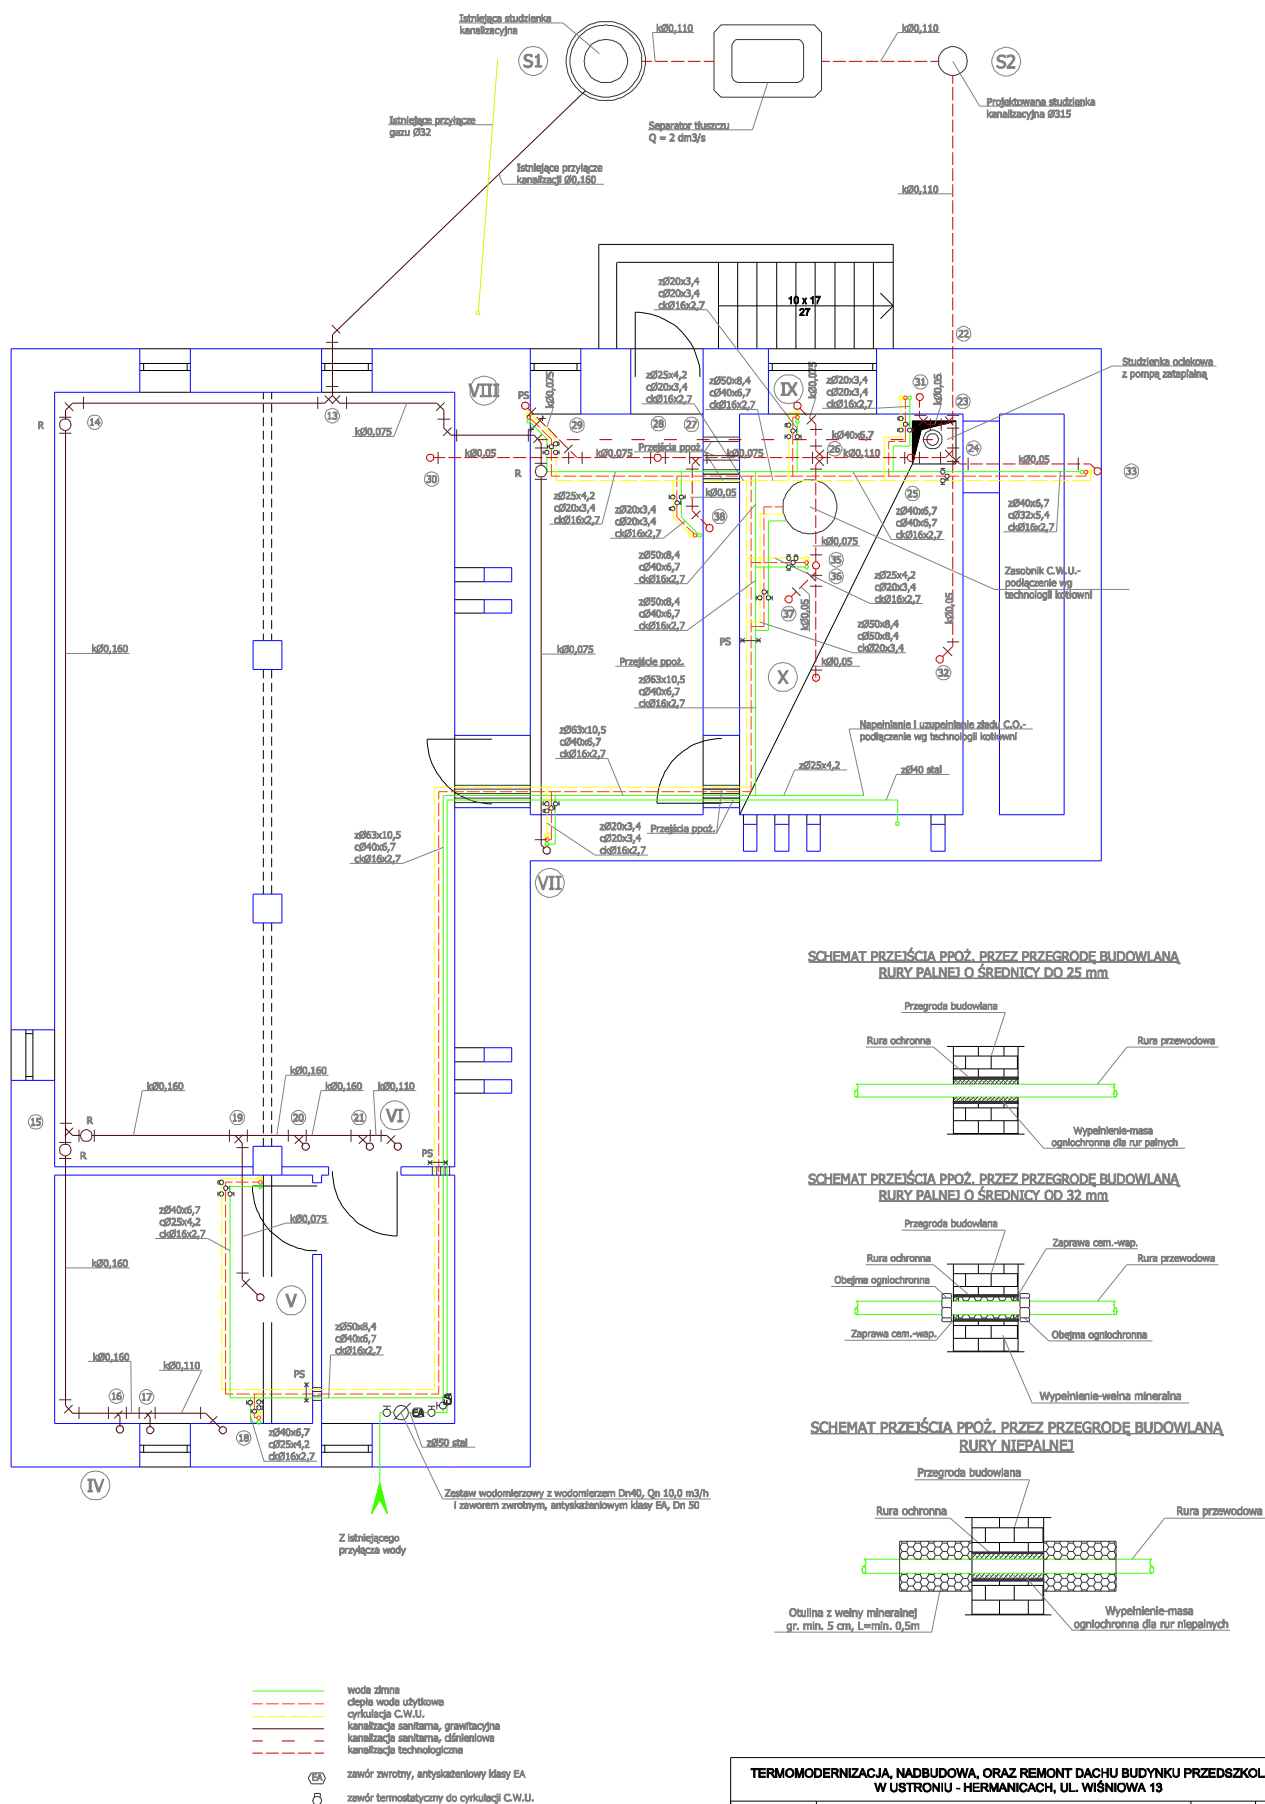

TERMOMODERNIZACJA, NADBUDOWA, ORAZ REMONT DACHU BUDYNKU PRZEDSZKOLA NR 4 W USTRONIU - HERMANICACH, UL. WIŚNIOWA 19			
Projekt wykonawczy	INSTALACJA WOD. - KAN RZUT PIWNIC		Skala: 1 : 50
Projektował:	mgr inż. Piotr Goryszka	576/01	Data: 08.2007
Sprawił:	mgr inż. Katarzyna Kałużna	577/01	
PRO INVEST OŚLUGA INWESTYCJI BUDOWLANYCH		ul. Powstańców Śląskich 4c/5 43-246 Strumień tel./fax 033 857 00 51	Nr projektu: 032 Nr rysunku: 2