


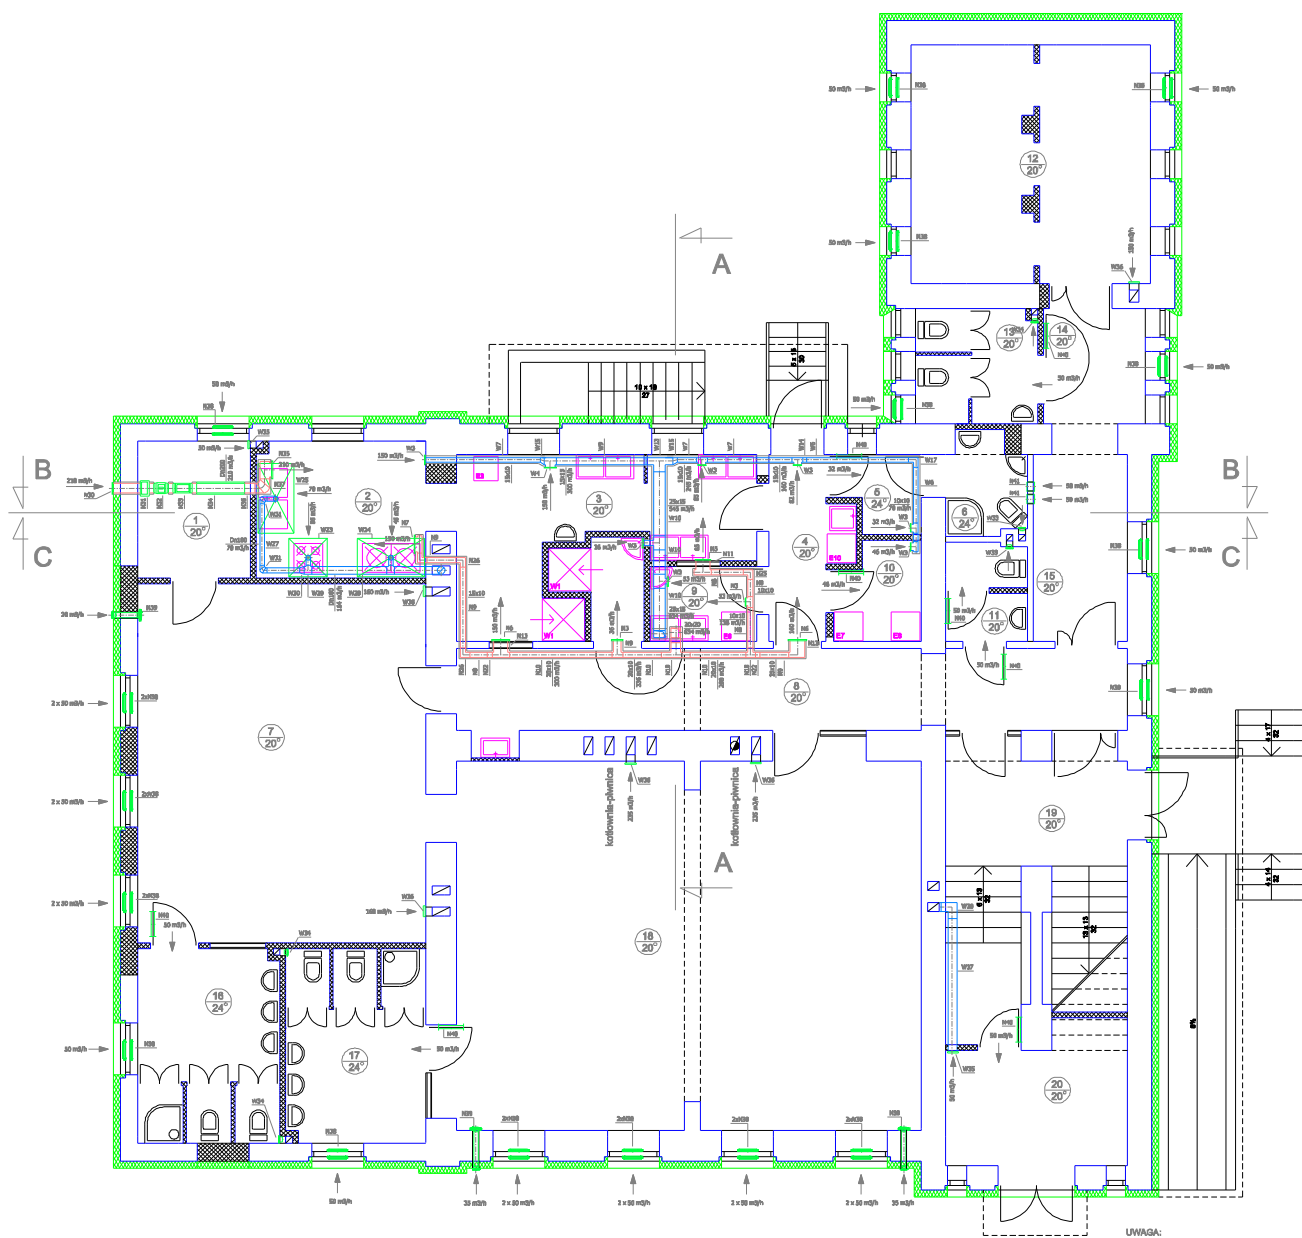

UWAGA:
Numeracja przypisana urządzeniom i armaturze wentylacji zgodnie z zestawieniem materiałów.

TERMO-MODERNIZACJA, NADBUDOWA, ORAZ REMONT DACHU BUDYNKU PRZEDSZKOLA NR 4 W USTRONIU - HERMANIACACH, UL. WIŚNIOWA 13			
Projekt wykonany:	INSTALACJA WENTYLACJI		Skala: 1:100
Stan:	RZUT PRZYZIEMIA		Data: 07.2007
Wykonany:	Projektant:	mgr inż. Piotr Górecki	07/2007
	Opis:	mgr inż. Katarzyna Jakubas	07/2007
PRO INVEST		ul. Pasterki 10, 01-100 Warszawa	10 projektów: 002
		tel./fax: 022 697 00 91	10 rysunków: 6