


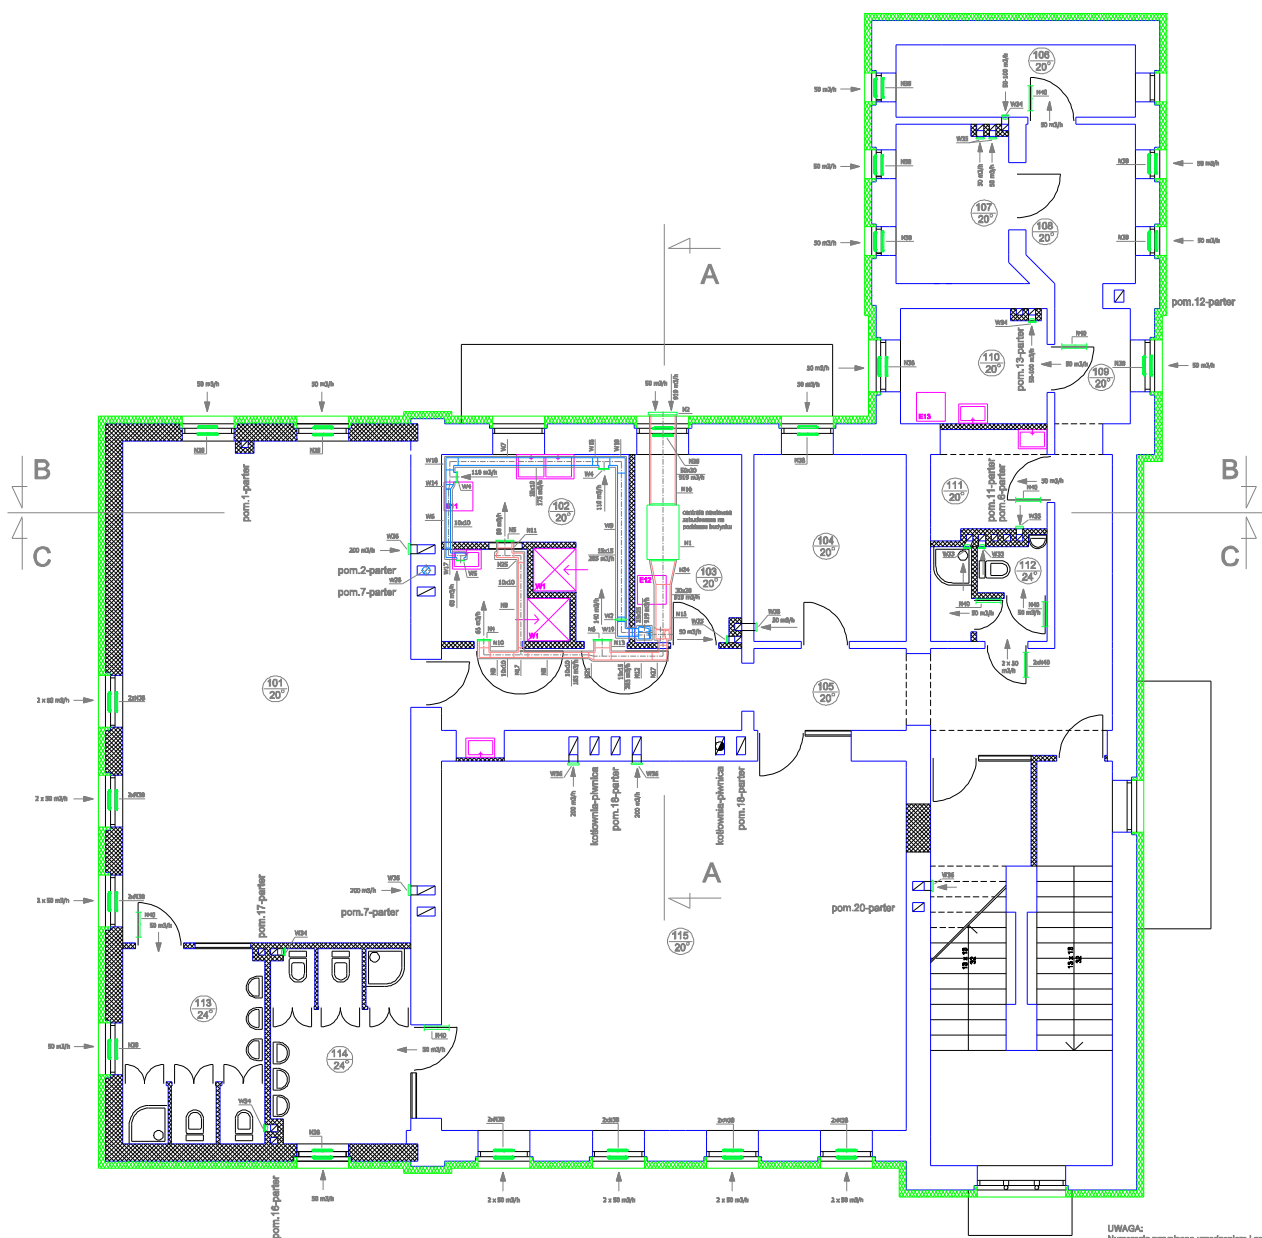

UWAGA:
Numeracja przypisana uzgodnionem i serwisu
wentylacji zgodnie z załączeniem materiałów.

TERMO-MODERNIZACJA, NADBUDOWA, ORAZ REMONT DACHU BUDYNKU PRZEDSZKOLA NR 4 W USTRONIU - HERMANIACH, UL. WIŚNIOWA 13			
Projekt wykonawczy:	INSTALACJA WENTYLACJI RZUT PIĘTRA		Skala: 1 : 100 Data: 07.2007
Opis:	mgr inż. Piotr Gorynia		07/01
Wykonawca:	mgr inż. Krzysztof Kukuła		07/01
		ul. Pasterki 10, 01-650 Warszawa tel./fax 22 666 66 66	
		W projekcie: 002 W wykonaniu: 0	