


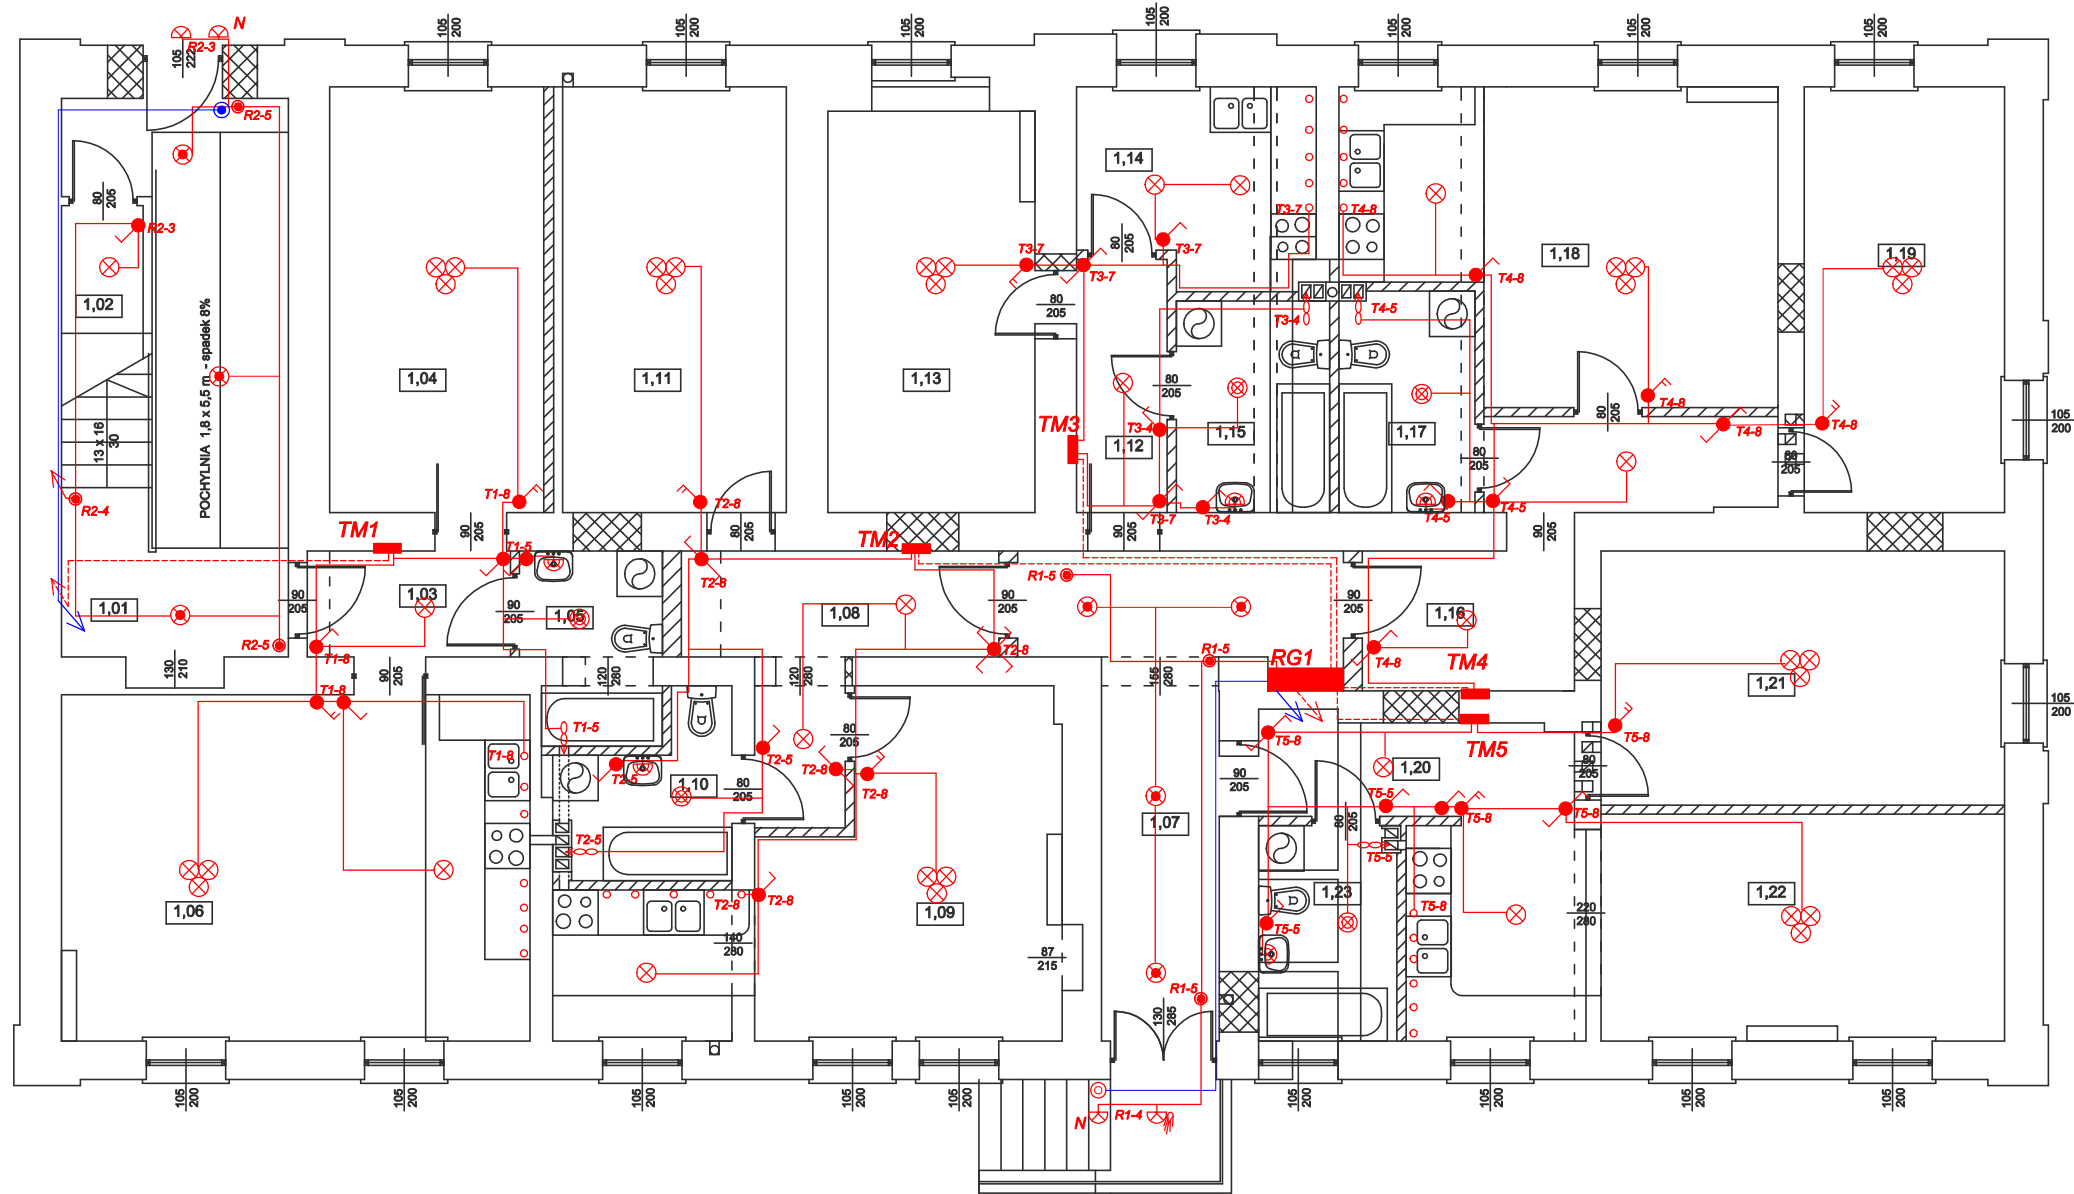

PARTER
POW. UŻYTKOWA : 278,99m²

KOMUNIKACJA	
1.01	Kl. schod. /płytki ceramiczne/ 23,39 m ²
1.07	Hall wejściowy (pl. ceram.) 14,40 m ²
37,79 m ²	
LOKAL NR 1	
1.03	Przedpokój /pl. ceramiczne/ 3,78 m ²
1.04	Sypialnia /panele podłog./ 15,99 m ²
1.05	Łazienka / pl. ceramiczne/ 4,38 m ²
1.06	Kuchnia /pl. ceramiczne/ 28,40 m ²
	Pokój dzienny /panele podł./ 52,55 m ²
LOKAL NR 2	
1.08	Przedpokój /pl. ceramiczne/ 8,58 m ²
1.09	Kuchnia /pl. ceramiczne/ 21,63 m ²
	Pokój dzienny /panele podł./ 4,73 m ²
1.10	Łazienka / pl. ceramiczne/ 16,68 m ²
1.11	Sypialnia /panele podłog./ 51,60 m ²
LOKAL NR 3	
1.12	Przedpokój /pl. ceramiczne/ 4,02 m ²
1.13	Pokój /panele podłog./ 14,55 m ²
1.14	Kuchnia /pl. ceramiczne/ 7,88 m ²
1.15	Łazienka / pl. ceramiczne/ 32,13 m ²
LOKAL NR 4	
1.16	Przedpokój /pl. ceramiczne/ 10,54 m ²
1.17	Łazienka / pl. ceramiczne/ 5,23 m ²
1.18	Kuchnia /pl. ceramiczne/ 21,44 m ²
	Pokój dzienny /panele podł./ 14,92 m ²
1.19	Sypialnia /panele podłog./ 52,13 m ²
LOKAL NR 5	
1.20	Przedpokój /pl. ceramiczne/ 5,32 m ²
1.21	Sypialnia /panele podłog./ 17,94 m ²
1.22	Kuchnia /pl. ceramiczne/ 23,43 m ²
	Pokój dzienny /panele podł./ 5,13 m ²
1.23	Łazienka / pl. ceramiczne/ 51,82 m ²
POM. GOSPODARCZE	
1.02	Schówek sprzętazki /płytki ceramiczne/ 0,97 m ² (3,67) m ²

OZNACZENIA

- RG1** istniejąca rozdzielnia pomiarowa parteru
- TM** rozdzielnia obwodowa mieszkaniowa pt.
- R2-2** adres obwodu w rozdzielni obwodowej
- przewody zasilające rozdzielnię pomiarową - YKYżo 5x16 pt.
- przewody zasilające rozdzielnię administracji RA2 - YDYżo 5x6 pt.
- przewody zasilające rozdzielnię obwodową mieszkańców - YDYżo 5x6 pt.
- przewody zasilające wyłącznik ppoż. - HDGs 2x1,0 pt.
- przewody zasilania oświetlenia - YDYpżo 3x1,5 pt. (4x1,5; 2x1,5)
- (przy prowadzeniu po drewnianej konstrukcji dachu kabel prowadzić w rurze osłonowej ICTA 16)
- istn. przycisk wyłącznika ppoż. ROP-42, pt.
- proj. przycisk wyłącznika ppoż. ROP-42, pt.

- oprawa sufitowa zawieszana
- oprawa sufitowa zawieszana z możliwością sekcjonowania oświetlenia
- oprawa pod szafkę w kuchni (wypust oświetleniowy)
- oprawa ścienna (wypust oświetleniowy nad umywalką)
- oprawa sufitowa np. Smart LED Micro
- przycisk klawiszowy schodowy oświetlenia 10A, pt.
- łącznik klawiszowy oświetlenia 10A, pt.
- łącznik klawiszowy oświetlenia świecznikowy 10A, pt.
- wentylator łazienkowy 30W

M.T. SOŁOWSCY - NADZÓR, KOSZTORYSOWANIE, PROJEKTOWANIE

PROJEKT ZMIANY SPOSOBU UŻYTKOWANIA POMIESZCZEŃ NA MIESZKANIA KOMUNALNE
W BUDYNKU W USTRONI UL. DASZYŃSKIEGO 64; DZIAŁKA NR 136/82

TEMAT:	INSTALACJA OŚWIETLENIA - RZUT PARTERU	SKALA: 1 : 100	E-04
INWESTOR:	MIASTO USTRÓŃ	DATA: 28.09.2012.	
PROJEKTOWAŁ:	mgr inż. PIOTR ZONTEK	UPR. NR : 87/98 B-B	NR RYS. PODPIS
SPRAWDZIŁ:	mgr inż. PAWEŁ PŁONKA	UPR. NR : 86/98 B-B	PODPIS