


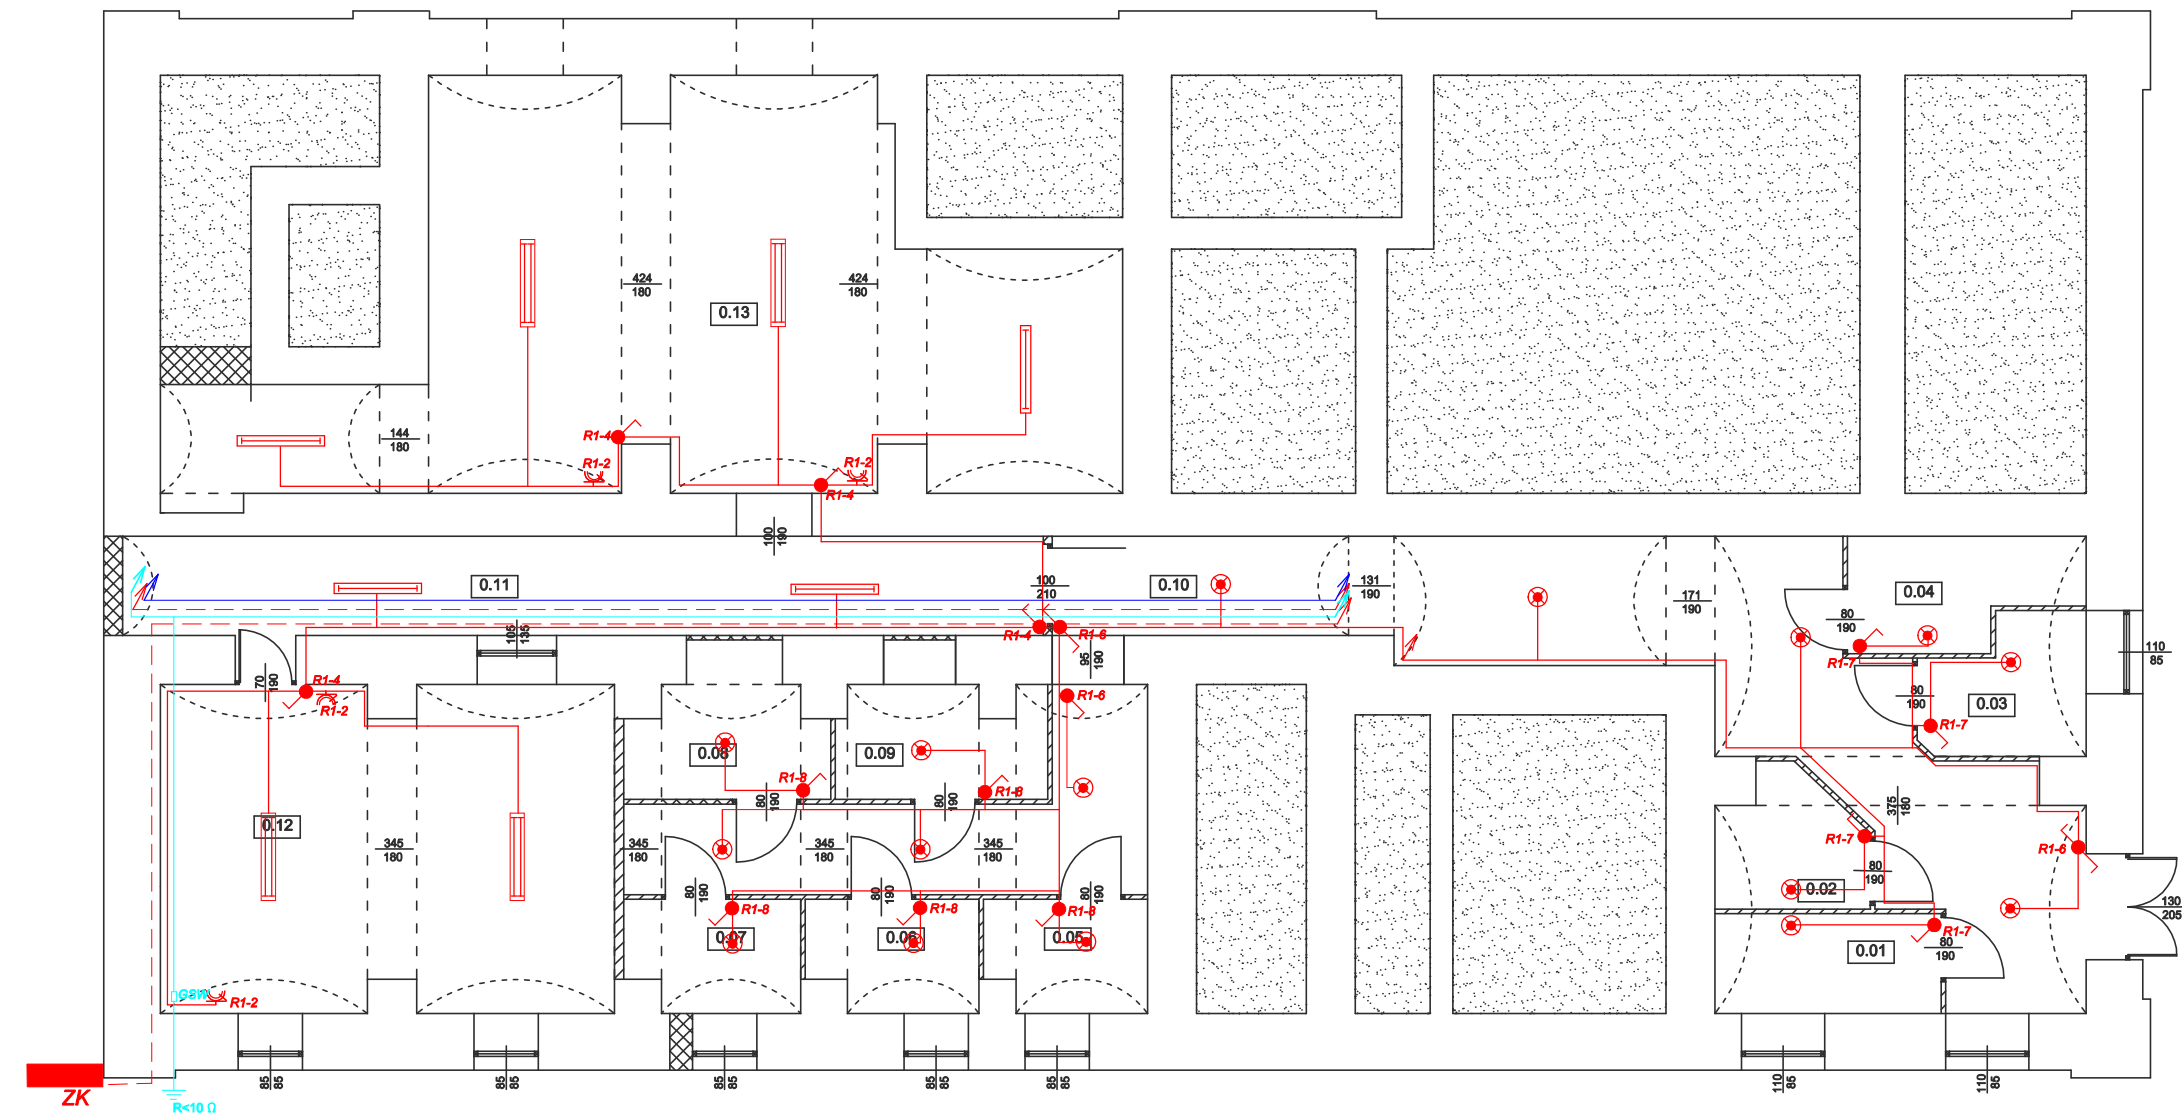

PIWNICE

POW. UŻYTKOWA : 146,32 m²

KOMUNIKACJA	Pow. całkowita
0.10 Korytarz	38,49 m ²
	33,64 m ²

PIWNICE LOKATORSKIE	Pow. całkowita
0.01 Piwnica /pos. cement./	3,95 m ²
0.02 Piwnica /pos. cement./	3,23 m ²
0.03 Piwnica /pos. cement./	3,64 m ²
0.04 Piwnica /pos. cement./	4,10 m ²
0.05 Piwnica /pos. cement./	3,08 m ²
0.06 Piwnica /pos. cement./	3,22 m ²
0.07 Piwnica /pos. cement./	3,85 m ²
0.08 Piwnica /pos. cement./	4,51 m ²
0.09 Piwnica /pos. cement./	3,99 m ²
	33,57 m ²

PIWNICE ADMINISTRACJI	Pow. całkowita
0.11 Korytarz /pos. cement./	15,96 m ²
0.12 Wymłennikownia /pos. cem./	25,56 m ²
0.13 Pom. gospodarcze /pos. cement./	47,59 m ²
	79,11 m ²

OZNACZENIA

- ZK** istn. złącze kablowe
- istn. przewody zasilające rozdzielnię RG1 - YKYżo 5x35 pt.
- przewody zasilające rozdzielnię pomiarową RG2 - YKYżo 5x16 pt.
- przewody zasilające rozdzielnię administracji RA2 - YDYżo 5x6 pt.
- przewody zasilania gniazd - YDYpżo 3x2,5 pt.
- przewody zasilania oświetlenia - YDYpżo 3x1,5 pt.
- oprawa sufitowa świetlówkowa np. COSMO 1 - 2x36W
- oprawa sufitowa świetlówkowa np. COSMO 1 - 1x36W
- oprawa sufitowa 24V np. PL 400 - 1x40W
- łącznik klawiszowy oświetlenia 10A, pt.
- gniazdo 2x2P+Z, 10A, nt. IP 54
- R1-2** adres obwodu w rozdzielni obwodowej
- przewody zasilania przycisku ppoż. HDGs 2x1mm
- lokalna szyna wyrównawcza
- przewody instalacji wyrównywania potencjałów DY 4mm² pt.
- wyprowadzić do istniejącego uziemienia

M.T. SOŁOWSCY - NADZÓR, KOSZTORYSOWANIE, PROJEKTOWANIE

PROJEKT ZMIANY SPOSOBU UŻYTKOWANIA POMIESZCZEŃ NA MIESZKANIA KOMUNALNE
W BUDYNKU W USTRONIUL. DĄSZYŃSKIEGO 64; DZIAŁKA NR 136/82

TEMAT:	INSTALACJA GNIAZD I OŚWIETLLENIA - RZUT PIWNICY	SKALA: 1 : 100	E-05
INWESTOR:	MIASTO USTRON	DATA: 28.09. 2012.	
PROJEKTOWAŁ:	mgr inż. PIOTR ZONTEK	UPR. NR : 87/98 B-B	PODPIS
SPRAWDZIŁ:	mgr inż. PAWEŁ PŁONKA	UPR. NR : 86/98 B-B	PODPIS