


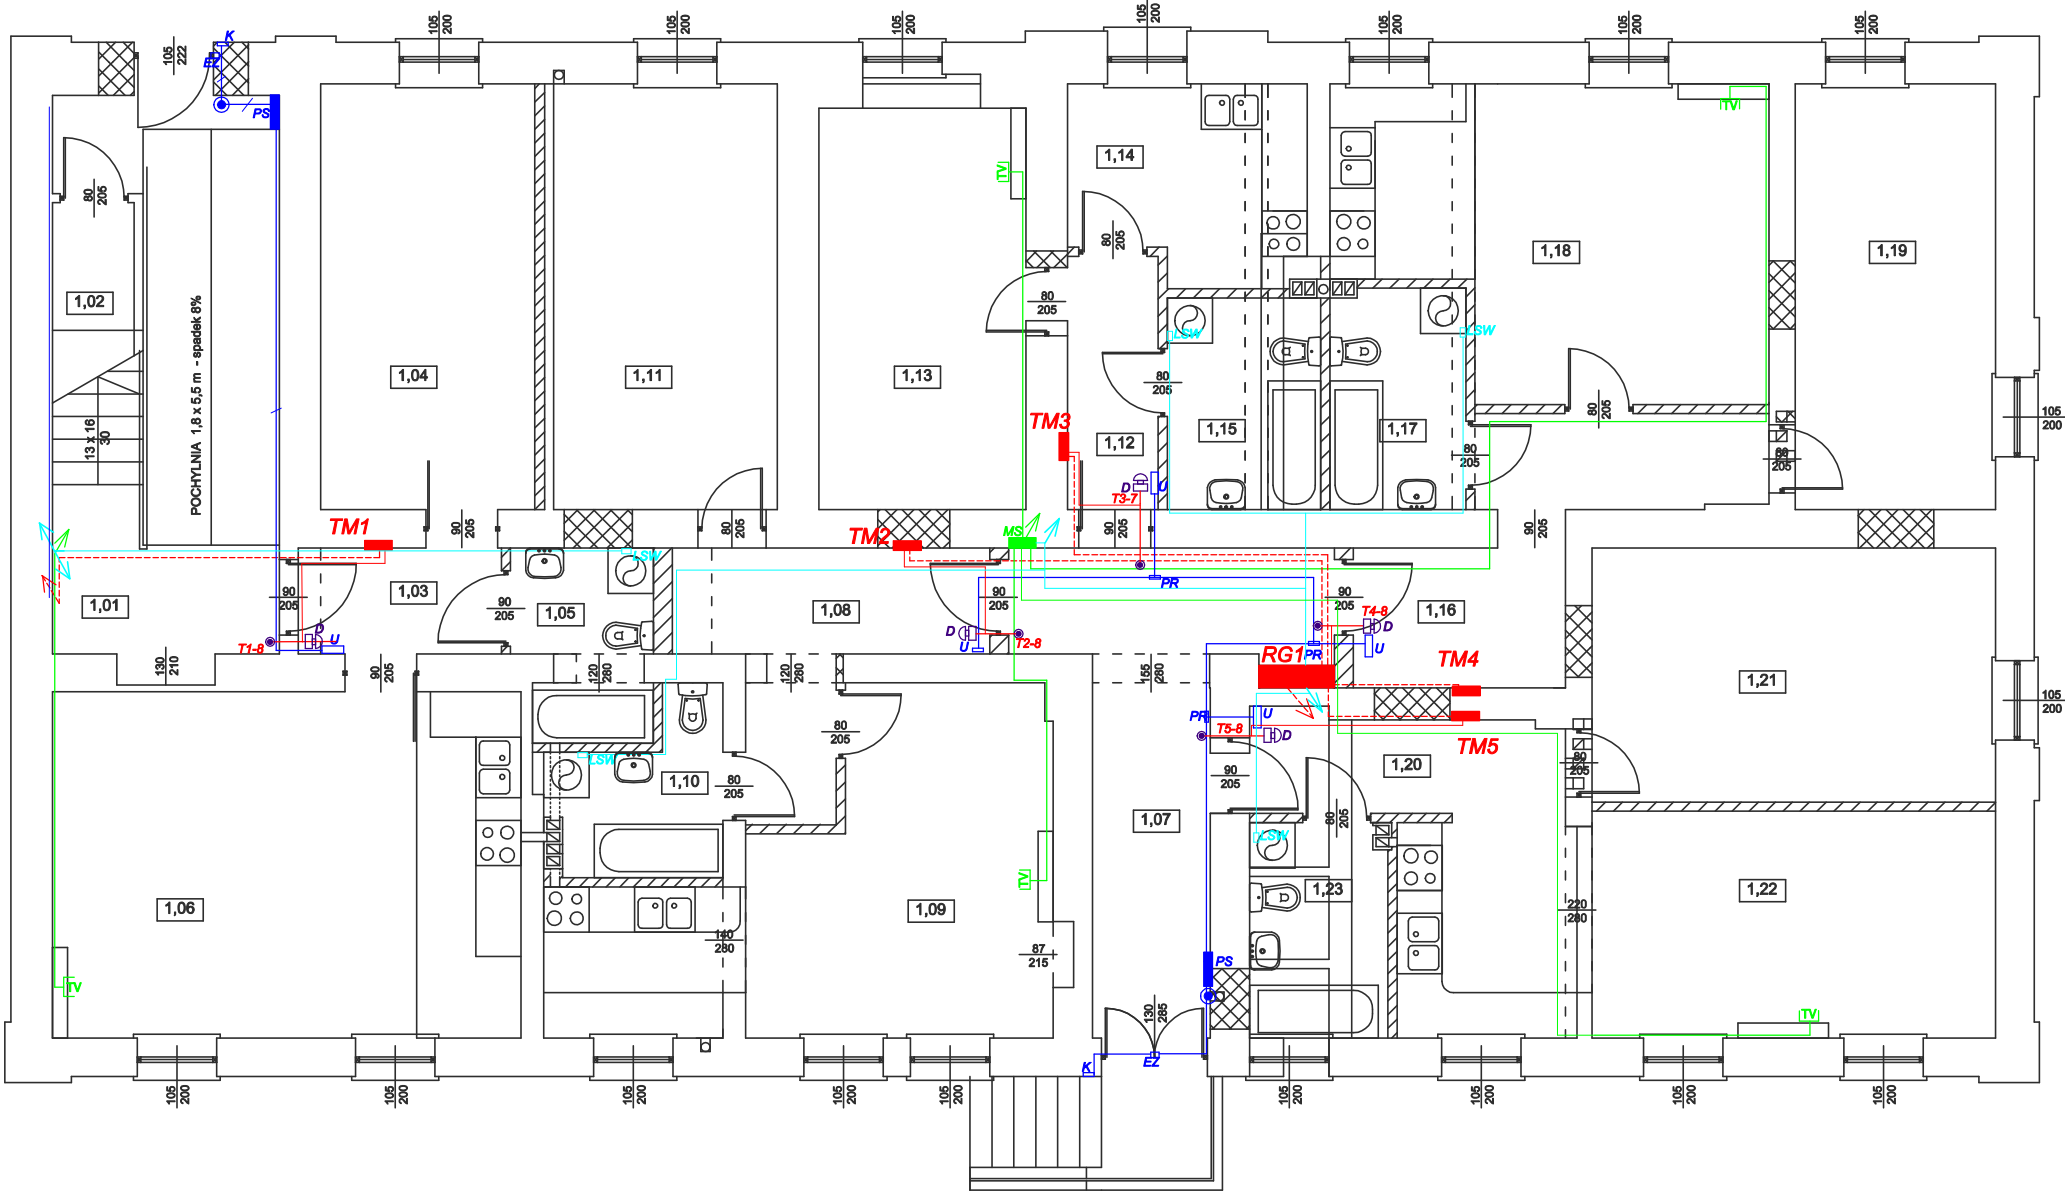

PARTER

POW. UŻYTKOWA : 278,99m2

KOMUNIKACJA		
1.01	Kl. schod. /płytki ceramiczne/	23,39 m2
1.07	Hall wejściowy (pl. ceram.)	14,40 m2
		37,79 m2

LOKAL NR 1		
1.03	Przedpokój /pl. ceramiczne/	3,78 m2
1.04	Sypialnia /panele podłog./	15,99 m2
1.05	Łazienka / pl. ceramiczne/	4,38 m2
1.06	Kuchnia /pl. ceramiczne/	28,40 m2
	Pokój dzienny /panele podł./	52,55 m2

LOKAL NR 2		
1.08	Przedpokój /pl. ceramiczne/	8,58 m2
1.09	Kuchnia /pl. ceramiczne/	21,63 m2
	Pokój dzienny /panele podł./	4,73 m2
1.10	Łazienka / pl. ceramiczne/	16,68 m2
1.11	Sypialnia /panele podłog./	51,60 m2

LOKAL NR 3		
1.12	Przedpokój /pl. ceramiczne/	4,02 m2
1.13	Pokój /panele podłog./	14,55 m2
1.14	Kuchnia /pl. ceramiczne/	7,88 m2
1.15	Łazienka / pl. ceramiczne/	5,68 m2
		32,13 m2

LOKAL NR 4		
1.16	Przedpokój /pl. ceramiczne/	10,54 m2
1.17	Łazienka / pl. ceramiczne/	5,23 m2
1.18	Kuchnia /pl. ceramiczne/	21,44 m2
	Pokój dzienny /panele podł./	14,92 m2
1.19	Sypialnia /panele podłog./	52,13 m2

LOKAL NR 5		
1.20	Przedpokój /pl. ceramiczne/	5,32 m2
1.21	Sypialnia /panele podłog./	17,94 m2
1.22	Kuchnia /pl. ceramiczne/	23,43 m2
	Pokój dzienny /panele podł./	5,13 m2
1.23	Łazienka / pl. ceramiczne/	51,82 m2

POM. GOSPODARCZE		
1.02	Schowek sprzętaczki /płytki ceramiczne/	0,97 m2 (3,67) m2

OZNACZENIA

- RG1** istniejąca rozdzielnia pomiarowa parteru
- TM** rozdzielnia obwodowa mieszkaniowa pt.
- R2-2** adres obwodu w rozdzielni obwodowej
- przewody zasilające rozdzielnię pomiarową - YKYżo 5x16 pt.
- przewody zasilające rozdzielnię administracji RA2 - YDYżo 5x6 pt.
- przewody zasilające rozdzielnię obwodowe mieszkań - YDYżo 5x6 pt.
- przewody zasilające instalację dzwonka - YDYżo 3x1,5 pt.

- przycisk dzwonka, pt.
- dzwonek mieszkaniowy 230V
- gniazdo GAR-SAT, pt.
- skrzynka z rozdzielnicą instalacji TV/SAT, nt.
- przewody instalacji TV/SAT - YWdXpek
- w rurze osłonowej ICTA 22, pt.
- unifon cyfrowy
- panel sterujący instalacji domofonowej
- panel kasety elektroniki instalacji domofonowej
- elektrozaczep drzwi
- przycisk otwierania drzwi
- przewody instalacji domofonowej YTKSY 2x0,5mm (YTKSY 2x2x0,5mm, YTKSY 8x2x0,5mm)
- lokalna szyna wyrównawcza
- przewody instalacji wyrównywania potencjałów DY 4mm2 pt.

M.T. SOŁOWSCY - NADZÓR, KOSZTORYSOWANIE, PROJEKTOWANIE

PROJEKT ZMIANY SPOSOBU UŻYTKOWANIA POMIESZCZEŃ NA MIESZKANIA KOMUNALNE W BUDYNKU W USTRONI UL. DASZYŃSKIEGO 64; DZIAŁKA NR 136/82			
TEMAT:	INSTALACJE SŁABOPRĄDOWE - RZUT PARTERU	SKALA: 1 : 100	NR RYS. E-07
INWESTOR:	MIASTO USTRÓŃ	DATA: 28.09.2012.	
PROJEKTOWAŁ:	mgr inż. PIOTR ZONTEK	UPR. NR : 87/98 B-B	PODPIS
SPRAWDZIŁ:	mgr inż. PAWEŁ PŁONKA	UPR. NR : 86/98 B-B	PODPIS