


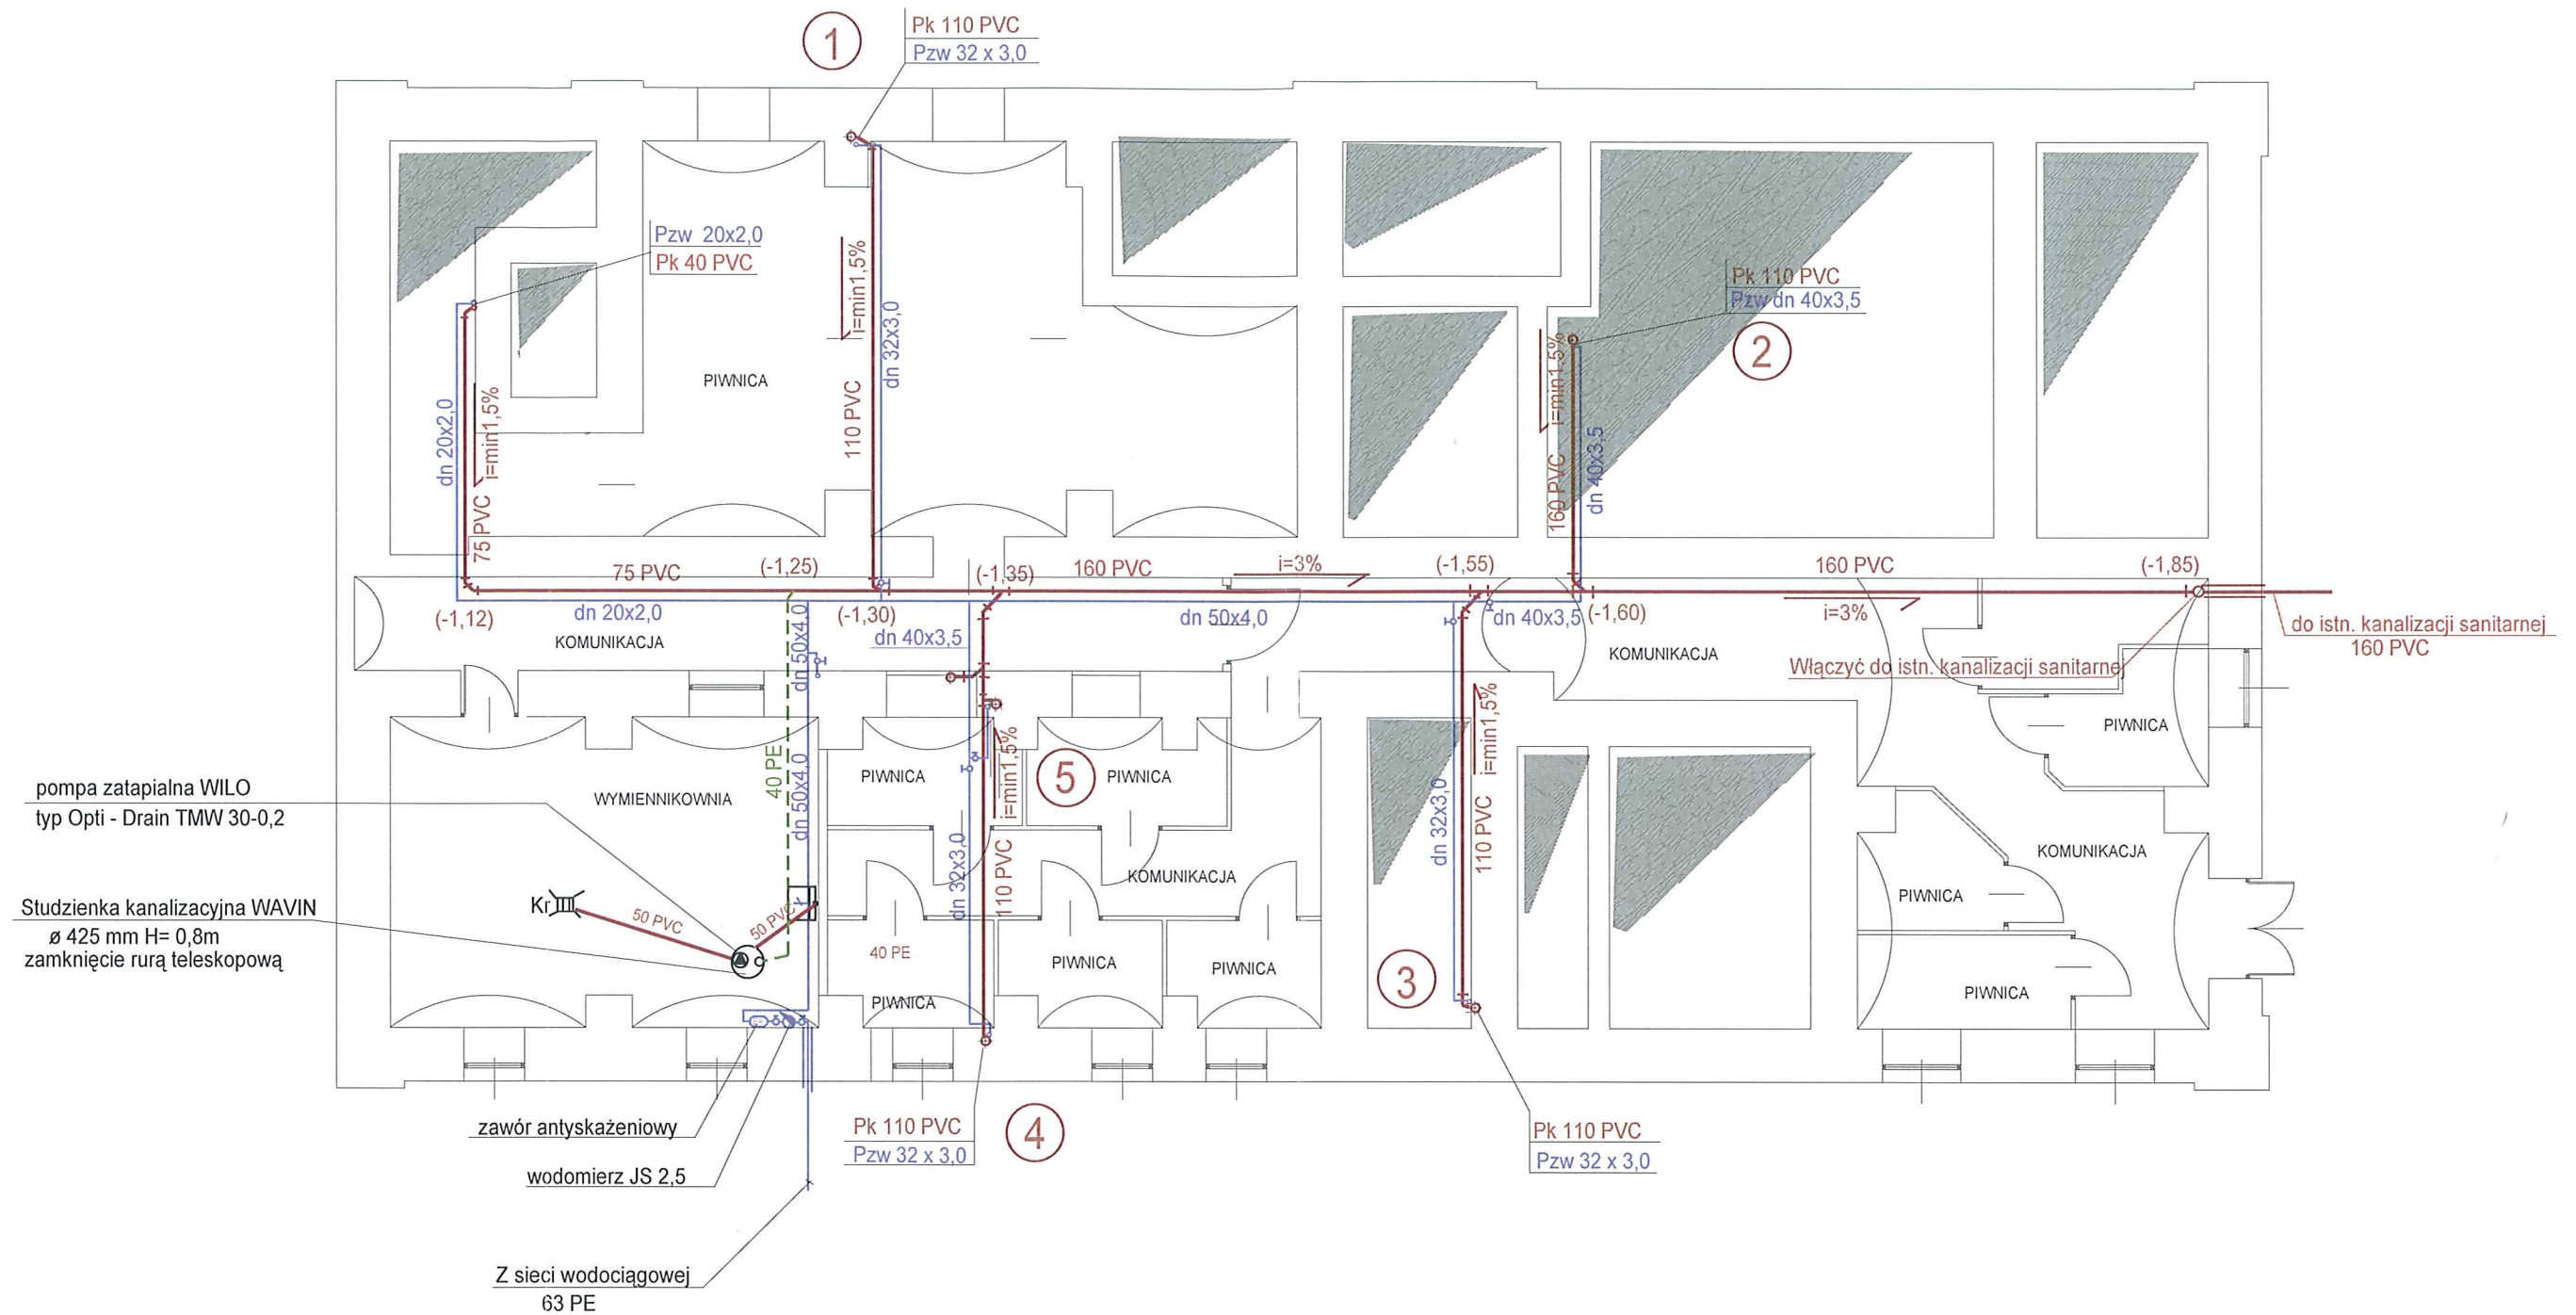

LEGENDA:

- KANALIZACJA SANITARNA
- KANALIZACJA SANITARNA CIŚNIENIOWA
- INSTALACJA WODY ZIMNEJ
- INSTALACJA WODY CIEPŁEJ
- ⚡ POJEMNOŚCIOWY ELEKTRYCZNY PODGRZEWACZ WODY
poj. 80 l - poziomy
- WODOMIERZ SKRZYDEŁKOWY J.S. 1,5

UWAGI:

1. PRZEWODY POZIOME KANALIZACJI SANITARNEJ, WODY ZIMNEJ I CIEPŁEJ PROWADZIĆ W BRUZZACH W ŚCIANACH.
2. PROJEKTOWANE ODPOWIEDZIENIA KANALIZACJI SANITARNEJ WYPROWADZIĆ PONAD DACH BUDYNKU, ZA POMOCĄ ELEMENTÓW WYWIEWNYCH.

M.T. SOŁOWSCY - NADZÓR, KOSZTORYSOWANIE, PROJEKTOWANIE

PROJEKT PRZEBUDOWY ISTNIEJĄCEGO BUDYNKU PRZY UL. DASZYŃSKIEGO 64 W USTRONIU dz. nr 136/82, NA BUDYNEK MIESZKALNY WIELORODZINNY P.B. INSTALACJI WOD.-KAN. I C.O.			
TEMAT:	RZUT PIWNIC - instalacja wod.-kan.	SKALA: 1 : 100	2
INWESTOR:	MIASTO USTRÓŃ	DATA: sierpień 2012	NR RYS.
PROJEKTOWAŁ:	inż. Jan Ryszka	upr. bud. nr B-B 6/75	
OPRACOWAŁ:	tech. Krzysztof Wojtek		
SPRAWDZIŁ:			