

ORYGINAL

"Zgodnie z art. 18 ustawy z dnia 7 m. 1989 r. Prawo geodezyjne i kartograficzne (t.j. z 2010-04-09 Dz. U. Nr 193, poz. 9287 z późn. zm.) rozpowszechnianie, rozprowadzanie oraz reprodukcje w celu rozpowszechnienia i rozprowadzania niniejszej mapy wymaga zezwolenia Starosty Cieszyńskiego".

STAROSTA CIESZYŃSKI
Wydział Geodezji, Kartografii i Katastru
Kopія z mapy zasadniczej
Poświadczam zgodność niniejszej mapy z oryginałem
przyjętym do państwowego zasobu geodezyjnego i kartograficznego



Niniejsza mapa nie może służyć
do celów projektowych
Data: 2012-09-09

LEGENDA:


- PROJ. PRZYŁĄCZE KANAL. DESZCZOWEJ
- ISTN. KANALIZACJA DESZCZOWA
- KANALIZACJA SANITARNA
- SIEĆ WODOCIĄGOWA
- KABEL TELETECHNICZNY
- KABEL ENERGETYCZNY
- SIEĆ CIEPŁOWNICZA

Temat: P.B. PRZYŁĄCZA KANALIZACJI DESZCZOWEJ. Objekt: PRZEBUDOWA ISTNIEJĄCEGO BUDYNKU NA BUDYNEK MIESZKALNY WIELORODZINNY. Adres: USTRŃ UL. DASZYŃSKIEGO 64; DZ. NR EW. 136/82.		
Nazwa rys. PLAN ZAGOSPODAROWANIA.		
Projektował: mgr inż. Józef LICHON	Opracował: tech. Janusz CHMIEL	Skala 1:500
Upr. proj. nr 146/90/B-B Investor: MIASTO USTRŃ i adres: 43-450 USTRŃ UL. RYNEK 1.		Data: PAŹDZIERNIK 2012 r.
		Rys. nr 1

proj. wymiary przewodów na
AsxSn 4x70 + AsxSn 2x25 + 43m

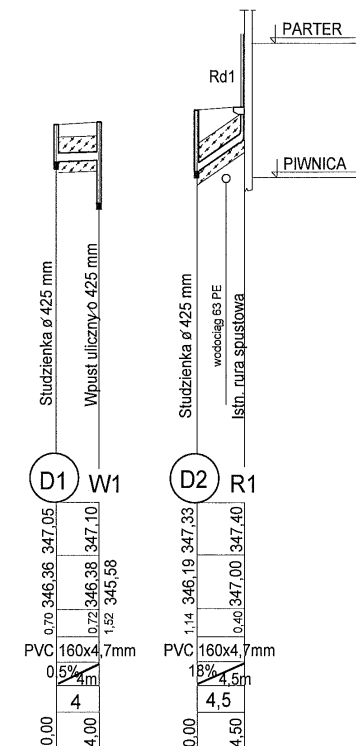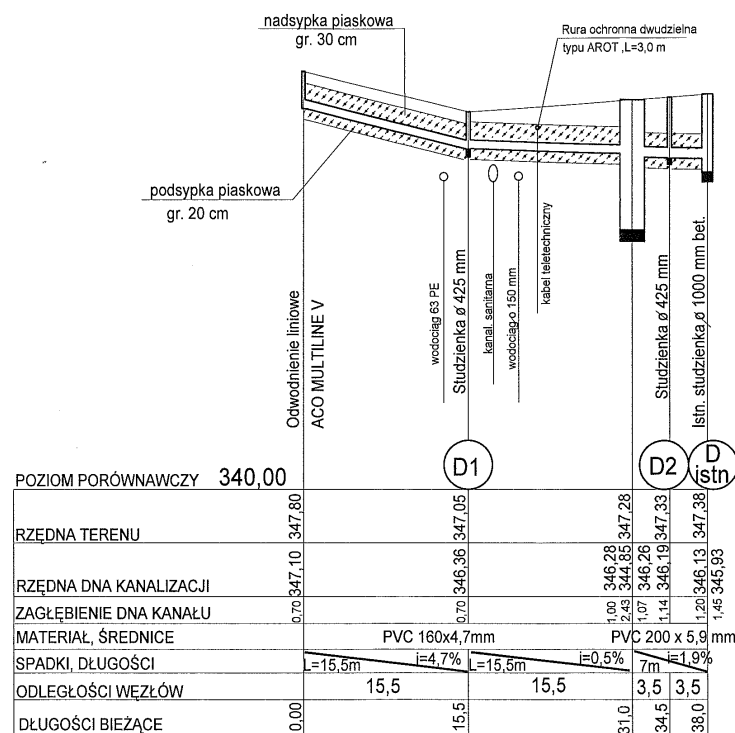

Temat : P.B. PRZYŁĄCZA KANALIZACJI DESZCZOWEJ. Obiekt : PRZEBUDOWA ISTNIEJĄCEGO BUDYNKU NA BUDYNEK MIESZKALNY WIELORODZINNY. Adres : USTRÓŃ UL. DASZYŃSKIEGO 64; DZ. NR EW. 136/82.		
Nazwa rys. PROFIL PODŁUŻNY KAN. DESZCZOWEJ.		
Projektował: mgr inż. Józef LICHON	Opracował:	Skala 1:100/500
		Branża INSTAL. SANIT.
		Data: PAŹDZIERNIK 2012 r
Upr. proj. nr 146/90/B-B	tech. Janusz CHMIEL	
Inwestor: MIASTO USTRÓŃ i adres: 43-450 USTRÓŃ UL. RYNEK 1.		Rys. nr 2

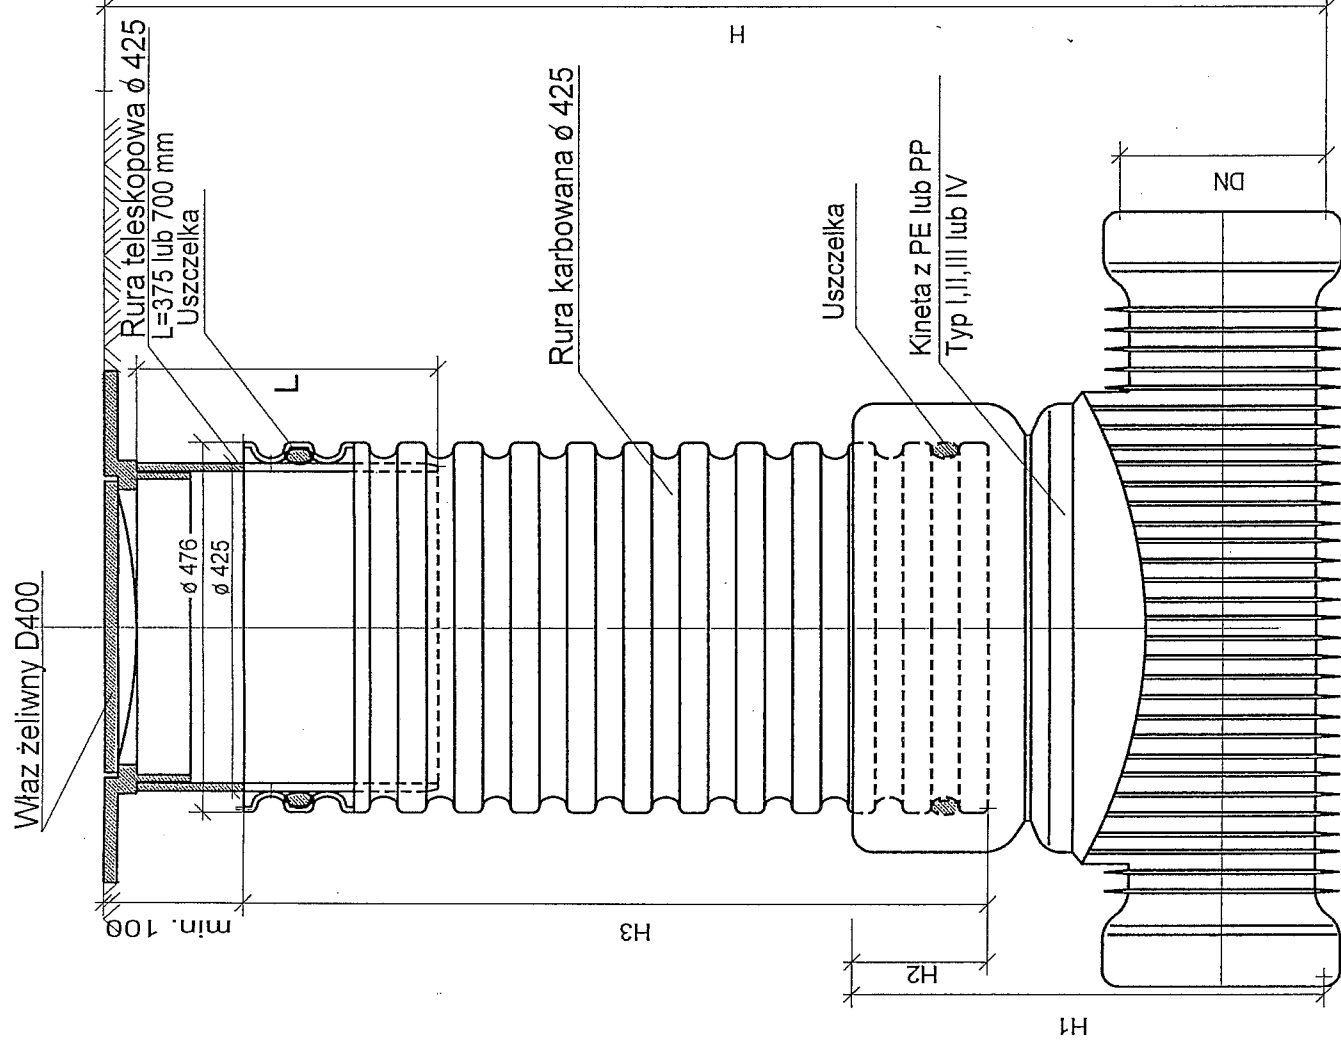

Temat : P.B. PRZYŁĄCZA KANALIZACJI DESZCZOWEJ.

Obiekt : PRZEBUDOWA ISTNIEJĄCEGO BUDYNKU NA BUDYNEK MIESZKALNY WIELORODZINNY.
Adres : USTRON UL. DASZYŃSKIEGO 64; DZ. NR EW. 136/82.

Nazwa rys. **STUDZIENKA KANALIZACYJNA DN 425 mm.**

Projektował:

mgr inż. Józef LICHON

Opracował:

tech. Janusz CHMIEL

Skala

Branża
INSTAL. SANIT.


Data:

PAŹDZIERNIK 2012 r

Rys. nr

Upr. proj. nr 146/90/B-B
Inwestor: MIASTO USTRON
i adres: 43-450 USTRON UL. RYNEK I.

3

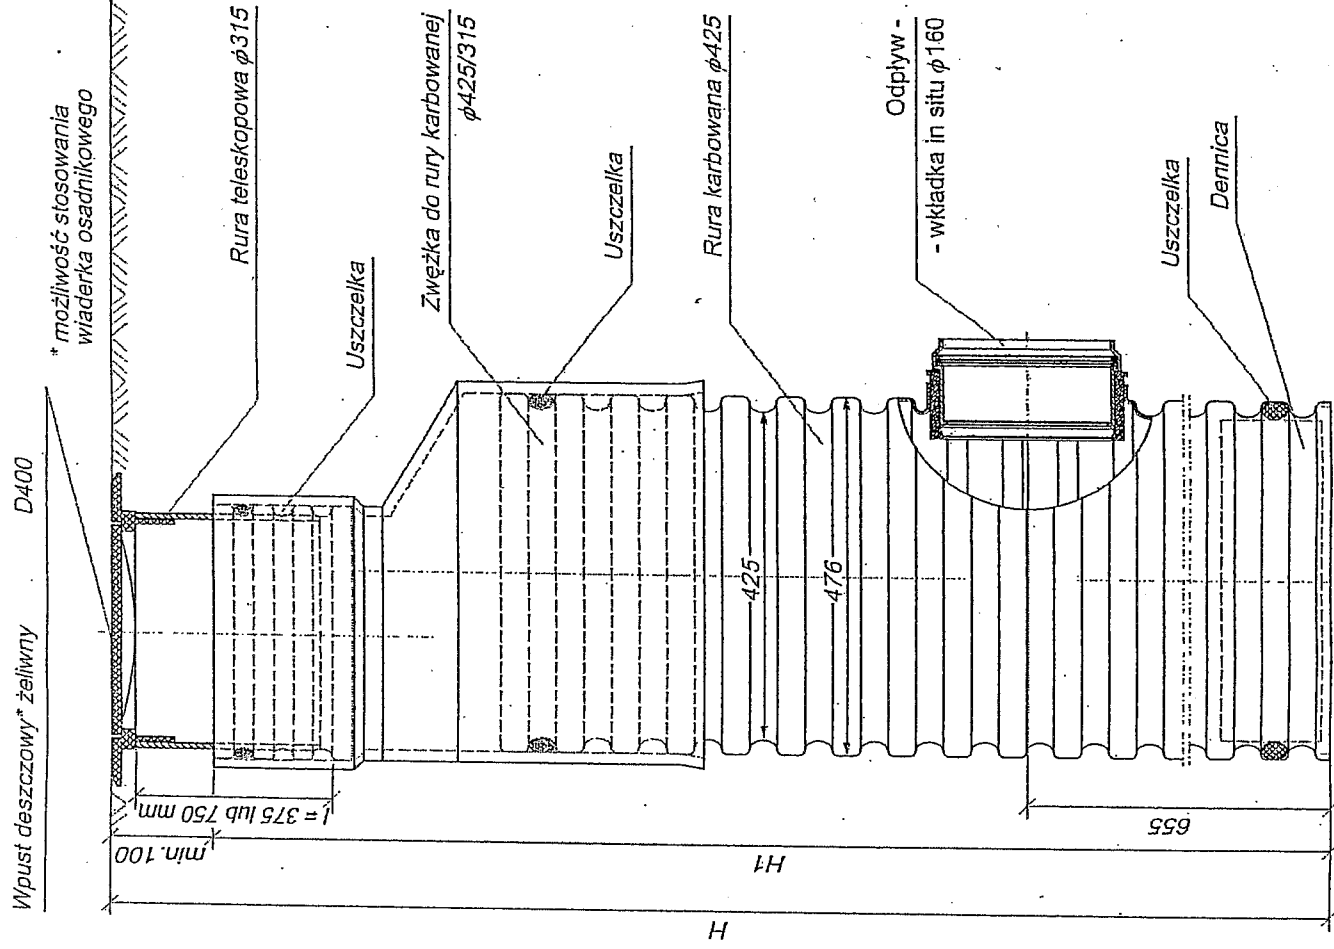

Temat : P.B. PRZYŁĄCZA KANALIZACJI DESZCZOWEJ.
 Obiekt : PRZEBUDOWA ISTNIEJĄCEGO BUDYNKU NA BUDYNEK MIESZKALNY WIELORODZINNY.
 Adres : USTRON UL. DASZYŃSKIEGO 64; DZ. NR EW. 136/82.

Nazwa rys. **WPUST ULICZNY DN 425 mm.**

Projektował: mgr inż. Józef LICHON	Opracował:		Skala
	tech. Janusz CHMIEL		Branża INSTAL., SANIT.
Upr. proj. nr 146/90/B-B			Data: PAŹDZIERNIK 2012 r
Inwestor: MIASTO USTRON i adres: 43-450 USTRON UL. RYNEK 1.			Rys. nr 4