



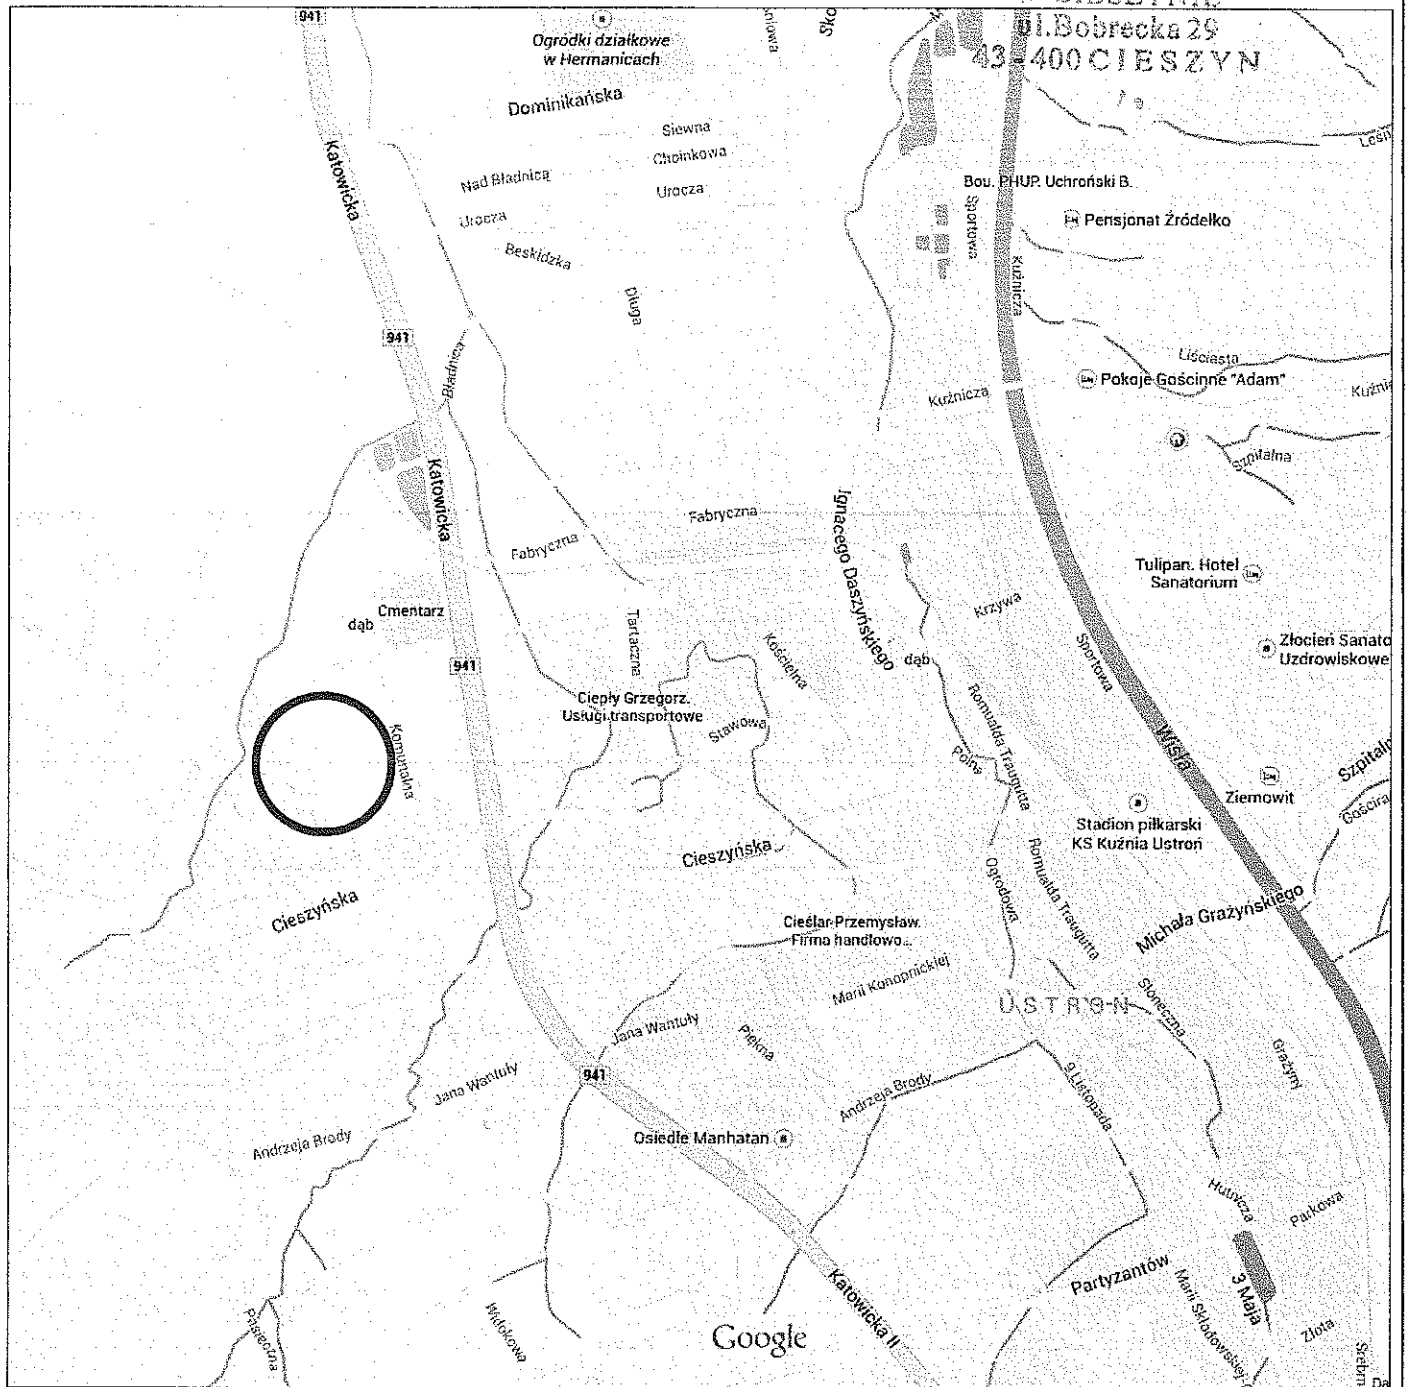

Obiekt, adres:		Data:	
Projekt budowlany sieci wodociągowej Ø90 wraz z przyłączem wody do działki nr ewid. 654 / 15 w Ustroniu przy ul. Obrzeźnej		marzec 2014	
Tytuł rysunku:		Skala:	
ORIENTACJA		—	
Opracował:		Nr rysunku:	
mgr inż. Janina Korcz upr. bud. 47 / 958-B		1	
Sprawdzący:			
mgr inż. Janina Bartoszek Dobranowska upr. bud. 94/B1B-B			

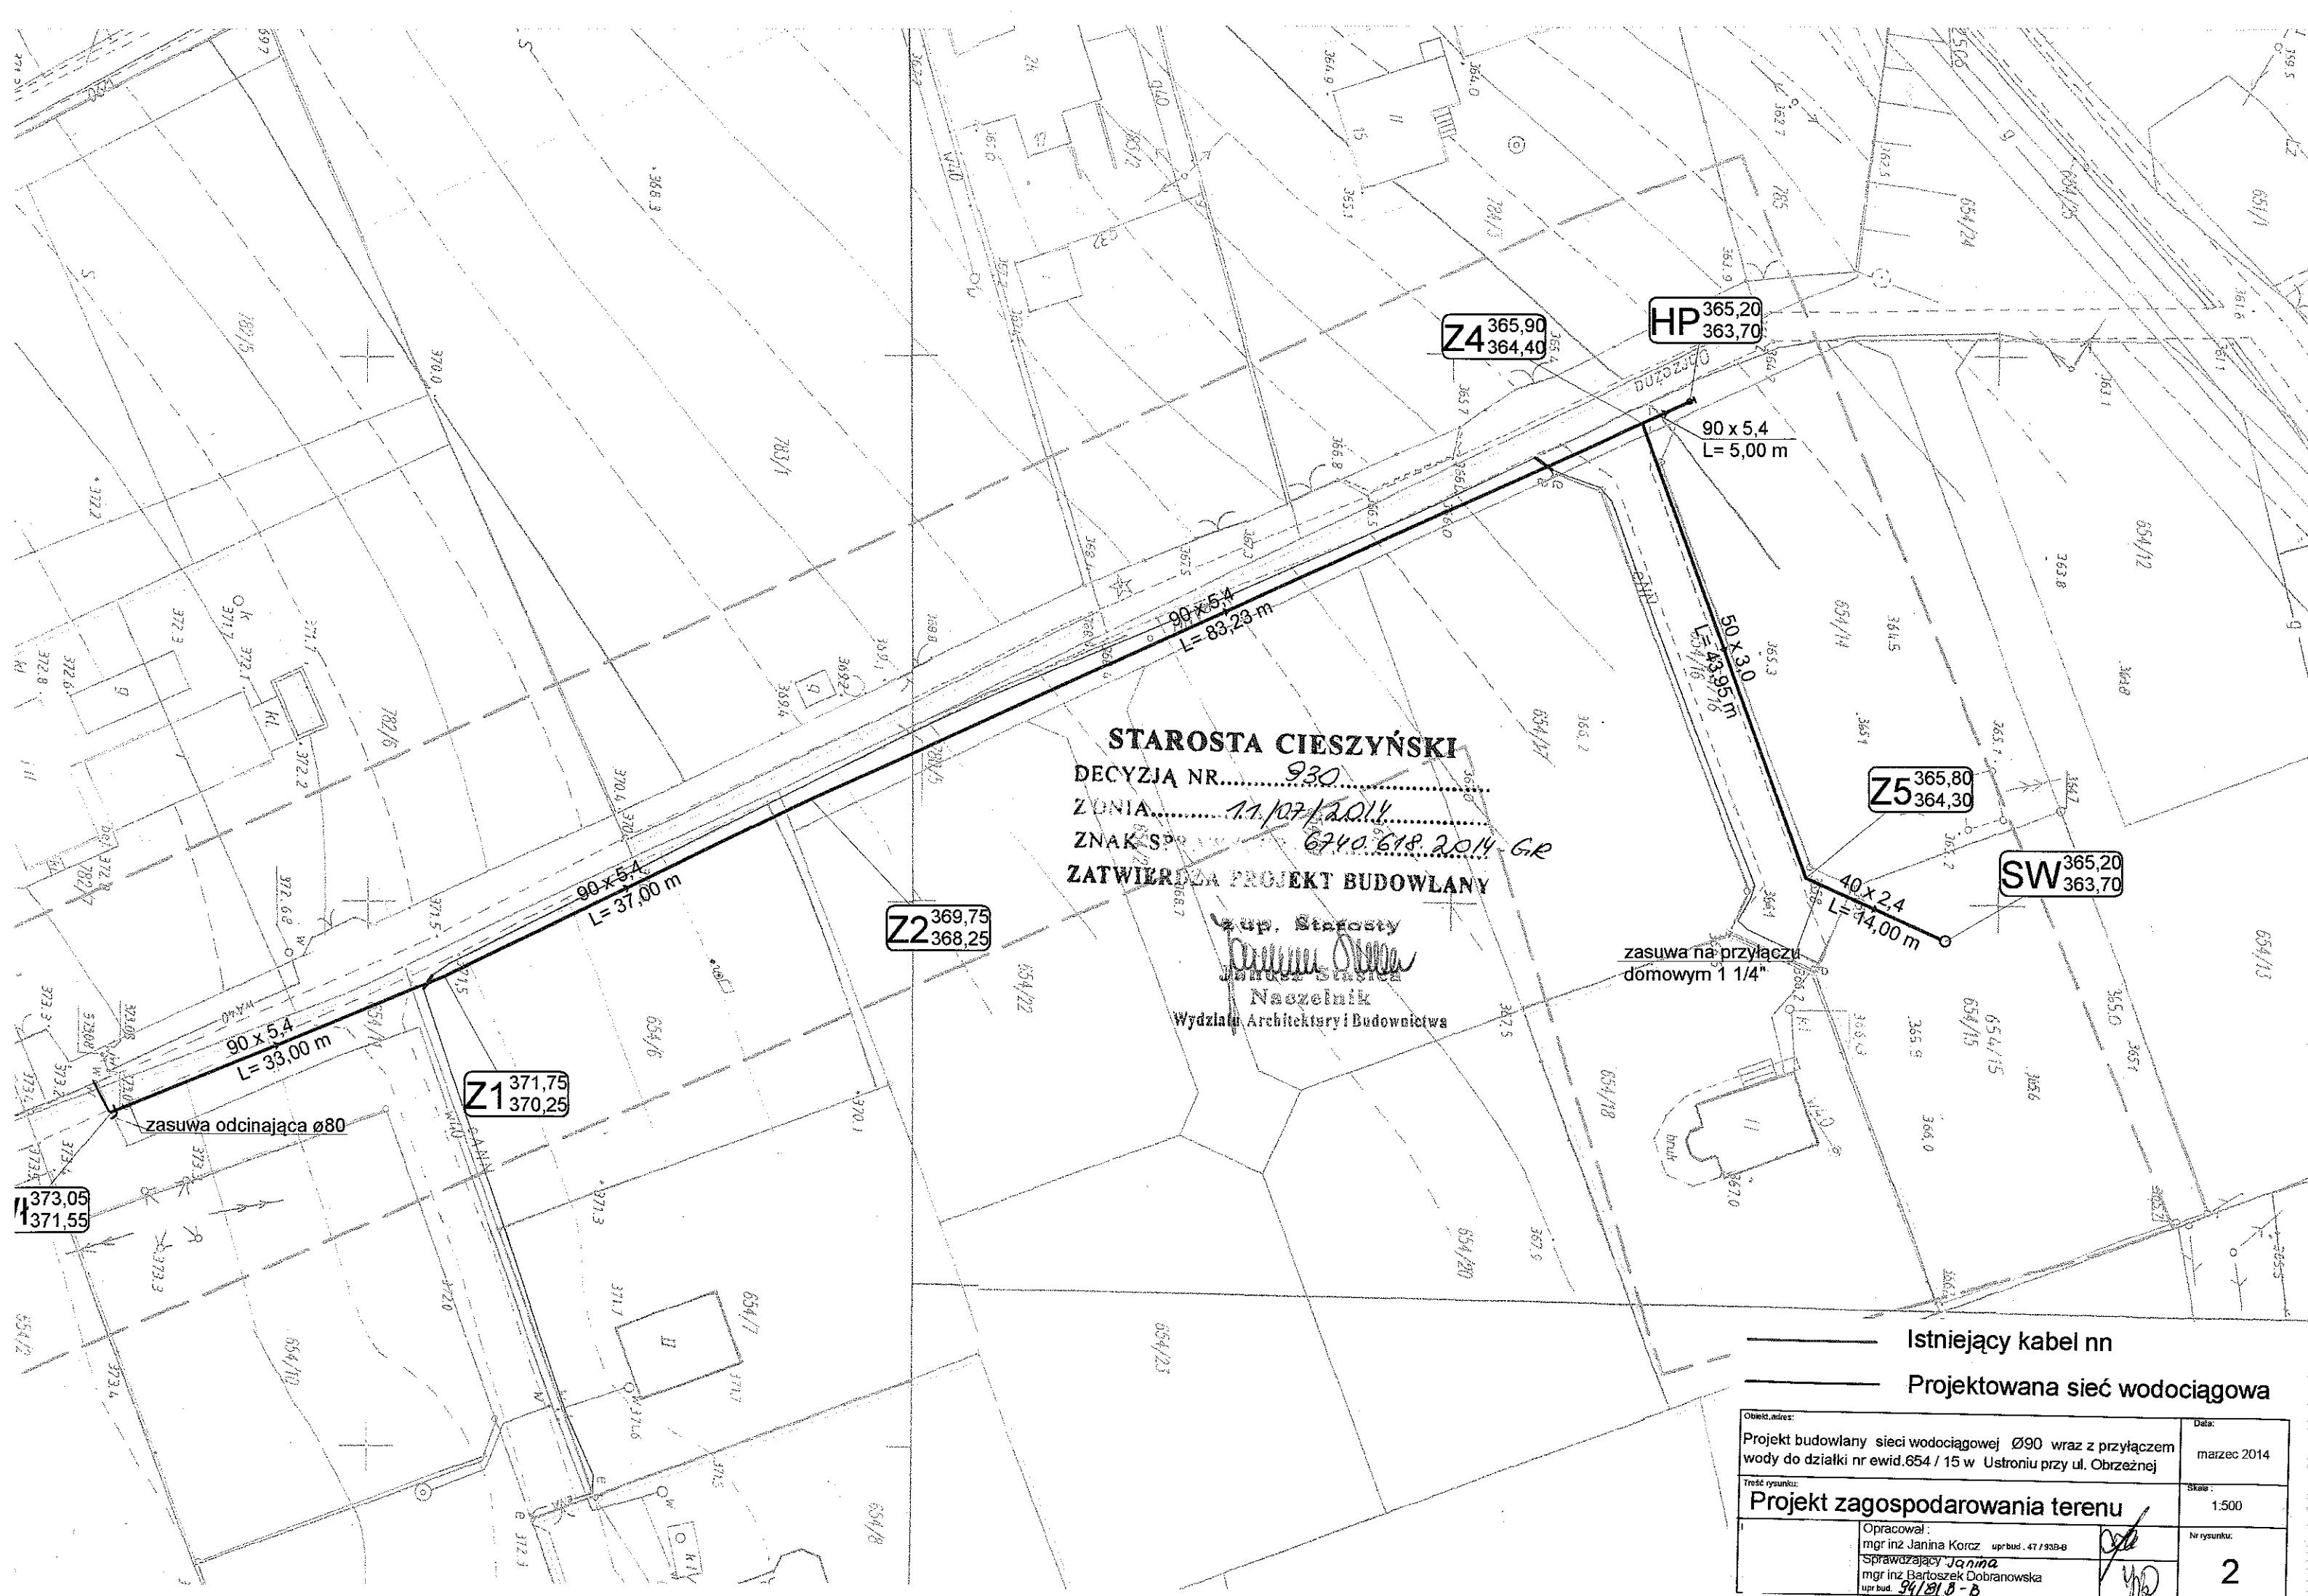


STAROSTA CIESZYŃSKI
DECYZJA NR. 930
Z ONIA 11/07/2014
ZNAK SP 6740.618.2014-GR
ZATWIERDZA PROJEKT BUDOWLANY


Wzup. Starosty
Janina Korcz
Naczelnik
Wydziału Architektury i Budownictwa

— Istniejący kabel nn
— Projektowana sieć wodociągowa

Obiekt, adres: Projekt budowlany sieci wodociągowej Ø90 wraz z przyłączem wody do działki nr ewid. 654 / 15 w Ustroniu przy ul. Obrzeżnej		Data: marzec 2014	
Treść rysunku: Projekt zagospodarowania terenu		Skala: 1:500	
Opracował: mgr inż. Janina Korcz upr. bud. 47 / 938-B Sprawdza: mgr inż. Bartoszek Dobranowska upr. bud. 94 / 81.8-B		Nr rysunku: 2	

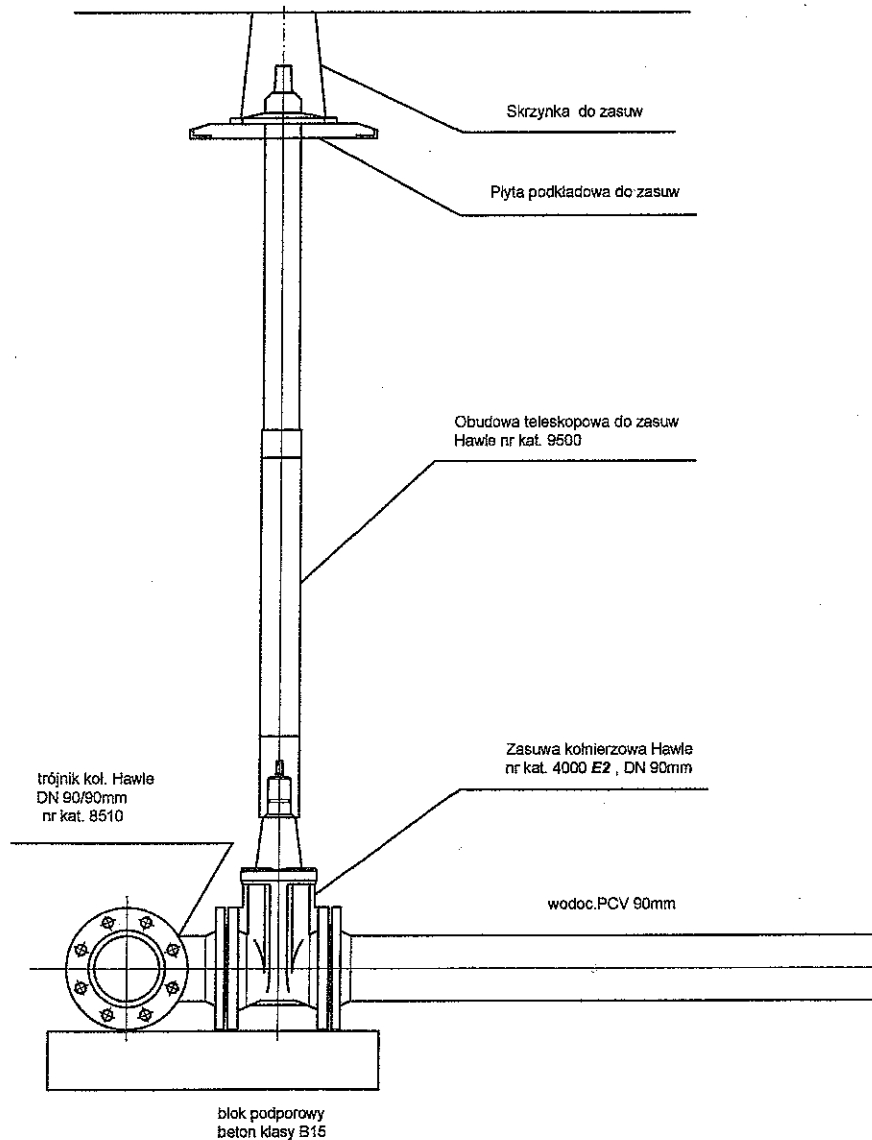

Obiekt, adres:		Data:	
Projekt budowlany sieci wodociągowej Ø90 wraz z przyłączem wody do działki nr ewid.654 / 15 w Ustroniu przy ul. Obrzeźnej		marzec 2014	
Treść rysunku:		Skala:	
Zasuwa odcinająca dn 80		1:500	
Opracował:		Nr rysunku:	
mgr inż. Janina Korcz upr.bud. 47 / 938-B		4	
Sprawdzający: <i>Janina</i>			
mgr inż. Bartoszek Dobranowska upr.bud. 94/813-B			



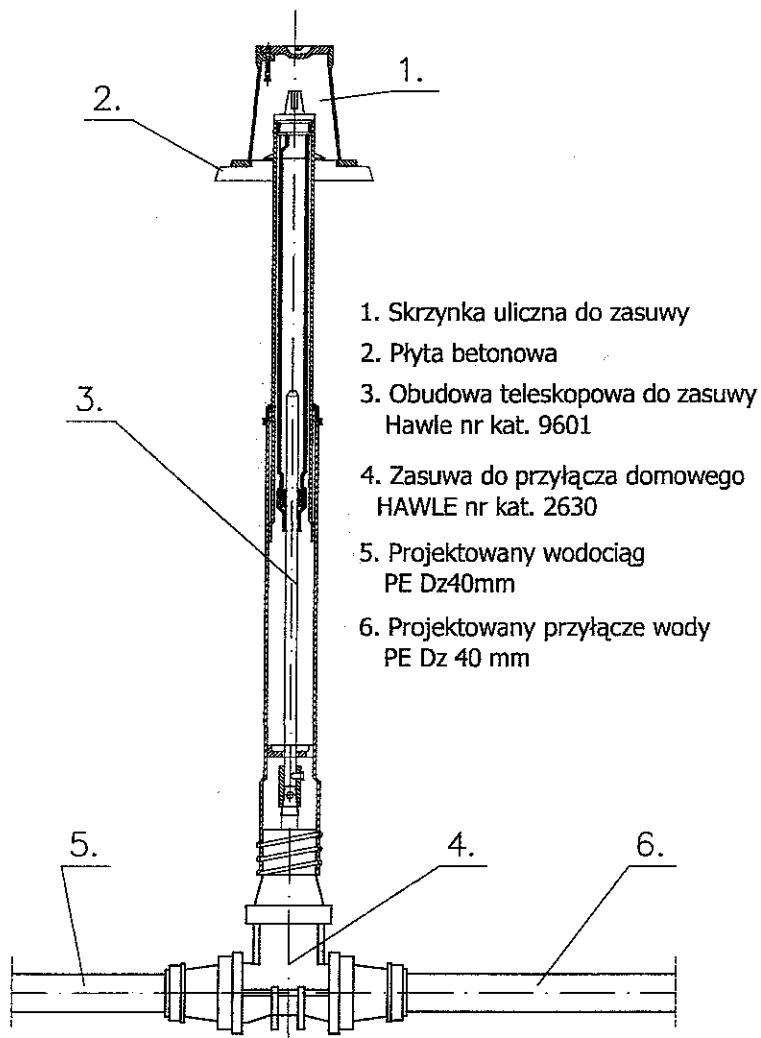


Obiekt, adres: Projekt budowlany sieci wodociągowej Ø90 wraz z przyłączem wody do działki nr ewid. 654 / 15 w Ustroniu przy ul. Obrzeżnej		Data: marzec 2014	
Treść rysunku: Zasuwa na przyłączy domowym 1 1/4"		Skala: 1:500	
Opracował: mgr inż. Janina Korcz upr. bud. 47 / 939-B		Nr rysunku: 5	
Sprawdzała: mgr inż. Bartoszek Dobranowska upr. bud. 94/81 B-B			

-
1. TRÓJNIK KOŁNIERZOWY DN 90/80 mm
 2. ŚRUBY M16 (8 SZTUK)
 3. USZCZELKA DN 80mm (CENTUJĄCA)
 4. ZASUWA KOŁNIERZOWA TYPU E DN 80mm DŁUGA (NR 4700 HAWLE)
 5. KRÓCIEC KOŁNIERZOWY DN 80mm L=800mm (NR 530 HAWLE)
 6. ŁUK KOŁNIERZOWY 90° ZE STOPKĄ DN 80mm (NR 290 HAWLE)
 7. HYDRANT NADZIEMNY DN 80mm ZABEZPIECZONY W WYPADKU ZŁAMANIA
 8. OBUDOWA TELESKOPOWA DO ZASUW TYPU E
 9. SKRZYŃKA ULICZNA
 10. PŁYTA PODKŁADOWA DO SKRZYŃEK ULICZNYCH
-

Obekt, adres: Projekt budowlany sieci wodociągowej Ø90 wraz z przyłączem wody do działki nr ewid.654 / 15 w Ustroniu przy ul. Obrzeźnej		Data: marzec 2014
Treść rysunku: Hydrant p.poż. dn 80		Skala: 1:500
Inwestor: Opracował : mgr inż Janina Korcz upr bud. 47 / 939-B Sprawdzający : <i>Janina</i> mgr inż Bartoszek Dobranowska upr.bud. <i>94/161 B-A</i>	 	Nr rysunku: 6

STAROSTWO POWIATOWE
w CIESZYNIE
ul. Bobrecka 29
43-400 CIESZYN

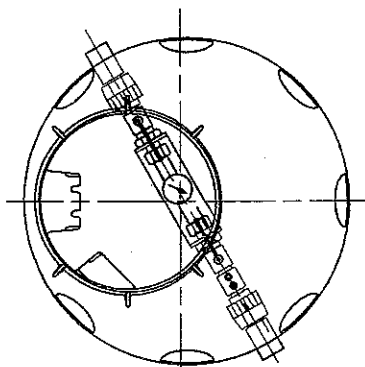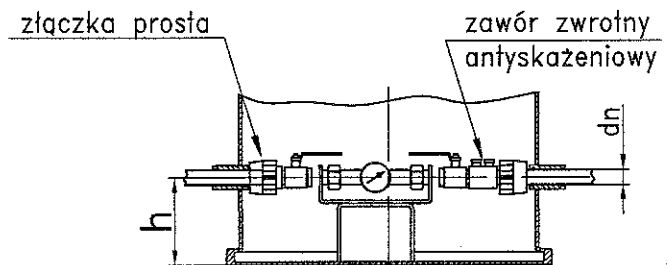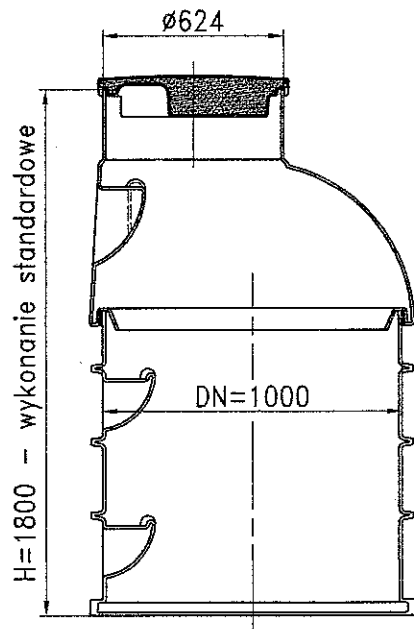

Obiekt, adres:		Data:	
Projekt budowlany sieci wodociągowej Ø90 wraz z przyłączem wody do działki nr ewid.654 / 15 w Ustroniu przy ul. Obrzeżnej		marzec 2014	
Treść rysunku:		Skala :	
Studnia wodomierzowa		1:500	
Inwestor:	Opracował :	Nr rysunku:	
ja 1	mgr inż Janina Korcz upr bud. 47 / 938-B		
	Sprawdzający : mgr inż Bartoszek Dobranowska upr bud.		
		7	