


Nr zlec. 257/2014
Nr zgł. 6640.2761.2014

woj. śląskie
Jedn.ewid. 240302_1 Ustroń
obr.ewid. Nr 0004 Ustroń


MAPA DO CELÓW PROJEKTOWYCH

skala 1:500
sekcja "65" 541.431.0333, 0334, 0812
układ wysokościowy Kronsztadt 86


sekcja "2000" 6.117.28.08.1.1, 08.1.2, 03.3.3, 03.3.4

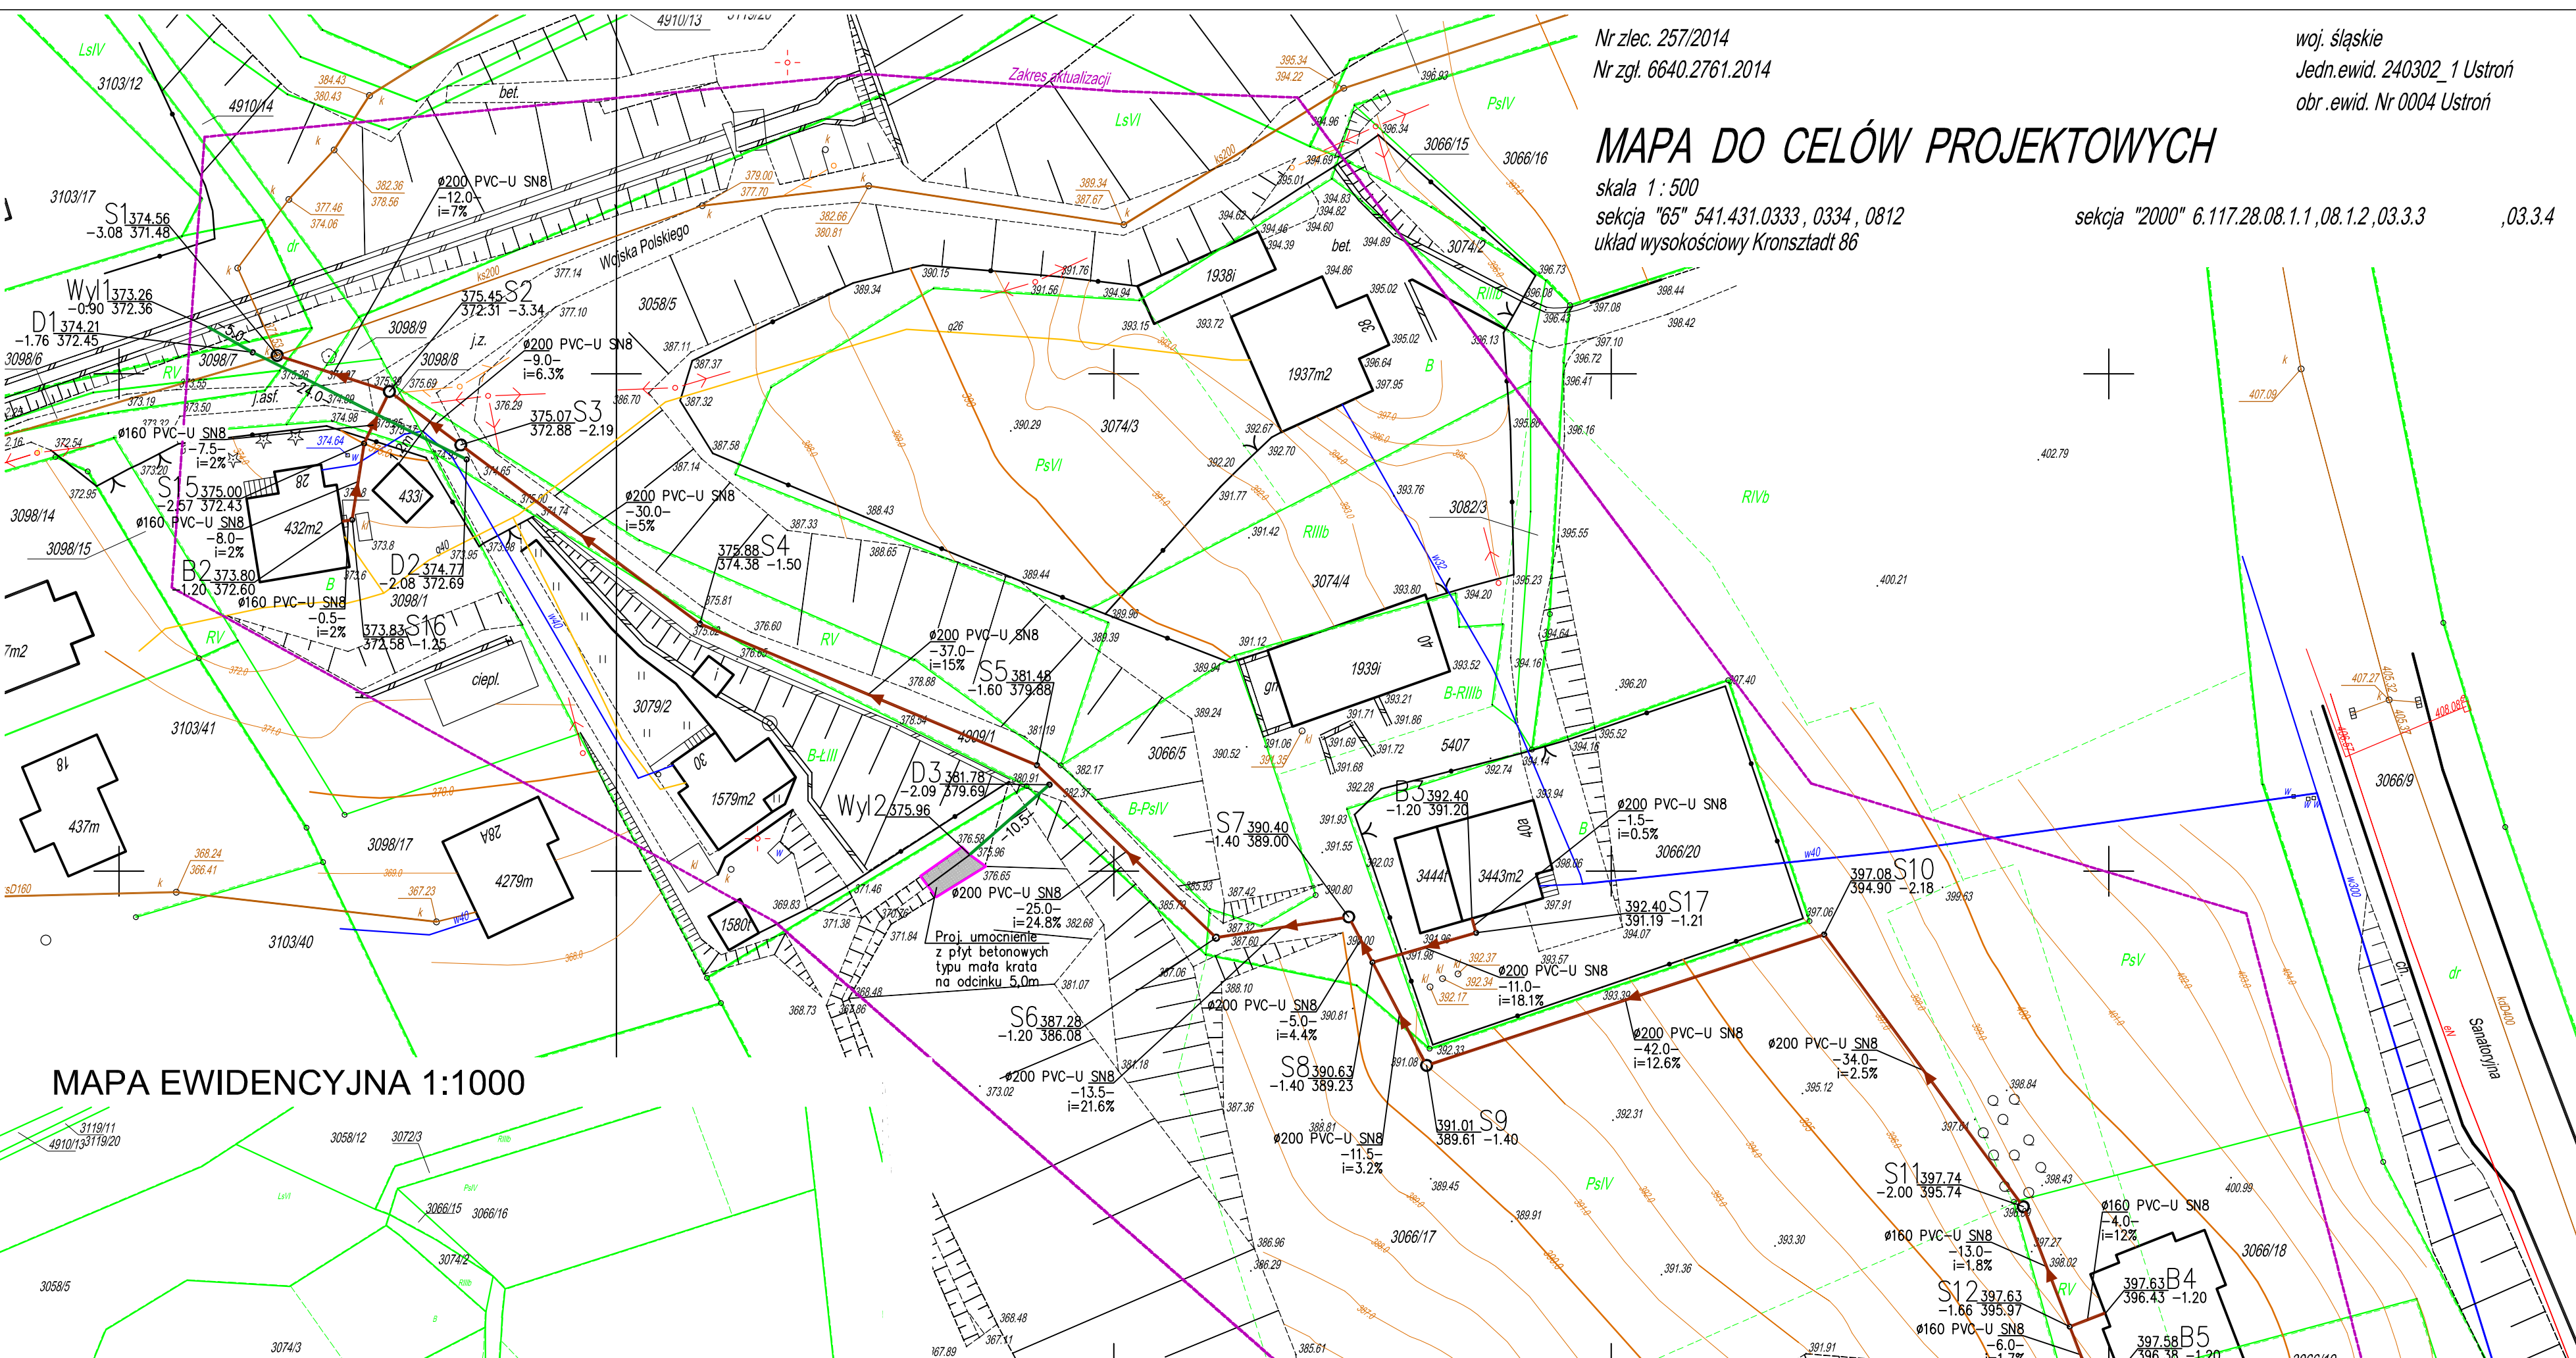

MAPA EWIDENCYJNA 1:1000

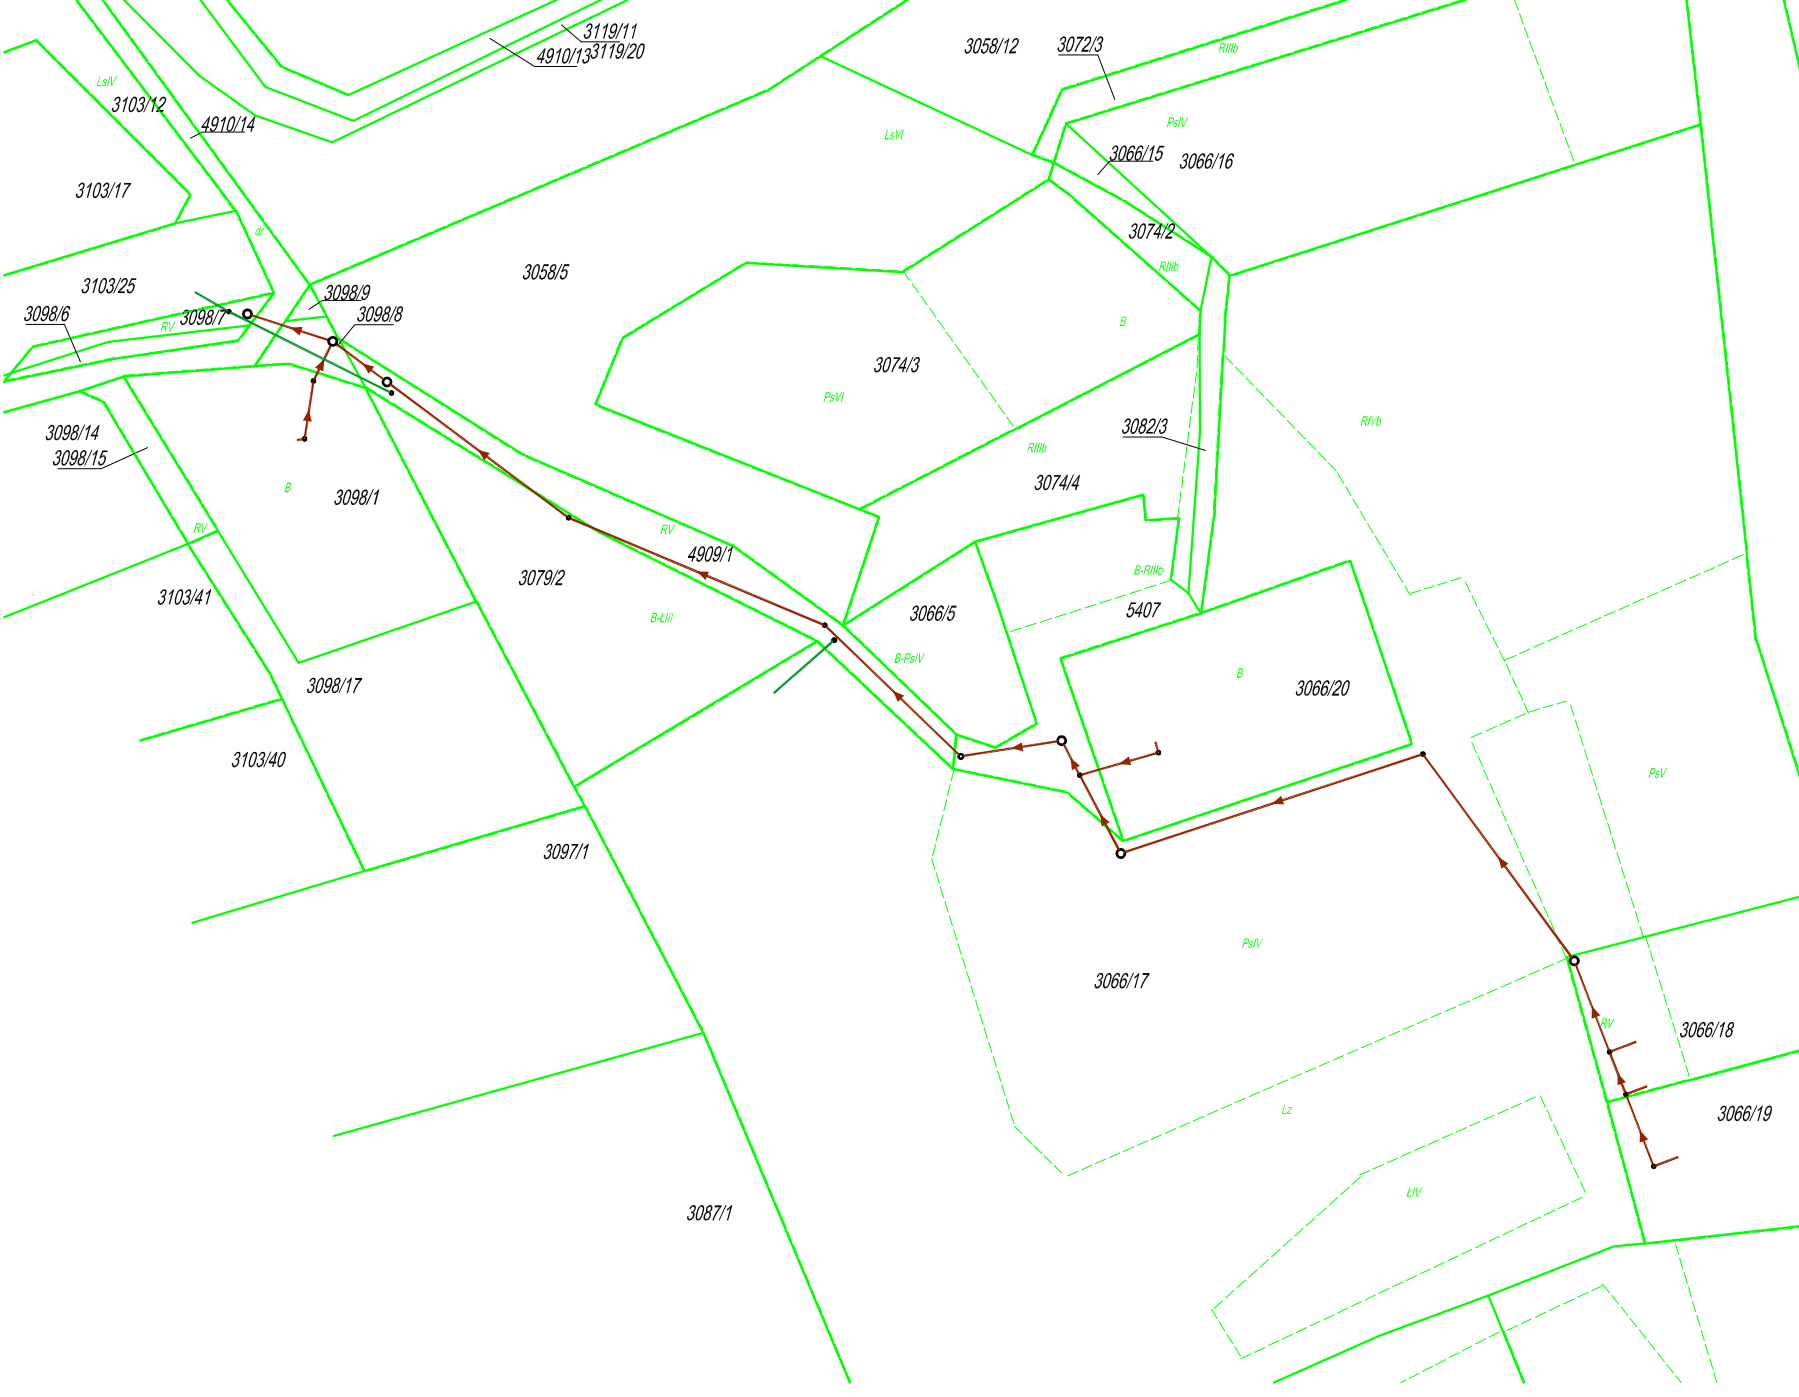

ORIENTACJA 1:10 000

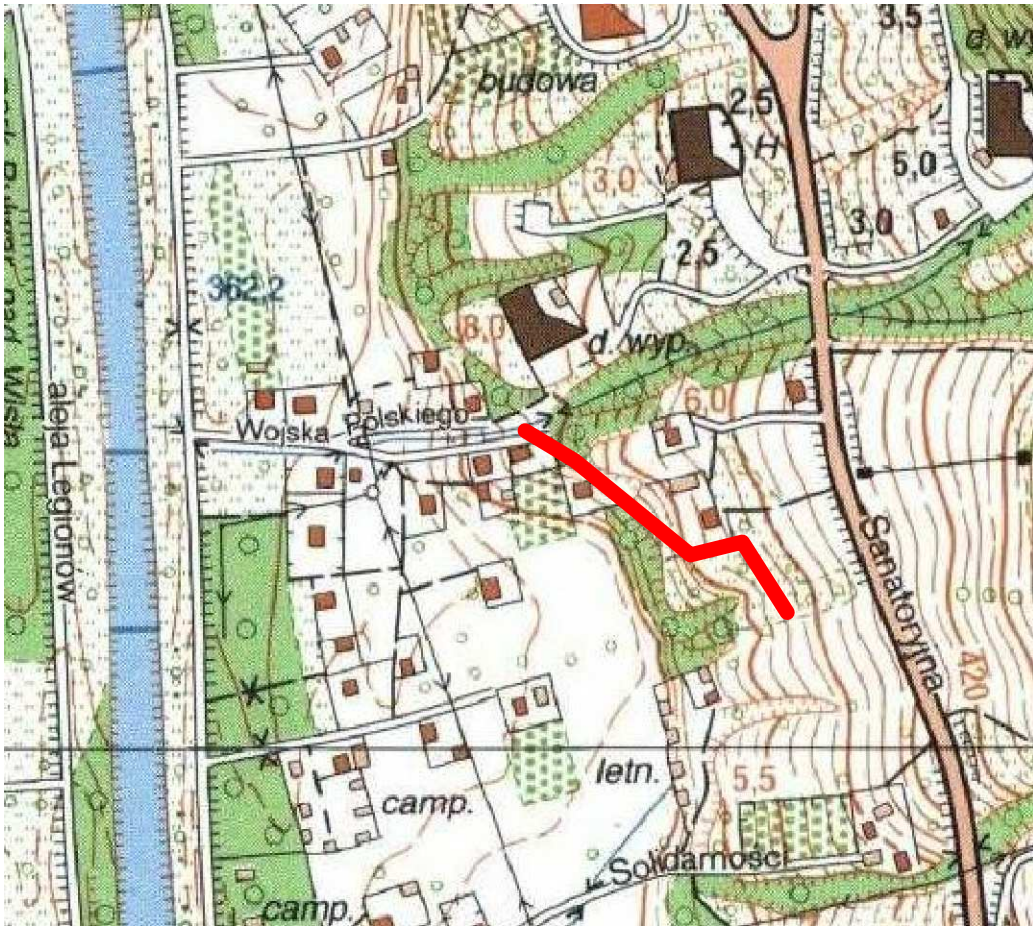

LEGENDA:

- Proj. kanalizacja sanitarna
- Proj. odwodnienie drenów
- Istn. wodociąg
- Istn. gazociąg
- Istn. kanalizacja sanitarna
- Granice działek

Wykonawca dokumentacji	GWS PROJEKT Aleksander Poniatowski	510 141 327
projektowej :	43-450 Ustroń, ul. Partyzanów 15	667 750 731
Adres:	Projekt bud.-wyk. kanalizacji sanitarnej w rejonie ul. Wojska Polskiego i ul. Sanatoryjnej 43-450 Ustroń, ul. Wojska Polskiego, ul. Sanatoryjna	
Nazwa rys.:	Projekt zagospodarowania terenu	
Opracował:	mgr inż. Lidia Poniatowska	Podpis:
Opracował:	mgr inż. Aleksander Poniatowski	Podpis:
Projektował:	mgr inż. Janina Bartoszek-Dobranowska	Podpis:
nr upr. 94/81BB		
Investor:	Gmina Ustroń	
43-450 Ustroń, ul. Rynek 1		
		Skala: 1:500
		Branża: IS
		Data: IV 2015r.
		Rys. nr 1