


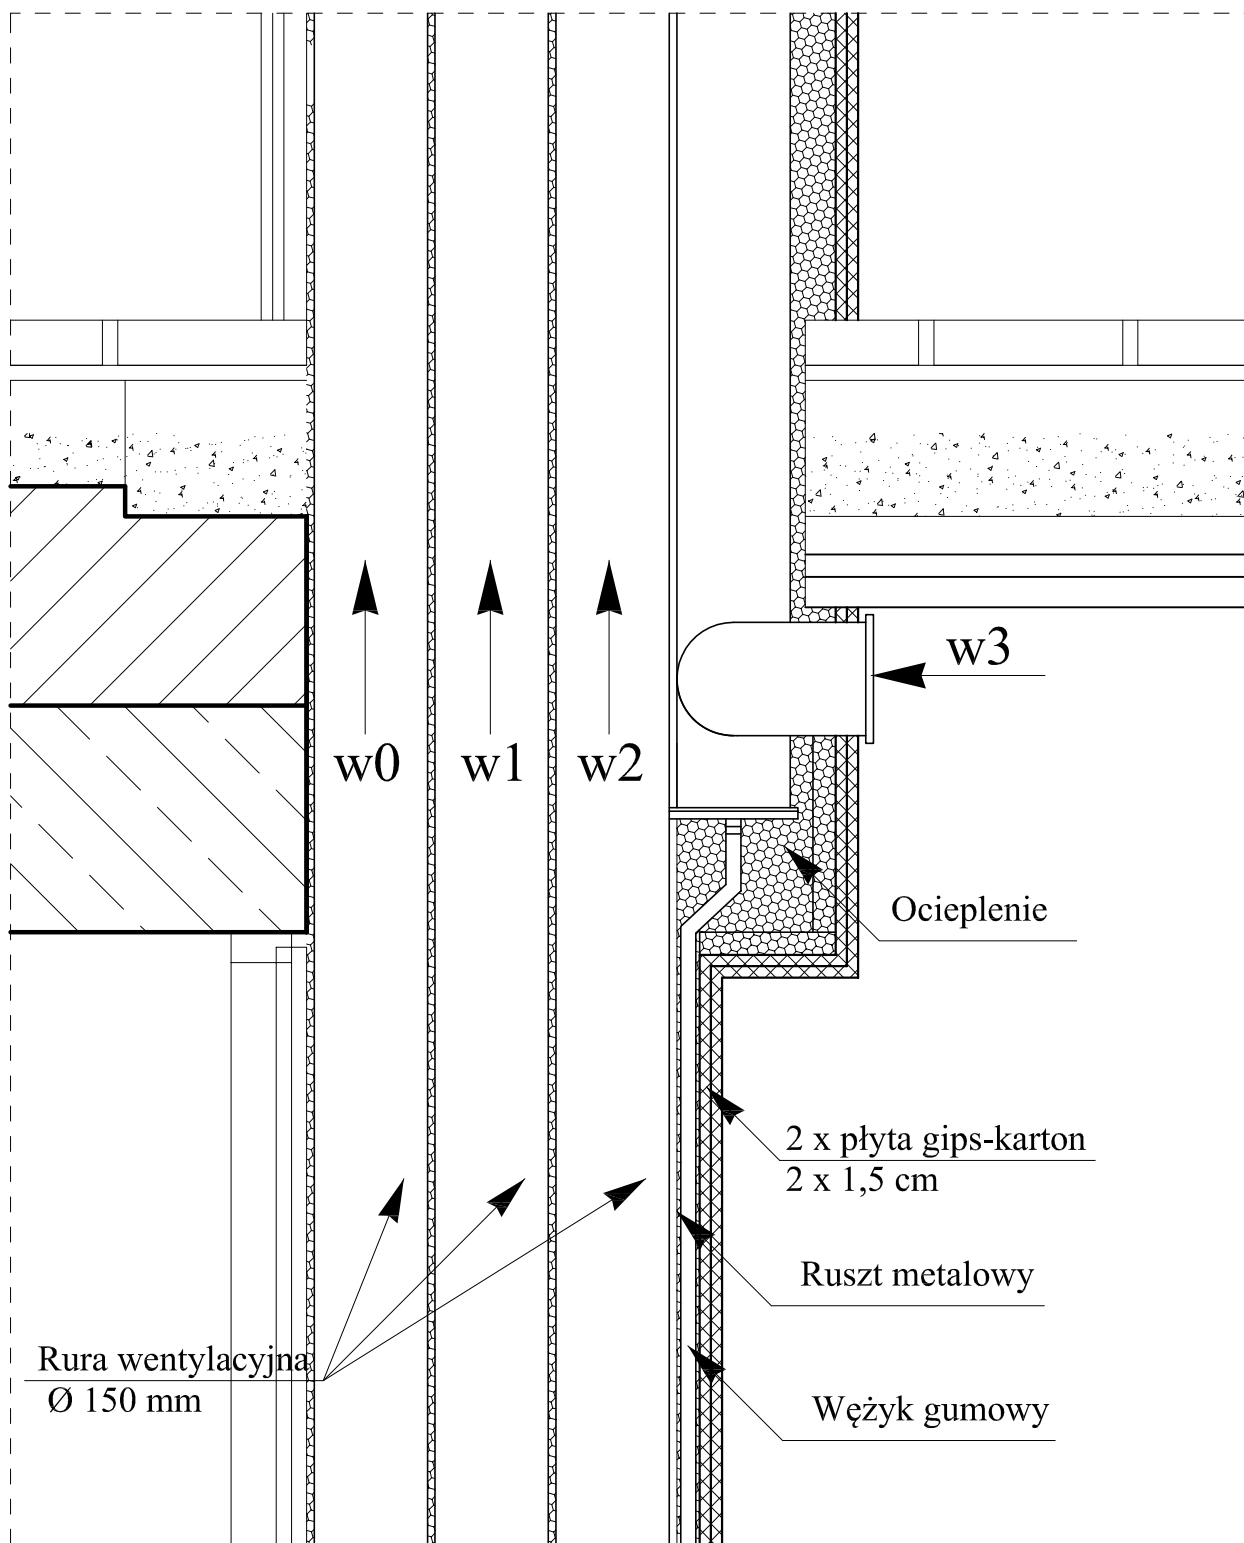

PIONY WENTYLACYJNE W10

USŁUGI INŻYNIERSKIE Lechosław Suder 43-430 Skoczów ul. Gustawa Morcinka 21/47, tel. 605 139 619		
Wentylacja grawitacyjna w budynku wielorodzinnym PROJEKTOWANE PIONY WENTYLACYJNE		Skala: 1:10 Rys. nr W10
Inwestor:	Miasto Ustroń 43-450 Ustroń ul. Rynek 1	
Lokalizacja:	43-450 Ustroń ul. Konopnickiej 38, pgr nr 393/28	Marzec 2015r.
Opracował:	mgr inż. Lechosław Suder upr. bud. SKL/1673/OWOK/07	
Autor:	mgr inż. Sławomir Bąk upr. bud. 184/89/BB	