


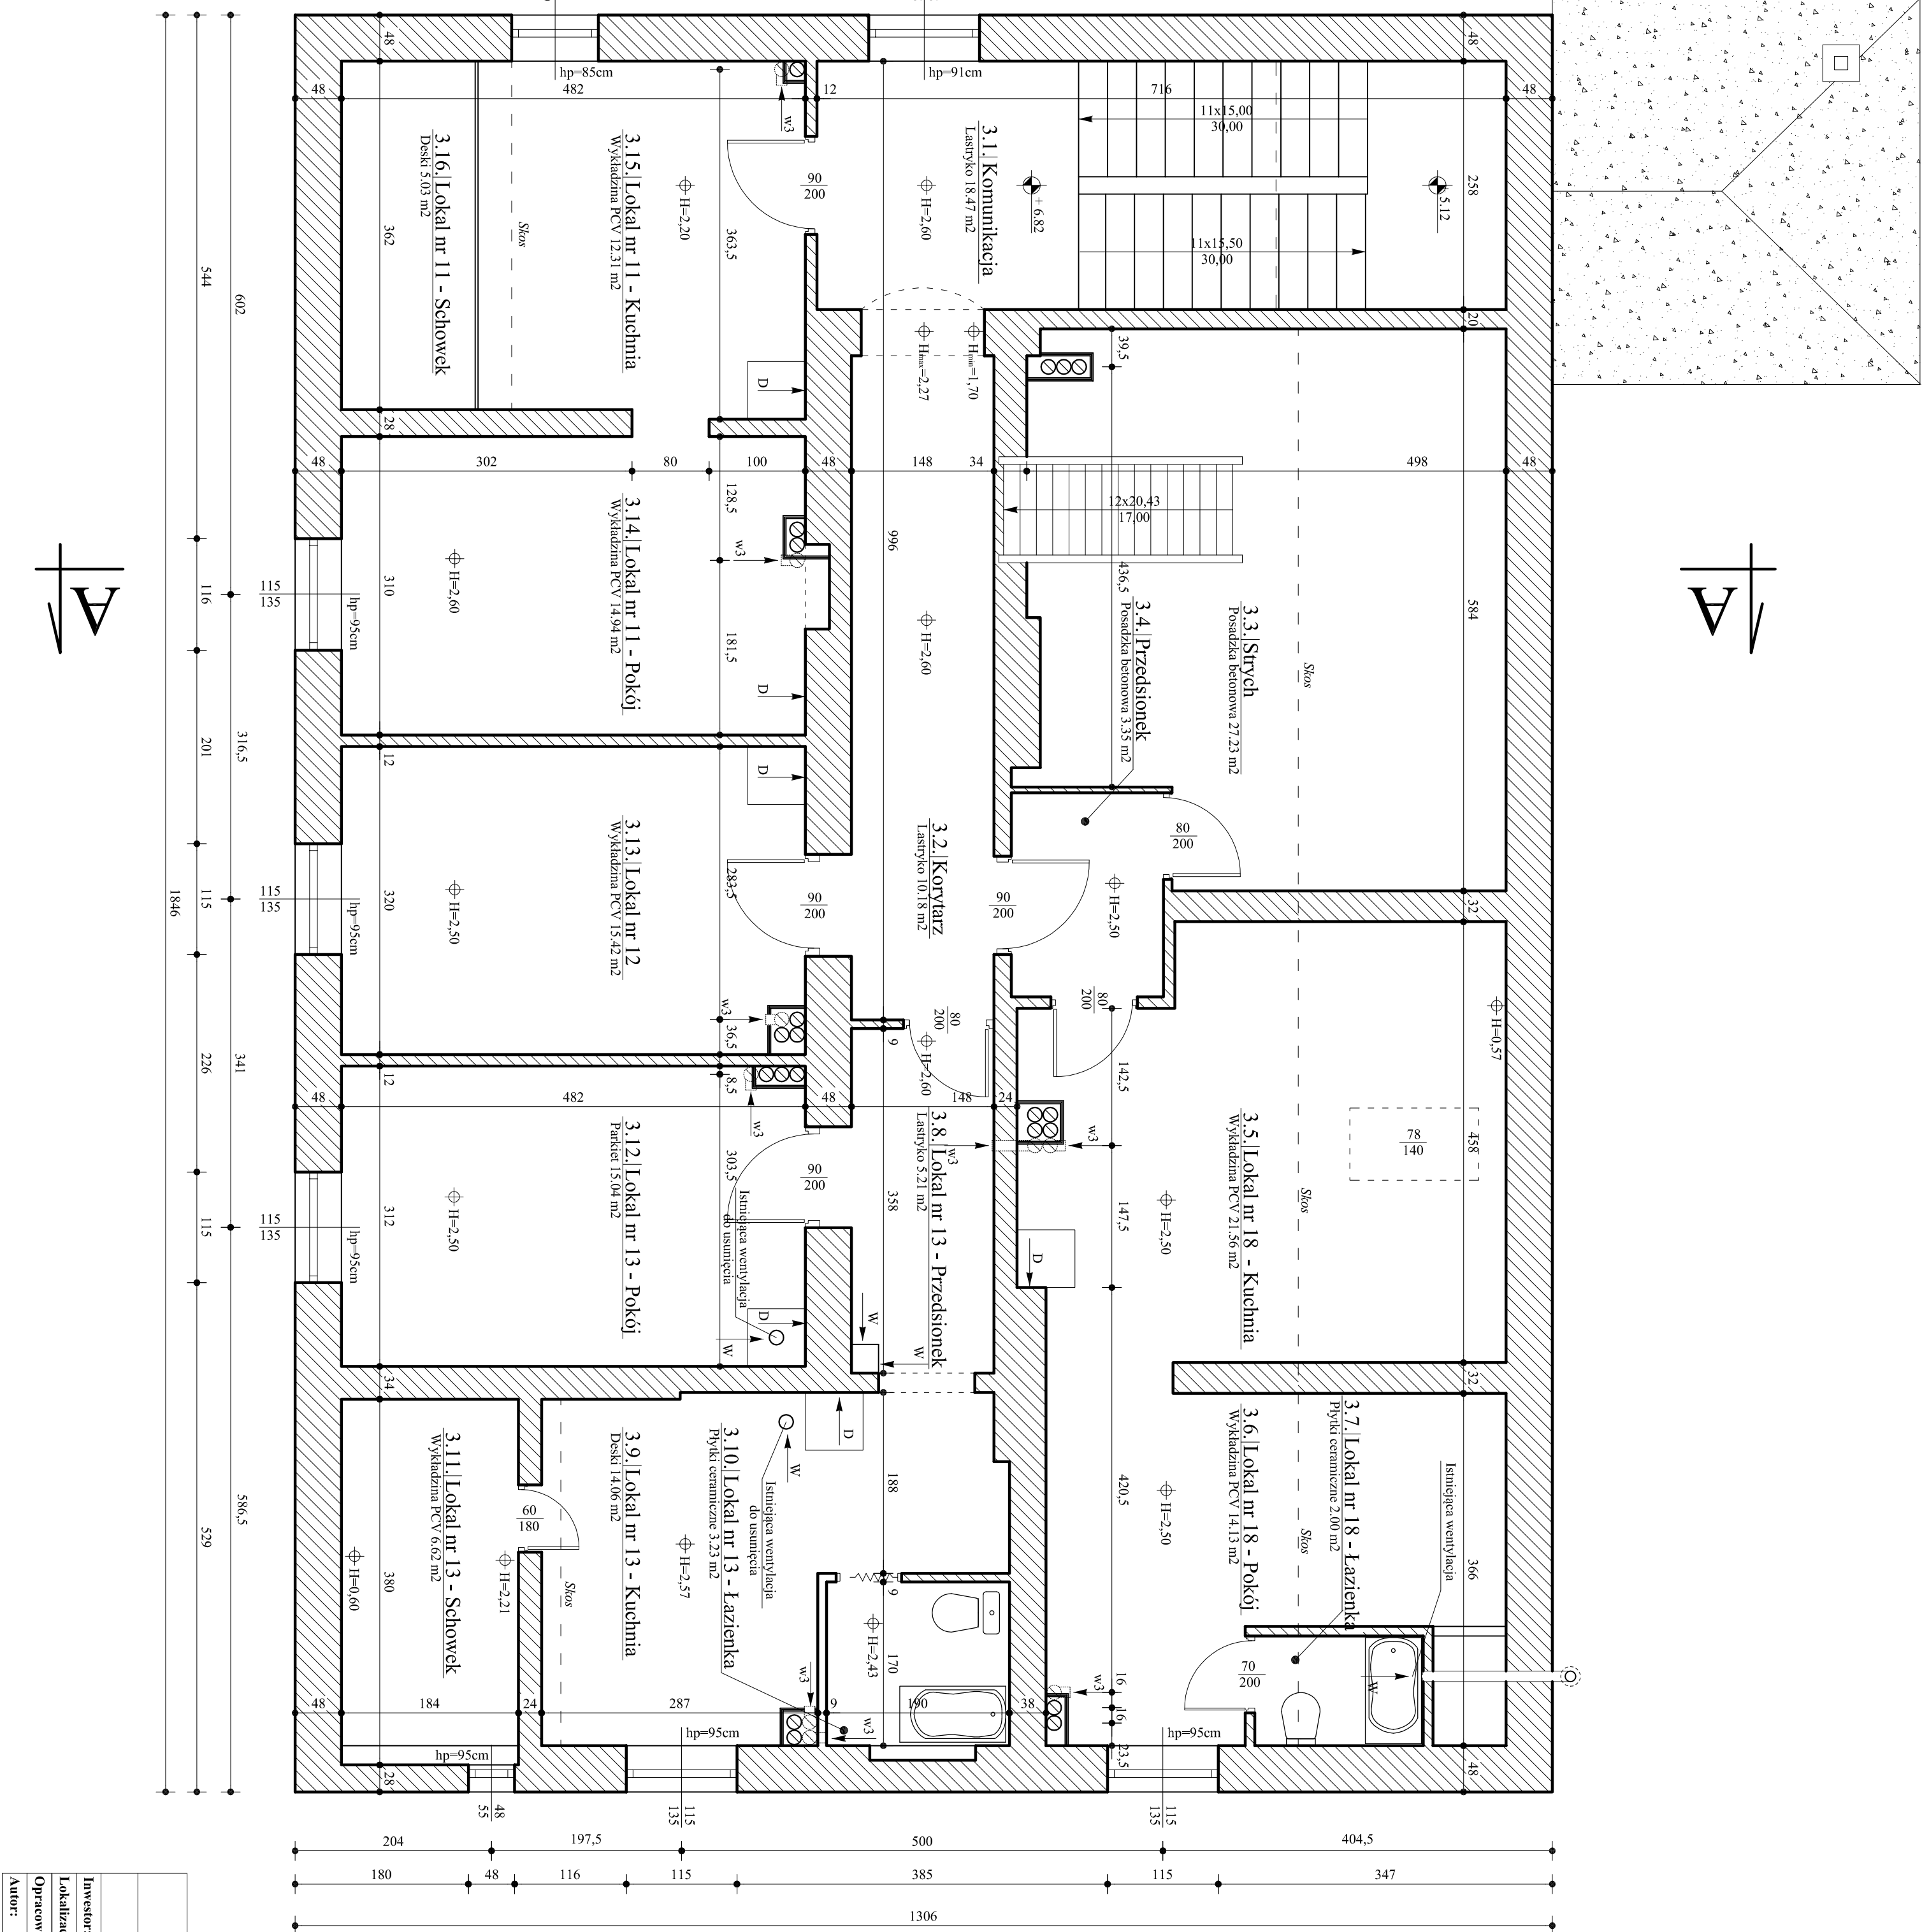

USŁUGI INŻYNIERSKIE Leczna ul. Sudek			
43-430 Skoczów ul. Główna 21/47, tel. 065 139 619			
Wentylacja grawitacyjna w budynku wielorodzinnym		Skala: 1:50	
RZUT PODDASZA		Rys. nr W5	
Inwestor: Miasto Ustron 43-450 Ustron ul. Rynek 1		Mazec 2015r.	
Lokalizacja: 43-450 Ustron ul. Kompiłowej 38, pgr nr 393/28		Mazec 2015r.	
Opracował: mgr inż. Leczna ul. Sudek upr. bud. SKL/1673/OWOK07			
Autor: mgr inż. Sławomir Bąk upr. bud. 184/89/BB			

RZUT PODDASZA W5