

UTWORZENIE W DZIELNICY JASZOWIEC STREFY SPORTU I REKREACJI
REMONT ISTNIEJĄCEGO KORTU TENISOWEGO W USTRONIU JASZOWCU
PROJEKT ZAGOSPODAROWANIA TERENU

skala 1:500

MAPA DO CELÓW PROJEKTOWYCH

SKALA 1:500

UKŁAD WSPÓŁRZĘDNYCH PASEK - 65
UKŁAD WSPÓRZĘDNYCH WSKAZÓWY - KRAKOWSKI 86
SKALA WPP UKŁAD 2000 - 6.117.2813.42


WOLĘ WODZITWO ŚLĄSKIE
POMIAT GIESZCZYŃSKI
DZIEŁNICA JASZOWIEC
DZIEŁNICA 0004 USTRON
ULICA WZCZOSOWA
JPN 6640-420/2014
KS. ROB. 7/2014

UWAGA
NIE WKLUCZA SIĘ IŚNIENIA W TERENIE UZBROJENIA PODZIEMNEGO
NIE ZŁOŻONEGO DO INWENTARYZACJI
GRANICE PARCELI NANIESIŁO KOŁOREM ZIELONYM CZĘŚCIOWO
ZE WSPÓRZĘDNYCH A CZĘŚCIOWO GRAFICZNIE NA PODSTAWIE
MAPY EWIDENCYJNEJ
MAPA POWSTAŁA NA PODSTAWIE POMIARU BEZPOŚREDNIEGO
ORAZ CZĘŚCI WEKTORYZOWANEGO RASTRA MAPY ZASADNICZEJ
W STADIUM ODCISAC WYCZYSTOCH
LINIA ZIELONĄ PRZERWANA NANIESIŁO KLASULIŻYKI Z MAPY EWIDENCYJNEJ.



- przekrycie YAKY 4x35mm2 (inwestor TAURON-Dystrybucja)
- WZP złącze kablowo - pomiarowe (inwestor TAURON-Dystrybucja)
- rozdzelnik rozdzielacza oświetlenia (ST00+FT-0)
- S8 rozdzielacz odwierania branki
- 1 - 4, 8 - 13 - oprawy PD2 400 H-A Asymmetrical Reflektor na słupie SAL-65
- 5,6 - oprawy PD2 400 H-A Asymmetrical Reflektor na słupie SAL-5
- 7 - oprawy PD2 250 H-A Asymmetrical Reflektor na słupie SAL-5
- 14 - oprawy PD2 250 H-A Asymmetrical Reflektor na słupie SAL-65
- kabel zasilający oświetlenie kortu - YKY 3x4mm2
- kabel zasilający bramkę - YKY 3x2,5mm2
- taśma uzienająca Fezn 30x4mm układana w rowie kablowym

ORIENTACJA SKALA 1 : 25 000

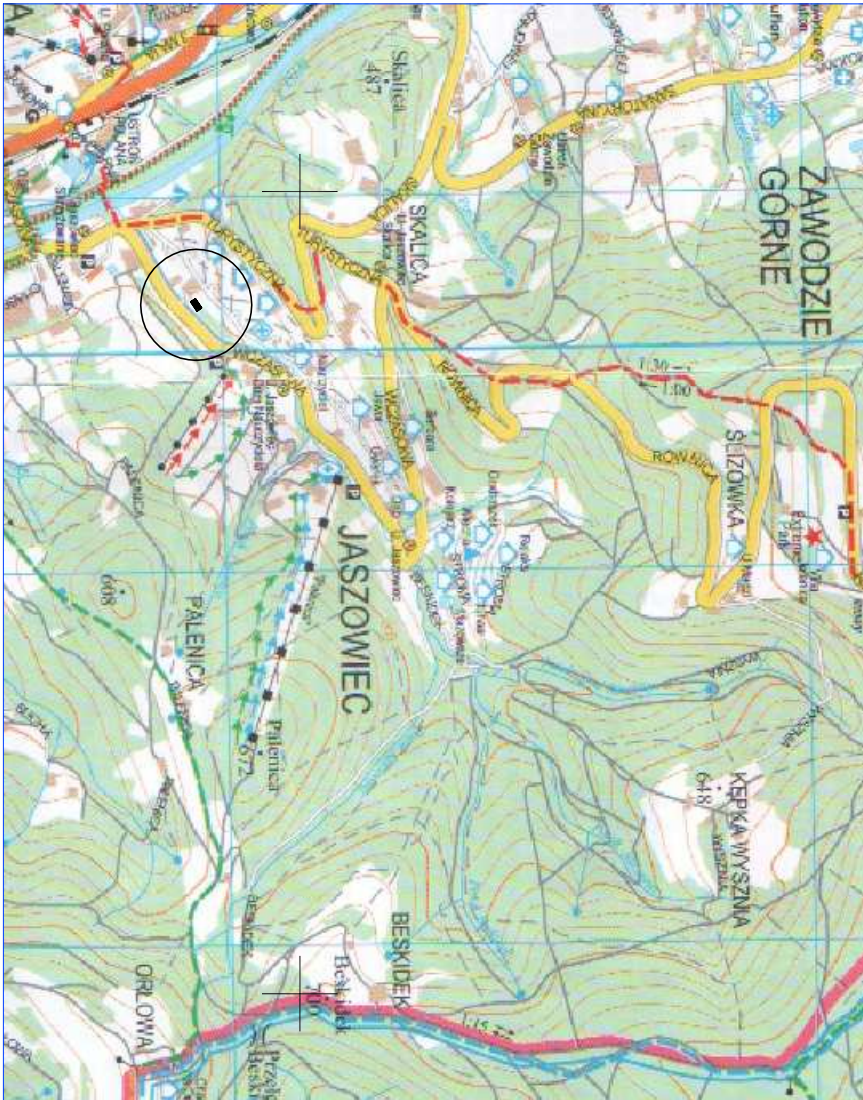

M.T. SOŁOWSCY - NADZÓR, KOSZTORYSOWANIE, PROJEKTOWANIE			
REMONT ISTNIEJĄCEGO KORTU TENISOWEGO W USTRONIU JASZOWCU.			
TEMAT:	PROJEKT ZAGOSPODAROWANIE TERENU (dz. nr 4086/63; 4086/87 obr. 0004 USTRON)	SKALA:	1 : 500
INWESTOR:	MIASTO USTRON	DATA:	02. 2014.
PROJEKTOWAŁ:	mgr inż. Tomasz SOŁOWSKI	UPR. NR:	1227/196/BB
		PODPIS	1