

Mapa zasadnicza
Skala 1:500

Województwo: śląskie
Powiat: cieszyński

Nr kancelaryjny: WGD.6642.1.3471/2014

Jednostka ewidencyjna: Ustroń
Miejscowość: Ustroń

Remont kanalizacji sanitarnej na terenie
Szkoły Podstawowej Nr 3 w Ustroniu Polanie

P.B-W.

PLAN ZAGOSPODAROWANIA TERENU
uzgodnienia branżowe

05.2014r

Gmina Ustroń
43-450 Ustroń Rynek 1

1:500

Olszewski Leszek

Usługi projektowe w zakresie
instalacji i sieci wod.-kan.

mgr inż. Janina Kórcz
43-450 USTRON, ul. Okólna 4
Tel. 33 854 37 18
Uprawniona do projektowania, kierowania
i nadzorowania robót w zakresie
instalacji i sieci sanitarnych
Nr upr. 216 32 P-B
150/89 E-1 2203 4-B

LEGENDA

PROJ. KANAL. SANITARNA
ISTN. KANAL. SANITARNA
ISTN. KANAL. SANITARNA
/ do likwidacji /

Polska Spółka Gazownictwa sp. z o.o.
Oddział w Zabrze

Rozdzielnia Gazu w Skoczowie
ul. Górny Bór 27, 43-430 Skoczów

 
Kolorem żółtym wkreślono istniejący gazociąg
SR prężny. Projekt remontu kanalizacji
sanitarnej przy zachowaniu następujących warunków

- celem dokładnej lokalizacji gazociągu należy wykonać różne odkrycia na terenie
- prace w pobliżu gazociągu należy prowadzić z pos. ryzykiem.
- w miejscu skrzyżowania proj. kanalizacji sanit. z istn. gazociągów należy na gazociąg zbudować rury ochronne i zepchnąć do odbioru w RG Skoczów tel. 33 853 38 84
- o rozpoczęciu prac należy poinformować RG Skoczów.
- Uzgodnienie jest ważne Prok Skoczów: 09.05.2014

Rozdzielnia Gazu w Skoczowie
Pracownia ds. technicznych
Roman Kalata

Poświadczam się zgodność niniejszej kopii z treścią materiału państwowego zasobu geodezyjnego i kartograficznego	Starosta Cieszyński
Organ prowadzący państwowy zasób geodezyjny i kartograficzny	MAPA ZASADNICZA
Nazwa materiału zasobu	ul. 43.1822 1824
Identyfikator ewidencyjny materiału zasobu	2-5 KWI. 2014
Data wykonania kopii	
Imię, nazwisko i podpis osoby reprezentującej organ	

z up. STAROSTY
podinspektor Wydziału Geodezji
Kartografii i Katastru

Temat	Remont i przebudowa kanalizacji sanitarnej na terenie Szkoły Podstawowej Nr 3 w Ustroniu Polanie		Strona	P.B-W.
Tytuł rys.	PLAN ZAGOSPODAROWANIA TERENU		Data	05.2014r
Inwestor	Miasto Ustron 43-450 Ustron Rynek 1		Skala	1:500
Opracował	Olśzewski Leszek Usługi projektowe w zakresie instalacji i sieci wod.-kan. <i>mgr inż. Jolanta Korcz</i> 43-450 USTRON, ul. Okólna 4 Tel. 33 854 37 18 Uprawniona do projektowania, kierowania i nadzorowania robót w zakresie instalacji i sieci sanitarnych Nr upr. 215.8.00.03 159/2010 z 23.03.2010	 Podpis	Nr rys.	2
		 Podpis		

LEGENDA:

- proj. kanal. sanitarna
 — istn. kanal. sanitarna
 ✕ ✕ ✕ istn. kanal. sanitarna
 / do likwidacji /
 — istn. kanal. deszczowa
 — istn. wodociąg
 — istn. gazociąg

Włodociaży Ziemi Cieszyńskiej
Spółka z o.o.
ul. Myśliwska 10
43-450 USTRON
FABRYKA TECHNICZNY

№ 220 4/5/15-2/2014
Договор об покупке
ТТ/24.05/2014 2 June
26.05.2014





UZGODNIENIE
jest ważne 1 rok

Устав 26.05.2014г.


CZŁONEK ZARZĄDU
Dyrektor Techniczny
Naczelnik Inżynier

Poświadczam, że zgodność niniejszej kopii z treścią materiału państwowego zasobu geodezyjnego i kartograficznego	
Organ prowadzący państwowy zasob geodezyjny i kartograficzny	Starosta Cieszyński
Nazwa materiału zasobu	MAPA ZASADNICZA
Identyfikator ewidencyjny materiału zasobu	54. 45. 1822 182 F 2403 25 KWI. 2014
Data wykonania kopii	
Imię, nazwisko i podpis osoby reprezentującej organ	

12 UP. STARCZY
Podinspektor Wydziału Geodezji
Kartografii i Katastru

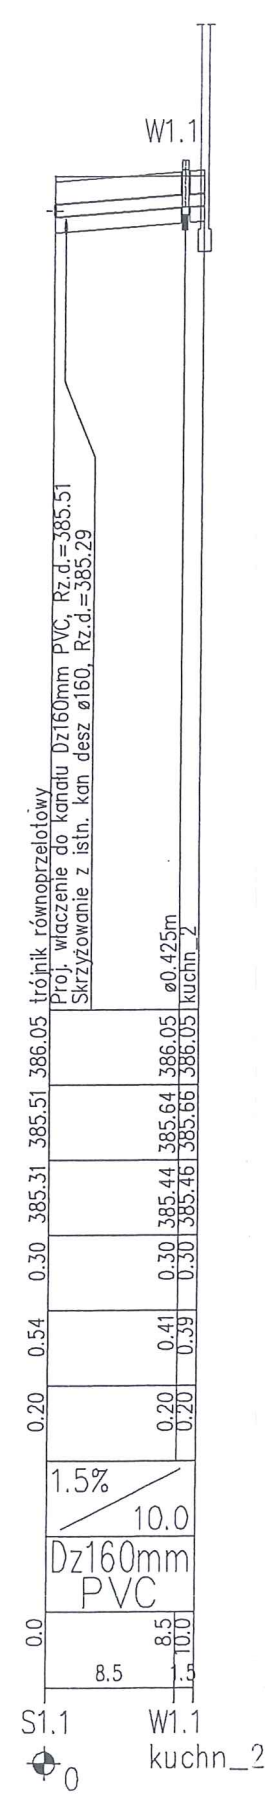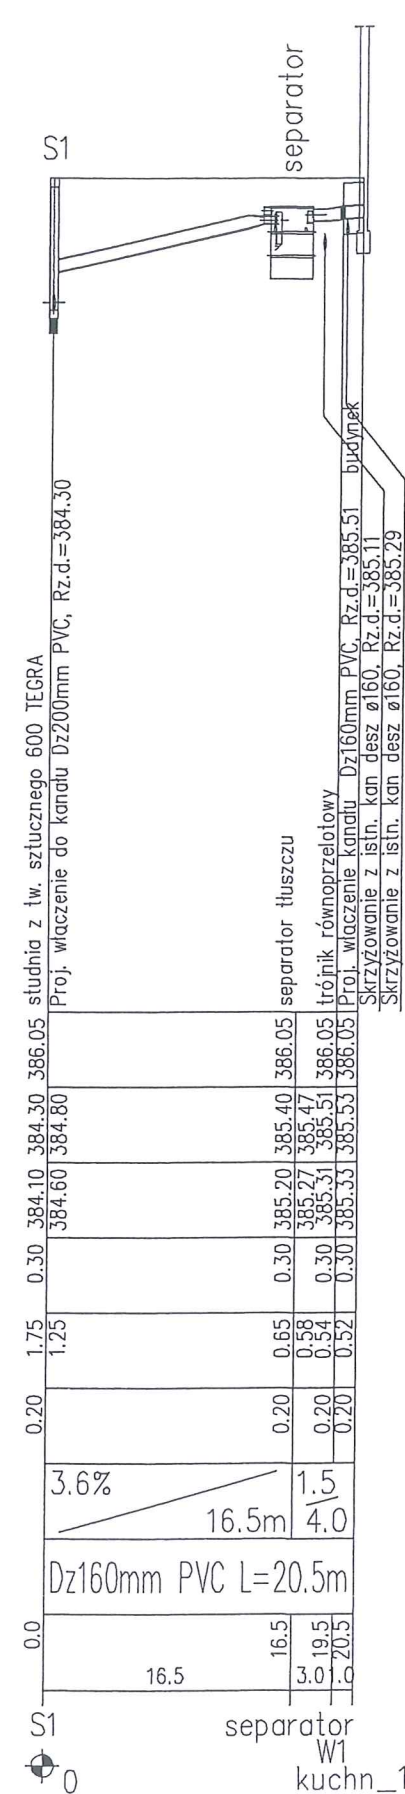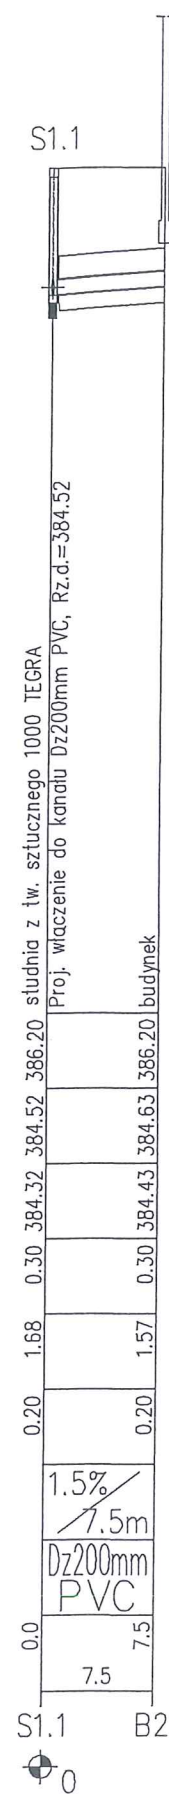
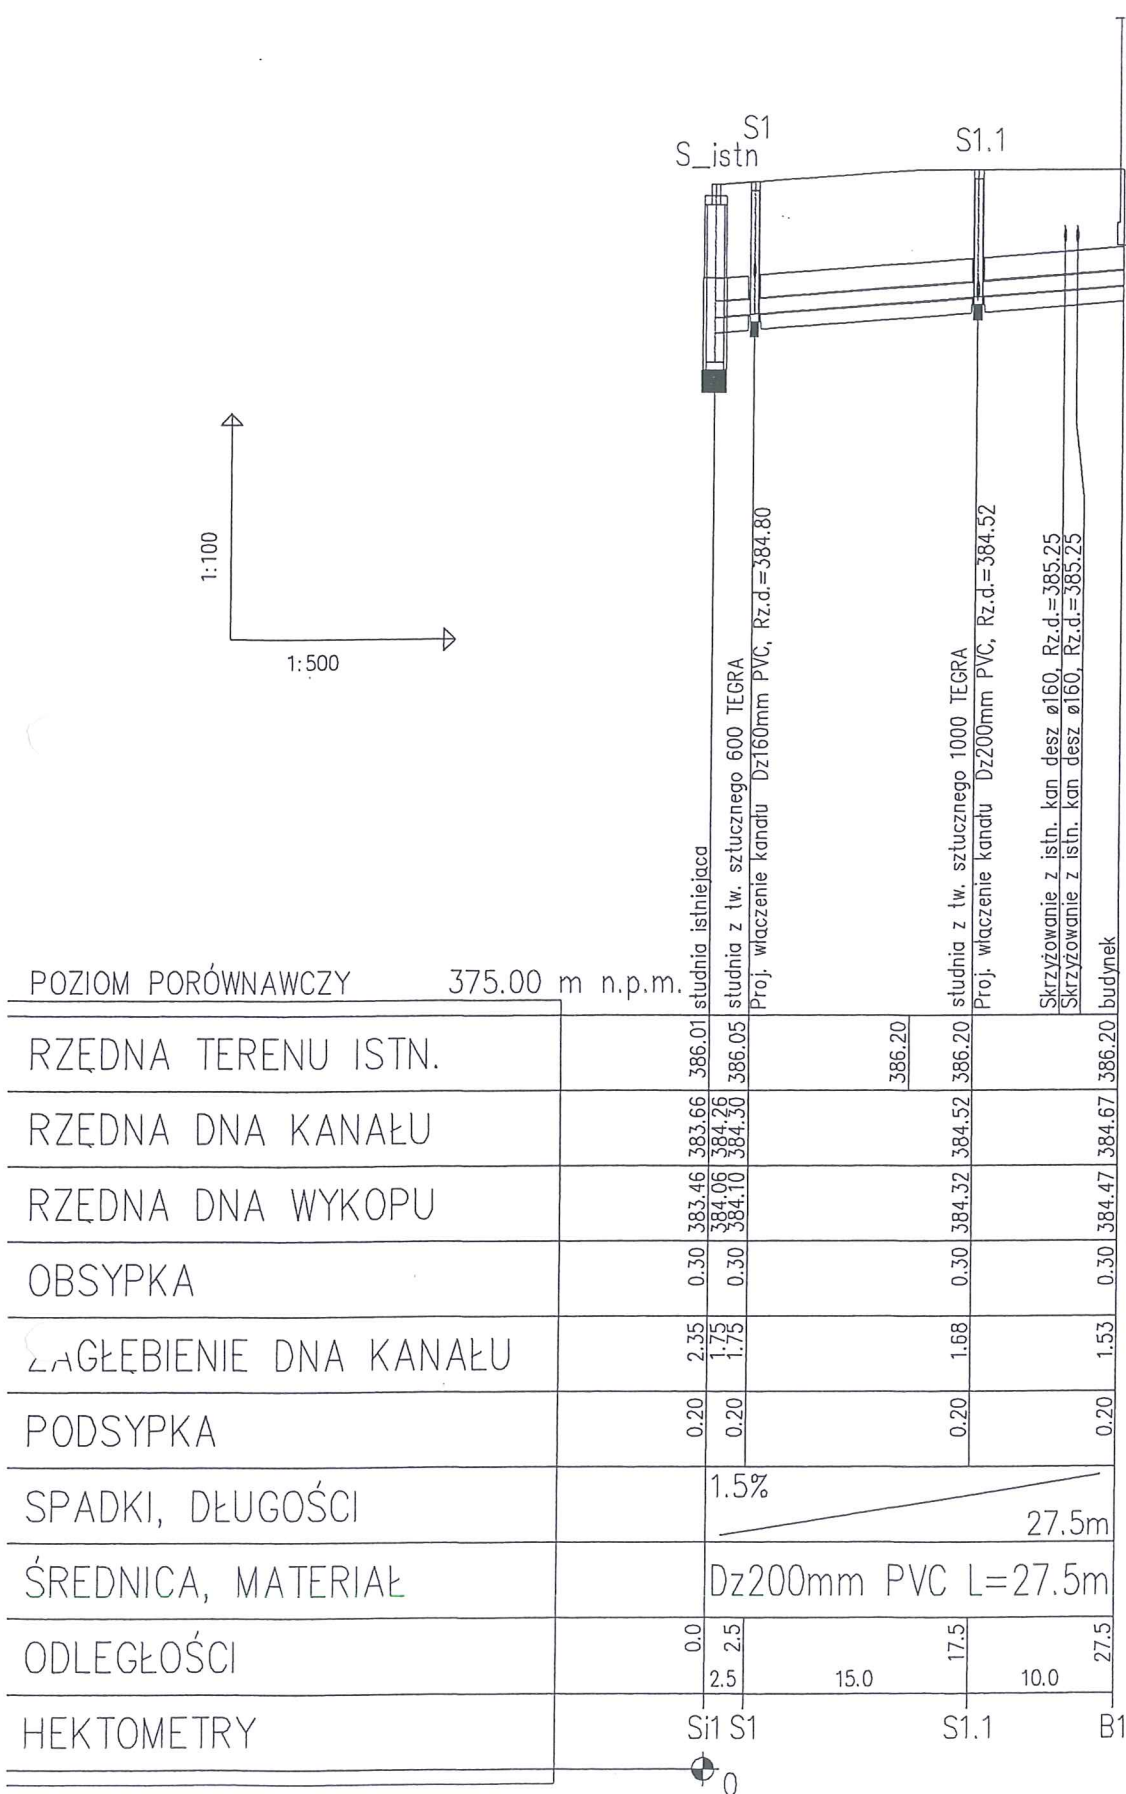


3.1




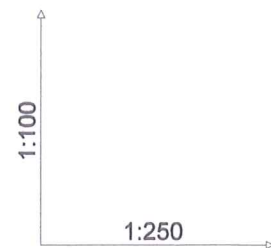


Poziom porównawczy 375,00 m n.p.m.

Rzędna terenu istniejącego	386,24	386,40	386,50
Rzędna dna kanału	383,84 384,84	385,15 385,20 385,28	385,50
Zagłębienie dna kanału [m]	2,40 1,40	1,20	1,00
Odległości [m]	5,50	3,00	
Średnice, materiał	PVC-U_SDR34_I 200x5,9	PVC-U_SDR34_I 200x5,9	
Spadek	6,5 %	10,0 %	
Długość trasy [m]	0,00	4,79 5,50 6,34	8,50

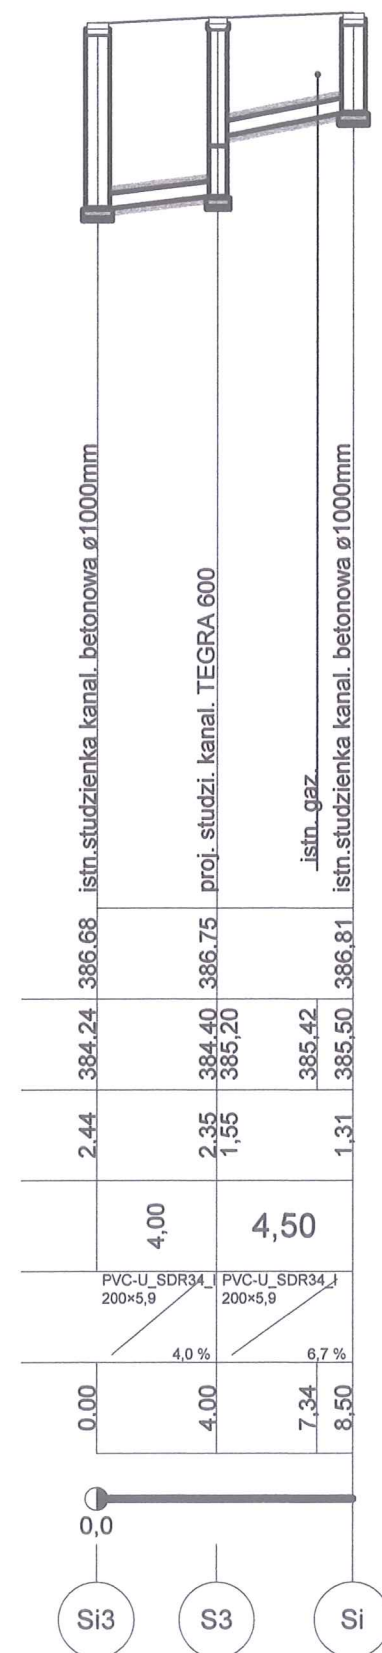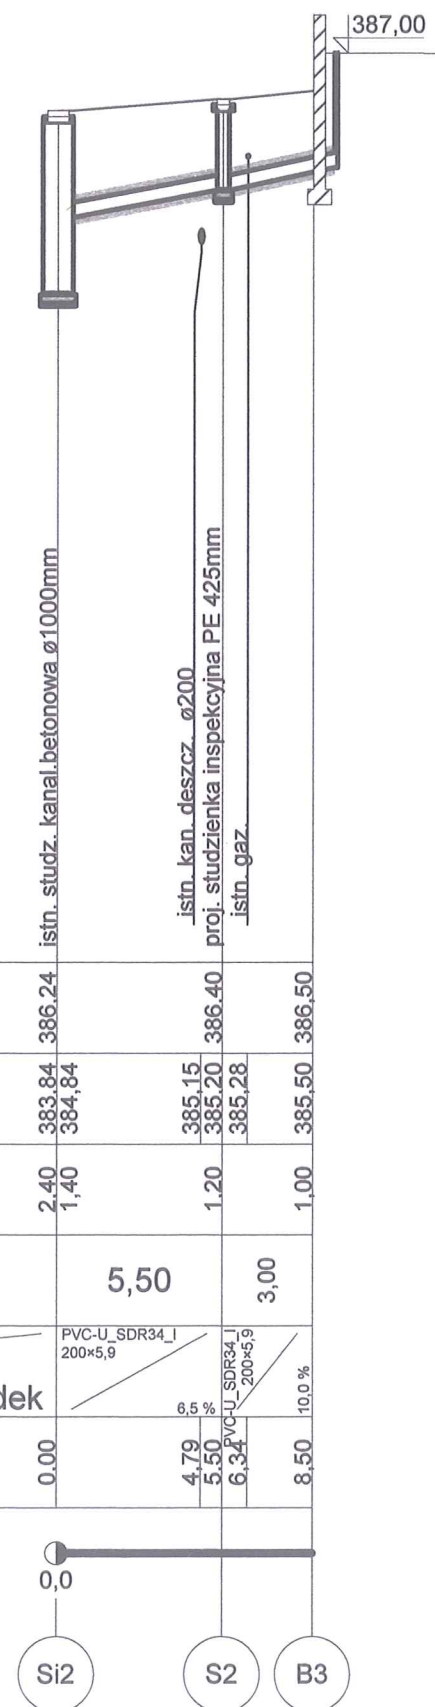

Temat	Remont i przebudowa kanalizacji sanitarnej na terenie Szkoły Podstawowej Nr 3 w Ustroniu Polanie	Faza	P.B-W.
Tytuł rys.	PROFIL PODŁUŻNY KANALIZACJI SANITARNEJ / odcinek "Si2 - B3" i "Si3 - Si" /	Data	05.2014r
Inwestor	Miasto Ustroń 43-450 Ustroń, Rynek 1	Skala	1:100/250
Opracował	Olszewski Leszek Usługi projektowe w zakresie instalacji i sieci wod.-kan.	Podpis	
	mgr inż. Janina Korcz 43-450 USTRON, ul. Okólna 4 Tel. 33 854 37 18 Uprawniona do projektowania, kierowania i nadzorowania robót w zakresie instalacji i sieci wod.-kan. Nr upr. 21052/2014 159/15, B-1; 43-450 B-B	Podpis	
		Nr rys.	3.2

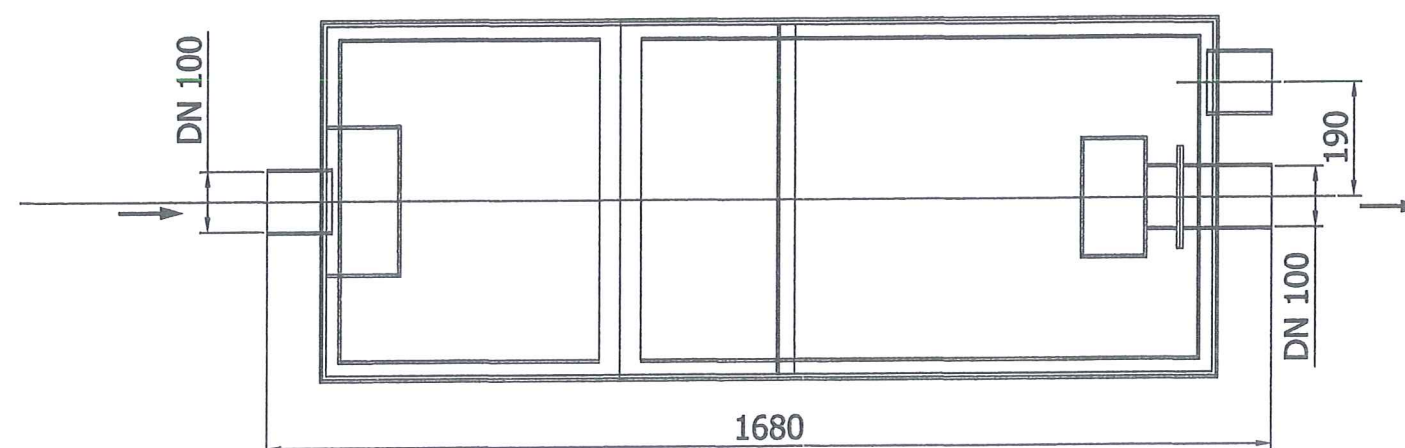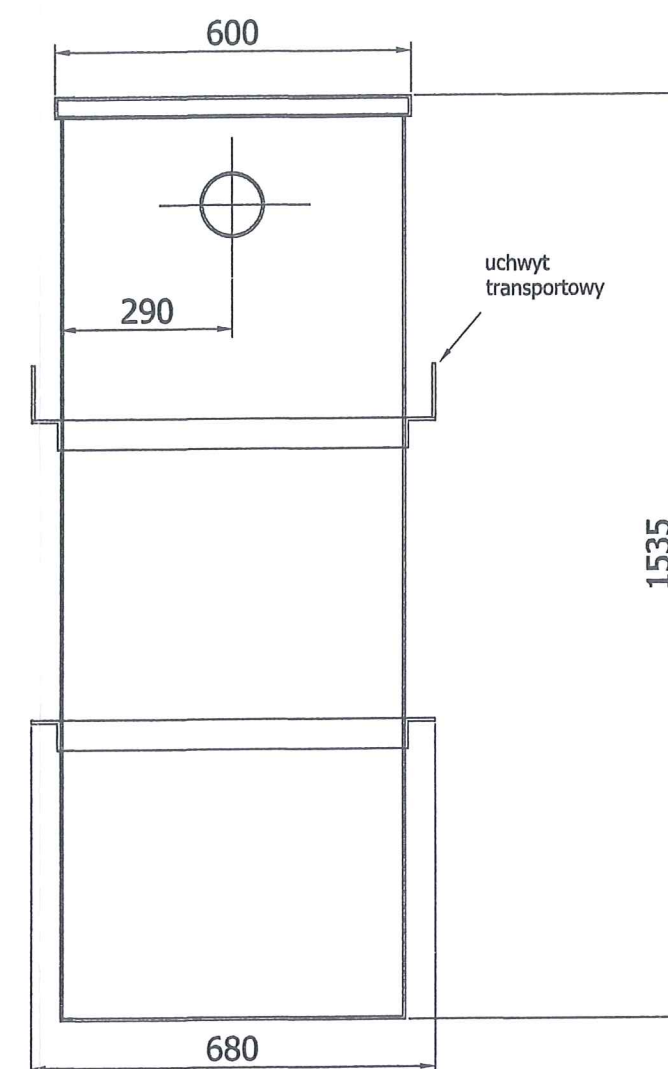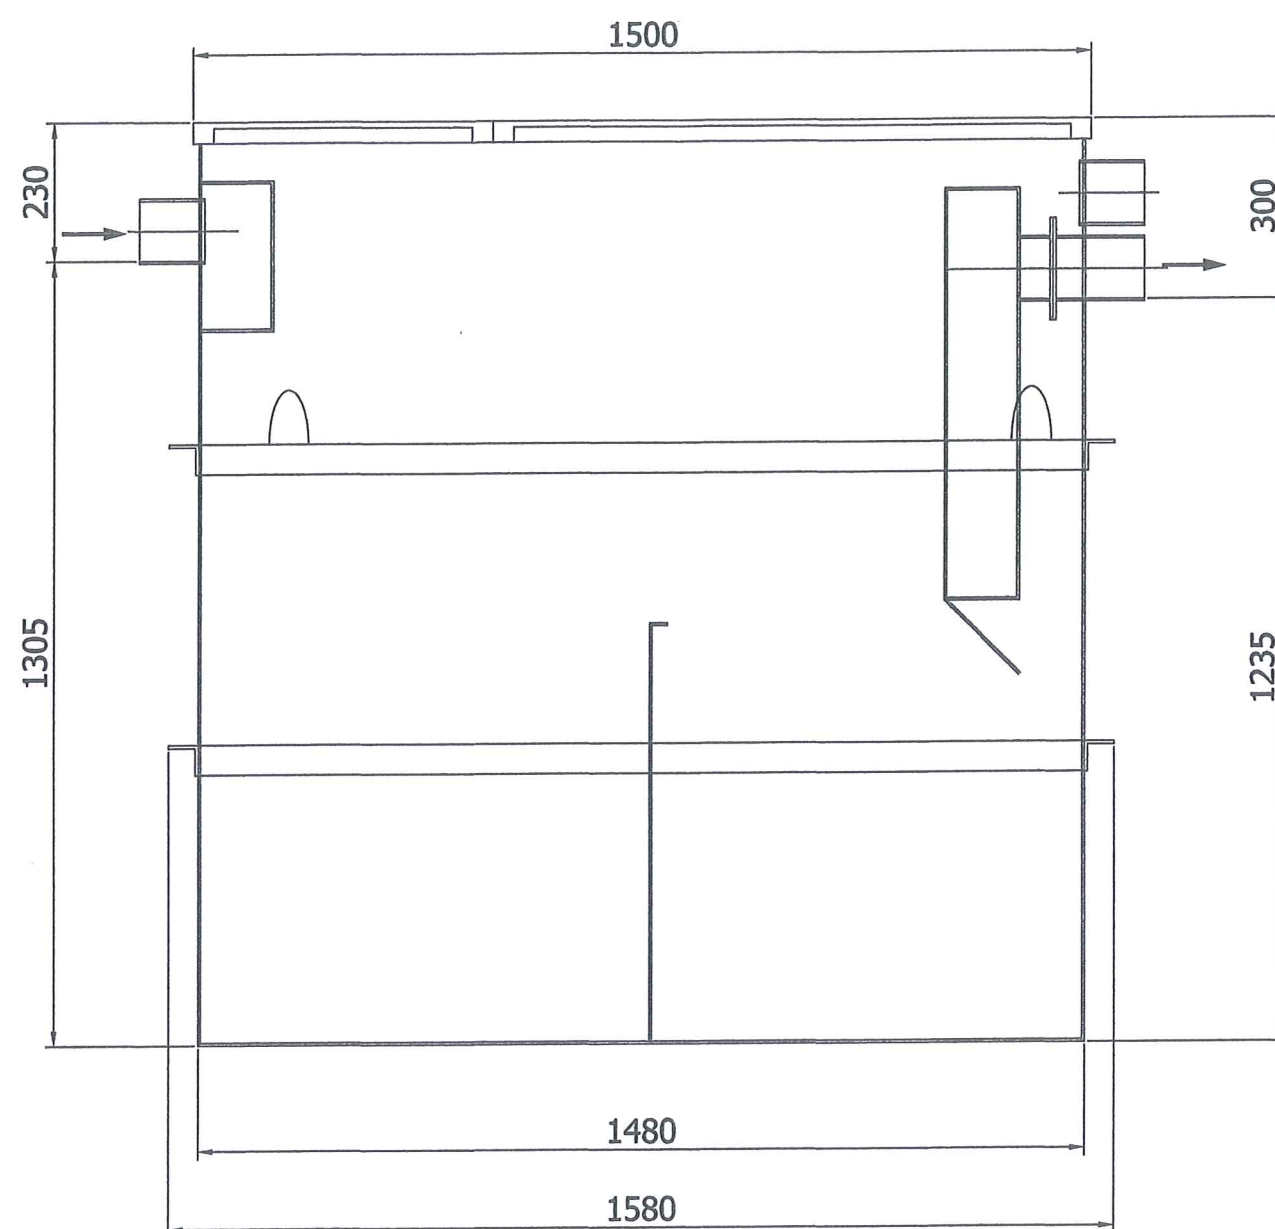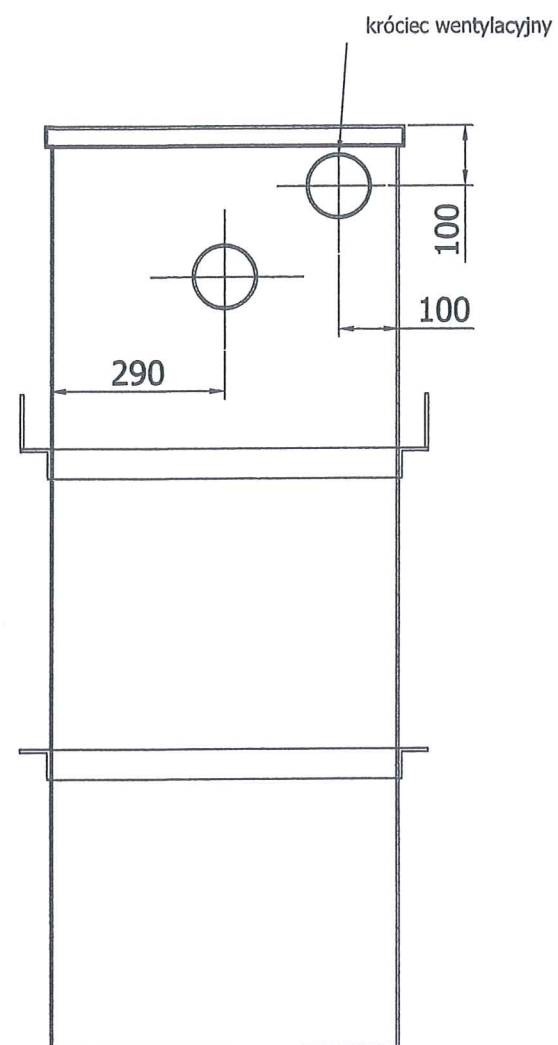

Temat	Remont i przebudowa kanalizacji sanitarnej na terenie Szkoły Podstawowej Nr 3 w Ustroniu Polanie		Faza	P.B-W.
Tytuł rys.	SEPARATOR TŁUSZCZU		Data	05.2014r
Inwestor	Miasto Ustroń 43-450 Ustroń Rynek 1		Skala	
Opracował	Olszewski Leszek Usługi projektowe w zakresie instalacji i sieci wod.-kan.	Podpis	Nr rys.	4
mgr inż. Janina Korcz 43-450 USTRON, ul. Okólna 4 Tel. 33 854 37 18 Uprawniona do projektowania, kierowania i nadzorowania robót w zakresie instalacji i sieci sanitarnych		Podpis		

