


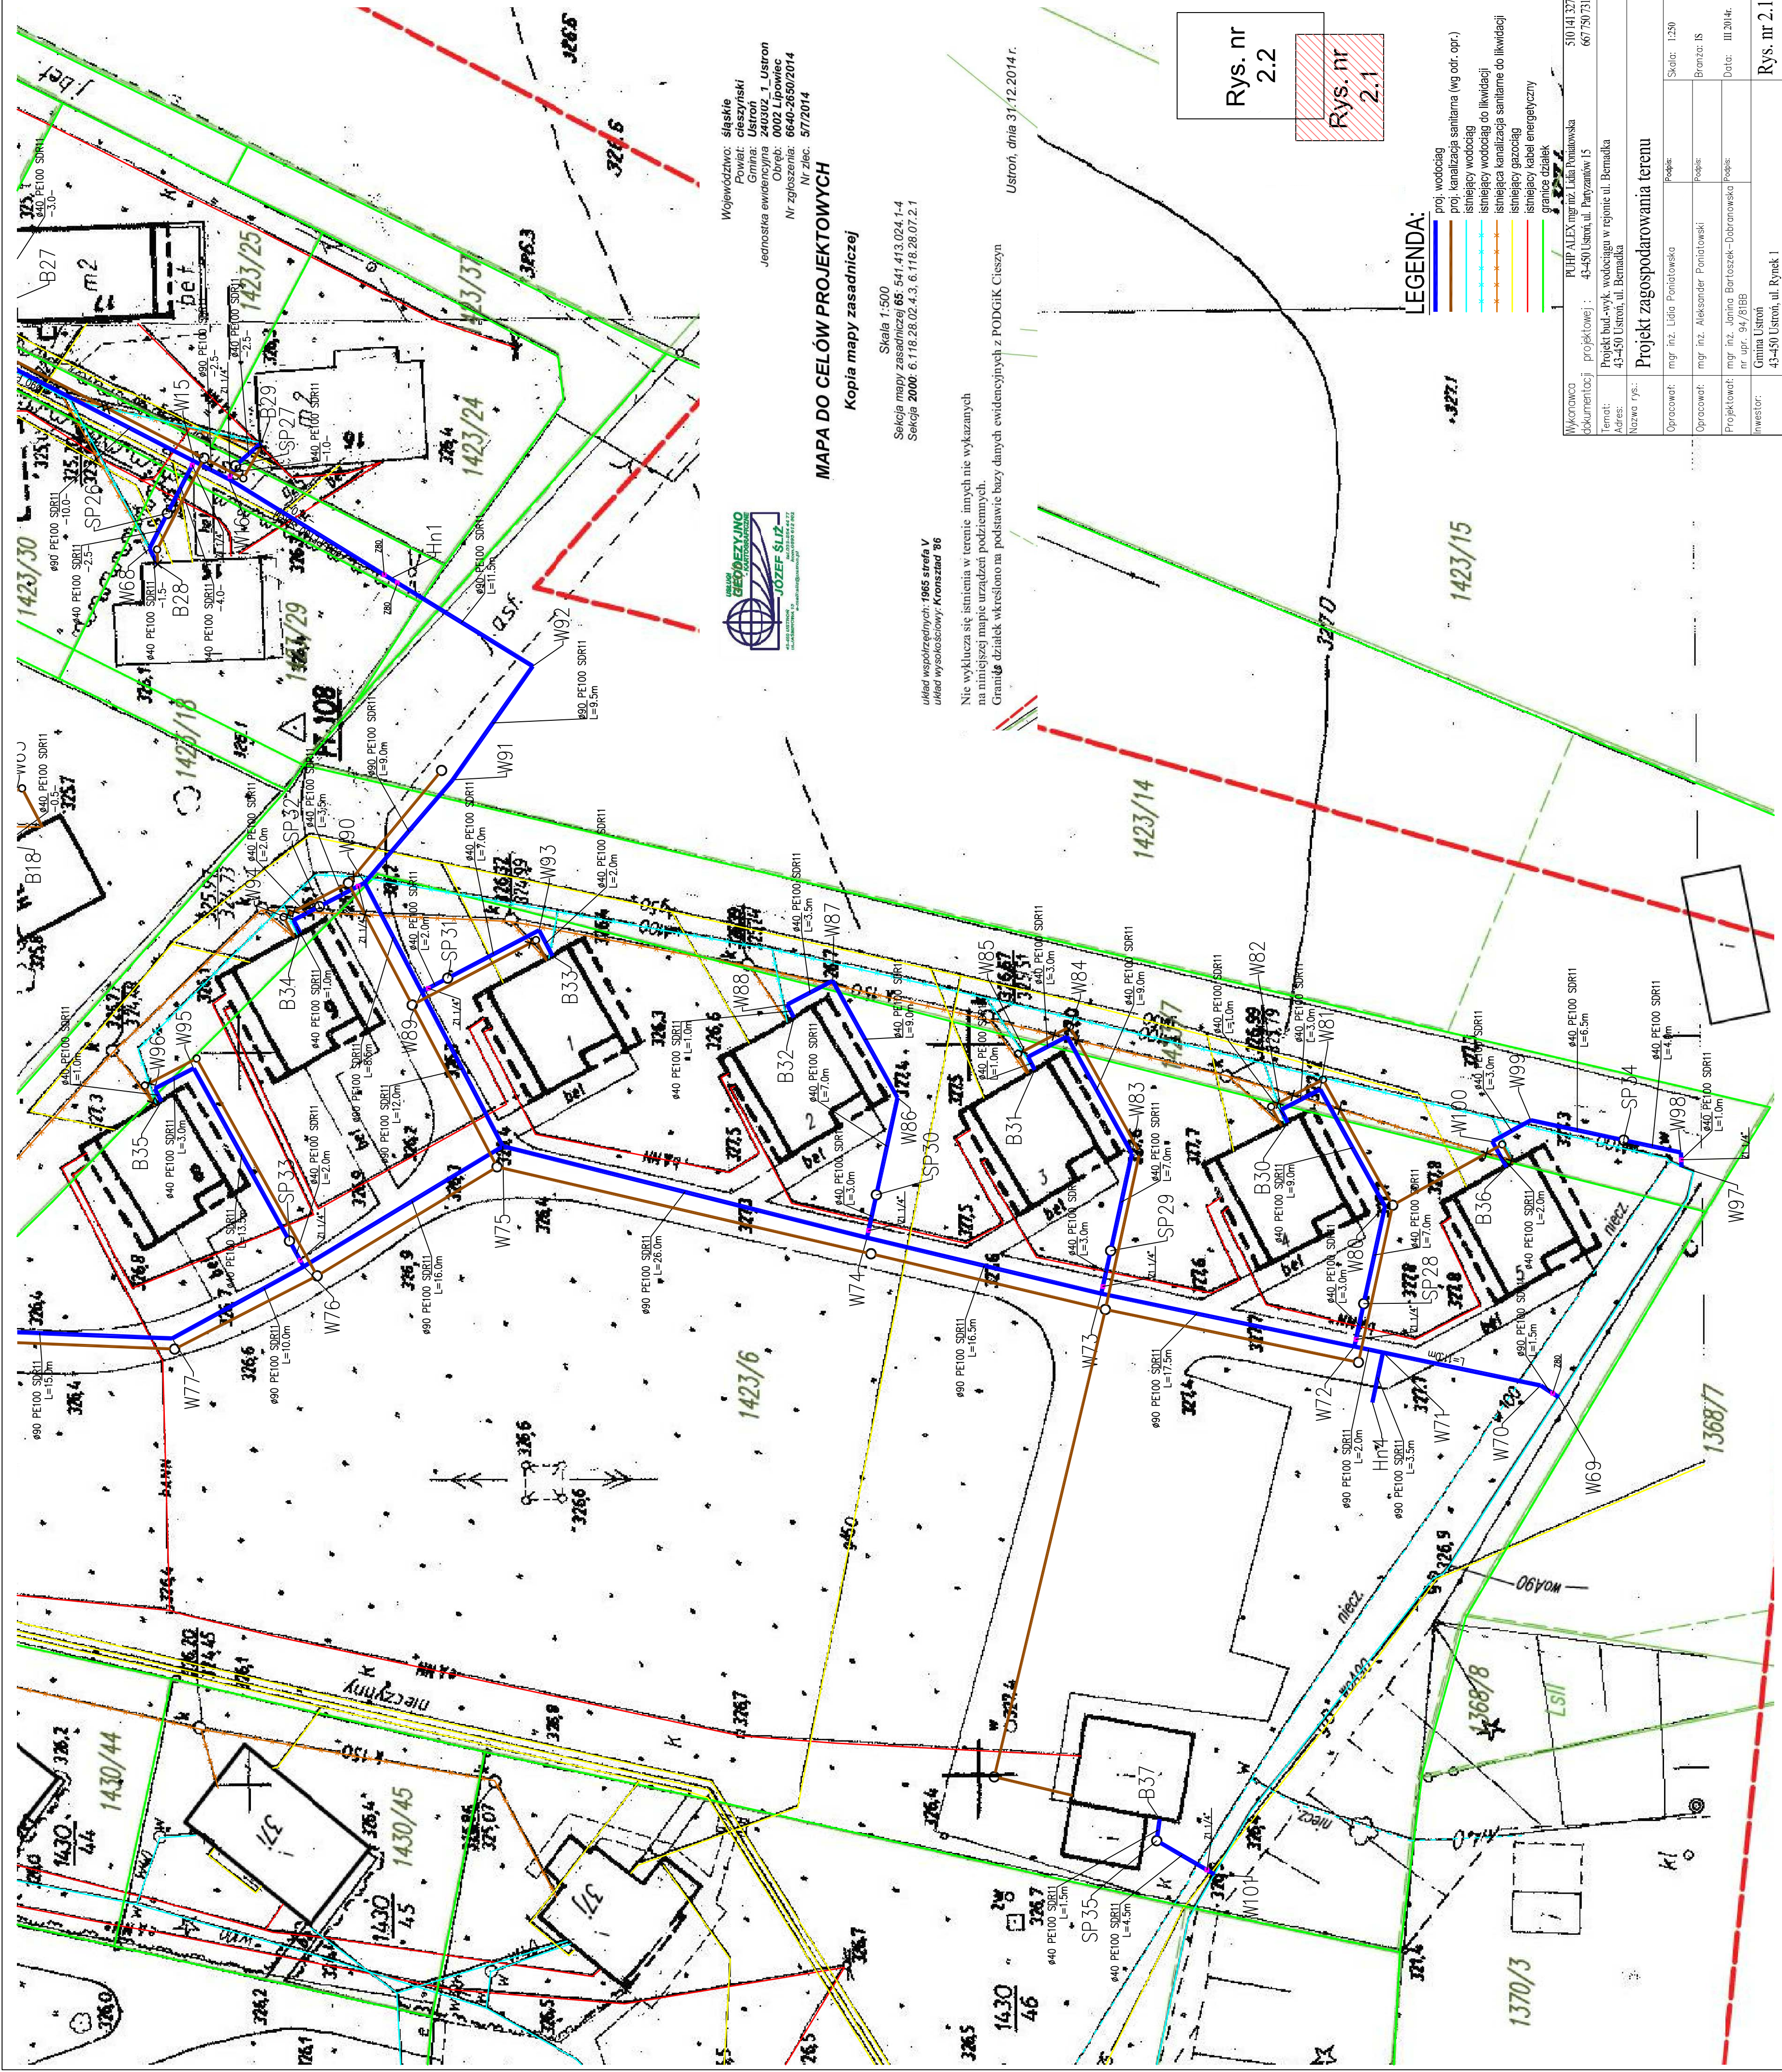

Województwo: śląskie
Powiat: cieszyński
Gmina: Ustron
Jednostka ewidencyjna: 0002 Lipowiec
Ciepłota: 6640-2650/2014
Nr zgłoszenia: 5/7/2014
Nr zlec.

MAPA DO CELÓW PROJEKTOWYCH
Kopia mapy zasadniczej

Skala 1:500
Sektora mapy zasadniczej 65-541.413.024.1-4
Sektora 2000: 6.118.28.02.4.3, 6.118.28.07.2.1

układ współrzędnych: 1965 strefa V
układ wysokościowy: Kronsztad '86

Nie wyklucza się istnienia w terenie innych nie wykazanych
na niniejszej mapie urządzeń podziemnych.

Granice działek określono na podstawie bazy danych ewidencyjnych z PODGIK Cieszyń

Ustron, dnia 31/12.2014 r.

Rys. nr 2.2
Rys. nr 2.1

LEGENDA:

- proj. wodociąg
- proj. kanalizacja sanitarna (wg odr. opr.)
- istniejący wodociąg
- istniejący wodociąg do likwidacji
- istniejąca kanalizacja sanitarna do likwidacji
- istniejący gazociąg
- istniejący kabel energetyczny
- granice działek

Wykonawca	PUHP ALEX mgr inż. Lidia Poniatowska	510141.327
dokumentacja	projektowej : 43-450 Ustron, ul. Panyziów 15	667750.731
Temat:	Projekt bud.-wyk. wodociągu w rejonie ul. Bernacka	
Adres:	43-450 Ustron, ul. Bernacka	
Nazwa rys.:		
Projekt zagospodarowania terenu		
Opracował:	mgr inż. Lidia Poniatowska	Podpis:
Opracował:	mgr inż. Aleksander Poniatowski	Podpis:
Projektował:	mgr inż. Jolanta Bartoszek-Dobranowska	Podpis:
Inwestor:	Gmina Ustron	
	43-450 Ustron, ul. Rynek 1	
		Rys. nr 2.1