


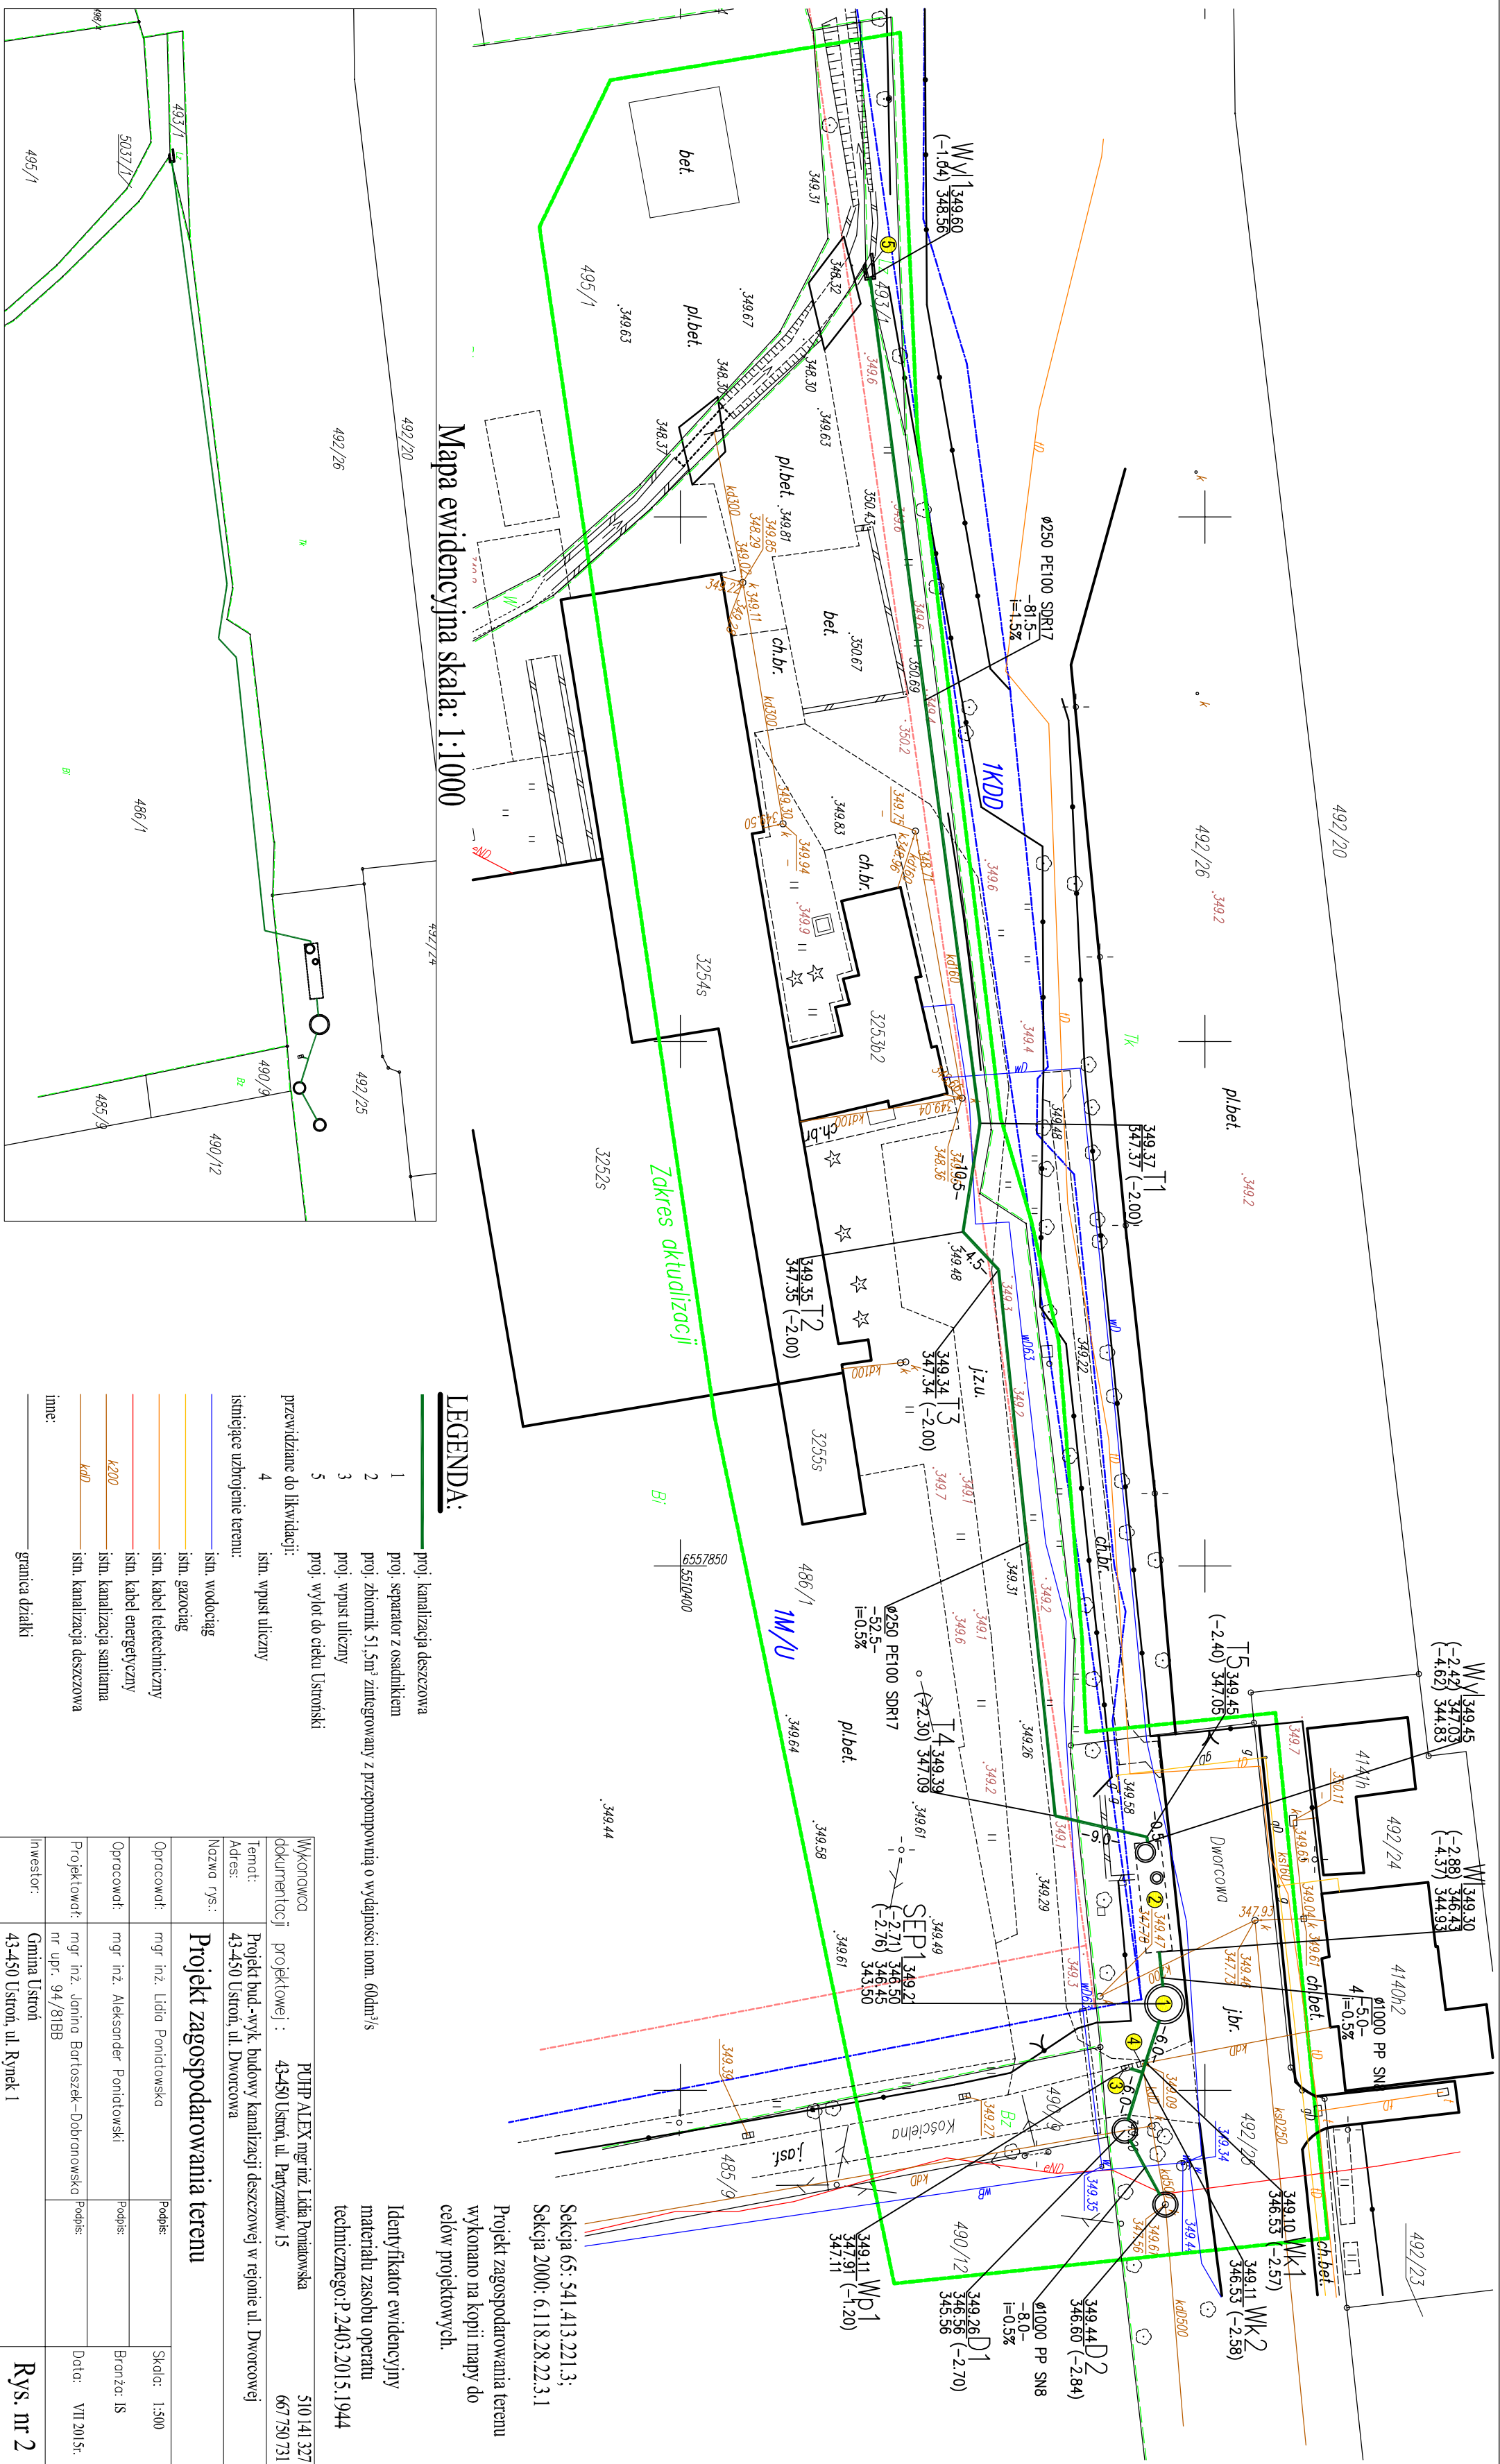

Wykonawca	PUH ALEX mgr inż. Lidia Poniatowska		510 141 327
„dokumentacji”	projektowej :	43-450 Ustron, ul. Partyzantów 15	667 750 731
Termin:	Projekt bud.-wyk. budowy kanalizacji deszczowej w rejonie ul. Dworcowej		
Adres:	43-450 Ustron, ul. Dworcowa		
Nazwa rys.:	Projekt zagospodarowania terenu		
Opracował:	mgr inż. Lidia Poniatowska	Podpis:	Skala: 1:500
Opracował:	mgr inż. Aleksander Poniatowski	Podpis:	Branża: IS
Projektował:	mgr inż. Janina Bartoszek – Dobranowska	Podpis:	Data: VII 2015r.
Inwestor:	Gmina Ustron		Rys. nr 2
	43-450 Ustron, ul. Rynek 1		