


Szkoła Podstawowa nr 1 w Ustroniu

Orientacyjny zakres prac posadzkarskich
i planicel (kolor żółty)

STAROSTWO POWIATOWE
w Cieszyńsku
ul. Białostocka 26
43-400 CIESZYŃ

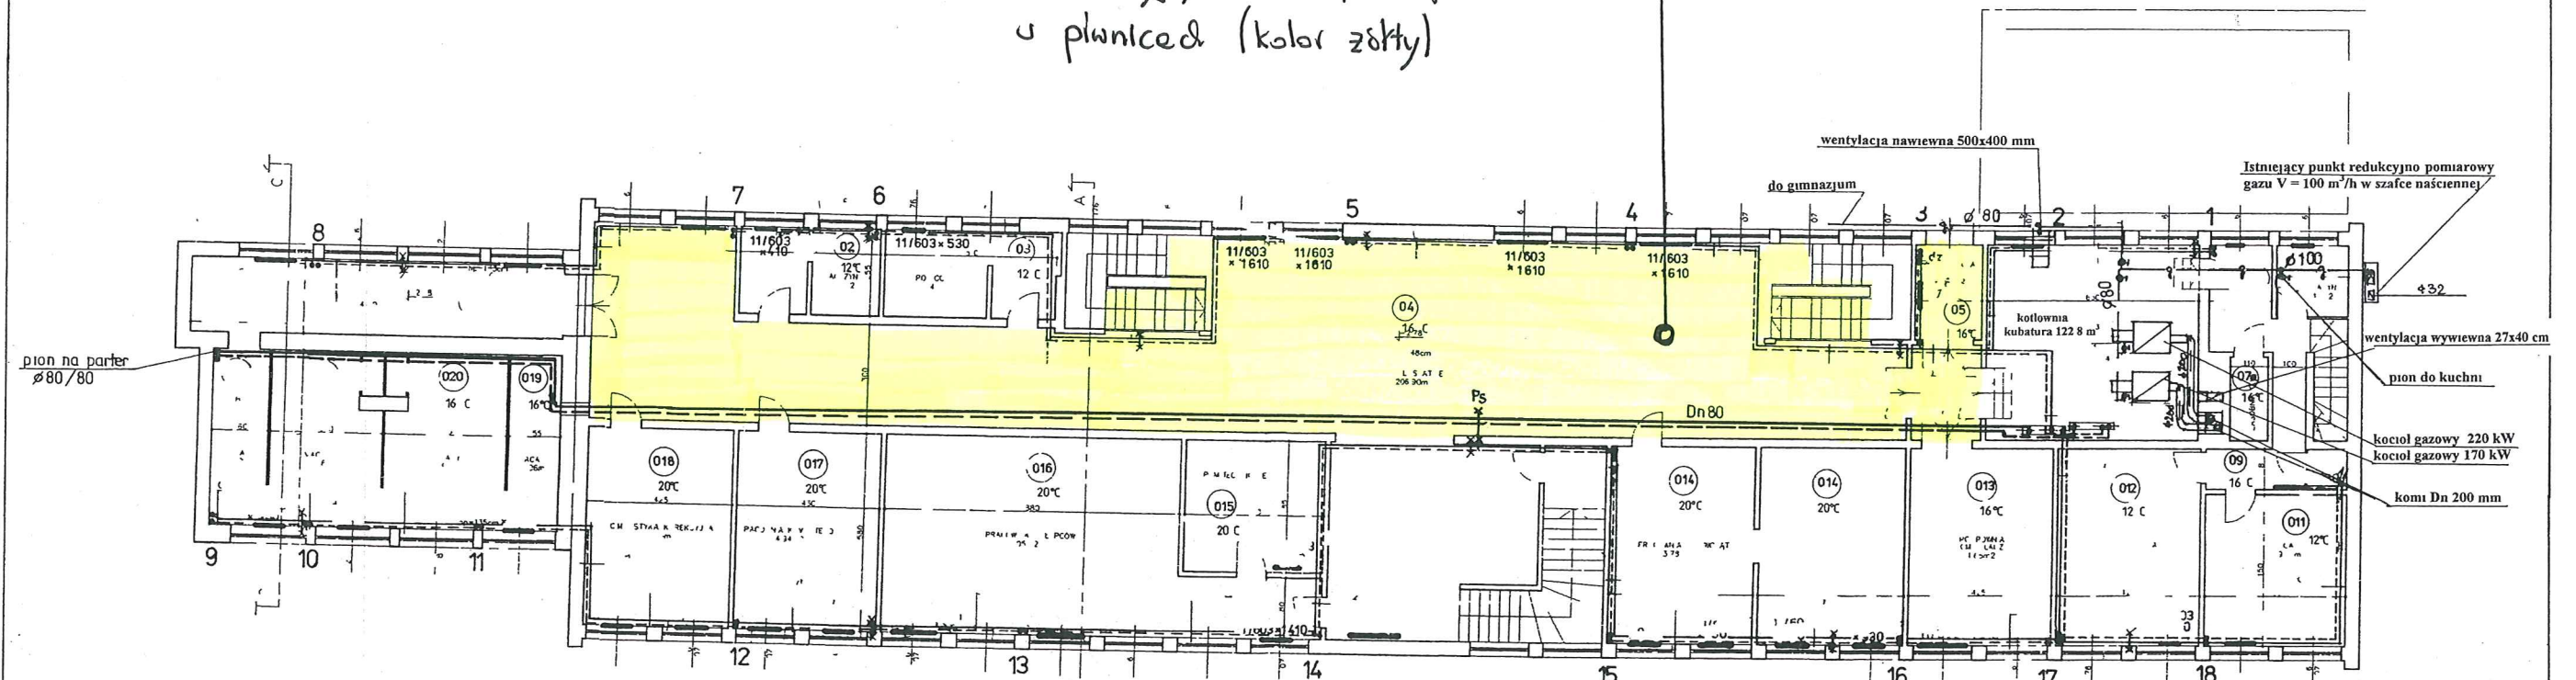

Uwaga

Poziome przewody instalacji co prowadzić pod stropem piwn

LEGENDA

- istn. instalacja gazowa
- projekt instalacja gazowa
- projekt instalacja c.o. — zasila nie do budowy

Pracownia Projektowa Instalacji Sanitarnych Paweł Zawalski
Bielsko Biala ul. Olszówka 14/4, tel / fax 8191460
Projekt modernizacji instalacji gazowej Szkoły Podstawowej
nr 1 i Gimnazjum
Adres budowy Ustronie ul. Partyzantów 2
Rzut piwnic
Projektował mgr inż. Paweł Zawalski
SKALA 1:100
rys nr 3