


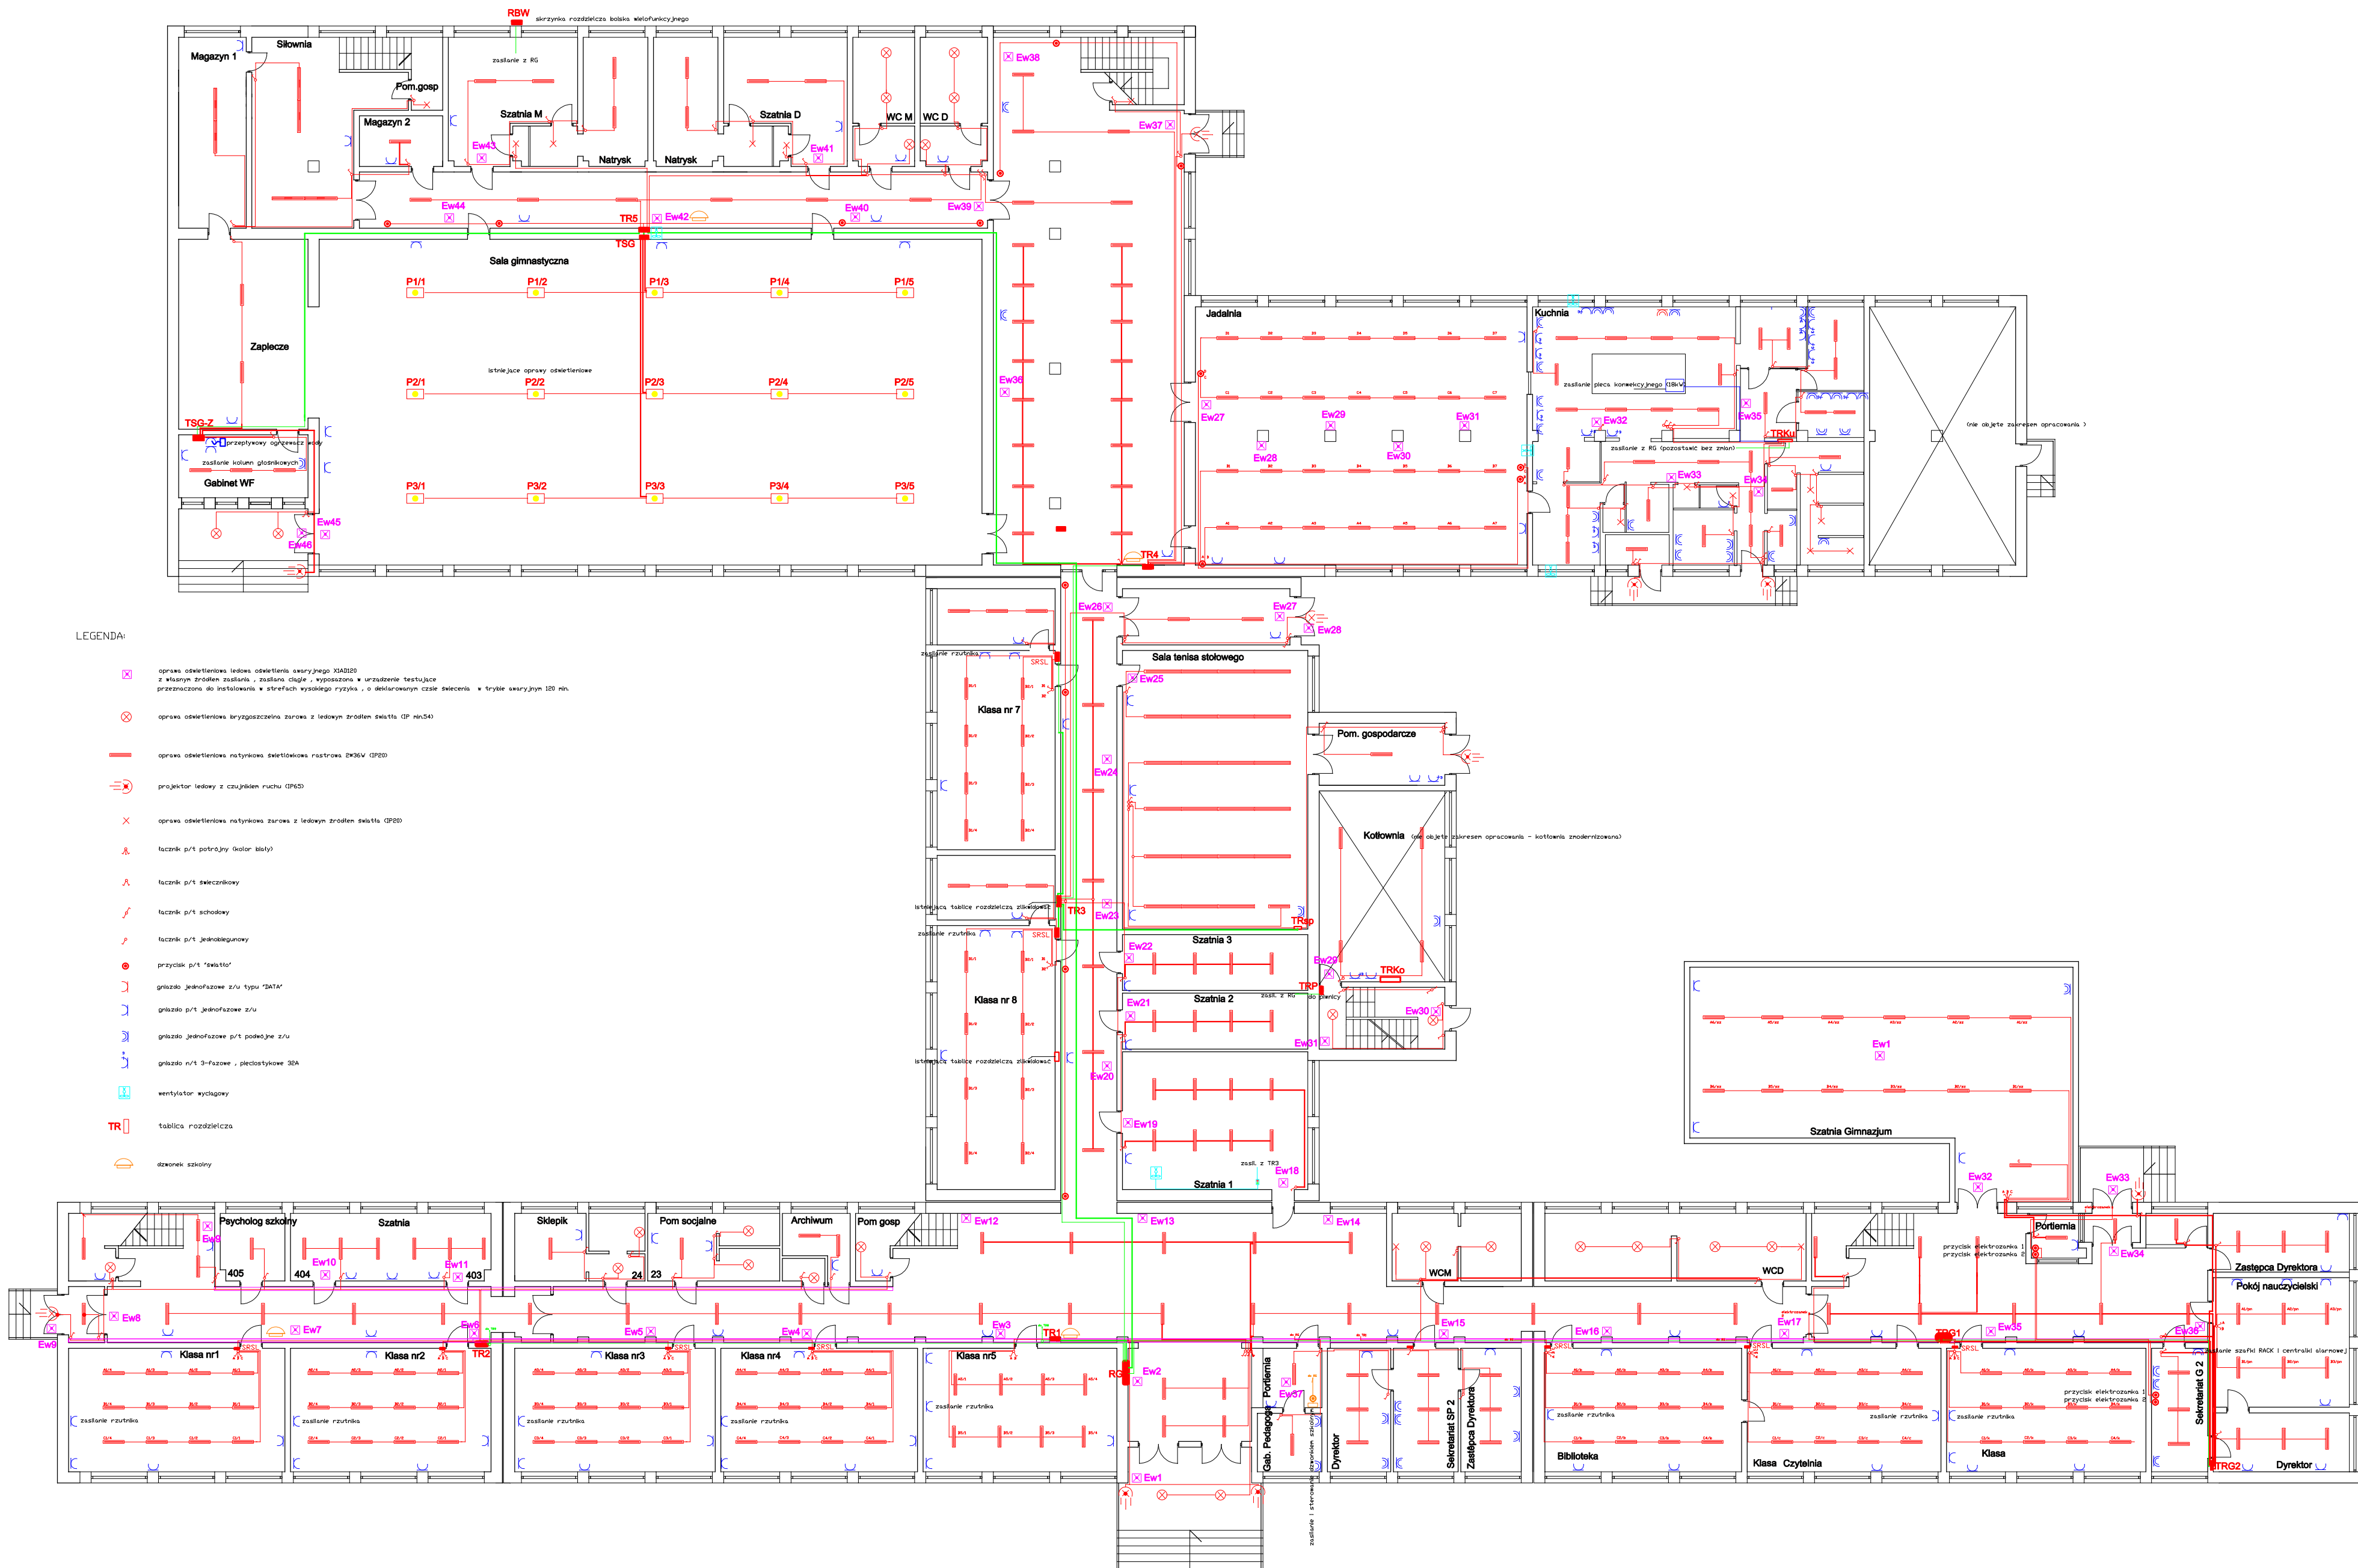

LEGENDA:

- ☒ oprawa oświetleniowa ledowa oświetlenia awaryjnego XSAD200 z własnym źródłem zasilania, zasilana cegłą, wyposażona w urządzenie funkcyjne przeznaczona do instalowania w strefach wysokiego ryzyka, o deklarowanym czasie świecenia w trybie awaryjnym 120 min.
- ☒ oprawa oświetleniowa kryształowa z własnym źródłem światła GP n=540
- oprawa oświetleniowa natynkowa świetlikowa rastrowa Ew35V (GPB)
- ☒ projektor ledowy z czujnikiem ruchu (P65)
- ☒ oprawa oświetleniowa natynkowa z własnym źródłem światła (GPB)
- ☒ łącznik p/t potężny (długość światła)
- ☒ łącznik p/t ściemniający
- ☒ łącznik p/t schodowy
- ☒ łącznik p/t jednobiegowy
- ☒ przycisk p/t "sektor"
- ☒ gniazdo jednofazowe z/u typu "DATA"
- ☒ gniazdo p/t jednofazowe z/u
- ☒ gniazdo jednofazowe p/t podwójne z/u
- ☒ gniazdo n/1 3-fazowe „piedałyk” 30A
- ☒ wentylator wyciągowy
- ☒ tablica rozdzielcza
- ☒ dzwonek szkolny

OBIEKT:	Klimatyczna Szkoła Podstawowa nr 2, 43-450 Ustron ul. Daszyńskiego 31	Zakład Instalacyjno-Budowlany "ZEB" mgr inż. Tadeusz Kwoczyński 43-450 Ustron, ul. Świerkowa 30 kom. 502-205-143 Branża: elektryczna Skala: 1:200
INWESTOR:	Klimatyczna Szkoła Podstawowa nr2 im.J. Michejdy, ul. Daszyńskiego 31 w Ustroniu	
TEMAT RYSUNKU:	Plan instalacji elektrycznej parteru	
TEMAT OPRAC.	Instalacja oświetlenia i gniazd wtyczkowych	
PROJEKTANT:	mgr inż. Tadeusz Kwoczyński	Nr uprawnień 48/78/13870
		Nr rysunku: 1