



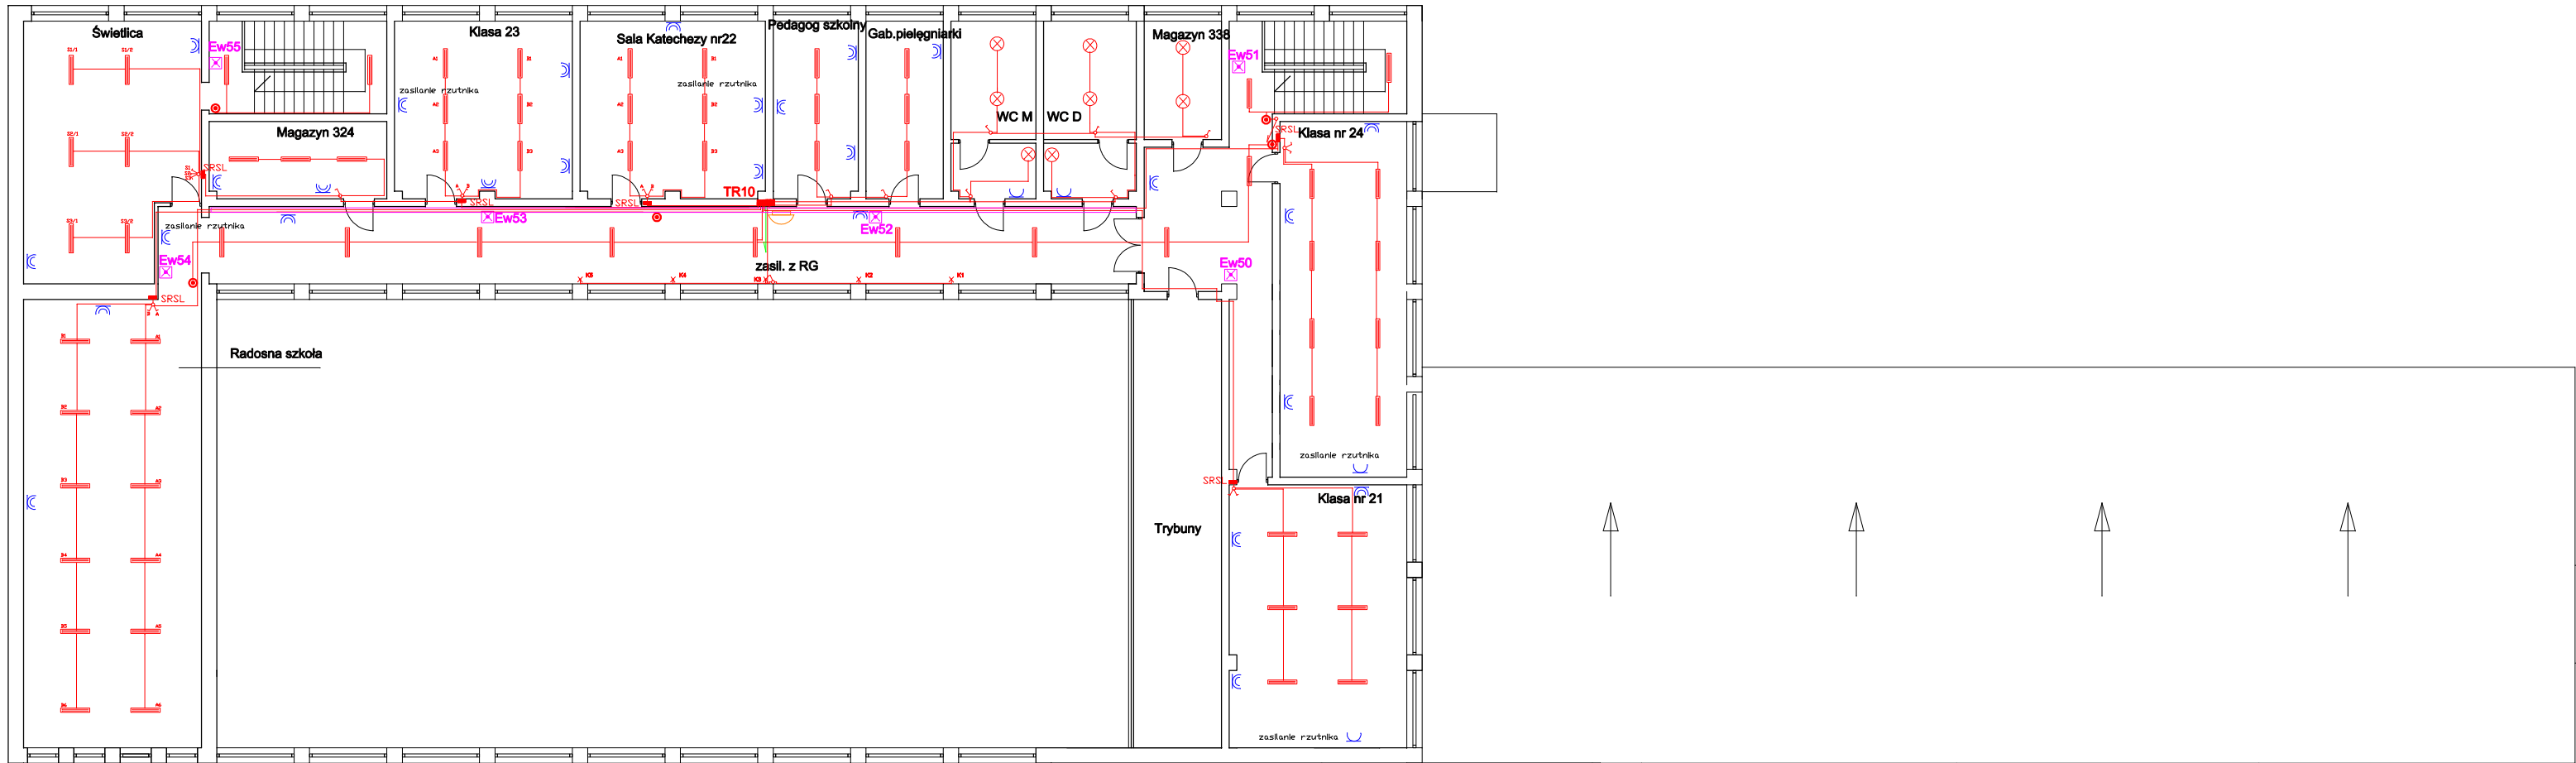

LEGENDA:

- oprawa oświetleniowa ledowa oświetlenia awaryjnego XS45500 z własnym źródłem zasilania, zasłona czarna, wyposażona w urządzenie testujące przeznaczona do testowania w sytuacjach awaryjnych, o deklarowanym czasie świecenia w trybie awaryjnym 120 min.
- oprawa oświetleniowa kryształowa z własnym źródłem światła (IP 54)
- oprawa oświetleniowa natynkowa świetlowa rastrowa (W36V (IP20)
- projektory ledowe z czujnikiem ruchu (IP65)
- oprawa oświetleniowa natynkowa z własnym źródłem światła (IP20)
- łącznik p/t potrajny (odbiornik)
- łącznik p/t świecznikowy
- łącznik p/t schodowy
- łącznik p/t jednokierunkowy
- przełącznik p/t "długo"
- gniazdo jednofazowe z/u typu "DATA"
- gniazdo p/t jednofazowe z/u
- gniazdo jednofazowe p/t podwójne z/u
- gniazdo n/t 3-fazowe, pięciopunktowe 30A
- wentylator kuchenny
- tablica rozdzielcza
- dzwonek szkolny

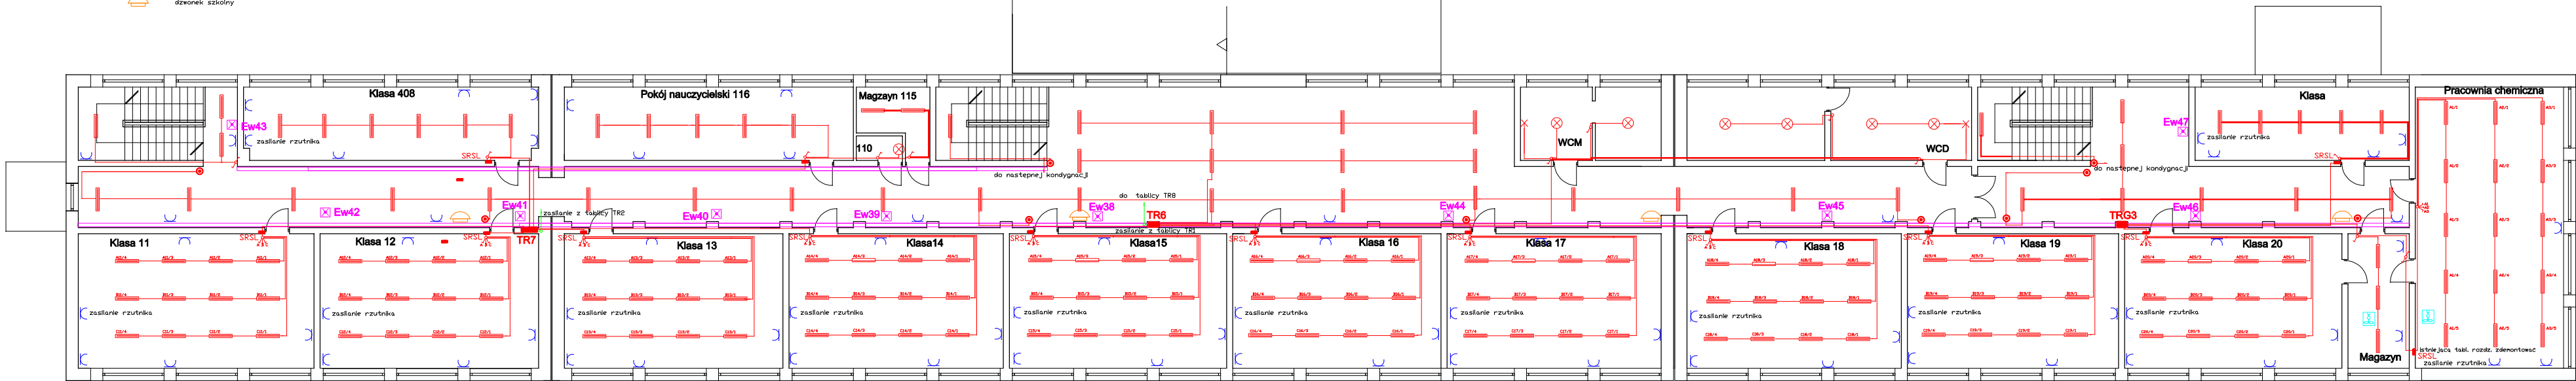

OBIEKT:	Klimatyczna Szkoła Podstawowa nr 2, 43-450 Ustroń ul. Daszyńskiego 31			Zakład Instalacyjno-Budowlany "ZEB" mgr inż. Tadeusz Kwoczyński ul.Świętokrzyska 30 kom. 502-205-143 Branża: elektryczna Nr rysunku: 2.
INWESTOR:	Klimatyczna Szkoła Podstawowa nr2, 43-450 Ustroń ul. Daszyńskiego 31			
TEMAT RYSUNKU:	Plan instalacji elektrycznej 1 piętra			
TEMAT OPRAC.	Instalacja oświetlenia i gniazd wtyczkowych	Data:	09. 2015	
PROJEKTANT:	mgr inż. Tadeusz Kwoczyński	Nr uprawnień	48/78/13970	Skala: 1:200