


SCHEMAT IDEOWY SKRZYNKI ELEKTRYCZNEJ W SALI KOMPUTEROWEJ

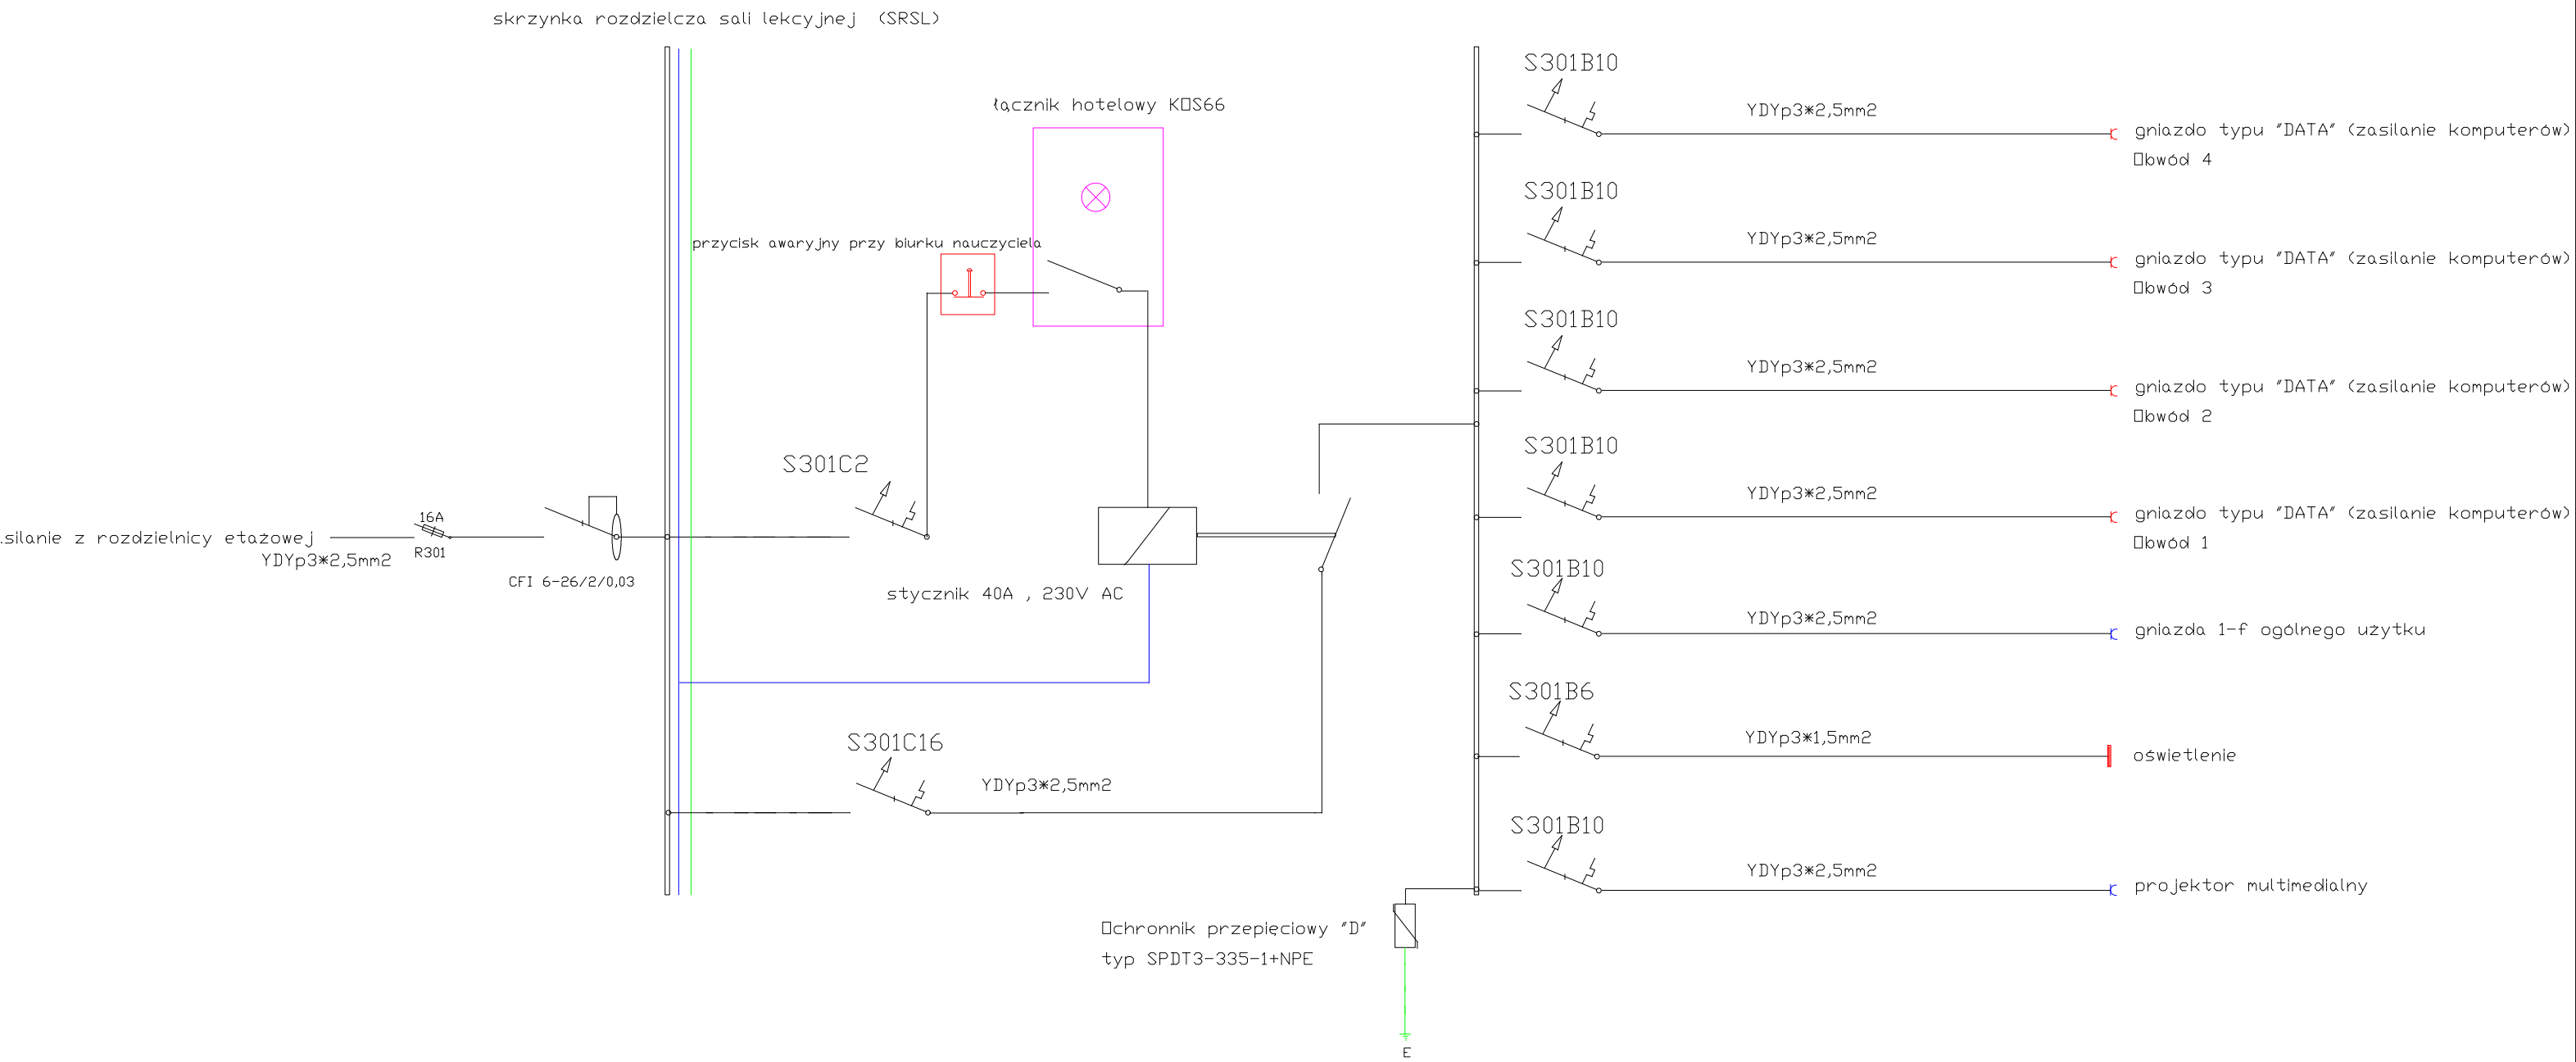

OBIKT:	Klimatyczna Szkoła Podstawowa nr 2 , 43-450 Ustroń ul. Daszyńskiego 31	Zakład Instalacyjno-Budowlany "ZEB"
INWESTOR:	Klimatyczna Szkoła Podstawowa nr 2 , 43-450 Ustroń ul. Daszyńskiego 31	mgr inż. Tadeusz Kwoczyński
TEMAT RYSUNKU :	Schemat ideowy instalacji elektrycznej w sali lekcyjnej komputerowej	43-450 Ustroń, ul.Świerkowa 30 kom. 502-205-143
TEMAT OPRAC.	Instalacja oświetlenia i gniazd wtyczkowych	Data: 09. 2015
PROJEKTANT:	mgr inż. Tadeusz Kwoczyński	Skala: 1:200
	Nr uprawnień	48/78/13870
		Nr rysunku: 20