


OCZYSZCZALNIA ŚCIEKÓW W USTRONI

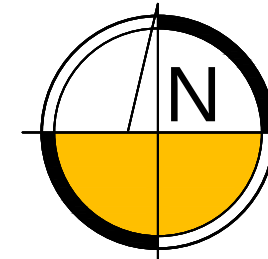

SKALA 1:500

Województwo:
Powiat:
Gmina:
Jednostka ewid.:
Obręb:
Ulica:
Działki:
Identyfikator zgłoszenia:
Zlecenie:

śląskie
cieszyński
Ustroń
Ustroń (240302_1)
Ustroń (0004), Hermanice (0001)
Sportowa
133/2, 12/2
WGD.6640.480.2015
14/PT6/2015

Układ współrzędnych płaskich: 2000, strefa 6
Układ wysokościowy: Kronsztadt '86

Sekcja mapy (2000): 6.118.28.17.3.4, 6.118.28.22.1.2
Sekcja mapy (1965): 541.413.173.4, 541.413.173.2

LEGENDA

- zakres opracowania geodezyjnego
- zakres opracowania projektowego
- odcinki do likwidacji
- M MASZYNOWNIA (obiekt istniejący)
- P POMPOWIA GŁÓWNA (obiekt istniejący)

PROJEKTOWANE PRZYŁĄCZA:

- OW150 projektowane przyłącze osadu wstępnego
- ON150 projektowane przyłącze osadu nadmiernego


ISTNIEJĄCE SIECI I OBIEKTY:

- istniejący ciepłociąg
- istniejący wodociąg
- istniejąca kanalizacja sanitarna
- istniejąca kanalizacja deszczowa
- istniejący gazociąg
- istniejące kable elektroenergetyczne
- istniejące kable teletechniczne
- projektowany ciepłociąg (2015)

UWAGI:

- Niniejszy rysunek rozpatrywać łącznie z całą dokumentacją
- Integralną częścią dokumentacji jest opis

TIM II MACIEJ KITA 44-100 GLIWICE UL. CZAPLI 57 TEL. 601-44-31-79	INWESTYCJA: BUDOWA INSTALACJI TRANSPORTUJĄCEJ OSAD NADMIERNY DO KOMPLEKSU ZAGĘSZCZANIA ORAZ OSAD WSTĘPNY DO PROCESU FERMENTACJI NA OCZYSZCZALNI ŚCIEKÓW W USTRONI PRZY UL. SPORTOWEJ 10		NAZWISKO PROJEKTOWAŁ: MGR INZ. D. KOŚCIAŃSKI		PODPIS 		
	TYTUŁ RYSUNKU: PROJEKT ZAGOSPODAROWANIA TERENU		PROJEKTOWAŁ: MGR INZ. M. KITA				
			OPRACOWAŁ: P. KOŚCIAŃSKI				
			SPRAWDZIŁ: MGR INZ. A. HAWRYLEWICZ				
ZLECENIODAWCA: MIASTO USTRÓŃ 43-450 USTRÓŃ, UL. RYNEK 1		BRANŻA: TECHNOLOGIA	STADIUM: PBW	NR UMOWY	NUMER RYSUNKU U.PZT-02.A		
		DATA: 02.2016	SKALA: 1:500				

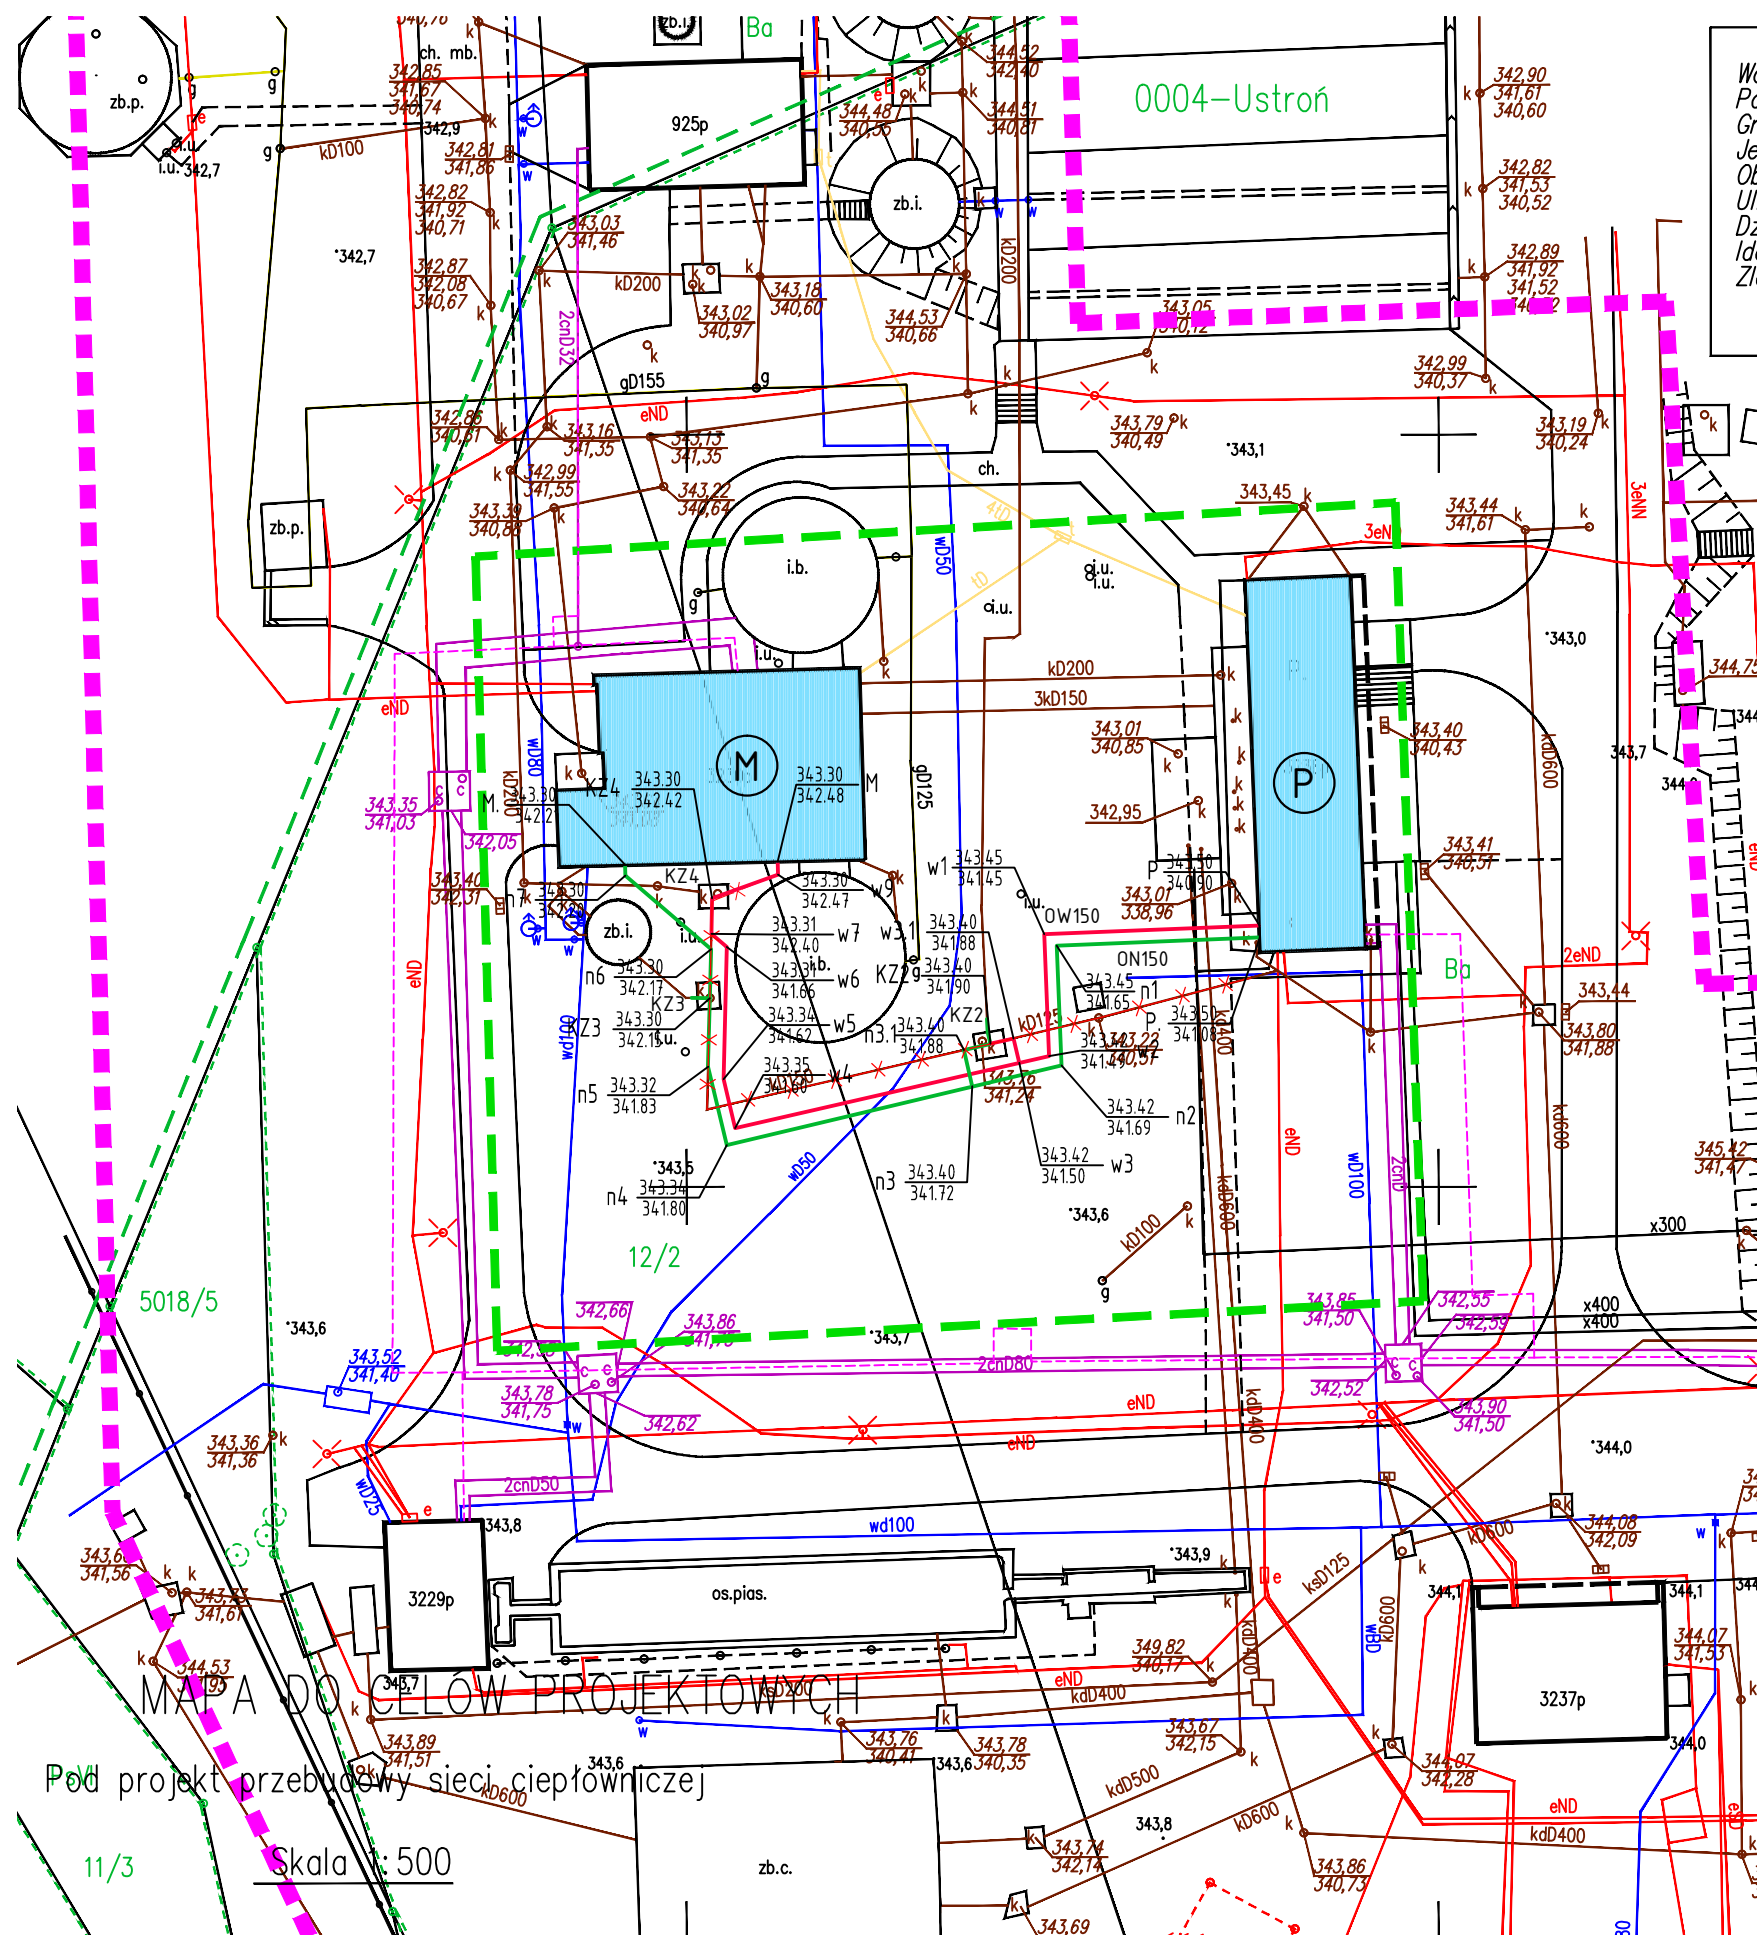

MAPA DO CELÓW PROJEKTOWYCH

Pod projekt przebudowy sieci ciepłowniczej

11/3

Skala 1:500