

Województwo: śląskie
Powiat: cieszyński
Gmina: Ustronie (240302_1)
Jednostka ewid.: Ustronie (0004), Hermanice (0001)
Obręb: Sportowa
Ulica: 133/2, 12/2
Działki: W50.66-40.480.2015
Identyfikator zgłoszenia: 14/P16/2015
Zlecenie:

OCZYSZCZALNIA ŚCIEKÓW W USTRONIU

MAPA DO CELÓW PROJEKTOWYCH
Pod projekt przebudowy sieci ciepłowniczej

Skala 1:500


Układ współrzędnych płaskich: 2000, strefa 6
Układ wysokościowy: Kronsztadt'86

Sekcja mapy (2000): 6.118.28.17.3.4, 6.118.28.22.1.2
Sekcja mapy (1965): 541.413.173.4, 541.413.173.2


x mapa powstała w wyniku pomiaru bezpośredniego oraz wektoryzacji rastra mapy zasadniczej w skali 1:500
x linią ciągłą koloru zielonego oznaczono granice działek na podstawie mapy ewidencyjnej
x linią przerywaną koloru zielonego naniesiono granice klasoużytków na podstawie mapy ewidencyjnej
x nie wyklucza się istnienia w terenie uzbrojenia podziemnego nie zgłoszonego od inwentaryzacji
x nie badano obciążen służebnościami gruntowymi

Wista, 01.04.2015

Kopia mapy ewidencyjnej
Skala 1:1000

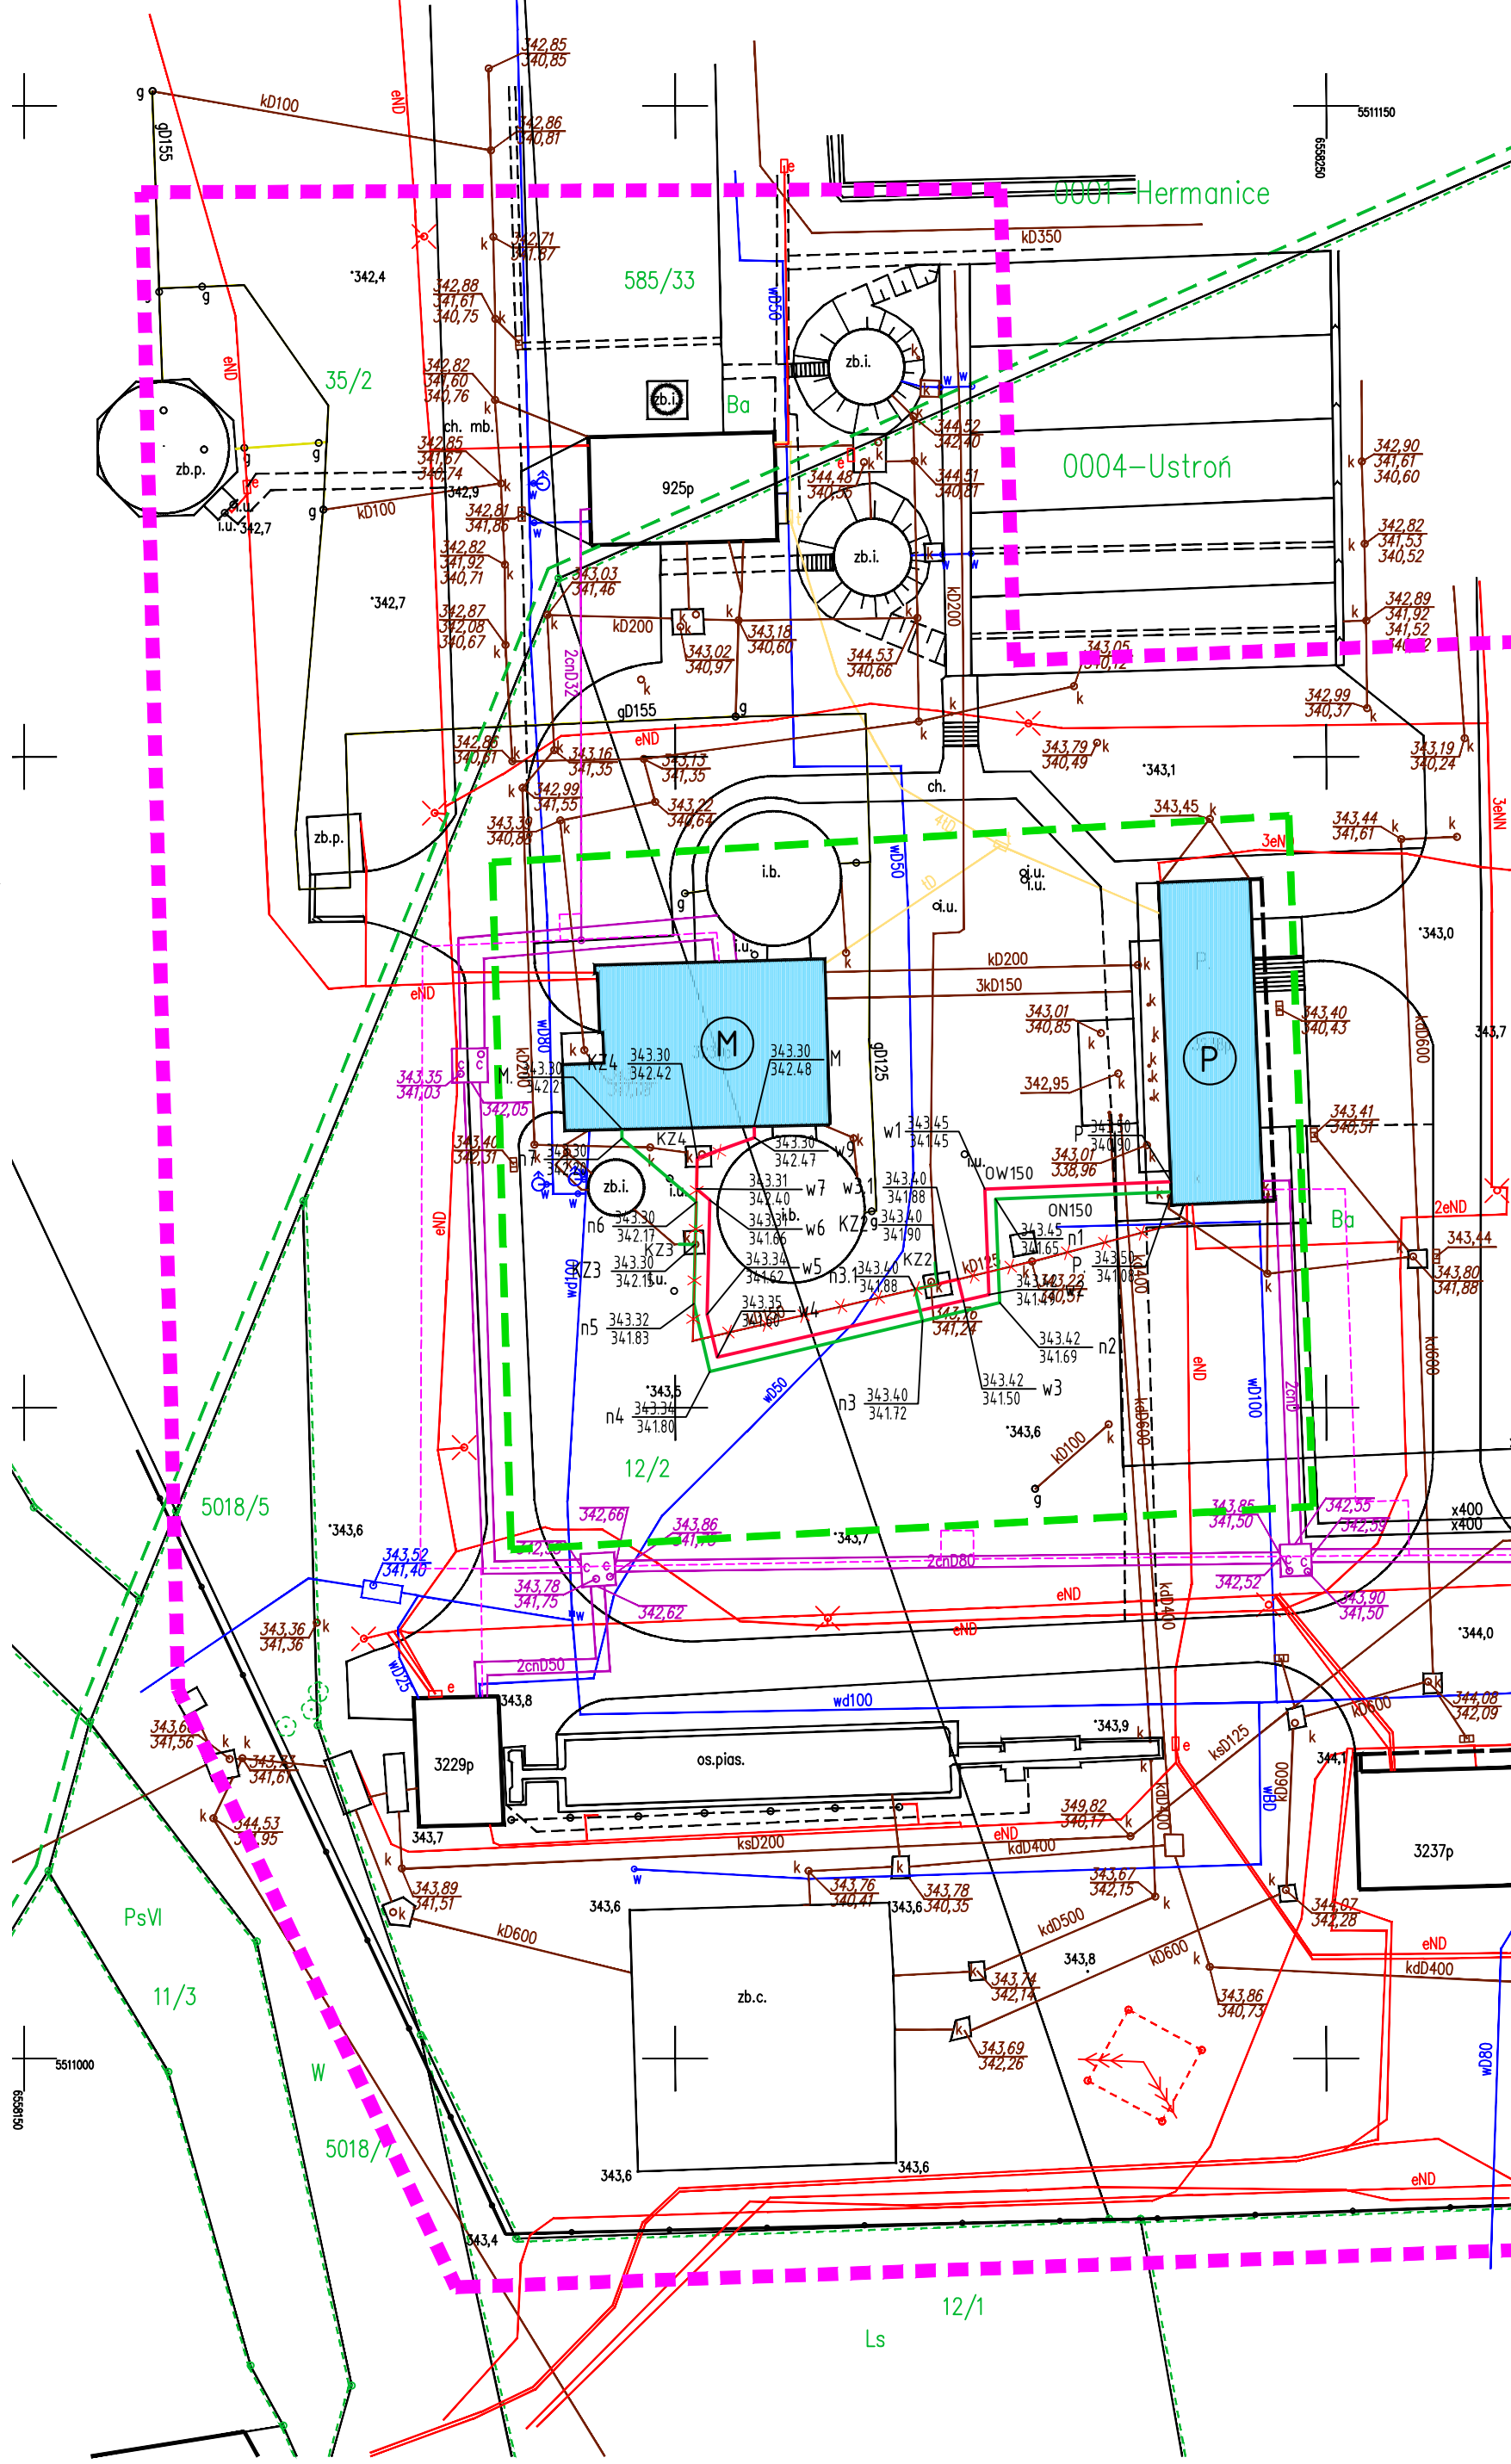

USTROŃ

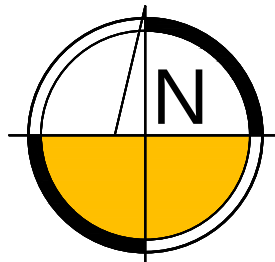

SKALA 1:500

LEGENDA

- zakres opracowania geodezyjnego
- zakres opracowania projektowego
- x x x x x odcinki do likwidacji
- M MASZYNOWNIA (obiekt istniejący)
- P POMPOWNIA GŁÓWNA (obiekt istniejący)

PROJEKTOWANE PRZYŁĄCZA:

- OW150 projektowane przytaczce osadu wstępnego
- ON150 projektowane przytaczce osadu nadmiernego

ISTNIEJĄCE SIECI I OBIEKTY:

- istniejący ciepłociąg
- istniejący wodociąg
- istniejąca kanalizacja sanitarna
- istniejąca kanalizacja deszczowa
- istniejący gazociąg
- istniejące kable elektroenergetyczne
- istniejące kable teletechniczne
- projektowany ciepłociąg (2015)

UWAGI:

- Niniejszy rysunek rozpatrywać łącznie z całą dokumentacją
- Integralną częścią dokumentacji jest opis

INWESTYTOR BUDOWA INSTALACJI TRANSPORTOWEJ I OSAD NADMIERNY OD KOMPLEXU KASZCZAN I OSAD NADMIERNY DO PROJEKTU FORTYFIKACJI NA OCZYSZCZALNI ŚCIEKÓW W USTRONI PRZY UL. SPORTOWEJ 10	NUMER PROJEKTU: 100-102 D. KOŚCIAŃSKI	
	M. WITA OPROJEKTOWAŁ: P. KOŚCIAŃSKI SPRAWDZIŁ: A. HANWYLEWICZ	
TYTUŁ RYSUNKU PROJEKT ZAGOSPODAROWANIA TERENU	M. WITA OPROJEKTOWAŁ: P. KOŚCIAŃSKI SPRAWDZIŁ: A. HANWYLEWICZ	
	M. WITA OPROJEKTOWAŁ: P. KOŚCIAŃSKI SPRAWDZIŁ: A. HANWYLEWICZ	
L. 110 GŁIWIEC UL. CZAPU 13 TEL. 601-44-31-79	M. WITA OPROJEKTOWAŁ: P. KOŚCIAŃSKI SPRAWDZIŁ: A. HANWYLEWICZ	
	M. WITA OPROJEKTOWAŁ: P. KOŚCIAŃSKI SPRAWDZIŁ: A. HANWYLEWICZ	
M. WITA OPROJEKTOWAŁ: P. KOŚCIAŃSKI SPRAWDZIŁ: A. HANWYLEWICZ		U.P.ZT-02.A