


0

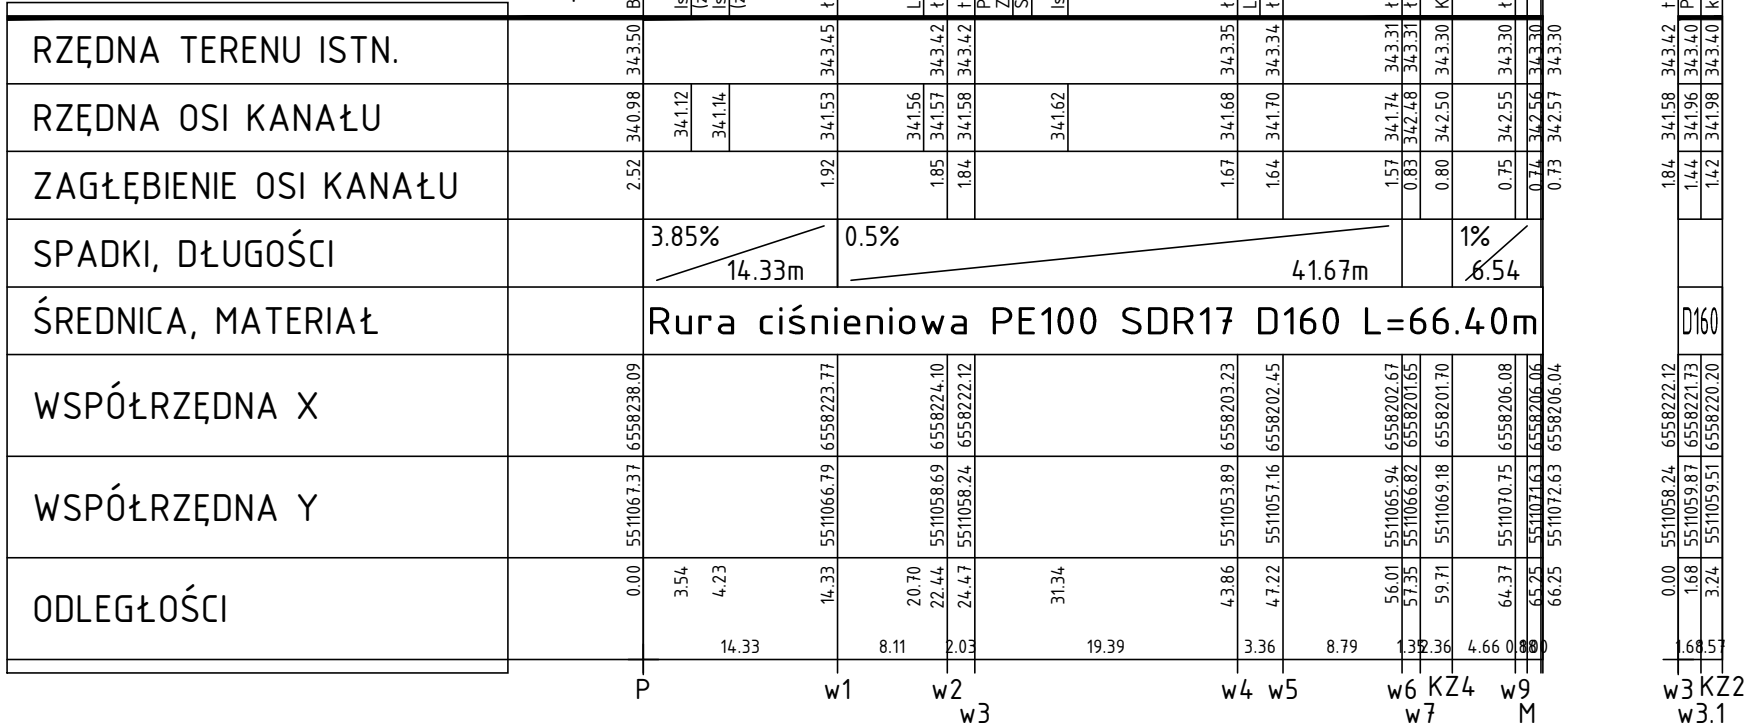


OZNACZENIE PROFILU:
POZIOM PORÓWNAWCZY

OW150
m n.p.m.



USTRÓŃ

ON150

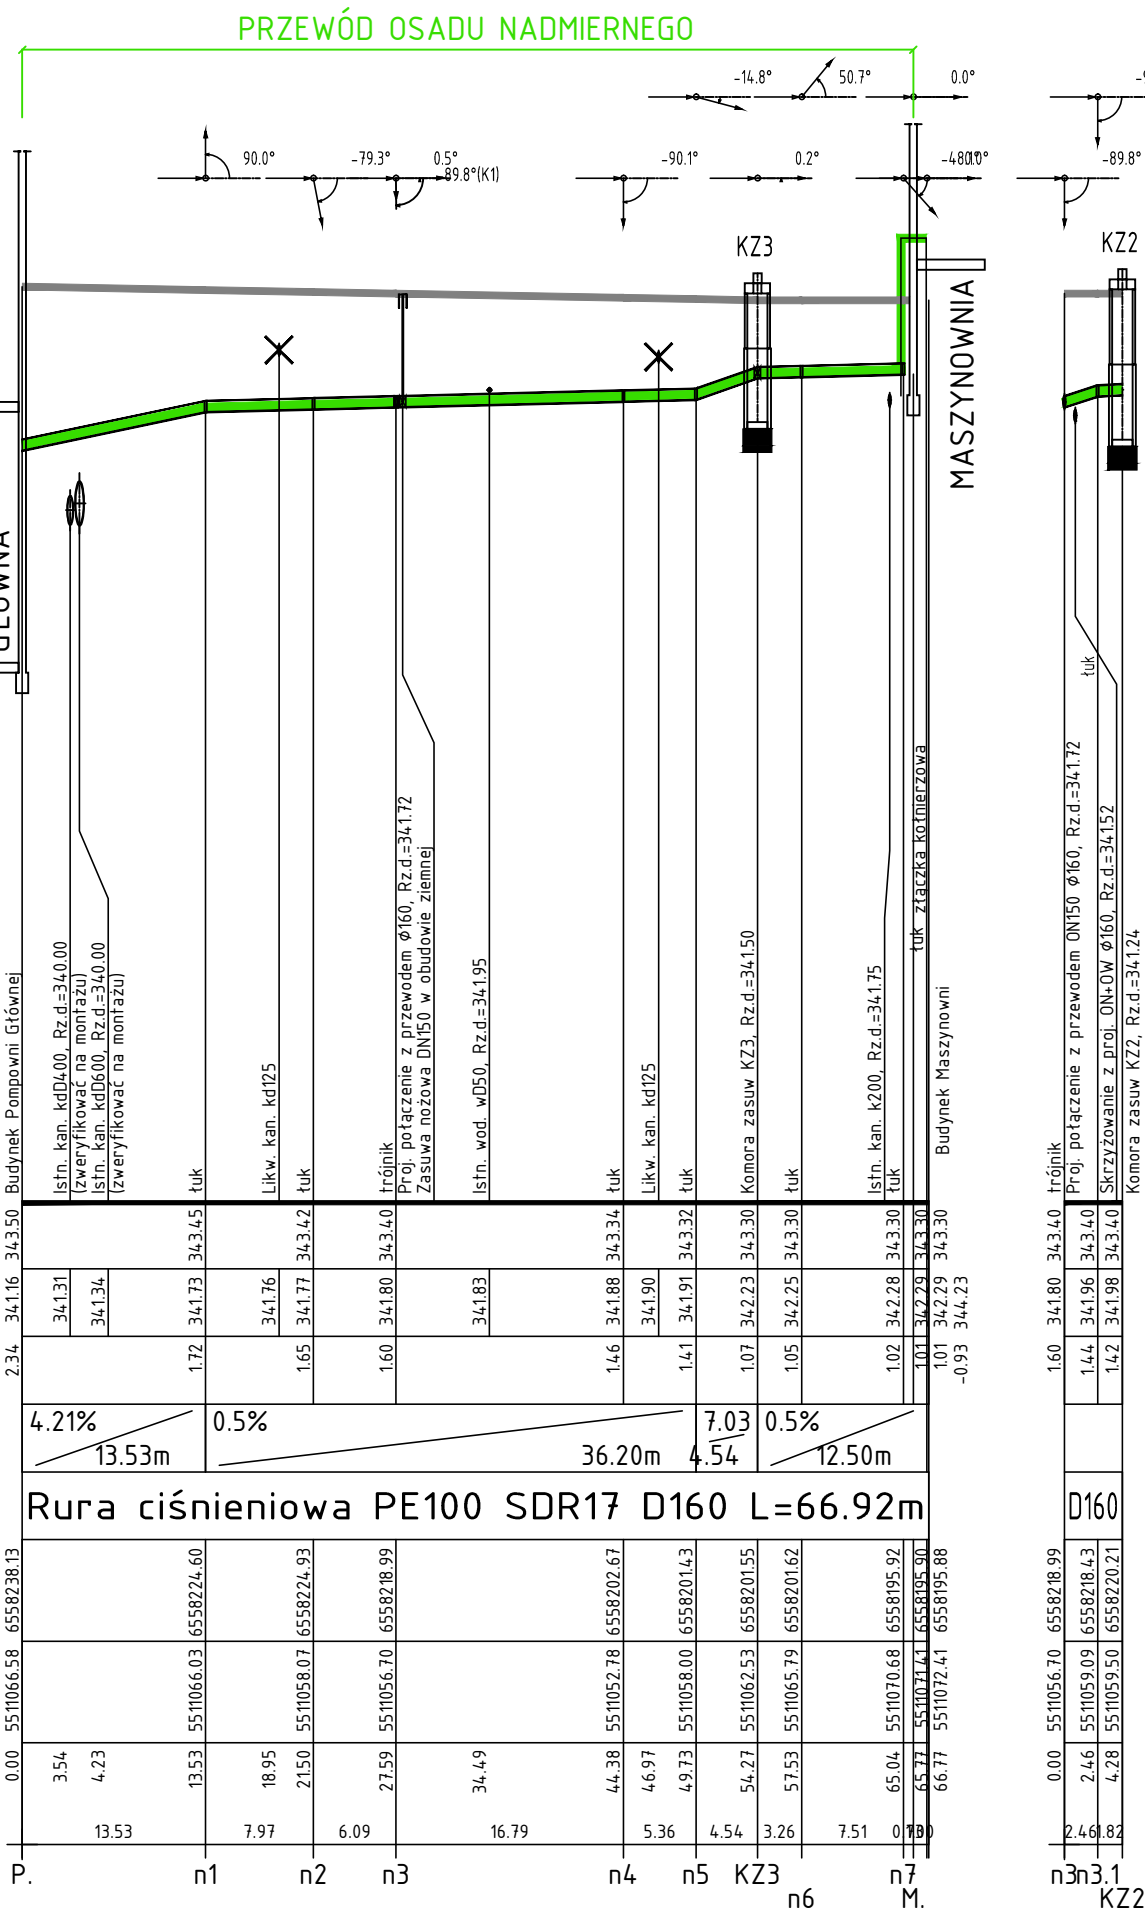

UWAGI I WYTYPY:

- Rodzaj zabezpieczenia wykopu i sposób wykonania zależą od charakteru napotkanych gruntów. Wybór należy do Wykonawcy, zakłada się jednak stosowanie wykopów wąskoprzestrzennych.
- Rurociągi posadawiane na gruncie nośnym układać w odwodnionym wykopie na podsypce piaskowej grubości 20cm oraz w obrysie piaskowej grubości 30cm ponad wierzchem rury.
- Materiał na przewody wg opisu rysunkowego oraz specyfikacji zawartej w części opisowej.
- Głębokość posadowienia uzbrojenia istniejącego podano orientacyjnie i należy liczyć się z tym że w rzeczywistości wystąpią odstępstwa od podanych lokalizacji i głębokości które przedstawiono na profilach, w związku z tym nie mogą być podstawą zbliżeń i prowadzenia robót ziemnych bez nadzoru.
- W miejscu skrzyżowania projektowanej sieci z istniejącym uzbrojeniem, przed przystąpieniem do robót należy wykonać przekopy kontrolne w celu dokładnego zlokalizowania uzbrojenia.
- Wykopy w pobliżu istniejącego uzbrojenia wykonać ręcznie z zachowaniem szczególnej ostrożności pod nadzorem właściciela, któremu należy zgłosić ewentualne kolizje i uzgodnić sposób ich zabezpieczenia.
- UWAGA: po zweryfikowaniu rzeczywistych zagłębień uzbrojenia istniejącego potwierdzić rozwiązania projektowe.

TIM II MACIEJ KITA	INWESTYTOR BUDOWA INSTALACJI TRANSPORTOWEJ OSAD NADMIERNY DO KOMPLEKSU ZAGĘSZCZANIA GAZU OSAD WSTĘPNY DO PROCESU FERMENTACJI NA ODCZYSZCZALNI ŚRODKÓW W USTRONIU PRZY UL. SPORTOWEJ 10	PROJEKTOWAŁ D. KOŚCIAŃSKI	PROJEKTOWAŁ M. KITA
	TYTUŁ RYSUNKU PROFIL WYSOKOŚCIOWY PRZEWODÓW OSADU WSTĘPNEGO I NADMIERNEGO	OPRACOWAŁ P. KOŚCIAŃSKI	OPRACOWAŁ A. HAWRYLEWICZ
ZLECAJĄCA MIASTO USTRON 43-450 USTRON UL. RYNEK 1	BRANŻA TECHNOLOGIA DATA 02.2016	STADIUM PBW SKALA 1:100/500	NUMER RYSUNKU U.PZT-03.A