


RZUT
- SKALA 1:50

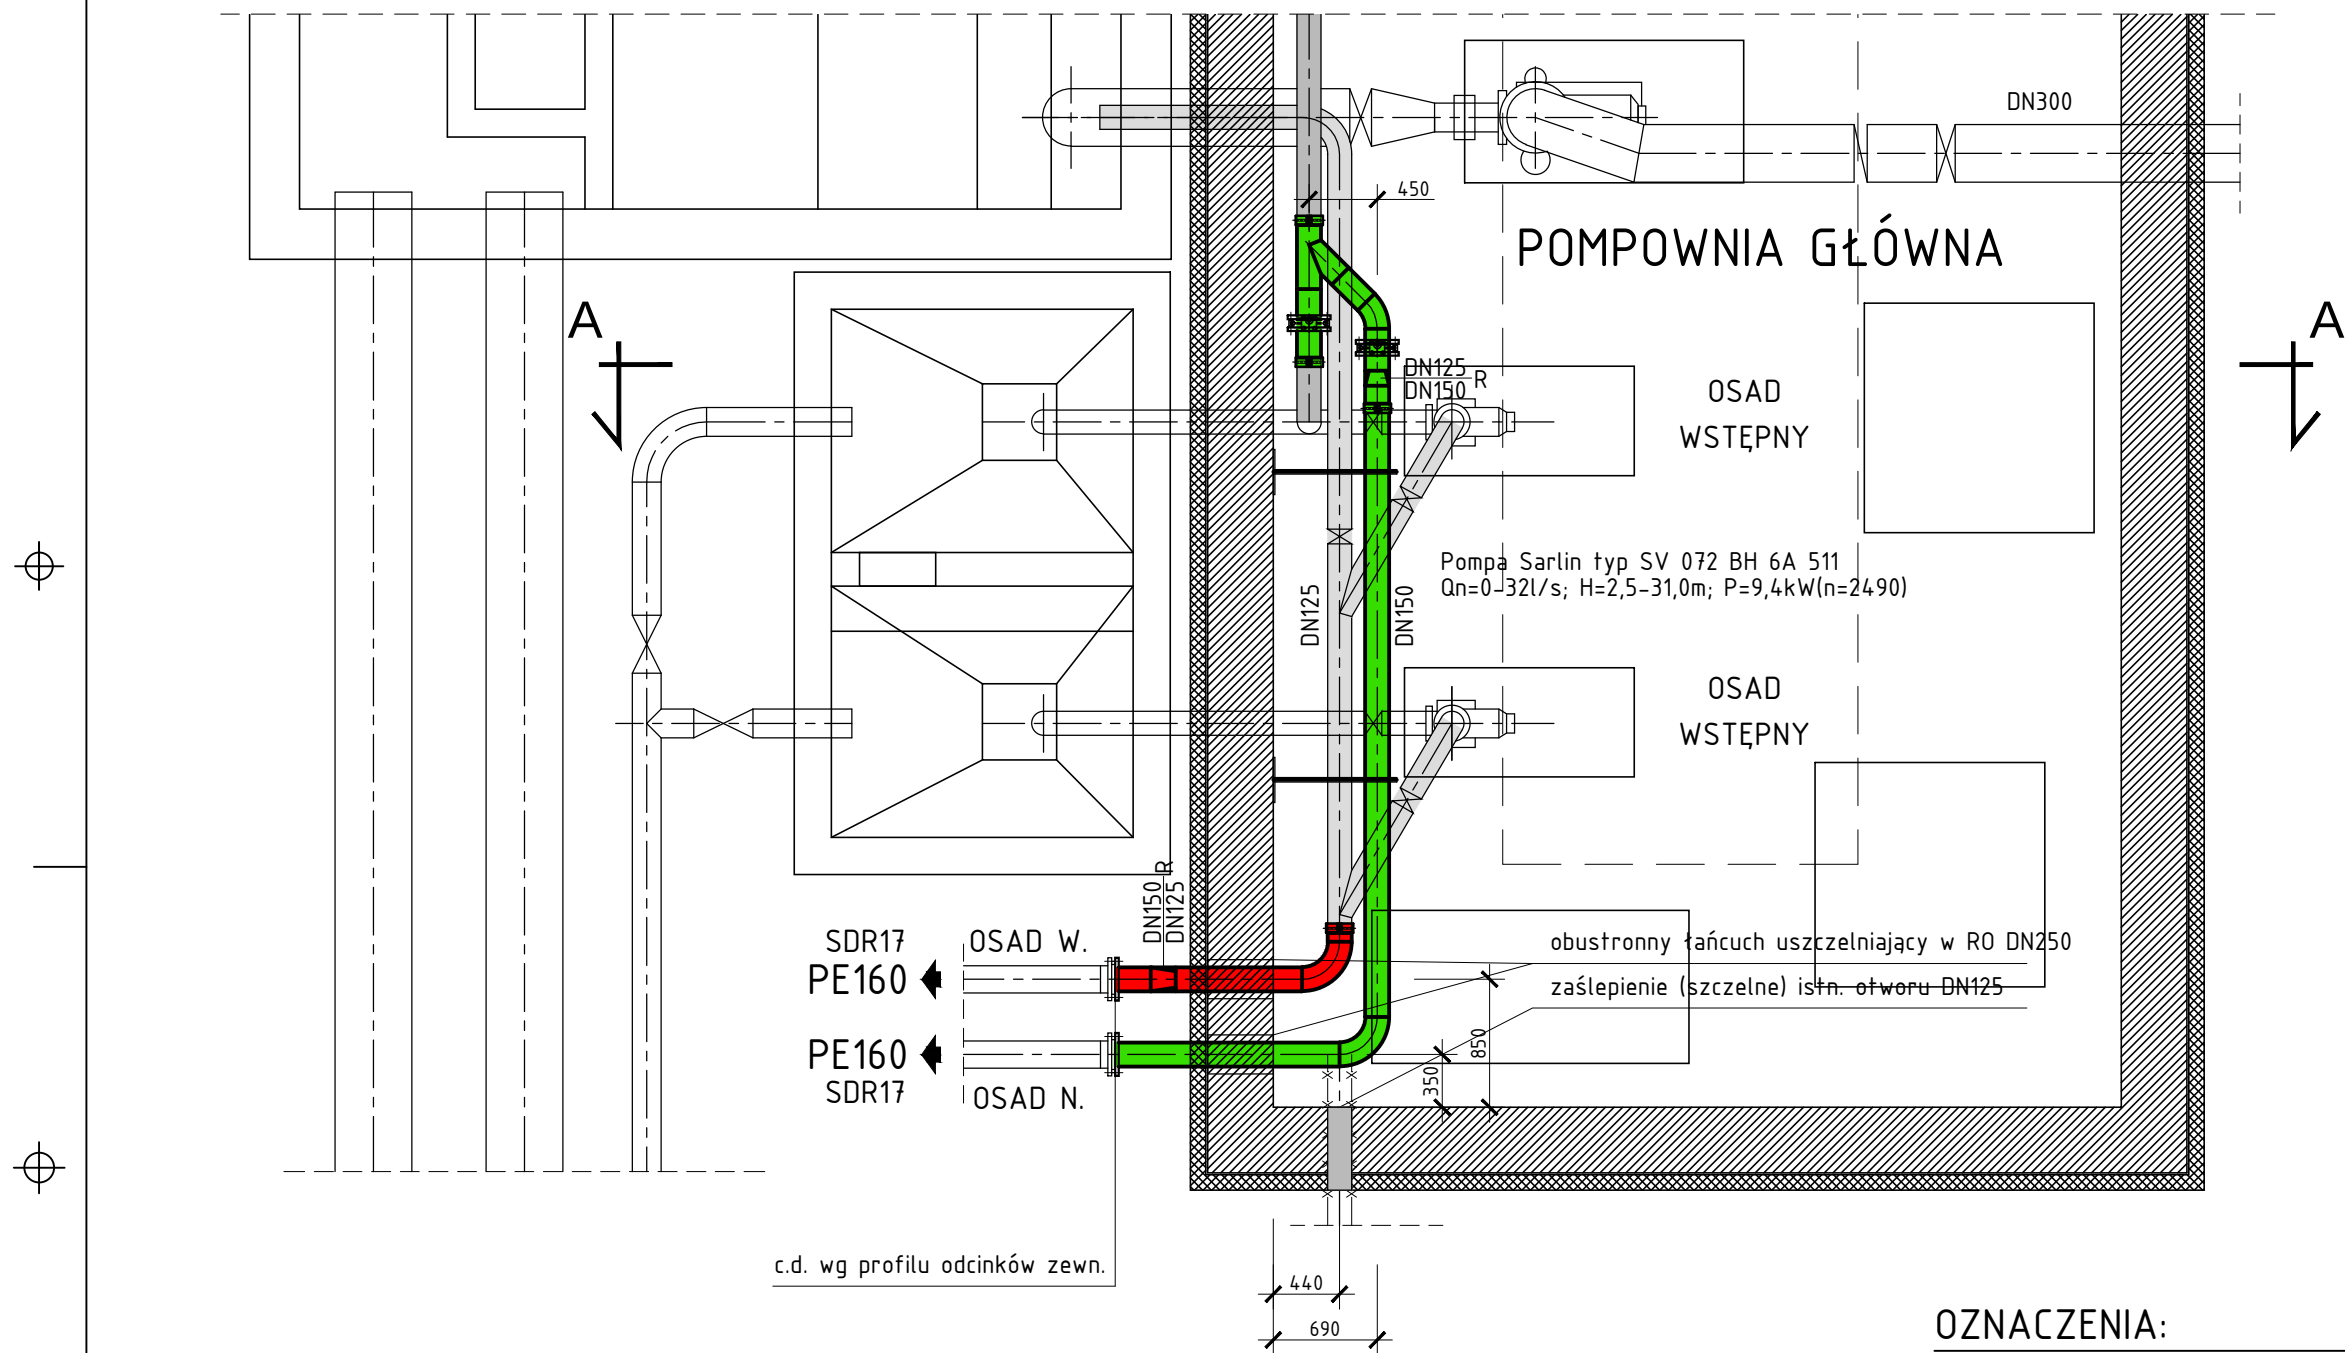

OZNACZENIA:

- PROJEKTOWANY PRZEWÓD OSADU WSTĘPNEGO
- PROJEKTOWANY PRZEWÓD OSADU NADMIERNEGO

UWAGI I WYTYCZNE:

- Instalacje wykonać z: stali nierdzewnej 0H18N9 oraz PE100.
- Uszczelki dla połączeń kołnierzych powinny być wykonane z kauczuku etylenowo-propylenowego - IRHD 66-75 wg ISO4633
- Urządzenia mocować do podłoża zgodnie z wytycznymi producenta
- W przypadku kolizji z istniejącym uzbrojeniem dopuszcza się zmianę trasy przewodów przy zachowaniu wymagań technologicznych stawianych instalacji.
- Rurociągi technologiczne mocować za pośrednictwem podpór, wsporników i obejm - sposób ustalić na montażu.
- Zestawienie materiałów podano w specyfikacji ujętej w części opisowej projektu.

TIM II

MACIEJ KITA

44-100 GLIWICE
UL. CZAPLI 57
TEL. 601-44-31-79

INWESTYCJA:
BUDOWA INSTALACJI TRANSPORTUJĄCEJ OSAD NADMIERNY DO KOMPLEKSU
ZAGĘSZCZANIA ORAZ OSAD WSTĘPNY DO PROCESU FERMENTACJI
NA OCZYSZCZALNI ŚCIEKÓW W USTRONIU PRZY UL. SPORTOWEJ 10

TYTUŁ RYSUNKU:
INSTALACJA OSADU WTÓRNEGO I NADMIERNEGO
- POMPOWŃIA GŁÓWNA
RZUT

ZLECENIODAWCA:
MIASTO USTRONÓW
43-450 USTRONÓW,
UL. RYNEK 1

BRANŻA:
TECHNOLOGIA
DATA:
02.2016

STADIUM:
PBW
SKALA:
1:50

NAZWISKO
PROJEKTOWAŁ: MGR INŻ.
D. KOŚCIAŃSKI

PROJEKTOWAŁ: MGR INŻ.
M. KITA

OPRACOWAŁ:
P. KOŚCIAŃSKI

SPRAWDZIŁ: MGR INŻ.
A. HAWRYLEWICZ

PODPIS

NR UMOWY

NUMER RYSUNKU
U.T-03.A