


PRZEKRÓJ A-A
- SKALA 1:50

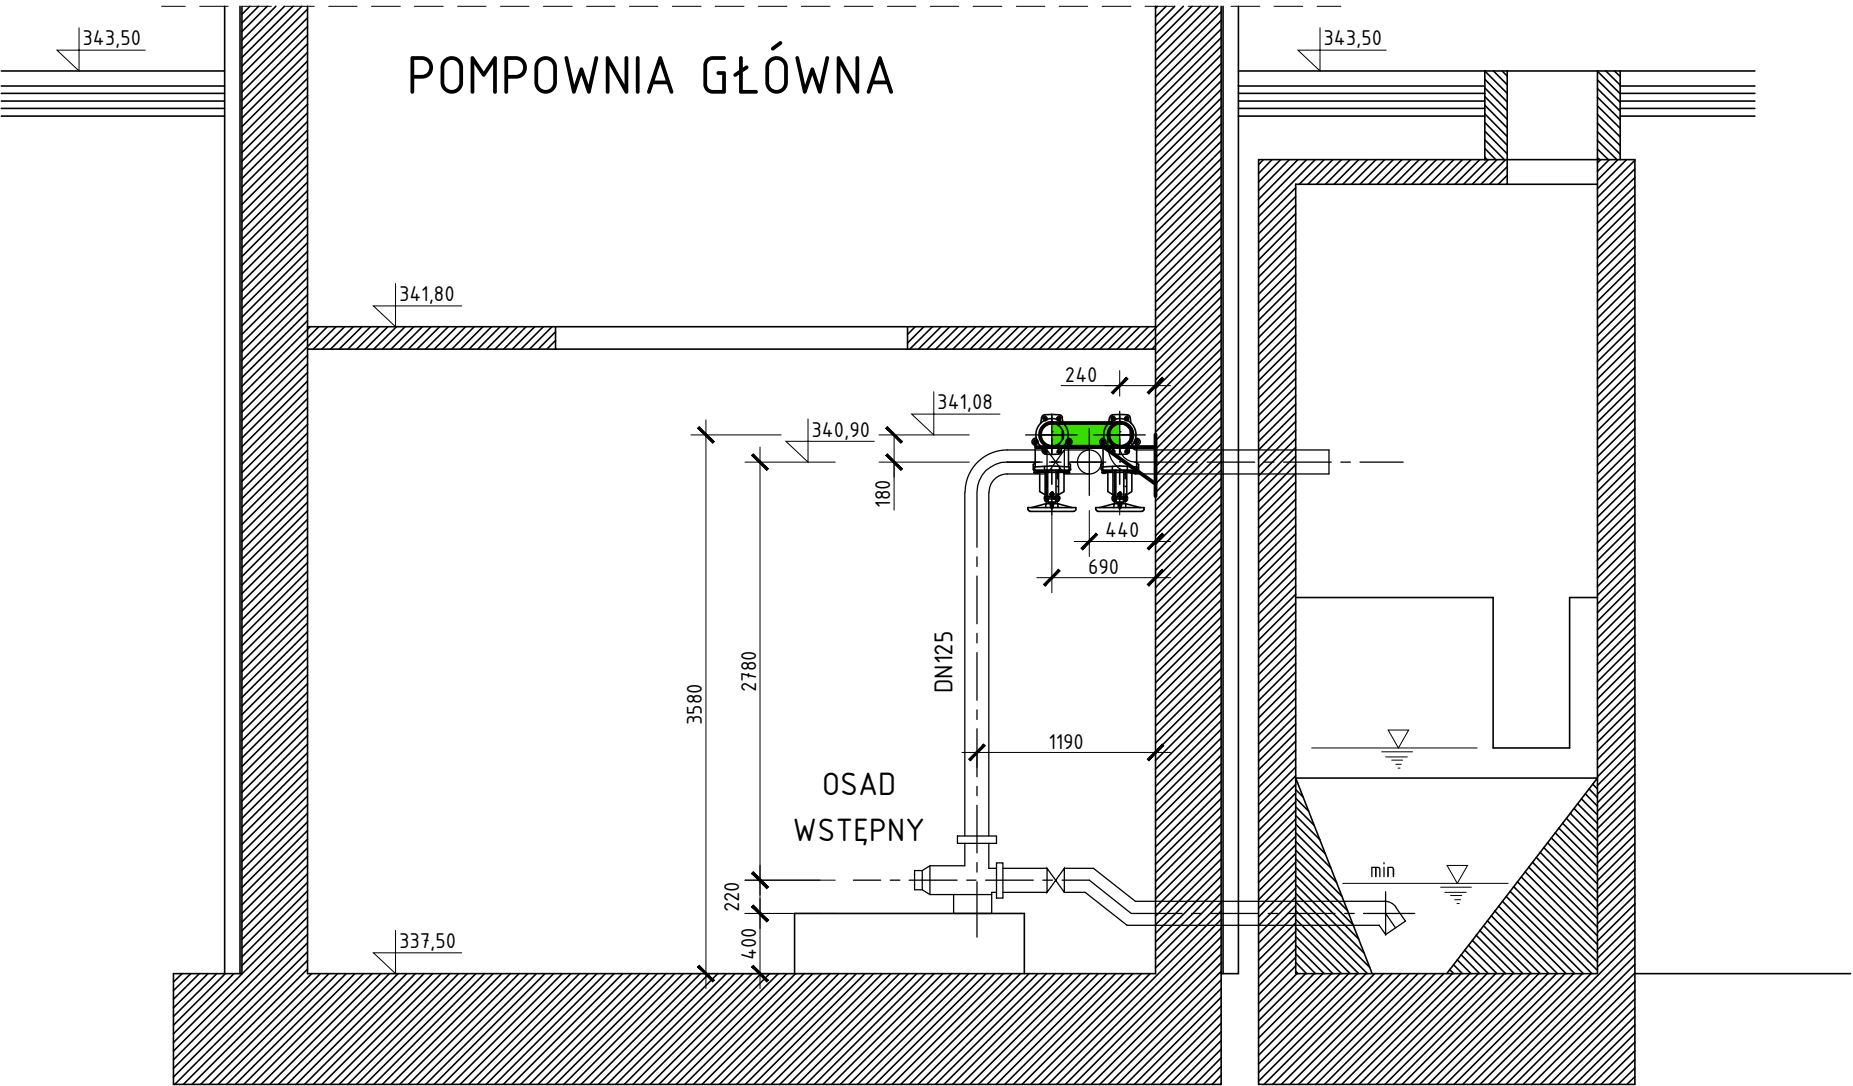

Pompa Sarlin typ SV 072 BH 6A 511
Qn=0-32l/s; H=2,5-31,0m; P=9,4kW(n=2490)

OZNACZENIA:

- PROJEKTOWANY PRZEWÓD OSADU WSTĘPNEGO
- PROJEKTOWANY PRZEWÓD OSADU NADMIERNEGO

UWAGI I WYTYCZNE:

- Instalację wykonać z: stali nierdzewnej 0H18N9 oraz PE100.
- Uszczelki dla połączeń kotłowniczych powinny być wykonane z kauczuku etylenowo-propylenowego - IRHD 66-75 wg ISO4633
- Urządzenia mocować do podłoża zgodnie z wytycznymi producenta
- W przypadku kolizji z istniejącym uzbrojeniem dopuszcza się zmianę trasy przewodów przy zachowaniu wymagań technologicznych stawianych instalacji.
- Rurociągi technologiczne mocować za pośrednictwem podpór, wsporników i obejm - sposób ustalić na montażu.
- Zestawienie materiałów podano w specyfikacji ujętej w części opisowej projektu.

TIM II
MACIEJ KITA

44-100 GLIWICE
UL. CZAPLI 57
TEL. 601-44-31-79

INWESTYCJA: BUDOWA INSTALACJI TRANSPORTUJĄCEJ OSAD NADMIERNY DO KOMPLEKSU ZAGĘSZCZANIA ORAZ OSAD WSTĘPNY DO PROCESU FERMENTACJI NA OCZYSZCZALNI ŚCIEKÓW W USTRONIU PRZY UL. SPORTOWEJ 10		NAZWISKO PROJEKTOWAŁ: MGR INŻ. D. KOŚCIAŃSKI		PODPIS	
TYTUŁ RYSUNKU: INSTALACJA OSADU WTÓRNEGO I NADMIERNEGO - POMPOWNIĄ GŁÓWNA PRZEKRÓJ A-A		PROJEKTOWAŁ: MGR INŻ. M. KITA			
ZLECENIODAWCA: MIASTO USTRÓŃ 43-450 USTRÓŃ, UL. RYNEK 1		OPRACOWAŁ: P. KOŚCIAŃSKI			
		SPRAWDZIŁ: MGR INŻ. A. HAWRYLEWICZ			
BRANŻA: TECHNOLOGIA		STADIUM: PBW		NR UMOWY	
DATA: 02.2016		SKALA: 1:50		NUMER RYSUNKU U.T-04.A	