



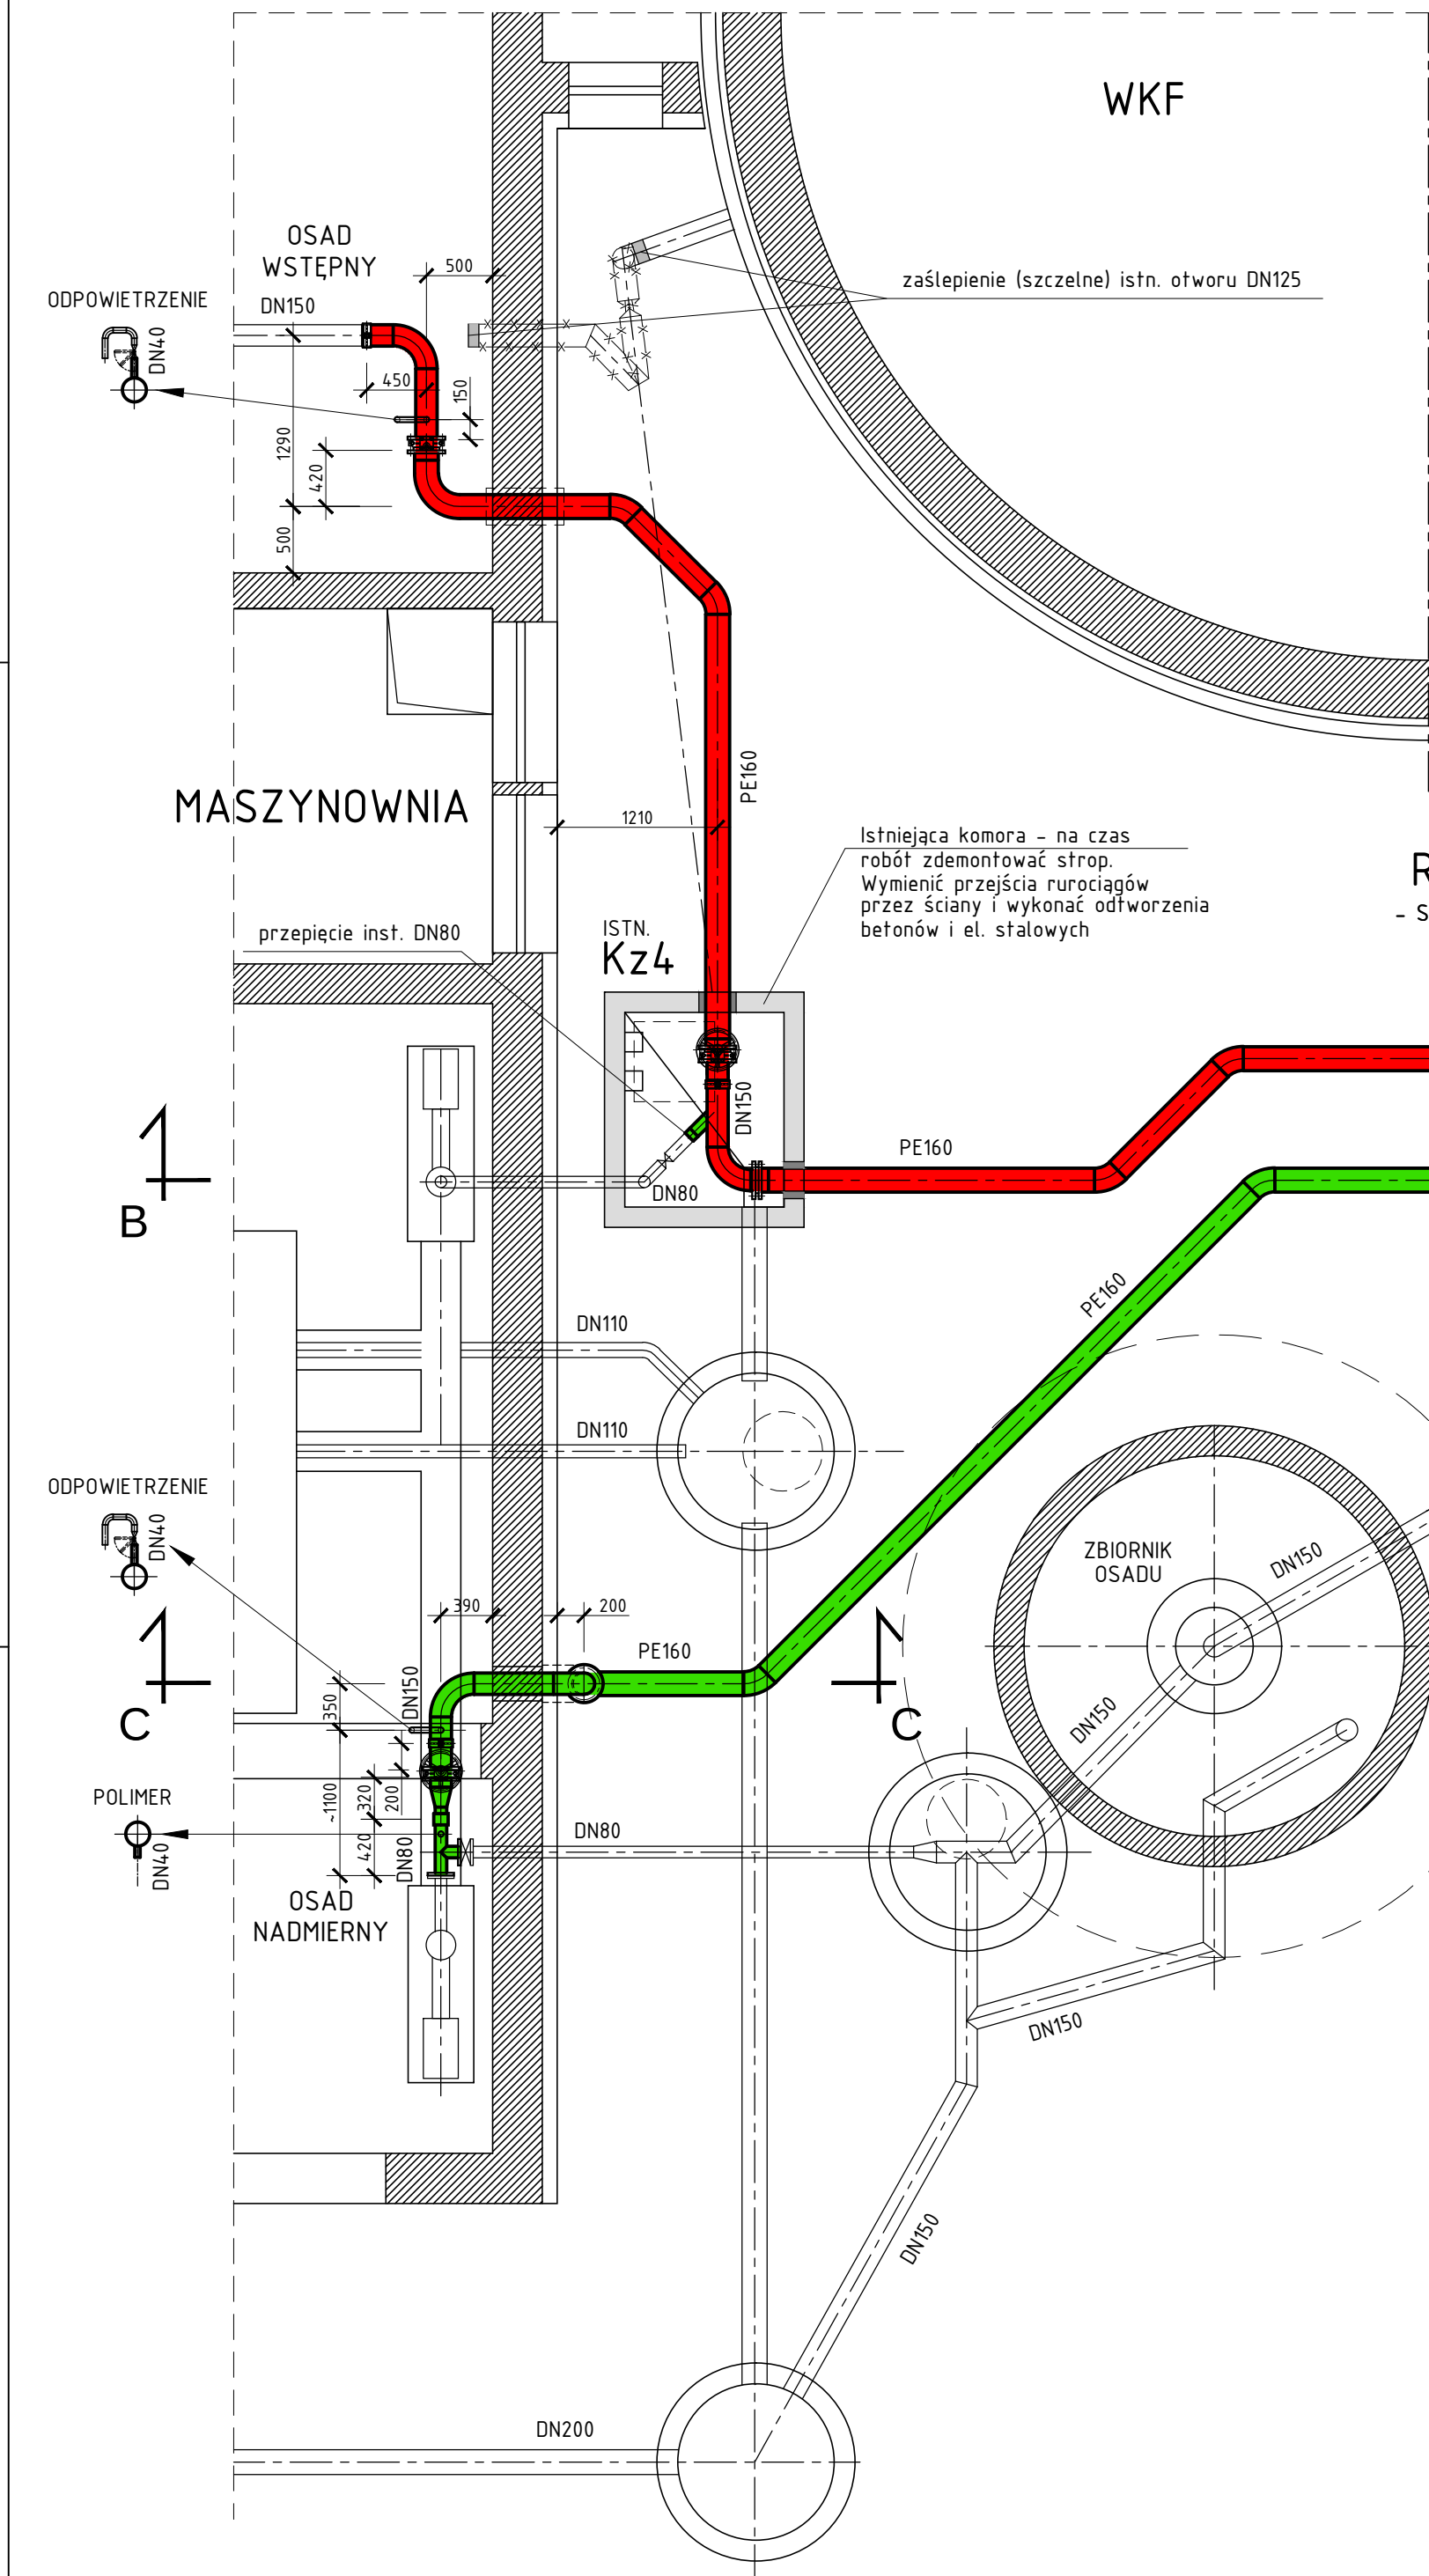


RZUT
- SKALA 1:50

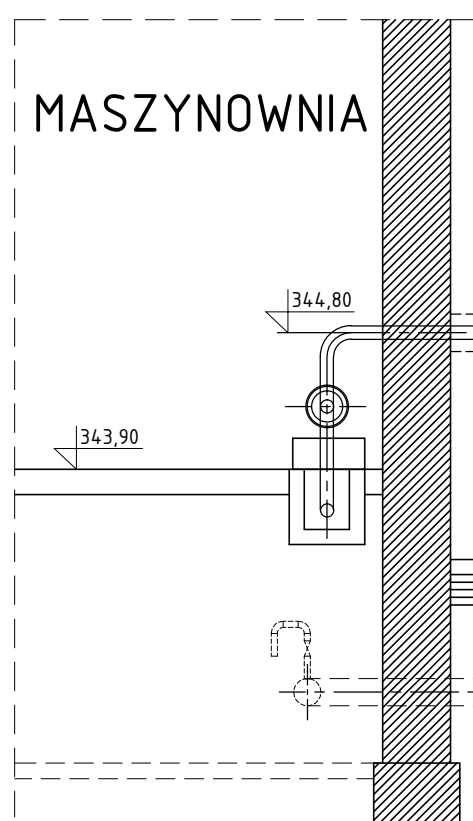

PRZEKRÓJ B-B
- SKALA 1:50

PRZEKRÓJ C-C
- SKALA 1:50

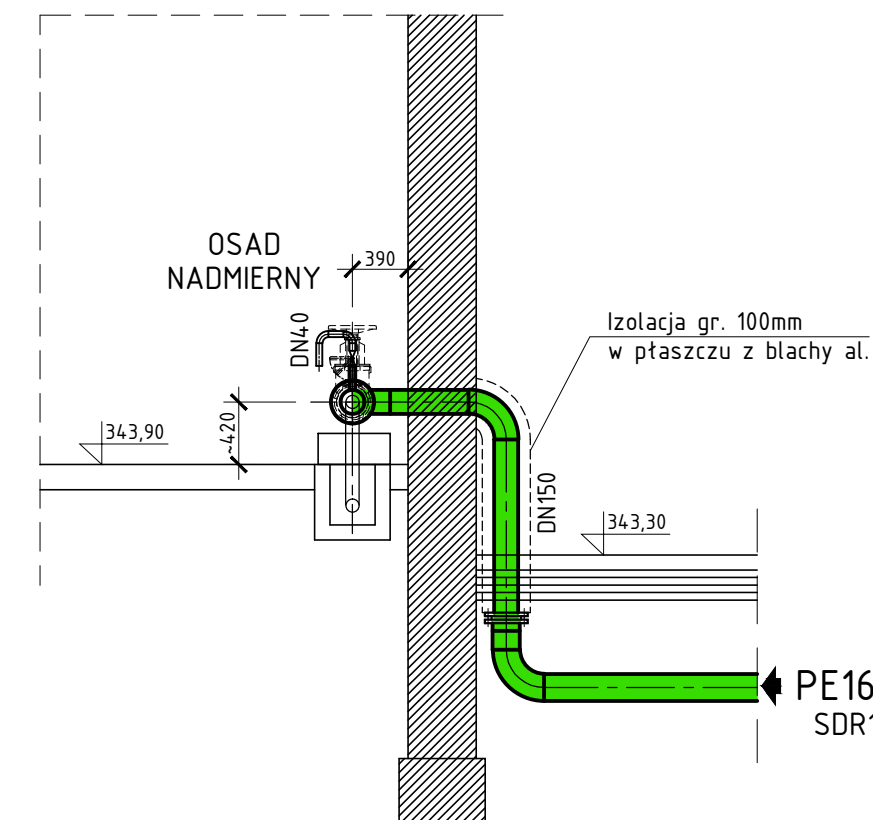

OZNACZENIA:

- PROJEKTOWANY PRZEWÓD OSADU WSTĘPNEGO
- PROJEKTOWANY PRZEWÓD OSADU NADMIERNEGO

UWAGI I WYTYCZNE:

- Instalacje wykonać z: stali nierdzewnej 0818N9 oraz PE100.
- Uszczelki dla połączeń kotłowych powinny być wykonane z kauczuku etylenowo-propylenowego - IRHD 66-75 wg ISO4633
- Urządzenia mocować do podłoża zgodnie z wytycznymi producenta
- W przypadku kolizji z istniejącym uzbrojeniem dopuszcza się zmianę trasy przewodów przy zachowaniu wymagań technologicznych stawianych instalacji.
- Rurociągi technologiczne mocować za pośrednictwem podpór, wsporników i obejm - sposób ustalić na montażu.
- Zestawienie materiałów podano w specyfikacji ujętej w części opisowej projektu.

TIM II MACIEJ KITA 44-100 GLIWICE UL. CZAPLI 57 TEL. 601-44-31-79	INWESTYCJA: BUDOWA INSTALACJI TRANSPORTUJĄCEJ OSAD NADMIERNY DO KOMPLEKSU ZABEZPIECZANIA ORAZ OSAD WSTĘPNY DO PROCESU FERMENTACJI NA OCZYSZCZALNI ŚCIEKÓW W USTRONIU PRZY UL. SPORTOWEJ 10		NAZWIŚKO PROJEKTOWAŁ: mgr inż. D. KOŚCIAŃSKI		PODPIS 
	TYTUŁ RYSUNKU: INSTALACJA OSADU WTÓRNEGO I NADMIERNEGO - MASZYNOWNIA RZUT I PRZEKRÓJ B-B		PROJEKTOWAŁ: mgr inż. M. KITA		
	ZLECAJĄCA: MIASTO USTRON 43-450 USTRON, UL. RYNEK 1		OPRACOWAŁ: P. KOŚCIAŃSKI		
	BRANŻA: TECHNOLOGIA DATA: 02.2016		STADIUM: PBW SKALA: 1:50		
				NR OPRACY: NR OPRACY: U.T-05.A	