
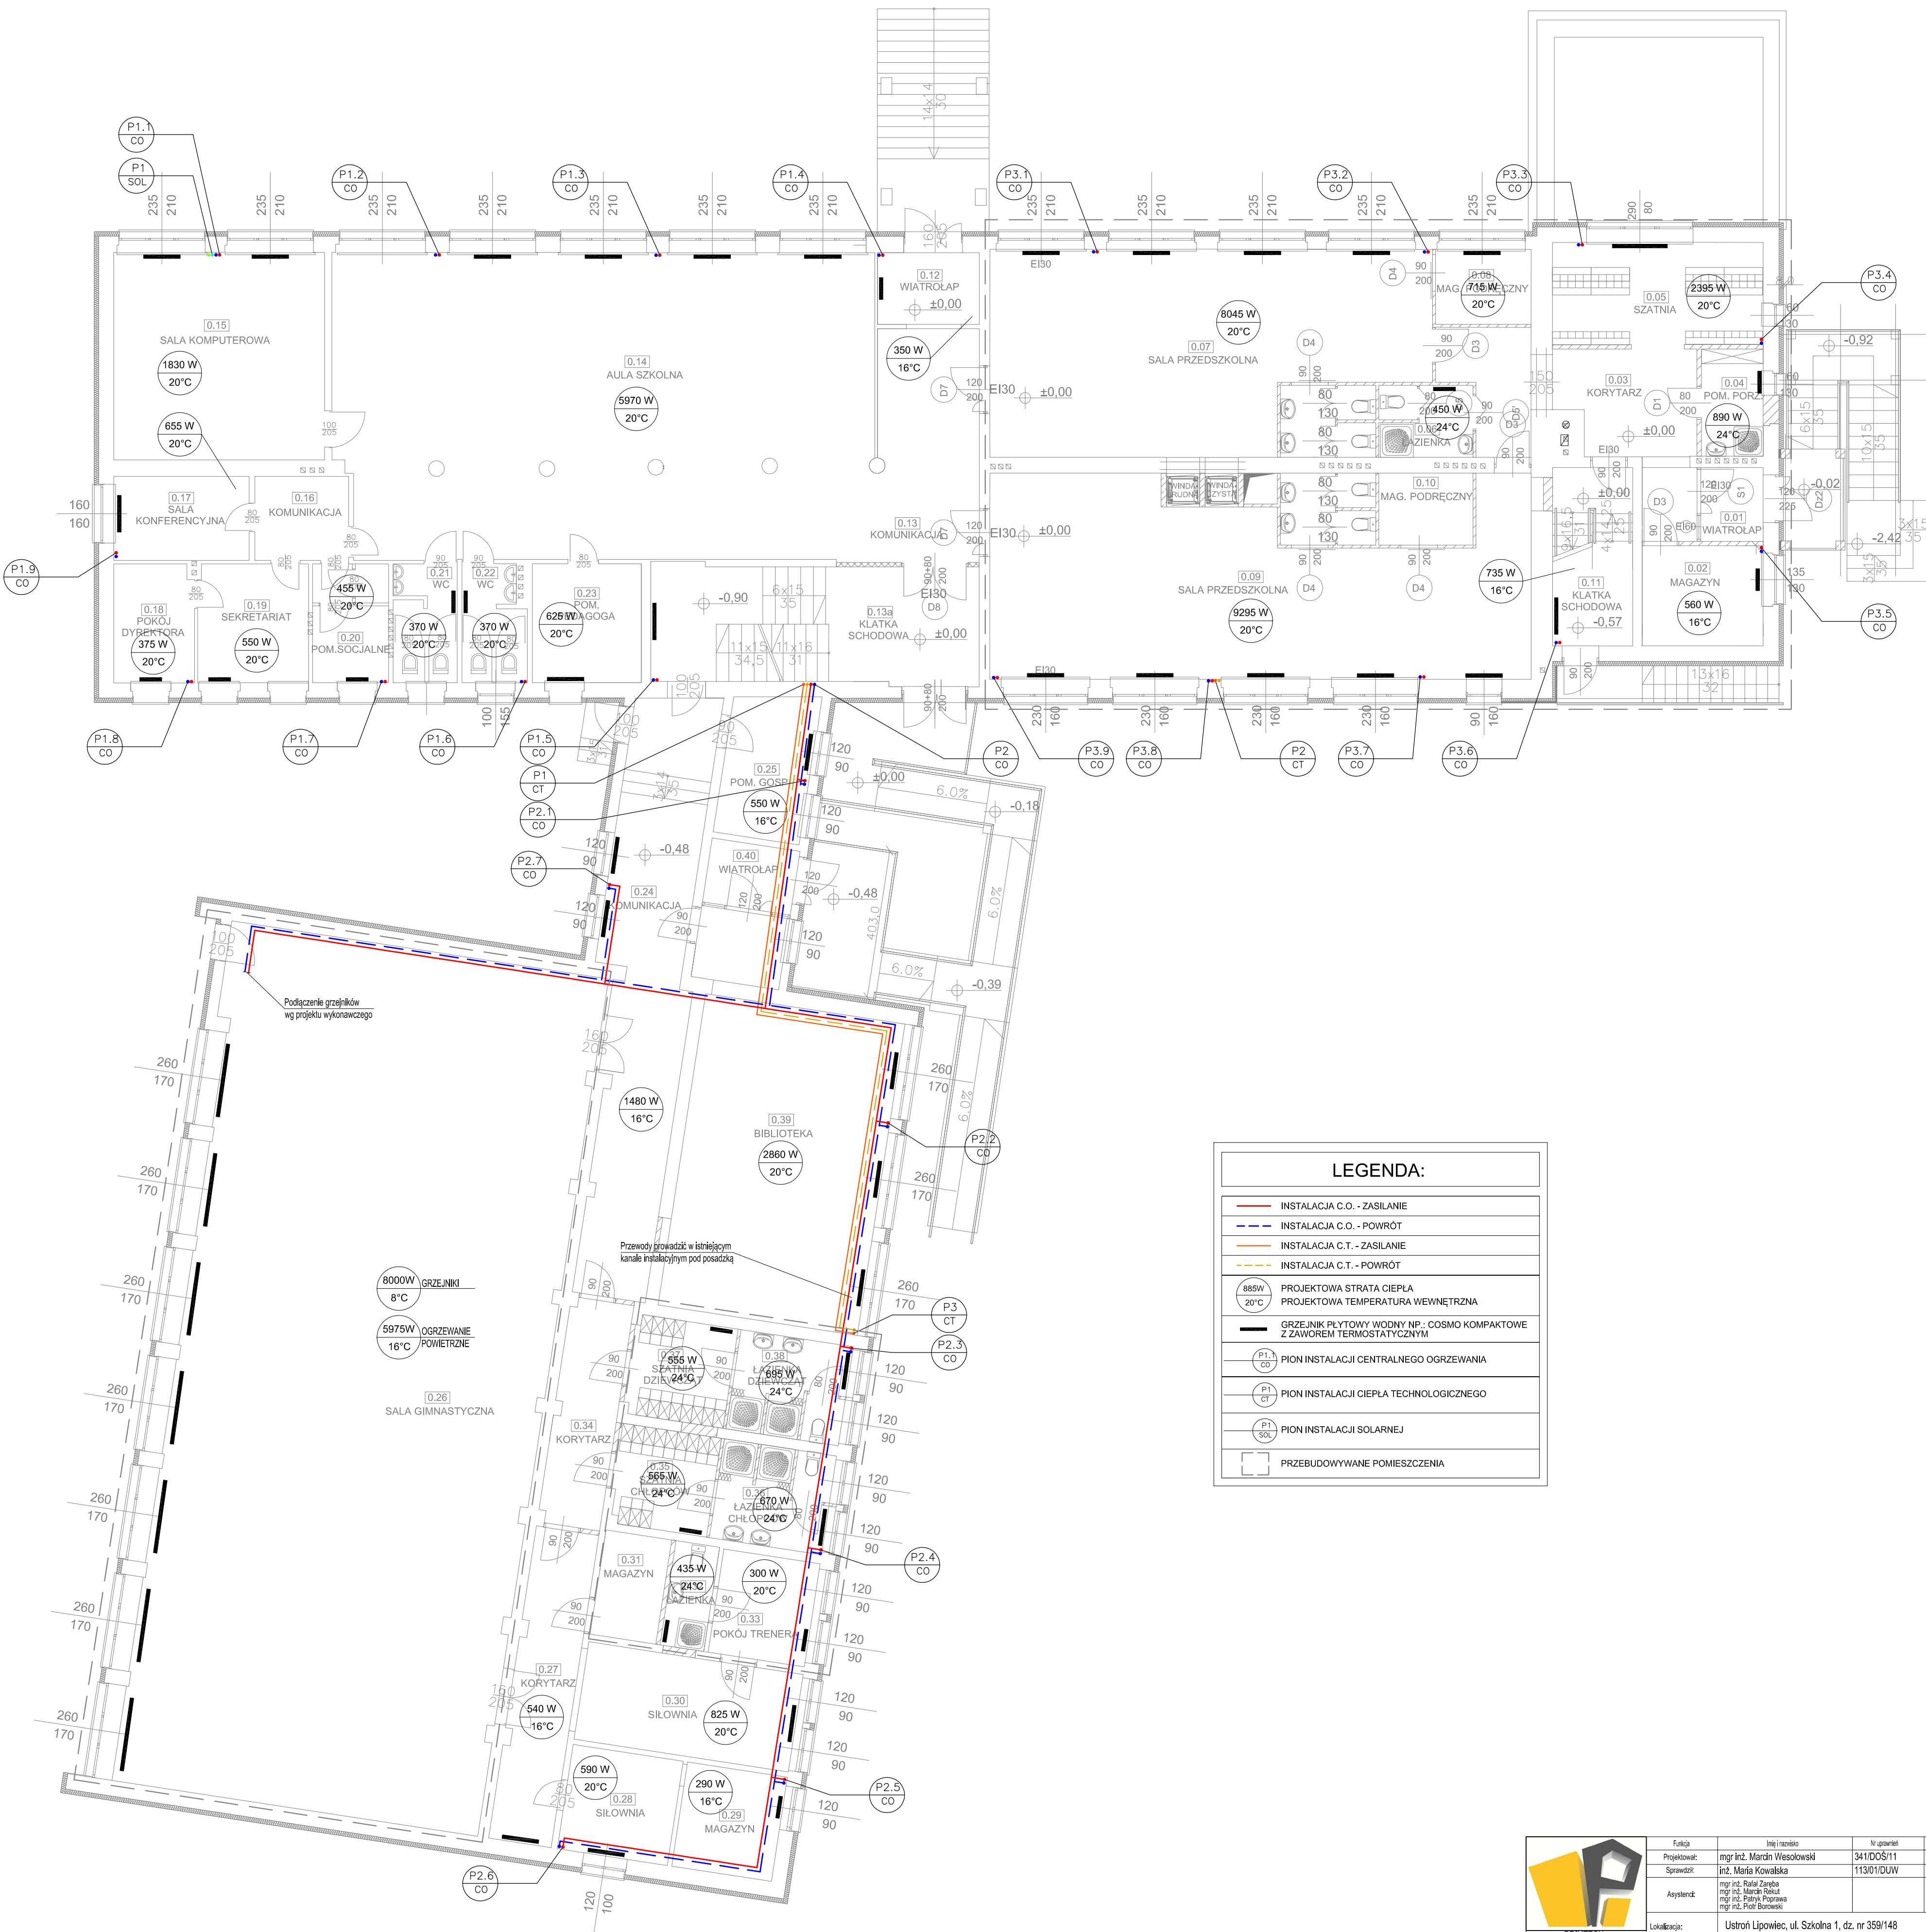


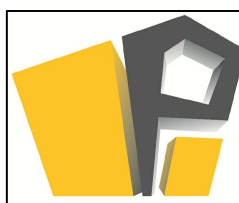

LEGENDA:	
—	INSTALACJA C.O. - ZASILANIE
—	INSTALACJA C.O. - POWRÓT
—	INSTALACJA C.T. - ZASILANIE
—	INSTALACJA C.T. - POWRÓT
885W 20°C	PROJEKTOWA STRATA CIEPŁA PROJEKTOWA TEMPERATURA WEWNĘTRZNA
	GRZEJNIK PŁYTOWY WODNY NP.: COSMO KOMPAKTOWE Z ZAWOREM TERMOSTATYCZNYM
P1.1 CO	PION INSTALACJI CENTRALNEGO OGRZEWANIA
P1 CT	PION INSTALACJI CIEPŁA TECHNOLOGICZNEGO
P1 SOL	PION INSTALACJI SOLARNEJ
	PRZEBUDOWYWANE POMIESZCZENIA

	Funkcja	Imię i nazwisko	Nr uprawnień	Podpis
	Projektował:	mgr inż. Marcin Wesołowski	341/DOS/11	
	Sprawił:	inż. Maria Kowalska	113/01/DUW	
	Asystent:	mgr inż. Rafał Zaręba mgr inż. Marek Ralski mgr inż. Patryk Poprawa mgr inż. Piotr Borowski		
Lokalizacja:		Ustron Lipowiec, ul. Szkolna 1, dz. nr 359/148		
Nazwa projektu/Obiekt:		Projekt architektoniczno-budowlany robót termomodernizacyjnych		
Inwestor:		Rzut parteru - instalacje c.o., c.t., solarna		
Miejsce Ustron ul. Rynek 1 43-450 Ustron		Faza projektu:	Projekt budowlany	Nr egz.: IS2.02 Nr egz.: 1
Data: kwiecień 2014 r.		Skala: 1:100		
Korzystanie z rozwiązań technicznych zawartych w niniejszym projekcie, w zakresie przekraczającym ustalenia umowy				